

# MAPA DO CELÓW PROJEKTOWYCH

skala 1:500

W zakresie opracowania mapa aktualna pod względem S+W+U+E na dzień: 09.02.2024

Numer sekcji: 6.226.25.16.1.1; 6.226.25.16.1.2; 6.226.25.11.3.4; 6.226.25.11.3.3  
sporządził: Tadeusz Rogiński  
Wykonawca: GEOMAX PIOTR ROGIŃSKI UL. ŹRÓDLANA 8, 84-208 KIELNO  
GKK.6640.512.2024  
województwo pomorskie  
Powiat pucki  
Gmina: 221105\_2, Kosakowo  
Długość: 0001, Pierwoszyń  
Nr działki: 46/13  
Zasięg opracowania


Układ współrzędnych prostokątnych płaskich - "2000"  
Układ wysokościowy - "PL-EVRF2007-NH"

Poświadczam, że niniejszy dokument został opracowany w wyniku prac geodezyjnych i kartograficznych, których rezultaty zawiera operat techniczny pozytywnie zweryfikowany. Jednocześnie informuję, że jestem świadomy odpowiedzialności karnej za złożenie fałszywego oświadczenia.	
Identyfikator zgłoszenia prac geodezyjnych	GKK.6640.512.2024
Organ służby geodezyjnej, który otrzymał zgłoszenie	Starosta Pucki
Wykonawca prac geodezyjnych	GEOMAX PIOTR ROGIŃSKI
Nr oraz data sporządzenia dokumentu zawierającego wynik pozytywnej weryfikacji	Protokół Weryfikacji Nr GKK.6640.512.2024_42508 z dnia: 2024.02.28
Imię i nazwisko oraz nr uprawnień zawodowych kierownika prac	Tadeusz Rogiński Nr uprawnień 6169

1. Nieprzekraczalna linia zabudowy;  
2. Linie rozgraniczające teren o różnym przeznaczeniu;

mgr inż. Tadeusz Rogiński  
geodeta nr upr. 6169

Dokument podpisany przez  
Tadeusz Rogiński  
Data: 2024.02.28 15:31:34 CET

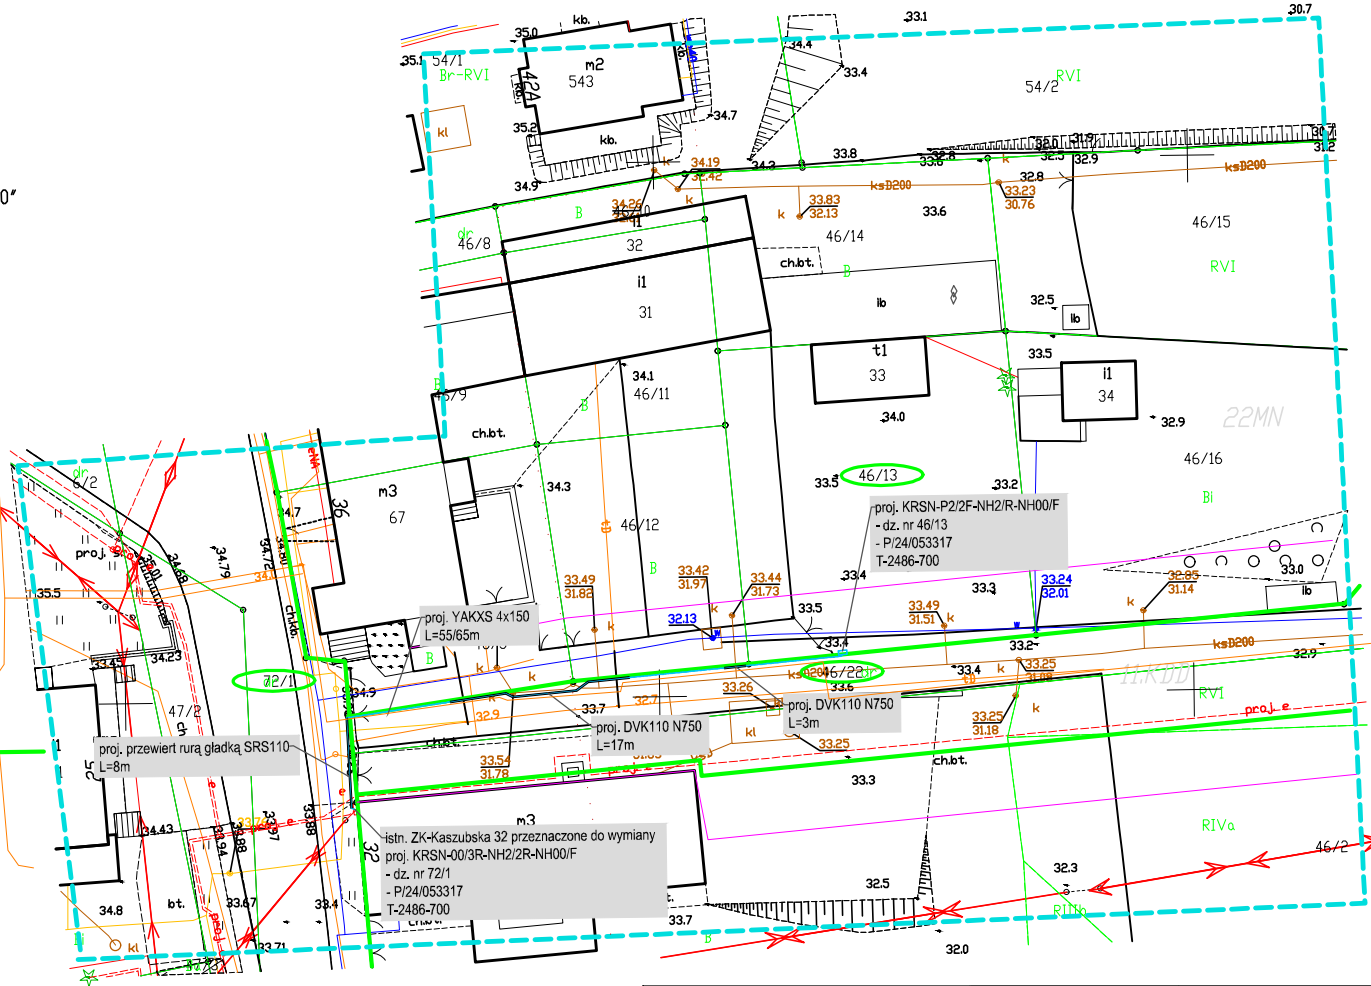

## LEGENDA:

- działki na trasie kabla
- proj. szafka pomiarowa
- proj. kabel nn 0,4kV
- proj. rura ochronna

- aktualne rzędnice terenu przyjmuje się jako docelowe;  
- kabel nn układać na głębokości 0,7m poniżej docelowego poziomu gruntu;  
- górną powierzchnię fundamentu szafki nn usadować na wysokości 40 cm nad powierzchnię ziemi w linii obiektu;  
- w przypadku kolizji z ułożeniem podziemnym kable układać zgodnie z N SEP-E-004;

INWESTOR:  
ENERGA Operator S.A.  
Oddział w Gdańsku  
ul. Marynarki Polskiej 130  
80-577 Gdańsk

TEMAT:  
Budowa przyłącza  
elektroenergetycznego nN 0,4kV  
do działki nr 46/13

Pierwoszyń ul. Nektarowa

Za zgodność z oryginałem  
mapy do celów projektowych  
przyjętej do zasobów

PROJEKTOWAŁ	09.2023	NAZWIŚKO / nr uprawnień	PODPIS
		Krzysztof Gólik	
		POM/0008/PWOE/12	
		specjalista w zakresie projektowania i wykonawstwa instalacji elektrycznych	
NAZWA RYSUNKU:		Skala	
- Projekt zagospodarowania terenu -		1 : 500	
Nr sprawy		Nr rys. E-01	
ZN/9076/3232MZI/2024/2404062		OBI/32/2404062	