

MAPA DO CELÓW PROJEKTOWYCH

Skala 1: 500
Obręb: 041808_5.0026 Świszewy
Działka: 041808_5.0026.1/2
Jedn. Ewid. 041808_5 gmina Izbica Kujawska
Powiat: wrocławski
woj: kujawsko-pomorskie
Mapa w oznaczonym zakresie
według stanu na dzień: 15.10.2025 r.
Rej : GEO.6640.2632.2025
Układ współrzędnych PL- 2000 strefa 6
Układ wysokościowy: PL-EVRF2007-NH
Godło arkusza mapy: 6.178.27.1.1.1.2; 1.2
6.178.27.06.3.1; 3.3; 3.4
Geodezyjny układ odniesienia PL-ETRF2000
Przedmiotowa mapa do celów projektowych została
wykonana bez ustalenia obciążeń służebnościami
gruntowymi ujawnionymi w księgach wieczystych
Zakres aktualizacji:
Nie wyklucza się istnienia w terenie innych niż wykazanych
na niniejszej mapie urządzeń podziemnych, które nie były
zgłoszone do inwentaryzacji geodezyjnej.
Mapę opracował: Piotr Urbański w dniu 15.10.2025
Kierownik prac: Piotr Urbański nr upr. 9958

PRACOWNIA GEODEZYJNA
GEOTECH
Piotr Urbański
ul. Modrzewiowa 7, 87-700 Aleksandrów Kuj.
tel./fax (54) 282 47 23, kom. 886 472 609
Regon 910235486, NIP 891-102-87-86


GEODETA
Piotr Urbański
Nr upr. zaw. 9958

Poświadczam, że niniejszy dokument został opracowany w wyniku prac geodezyjnych i kartograficznych, których rezultaty zawiera operat techniczny pozytywnie zweryfikowany. Jednocześnie informuję, że jestem świadomy odpowiedzialności karnej za złożenie fałszywego oświadczenia.	
Identyfikator zgłoszenia prac geodezyjnych	GEO.6640.2632.2025
Organ służby geodezyjnej, który otrzymał zgłoszenie	Starosta wrocławski
Wykonawca prac geodezyjnych	Pracownia Geodezyjna GEOTECH Piotr Urbański ul. Modrzewiowa 7 87-700 Aleksandrów Kujawski
Nr oraz data sporządzenia dokumentu zawierającego wynik pozytywnej weryfikacji	Protokół weryfikacji Nr GEO.6640.2632.2025_2 z dnia 19.11.2025
Imię i nazwisko oraz nr uprawnień zawodowych kierownika prac i data sporządzenia	Piotr Urbański Numer uprawnień: 9958 Sporządzono dnia: 15.10.2025

Istn. linia napowietrzna (obwód 02 - linia główna) typu AL 4x25mm², Lc = 285m na odcinku od słupa nr 5 do słupa nr 11 (dotychczas nr 5/1/6) do wymiany na proj. typu AsXS_n 4x120mm², Lc = 285/302m.

Istn. linia napowietrzna (odgałęzienie obwodu 02) typu AL 4x25mm², Lc = 51m na odcinku od słupa nr 8 (dotychczas nr 5/1/3) do słupa nr 8/1 (dotychczas nr 5/1/3/1) do wymiany na proj. typu AsXS_n 4x50mm², Lc = 51/57m.

Istn. przewody przyłączy przedłużyć wg. potrzeb za pomocą przewodu o tym samym przekroju i dedykowanych złączek przewodowych.

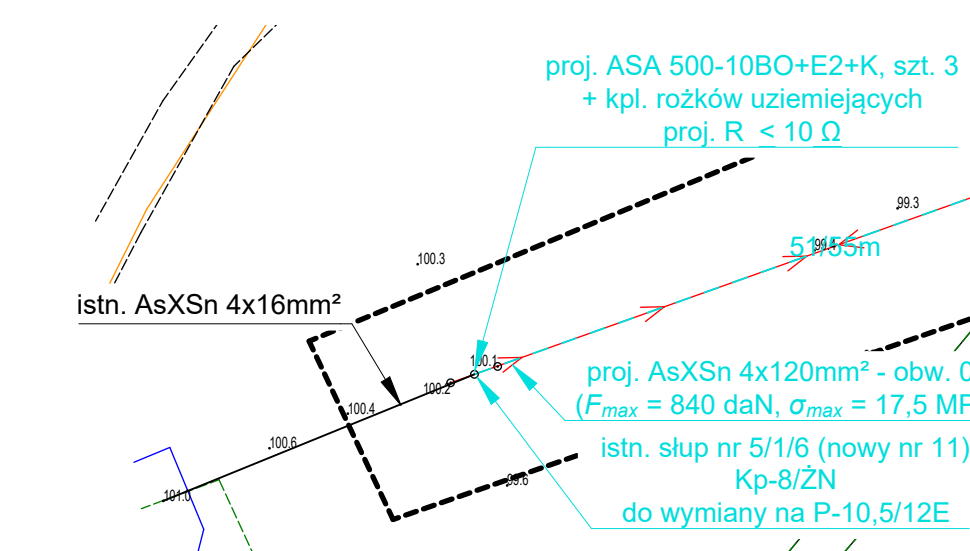

Poświadczam, że kopia mapy do celów projektowych jest zgodna z oryginałem.

Projektant: Piotr Wawrzyniak

mgr inż. Piotr Wawrzyniak
uprawnienia budowlane do projektowania
i kierowania robotami budowlanymi
bez ograniczeń w specjalności instalacyjnej
w zakresie sieci, instalacji i urządzeń
elektrycznych i elektroenergetycznych
nr POM/0127/PWBE/24

istn. słup nr 5/1/3/1 (nowy nr 8/1)
K-10,5/10E
bez zmian

istn. AsXS_n 4x16mm²

kier. cz. nr 1

istn. szafka pomiarowa Z9616236
wraz z WLZ schodzącym ze słupa
do przełożenia na nową żerdź

proj. AsXS_n 4x50mm² - odg. obw. 02
(F_{max} = 600 daN, σ_{max} = 30 MPa)

istn. słup nr 5/1/3 (nowy nr 8)
RPKp-8/ŻN
do wymiany na RONK-10,5/12E
przewód „bez cięcia”
na uchytach odciągowych

proj. AsXS_n 4x120mm² - obw. 02
(F_{max} = 840 daN, σ_{max} = 17,5 MPa)

proj. AsXS_n 4x120mm² - obw. 02
(F_{max} = 840 daN, σ_{max} = 17,5 MPa)

istn. słup nr 5/1/5 (nowy nr 10)
P-9/ŻN
do wymiany na P-10,5/4,3E

istn. słup nr 5/1/4 (nowy nr 9)
Nr-8/ŻN
do wymiany na KK-10,5/15E
przewód „bez cięcia”
na uchytach odciągowych

proj. AsXS_n 4x120mm² - obw. 02
(F_{max} = 840 daN, σ_{max} = 17,5 MPa)

proj. AsXS_n 4x120mm² - obw. 02
(F_{max} = 840 daN, σ_{max} = 17,5 MPa)

Uwaga: Słup jest ogrodzony,
wymienić w obecności właścicieli,
którzy wyjeżdżają
za granicę. Umówić z
wyprzedzeniem termin wykonania.

Orientacja
w częściach mapy

Proelektro Piotr Wawrzyniak ul. Urocza 1 87-820 Kowal NIP: 888-306-25-11		Kontakt: mgr inż. Piotr Wawrzyniak tel. 726-524-951 piotr.wawrzyniak.projekty@wp.pl	
INWESTOR: Energia-Operator S.A. Oddział w Toruniu ul. Gen. Bema 128, 87-100 Toruń			OBMB1/96/24587
TEMAT: Przebudowa linii napowietrznej nN		LOKALIZACJA: Czamanin (m. Karczówek), gm. Topółka Świszewy, Kazimierowo, gm. Izbica Kujawska	
NAZWA RYS: Projekt zagospodarowania terenu część nr 2		DATA UKOŃCZENIA: 12.2025 r.	SKALA: 1:500 NR RYS. E-01b
PROJEKTANT: mgr inż. Piotr Wawrzyniak upr. bud. do proj. i kier. robot. bud. w spec. instal. bez ogr. w zakresie sieci, instalacji i urządzeń elektr. i elektroenerg.		NR UPRAWNIEN POM/0127/PWBE/24	PODPIS: NR STR.