

ID: 6640.317.2021

USŁUGI GEODEZYJNE
Tomasz Ciok
80-405 Gdańsk Kłoniczka 30/4
tel. 607-429-027

Województwo: pomorskie
Powiat: m. Sopot
Gmina: M. Sopot
Jednostka ewidencyjna: 226401_1
Dobre: 226401_1.0001
Działka: 5/37, 5/38, 5/39,5/40 ark.3

MAPA DO CELÓW PROJEKTOWYCH

skala 1:500

Mapa w wersji numerycznej wykonana w programie TurboMap9.0
na podstawie pliku kcd z PDDGiK w Sopocie i pomiaru w terenie.
Układ współrzędnych prostokątnych płaskich: 2000 strefa 6
Układ wysokości: PL-EVRF2007-NH
Sekcja mapy zasadniczej: 6.223.25.18.1.4


Wykonawca prac geodezyjnych: USŁUGI GEODEZYJNE Tomasz Ciok.
Kierownik prac geodezyjnych: Tomasz Ciok upr.nr 13011 zakres 1, 2

Mapę opracował:Tomasz Ciok.....

Gdańsk dnia 15-11-2021 r.

Poświadczam, że niniejszy dokument został opracowany w wyniku prac geodezyjnych i kartograficznych, których rezultaty zawiera operat techniczny pozytywnie zweryfikowany. Jednocześnie informuję, że jestem świadomy odpowiedzialności karnej za złożenie fałszywego oświadczenia.

Identyfikator zgłoszenia prac geodezyjnych	6640.317.2021
Organ służby geodezyjnej, który otrzymał zgłoszenie	Prezydent Miasta Sopotu
Wykonawca prac geodezyjnych	USŁUGI GEODEZYJNE Tomasz Ciok
Nr oraz data sporządzenia dokumentu zawierającego wynik pozytywnej weryfikacji	Protokół weryfikacji Nr 6640.317.2021_1455 z dn. 25-11-2021 r.
Imię i nazwisko oraz nr uprawnień zawodowych kierownika prac	Tomasz Ciok Nr uprawnień 13011

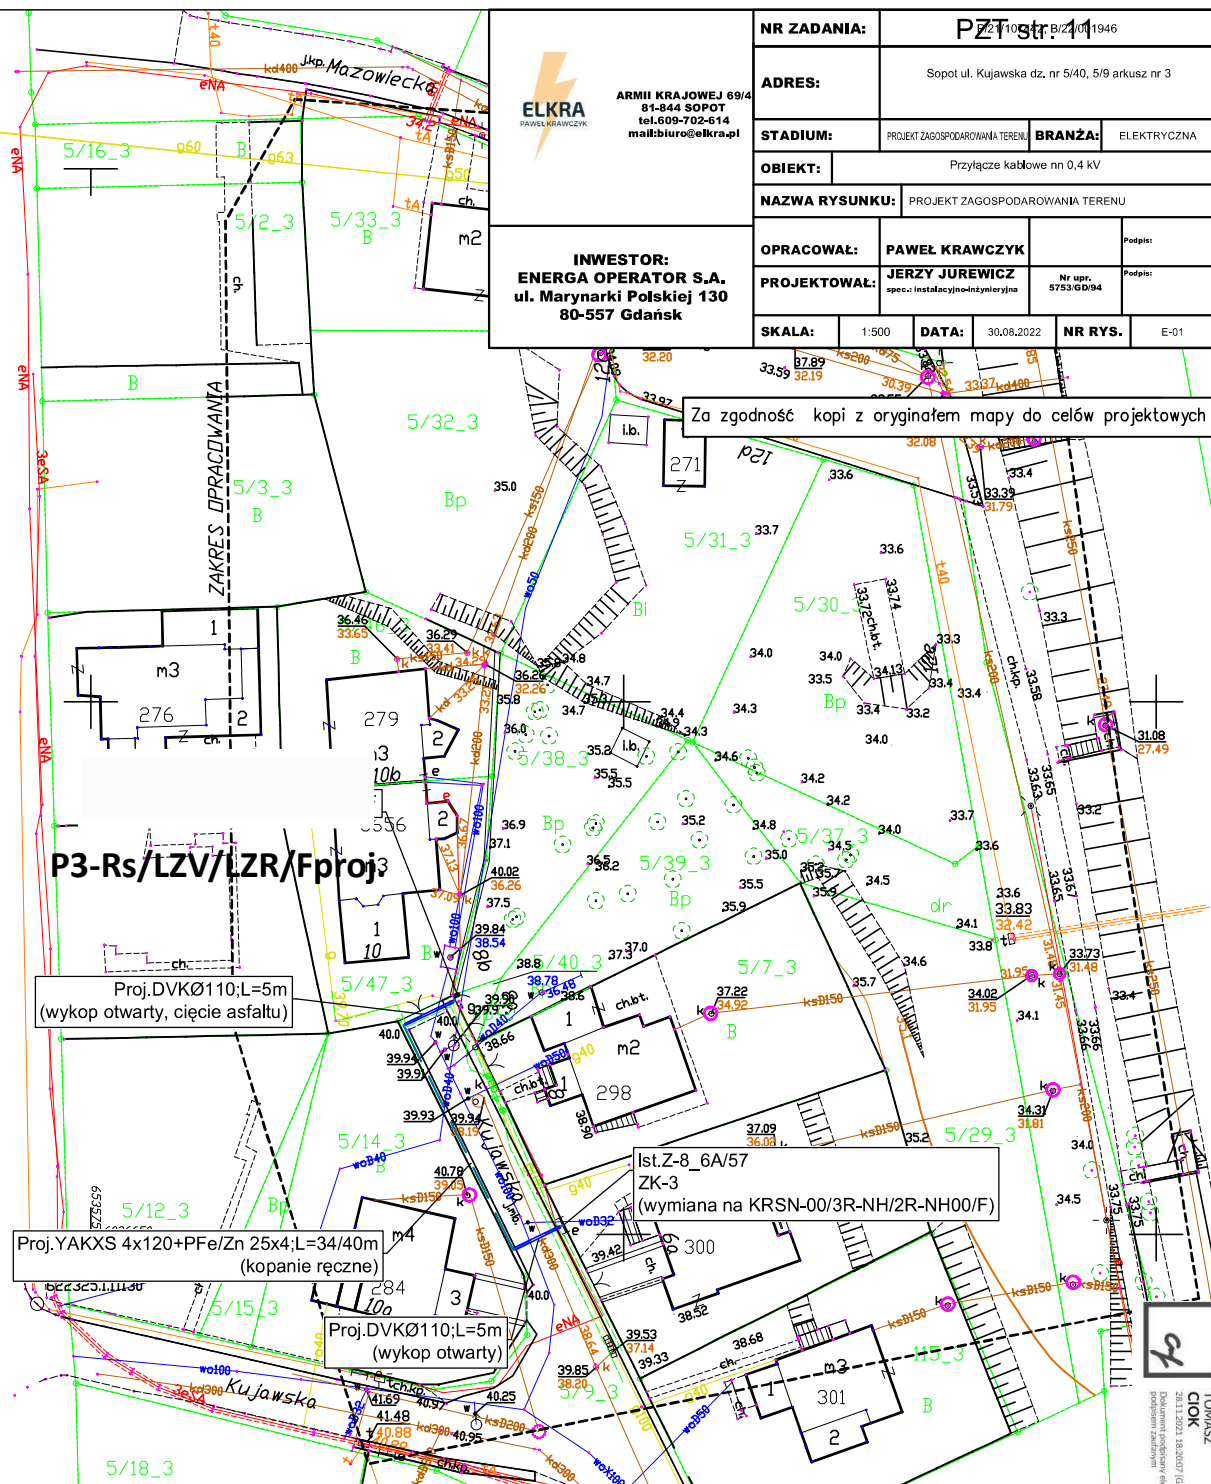

NR ZADANIA: PZT str. 11	
ADRES: Sopot ul. Kujawska dz. nr 5/40, 5/9 arkusz nr 3	
STADIUM: PROJEKT ZAGOSPODAROWANIA TERENU	BRANŻA: ELEKTRYCZNA
OBIEKT: Przyłącze kablowe nn 0,4 kV	
NAZWA RYSUNKU: PROJEKT ZAGOSPODAROWANIA TERENU	
OPRACOWAŁ: PAWEŁ KRAWCZYK	Podpis:
PROJEKTOWAŁ: JERZY JUREWICZ spec. instalacyjno-montażowa	Nr upr. 5753/GD/04 Podpis:
SKALA: 1:500	DATA: 30.08.2022
NR RYS. E-01	

Za zgodność kopi z oryginałem mapy do celów projektowych

P3-Rs/LZV/LZR/Fproj3

Proj.DVKØ110;L=5m
(wykop otwarty, cięcie asfaltu)

Proj.YAKXS 4x120+PFe/Zn 25x4;L=34/40m
(kopanie ręczne)

Proj.DVKØ110;L=5m
(wykop otwarty)

Ist.Z-8_6A/57
ZK-3
(wymiana na KRSN-00/3R-NH/2R-NH00/F)

TOMASZ
CIOK
30.11.2020 (02:07:12)
podpisany elektronicznie