

Województwo: 22, pomorskie
Powiat: 2261, m. Gdąńsk
Jednostka ewidencyjna: 226101_2, M. Gdąńsk
Obręb: 050, 0050
Działka: 65/4

MAPA DO CELÓW PROJEKTOWYCH
SKALA 1:500

Objekt: Gdąńsk ul. Królewskie Wzgórze
Sekcje mapy: 6.220.25.04.3.1; 6.220.25.04.1.3
ID: WG-III.6640.1011.2025
Układ odniesienia poziomy: PL-ETRF2000 (strefa 6)
Układ odniesienia wysokościowy: PL-EVRF2007-NH
W zakresie opracowania mapa aktualna na dzień 13.03.2025
Mapa powstała na podstawie pomiaru bezpośredniego w terenie,
pliku kcd programu TurboMap v.10,0 oraz aktualizacji w zakresie opracowania.
Nie wyklucza się istnienia w terenie innych, nie wykazanych na niniejszej mapie
urządzeń podziemnych, które nie zostały zgłoszone do inwentaryzacji.
Uwaga:
Nie przeprowadzono badania ksiąg wieczystych pod kątem
występowania ewentualnych obciążeń służebnościami gruntowymi.
— oznaczenie granic obszaru, który był przedmiotem aktualizacji


GEO-PROFESSIONAL
Usługi Geodezyjno-Kartograficzne
Paweł Brzozowski
83-110 Tczew ul. Jagiellońska 55
tel. 507-417-461 e-mail: geo-professional@o2.pl

Gdąńsk, dnia 13.03.2025r.

OŚWIADCZENIE	
Niniejszy dokument został opracowany w wyniku prac geodezyjnych i kartograficznych, których rezultaty zawiera operat pozytywnie zweryfikowany. Jednocześnie informuję, że jestem świadomy odpowiedzialności karnej za złożenie fałszywego oświadczenia.	
Dane identyfikujące zgłoszenie prac geodezyjnych	WG-III.6640.1011.2025
Nazwa organu Służby Geodezyjnej i Kartograficznej, który otrzymał zgłoszenie prac geodezyjnych	PREZYDENT MIASTA GDAŃSKA
Wykonawca prac geodezyjnych	GEO-PROFESSIONAL Usługi Geodezyjno-Kartograficzne Paweł Brzozowski
Numer i data sporządzenia dokumentu potwierdzającego wynik pozytywnej weryfikacji	Protokół weryfikacji nr WG-III.6640.1011.2025.54865 z dnia 24.03.2025
Imię, nazwisko oraz numer uprawnień zawodowych kierownika prac geodezyjnych	Paweł Brzozowski numer uprawnień 20777

Dokument podpisany przez
Paweł Brzozowski
Data: 2025.03.24 12:33:55
CET

Brzozowski Paweł
mgr inż. geodeta
uprawnienia nr 20777

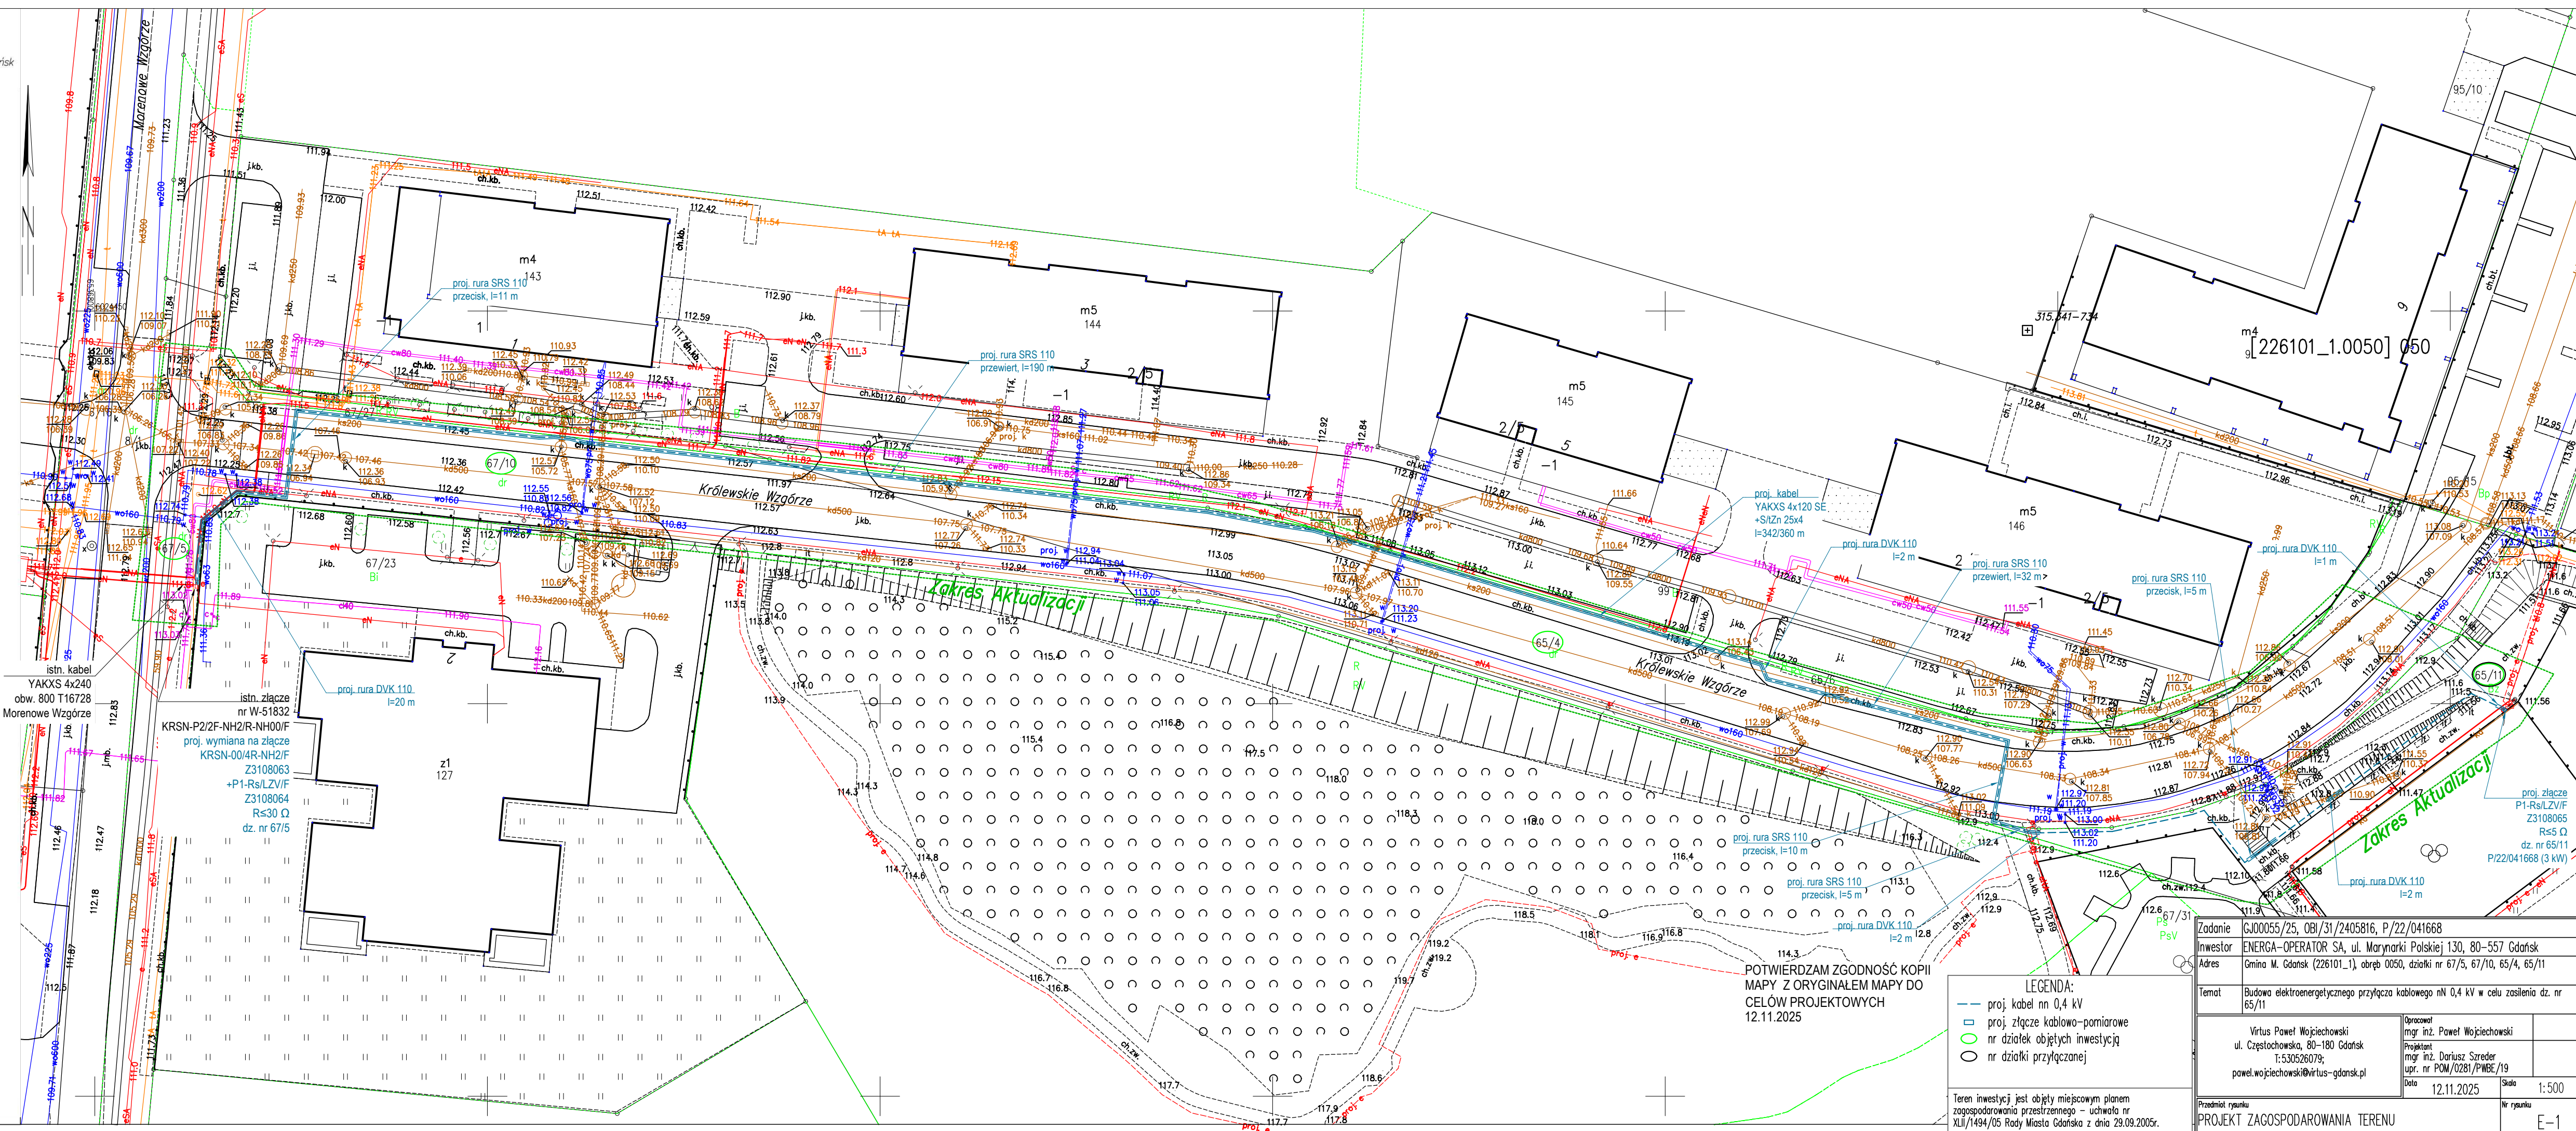

POTWIERDZAM ZGODNOŚĆ KOPII
MAPY Z ORYGINAŁEM MAPY DO
CELÓW PROJEKTOWYCH
12.11.2025

- LEGENDA:
- proj. kabel nn 0,4 kV
 - proj. złącze kablowo-pomiarowe
 - nr działek objętych inwestycją
 - nr działki przyłączanej

Teren inwestycji jest objęty miejscowym planem
zagospodarowania przestrzennego – uchwała nr
XLII/1494/05 Rady Miasta Gdąńska z dnia 29.09.2005r.

Zadanie	GJ00055/25, OBI/31/2405816, P/22/041668
Inwestor	ENERGA-OPERATOR SA, ul. Marynarki Polskiej 130, 80-557 Gdąńsk
Adres	Gmina M. Gdąńsk (226101_1), obręb 0050, działki nr 67/5, 67/10, 65/4, 65/11
Temat	Budowa elektroenergetycznego przyłącza kablowego nN 0,4 kV w celu zasilania dz. nr 65/11
Opracował	mgr inż. Paweł Wojciechowski
Projektant	mgr inż. Dariusz Sreder
upr. nr	POM/0281/PWBE/19
Data	12.11.2025
Skala	1:500
Przedmiot rysunku	PROJEKT ZAGOSPODAROWANIA TERENU
Nr rysunku	E-1