


MAPA DO CELÓW PROJEKTOWYCH	
SKALA 1:500	
Nazwa miejscowości	Cieszeła
Identyfikator i nazwa jednostki ewidencyjnej	280205_5 - Pieniężno
Identyfikator i nazwa obrębu ewidencyjnego	0005 - Cieszeła
Numer działki	39/1
Identyfikator zgłoszenia pracy geodezyjnej	GkO.6640.451.2025
Układ odniesienia współrzędnych prostokątnych płaskich	PL-2000/21
Układ odniesienia wysokości	PL-EVRF2007-NH
Godło mapy	7.217.13.10.4.1, 7.217.13.10.4.3
Data opracowania mapy	12.08.2025
<p>Mapę dostosowano do celów projektowych na podstawie materiałów źródłowych otrzymanych z PODGIG w Braniewie i wykonanej aktualizacji. Nie wyklucza się istnienia w terenie innych niewykazanych na niniejszej mapie urządzeń podziemnych, które nie były zgłoszone do inwentaryzacji. Dane w zakresie ewidencji gruntów pozyskano z PODGIG w Braniewie. Nie dochodzą do stanu prawnego granic oraz nie ustalano obciążeń służebnościami gruntowymi.</p>	
<p>GEODETA UPRAWNIONY</p> <p>mgr inż. Paweł Kotowski, nr upr. 19371</p> <p>kierownik prac geodezyjnych</p>	<p>USŁUGI GEODEZYJNE Stanisław Kalisz</p> <p>ul. Warszawska 15/3, 82-100 Nowy Dwór Gdański</p> <p>tel. 504 925 550, e-mail: kaliszstanislaw@wp.pl</p> <p>wykonawca</p>

<p>Oświadczam, że niniejszy dokument został opracowany w wyniku prac geodezyjnych i kartograficznych, których rezultaty zawiera operat techniczny pozytywnie zweryfikowany.</p> <p>Jestem świadomy odpowiedzialności karnej za złożenie fałszywego oświadczenia.</p>	
Identyfikator zgłoszenia prac geodezyjnych	GkO.6640.451.2025
Organ służby geodezyjnej, który otrzymał zgłoszenie	Starosta Braniewski
Wykonawca prac geodezyjnych	Stanisław Kalisz Usługi Geodezyjne
Nr oraz data sporządzenia dokumentu zawierającego wynik pozytywnej weryfikacji.	Protokół Weryfikacji Nr 467.2025 z dnia 19.08.2025
Imię i nazwisko oraz nr uprawnień zawodowych kierownika prac.	Paweł Kojanowski Nr uprawnień 19371 933

Elektronicznie podpisany przez
Stanisław Paweł Kalisz
Data: 2025.11.27 09:43:57 +01'00'

Legenda:

---	-	projektowane przyłącze kablowe nN 0,4kV
□	-	projektowane złącze kablowo-pomiarowe
===	-	projektowane przepusty, rury osłonowe

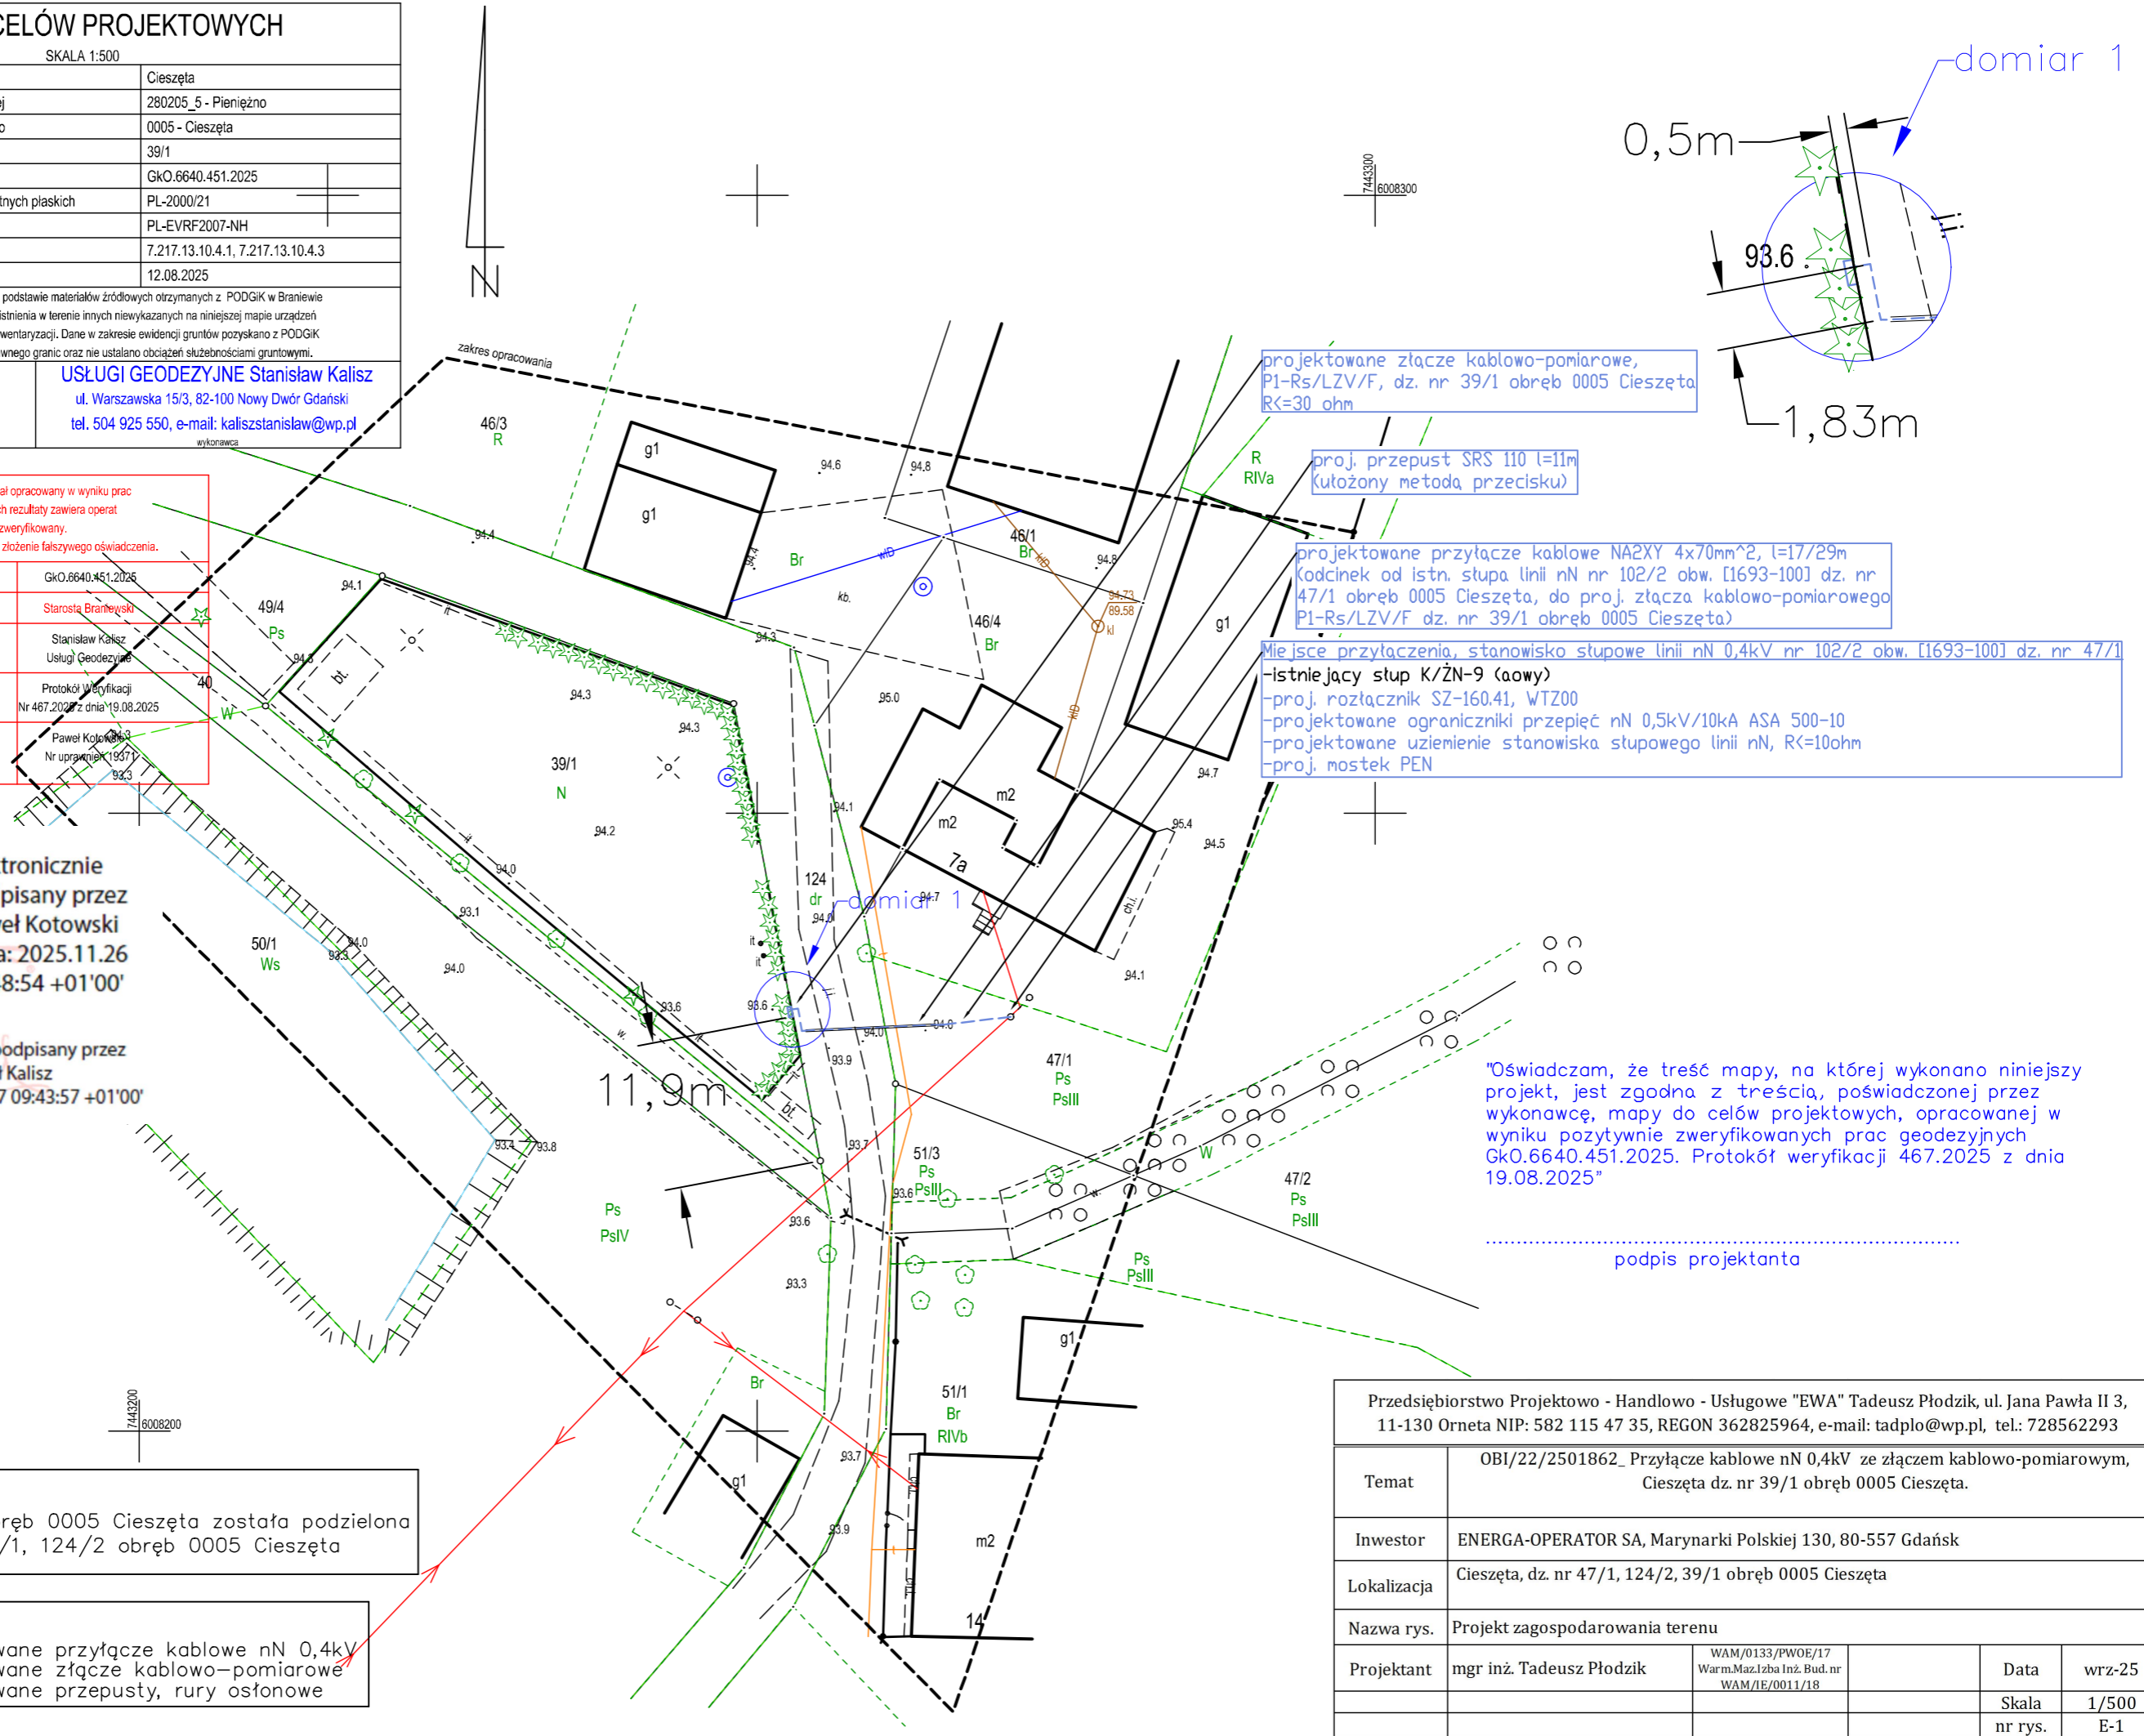

"Oświadczam, że treść mapy, na której wykonano niniejszy projekt, jest zgodna z treścią, poświadczoną przez wykonawcę, mapy do celów projektowych, opracowanej w wyniku pozytywnie zweryfikowanych prac geodezyjnych Gk0.6640.451.2025. Protokół weryfikacji 467.2025 z dnia 19.08.2025"

.....
podpis projektanta

Przedsiębiorstwo Projektowo - Handlowo - Usługowe "EWA" Tadeusz Płodzik, ul. Jana Pawła II 3, 11-130 Ornetą NIP: 582 115 47 35, REGON 362825964, e-mail: tadplo@wp.pl, tel.: 728562293					
Temat	OBI/22/2501862_ Przyłącze kablowe nN 0,4kV ze złączem kablowo-pomiarowym, Cieszęta dz. nr 39/1 obręb 0005 Cieszęta.				
Inwestor	ENERGA-OPERATOR SA, Marynarki Polskiej 130, 80-557 Gdańsk				
Lokalizacja	Cieszęta, dz. nr 47/1, 124/2, 39/1 obręb 0005 Cieszęta				
Nazwa rys.	Projekt zagospodarowania terenu				
Projektant	mgr inż. Tadeusz Płodzik	WAM/0133/PWOE/17 Warm.Maz.Izba Inż. Bud.nr WAM/IE/0011/18		Data	wrz-25
				Skala	1/500
				nr rys.	E-1