

MAPA DO CELÓW PROJEKTOWYCH SKALA 1:500

województwo: pomorskie
powiat: m. Gdańsk
gmina: M. Gdańsk
obręb: Maćkowy
działki: 224/44
działki: 224/45
mapa jest aktualna w zakresie opracowania
stan (S+U+W+E) aktualny na dzień 04.11.2025 r.
układ odniesienia "2000/6", poziom odniesienia "PL-EVRF2007-NH"

Nie wyklucza się istnienia w terenie innych, nie wykazanych na niniejszej
mapie urządzeń podziemnych które nie były zgłoszone do inwentaryzacji
lub o których jest brak informacji w instytucjach branżowych.

obciążeń służebnościami gruntowymi.
W granicach opracowania mapy nie występują projektowane
urządzenia uzgodnione w RUDP, baza z 31.10.2025 r.

Poświadczam, że niniejszy dokument został opracowany w wyniku prac
geodezyjnych i kartograficznych, których rezultaty zawiera operat techniczny
pozytywnie zweryfikowany. Jednocześnie informuję, że jestem świadomy
odpowiedzialności karnej za złożenie fałszywego oświadczenia.

Identyfikator zgłoszenia prac geodezyjnych. WG-III.6640.4509.2025

Organ służby geodezyjnej,
który otrzymał zgłoszenie. Prezydent Miasta Gdańska

Wykonawca prac geodezyjnych. MH Geodezja Marcin Hilla
ul. Elbląska 67c/3, 80-761 Gdańsk
NIP 588 203 67 28, tel: 694 748 368
e-mail: hilla.marcin@gmail.com

Nr oraz data sporządzenia dokumentu
zawierającego wynik pozytywnej weryfikacji. Protokół weryfikacji z 21.11.2025 r.
nr WG-III.6640.4509.2025_60262.


Imię i nazwisko oraz nr uprawnień
zawodowych kierownika prac. inż. Marcin Hilla, nr uprawnień 22199

Legenda

- kabel NN-0,4 kV proj.
- kabel NN-0,4 kV proj.
w rurze osłonowej
- szafka pomiarowa
P1 proj.

Uwagi

Wykopy pod kabel wykonywać w sposób ręczny. Pod miejscem parkingowym
przebieg w rurze osłonowej wykonany przewiertem poziomym.
Skrzyżowania z podziemną infrastrukturą w rurach osłonowych.

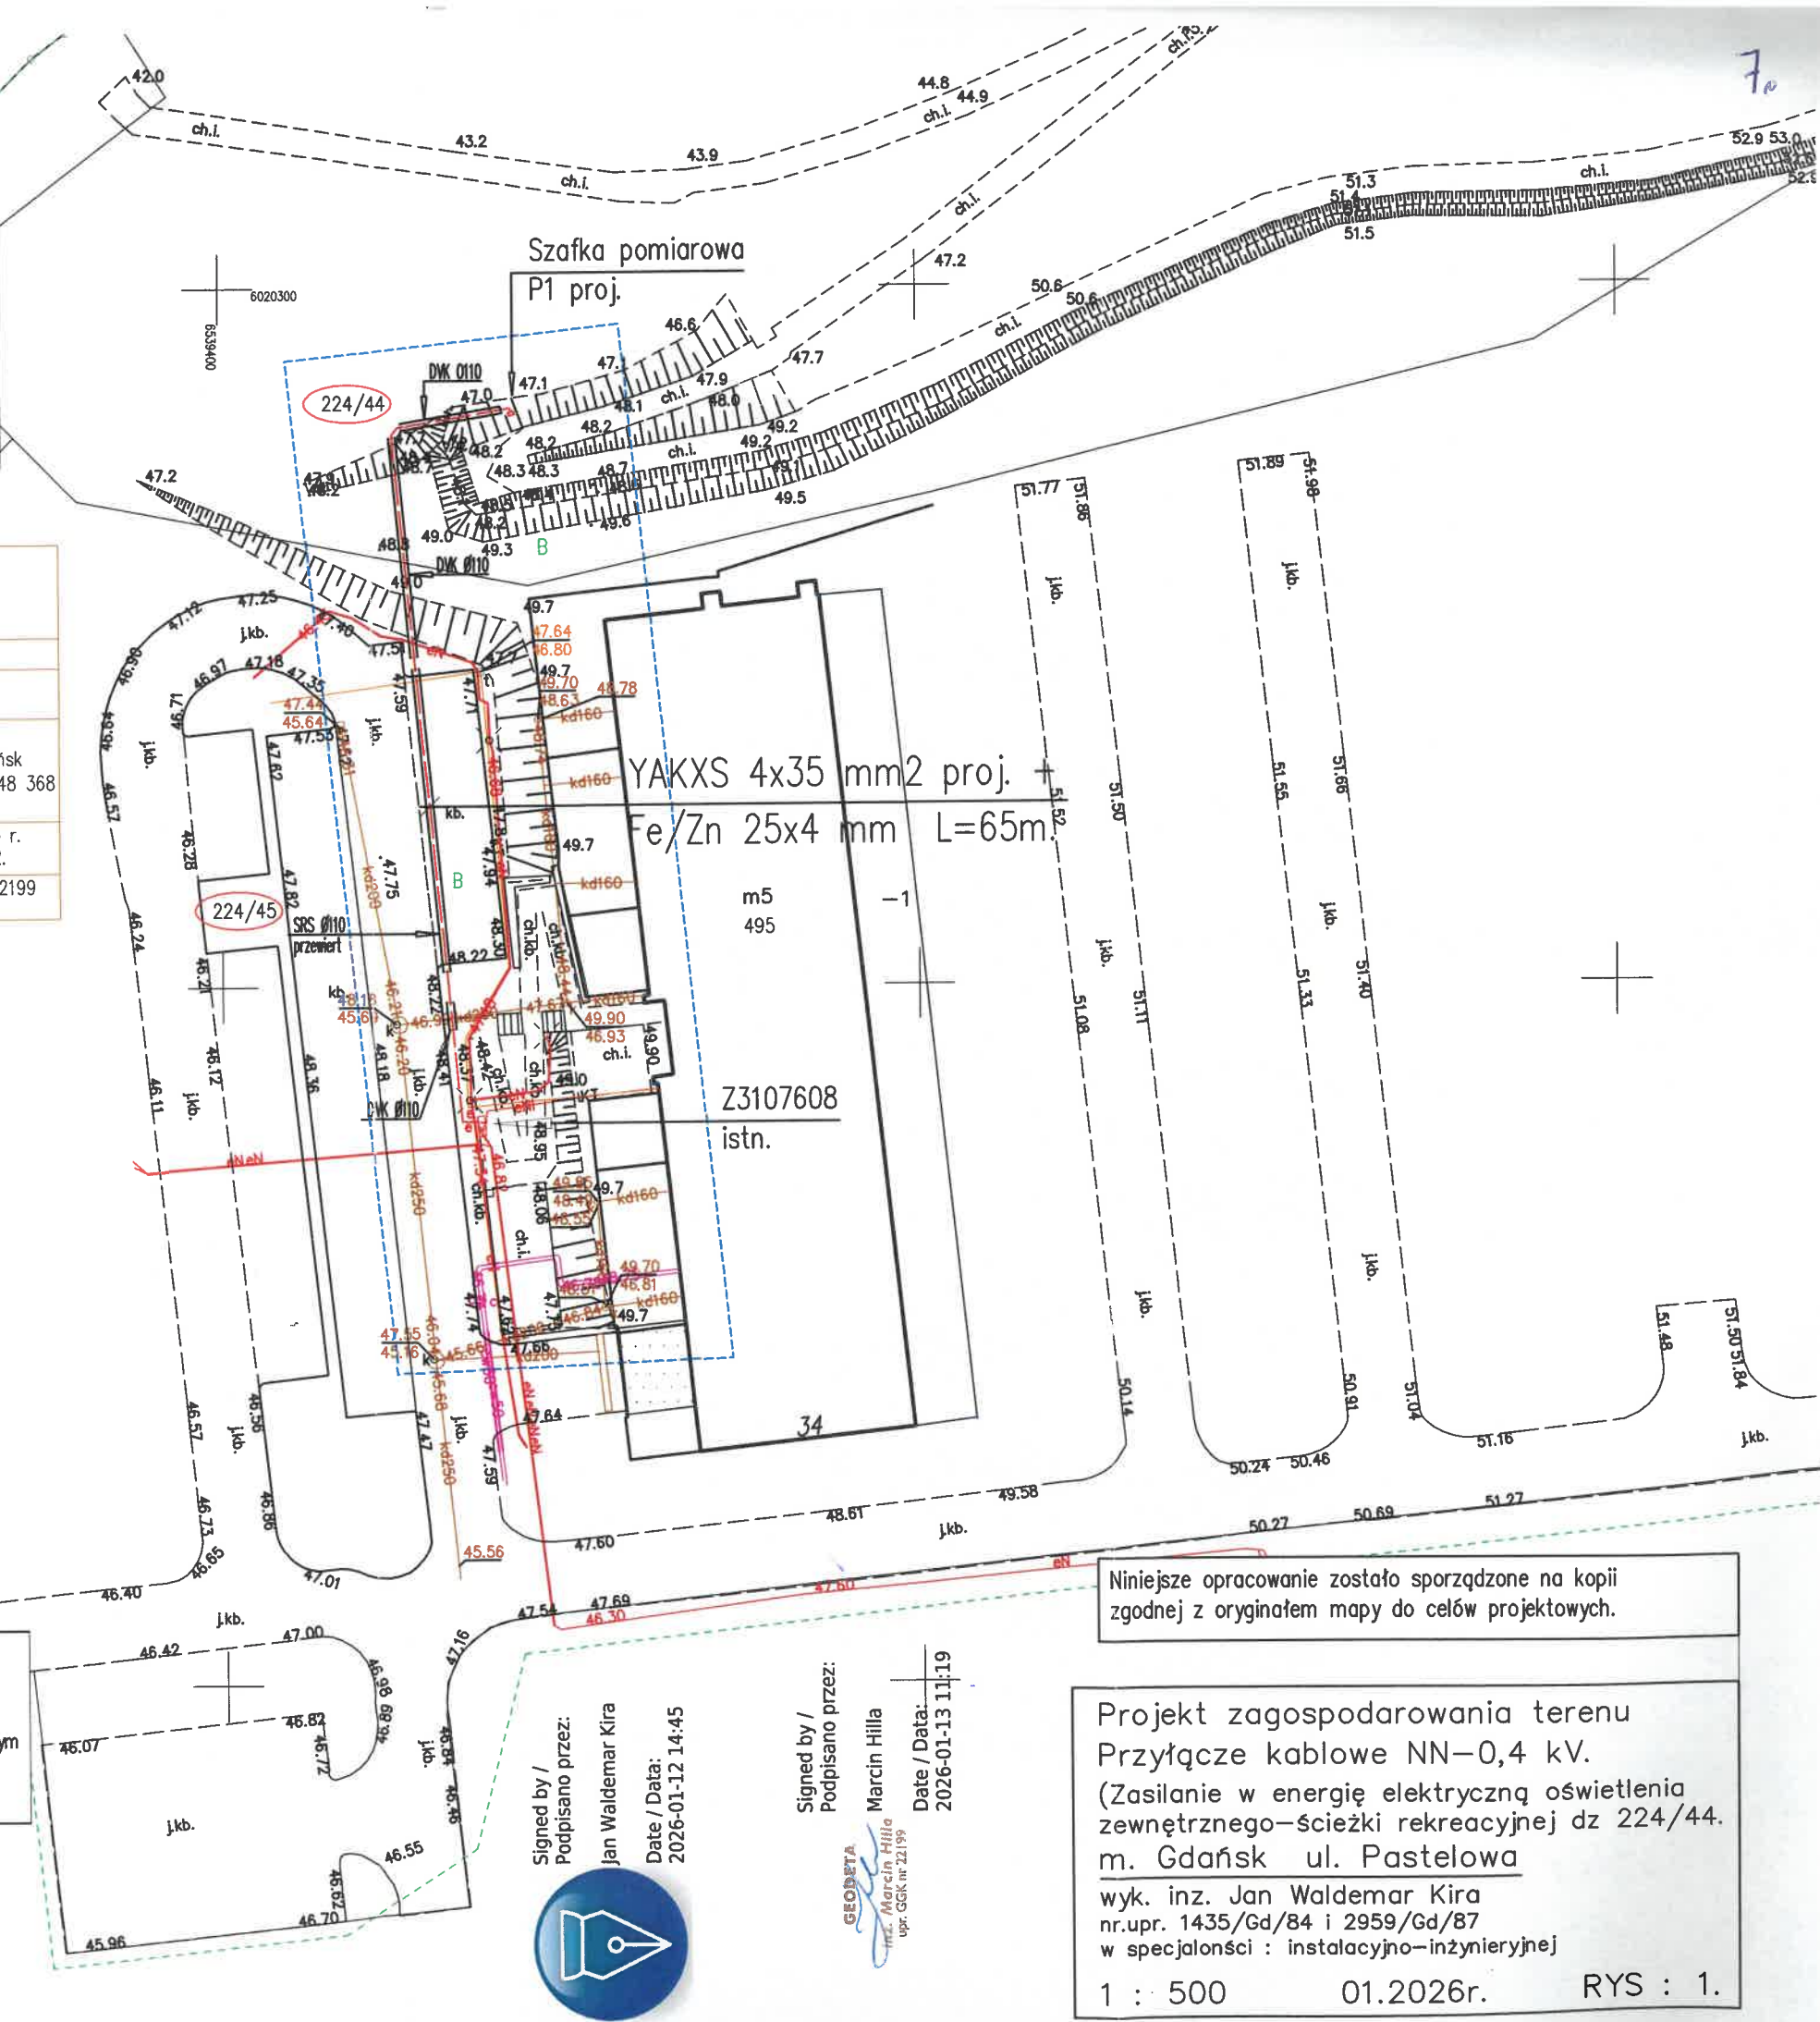

Niniejsze opracowanie zostało sporządzone na kopii
zgodnej z oryginałem mapy do celów projektowych.

Signed by /
Podpisano przez:

Jan Waldemar Kira

Date / Data:

2026-01-12 14:45

Signed by /
Podpisano przez:

Marcin Hilla

Date / Data:

2026-01-13 11:19

Projekt zagospodarowania terenu
Przyłącze kablowe NN-0,4 kV.
(Zasilanie w energię elektryczną oświetlenia
zewnętrznego-scieżki rekreacyjnej dz 224/44.
m. Gdańsk ul. Pastelowa

wyk. inż. Jan Waldemar Kira
nr.upr. 1435/Gd/84 i 2959/Gd/87
w specjalności : instalacyjno-inżynieryjnej

1 : 500

01.2026r.

RYS : 1.