


# LEGENDA

- PROJEKTOWANE PRZYŁĄCZE KABLOWE
- PROJEKTOWANA RURA OSŁONOWA
- PROJEKTOWANE ZŁĄCZE KABLOWE
- OZNACZENIE DZIAŁKI ZASILANEJ
- OZNACZENIE DZIAŁKI NA TRASIE

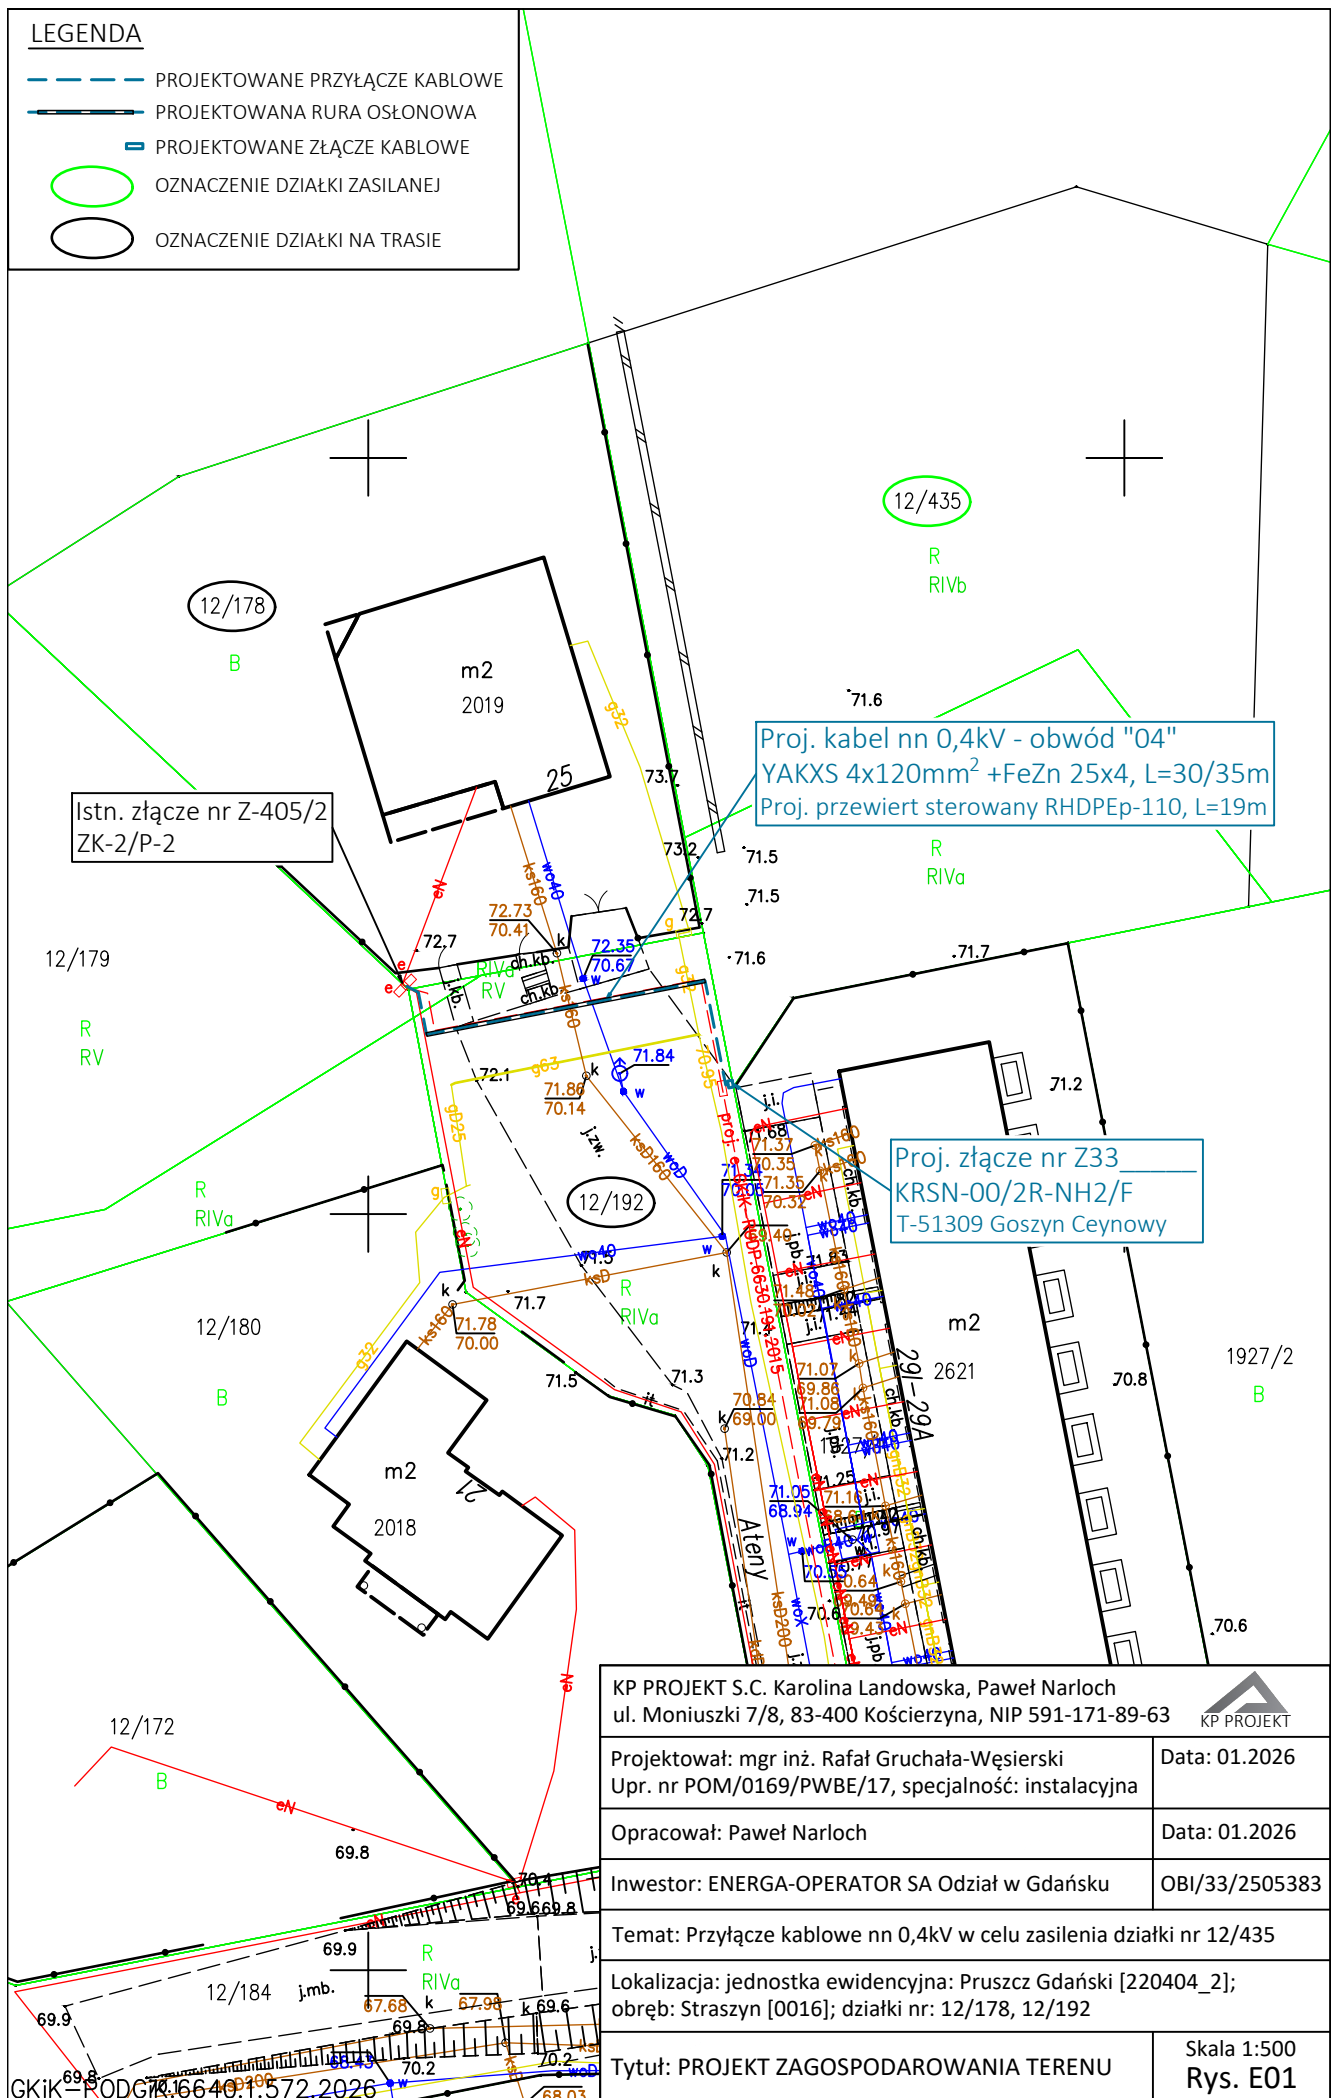

KP PROJEKT S.C. Karolina Landowska, Paweł Narloch  
ul. Moniuszki 7/8, 83-400 Kościerzyna, NIP 591-171-89-63



Projektował: mgr inż. Rafał Gruchała-Węsierski  
Upr. nr POM/0169/PWBE/17, specjalność: instalacyjna

Data: 01.2026

Opracował: Paweł Narloch

Data: 01.2026

Inwestor: ENERGA-OPERATOR SA Oddział w Gdańsku

OBI/33/2505383

Temat: Przyłącze kablowe nn 0,4kV w celu zasilenia działki nr 12/435

Lokalizacja: jednostka ewidencyjna: Pruszcz Gdański [220404\_2];  
obręb: Straszyn [0016]; działki nr: 12/178, 12/192

Tytuł: PROJEKT ZAGOSPODAROWANIA TERENU

Skala 1:500  
Rys. E01