

**3PROJEKTY Norbert Kundera**  
**ul. Królewiecka 21, 78-500 Drawsko Pom.**  
**tel. 575 838 340, NIP: 674-100-62-81, REGON 331102247**

## **Projekt Wykonawczy**

egz. nr **1**

**PB NR:**

**ZN/6414/5252MZI/2024/2403761/1**  
**AJ 05287/24**

**ZADANIE**

**INWESTYCYJNE**    **OBI/52/2403761**

**OBIEKT:**

**PRZYŁĄCZE ELEKTROENERGETYCZNE nn**

**TEMAT:**

**PRZYŁĄCZENIE DOMU JEDNORODZINNEGO**

**LOKALIZACJA:**

**Drawsko Pom., ul. J.T.Makowskiego dz. nr 20/6 obr. 0003.**

**TEREN**

**INWESTYCYJ:**

**dz. nr 20/8 obr. 0003 m. Drawsko Pom.**

**INWESTOR:**

**ENERGA – OPERATOR SA ODDZIAŁ W KOSZALINIE**  
**ul. MORSKA 10**  
**75-950 KOSZALIN.**

**PROJEKTANT:**

**inż. Norbert Kundera**  
**ul. Królewiecka 21**  
**78-500 Drawsko Pom.**  
**ZAP/0088/POOE/06**

**inż. Norbert Kundera**  
Uprawnienia budowlane do projektowania  
bez ograniczeń w specjalności instalacyjnej  
w zakresie sieci, instalacji i urządzeń  
elektrycznych i elektroenergetycznych  
**ZAP/0088/POOE/06**

Projekt budowlany jest kompletny z punktu widzenia celu, któremu ma służyć.

Drawsko Pom., maj 2025r.

ZArch.K.5183.202.2025.MJ

Koszalin, 19 maja 2025r.

**Energa - Operator S.A.**  
**Oddział w Koszalinie**  
**ul. Morska 10**  
**75-950 Koszalin**

**Dotyczy: budowy przyłącza elektroenergetycznego nN - zasilanie domu jednorodzinnego na dz. 20/6, kablem YAKXs4x120mm<sup>2</sup> z zabudową rozdzielniczą szafowej typu KRSN-P2/2F-NH2/R-NH00/F, na działce nr 20/8 obręb 0003 przy ul. J.T. Makowskiego w Drawsku Pomorskim.**

W nawiązaniu do pisma z dnia 22 kwietnia 2025r. (wpłynęło: 22.04.2025r.), w sprawie zaopiniowania projektowanej budowy przyłącza elektroenergetycznego nN - zasilanie domu jednorodzinnego na dz. 20/6, kablem YAKXs4x120mm<sup>2</sup> z zabudową rozdzielniczą szafowej typu KRSN-P2/2F-NH2/R-NH00/F, na działce nr 20/8 obręb 0003 przy ul. J.T. Makowskiego w Drawsku Pomorskim, Zachodniopomorski Wojewódzki Konserwator Zabytków w Szczecinie, działając na podstawie art. 27 Ustawy o ochronie zabytków i opiece nad zabytkami z dnia 23 lipca 2003r. (t.j. Dz.U. z 2024r. poz. 1292 ze zm.), uprzejmie informuje, iż:

- 1/ przedmiotowa inwestycja zlokalizowana jest na terenie stanowiska archeologicznego zewidencjonowanego jako: Drawsko pomorskie, stan. 29, AZP 27-19/31, ujętego w gminnej ewidencji zabytków;
- 2/ z uwagi na niewielki zakres robót ziemnych odstępuje się od wymogu przeprowadzenia interwencyjnych badań archeologicznych;
- 3/ w związku z prawdopodobieństwem przypadkowego odkrycia podczas prowadzonych prac ziemnych, związanych z realizacją inwestycji, inwestor / Wykonawca prac zobowiązany jest do ruchomych zabytków archeologicznych, Inwestor / Wykonawca prac zobowiązany jest do zabezpieczenia znaleziska, wstrzymania prac mogących je uszkodzić i niezwłocznego powiadomienia Wojewódzkiego Urzędu Ochrony Zabytków w Szczecinie Delegatury w Koszalinie (zgodnie z art. 32 ust. 1 ww. Ustawy);
- 4/ nie wnosi zastrzeżeń pod względem archeologicznym do realizacji przedmiotowej inwestycji przy uwzględnieniu niniejszych zaleceń.

Załącznik: projekt zagospodarowania terenu 1 egz.

Otrzymują:

1. Energa - Operator S.A., Oddział w Koszalinie  
ul. Morska 10, 75-950 Koszalin  
adres koresp.: Pan Norbert Kundera  
ul. Królewiecka 21, 78-500 Drawsko Pomorskie
2. a/a

Sprawę prowadzi: st. insp. ds. zab. archeologicznych mgr Marlena Józefowska  
Delegatura Wojewódzkiego Urzędu Ochrony Zabytków, ul. Zwycięstwa 125, 75-602 Koszalin  
tel. 094 3408152 w. 21 fax 094 3411283  
<http://www.wkz.szczecin.pl> e-mail: [koszalin@wkz.szczecin.pl](mailto:koszalin@wkz.szczecin.pl)

**Z up. ZACHODNIOPOMORSKIEGO  
WOJEWÓDZKIEGO KONSERWATORA ZABYTKÓW**

**Starszy specjalista**


*mgr Grzegorz Piechota*

MAPA DO CELÓW PROJEKTOWYCH						
Położenie obszaru opracowania		Drawsko 0006 dz. 20/6				
Jednostka ewidencyjna	identyfikator	320302_4				
	nazwa	Drawsko Pomorskie				
Obszar ewidencyjny	identyfikator	320302_4.0003				
	nazwa	0003				
SKALA: 1: 500						
Układ współrzędnych: "PL-ETRF2000" strefa 5						
Poziom odniesienia wysokości: "KRON86-NH"						
Oznaczenie kancelaryjne zgłoszenia pracy geodezyjnej		GK.6640.63.2025				
Informacje dodatkowe:		Data opracowania mapy 30.01.2025				
1.  zakres pomiaru.		Nie wyklucza się istnienia w terenie również urobionia, o którym brak było informacji branżowych i nie zostało odnotowane w czasie inwentaryzacji geodezyjnej				
2. Mapa nadaje się do celów projektowych w zakresie pomiaru.						
Nazwa pliku dkt: GK.6640.63.2025		Kierownik prac geodezyjnych:				
<p>Poświadczam, że niniejszy dokument został opracowany w wyniku prac geodezyjnych i kartograficznych, których rezultaty zawiera operat techniczny pozytywnie zweryfikowany. Jednocześnie informuję, że jestem świadomy odpowiedzialności karnej za złożenie fałszywego oświadczenia.</p> <table><tr><td>Organ służby geodezyjnej, który otrzymał zgłoszenie</td><td>Starosta Drawski</td></tr><tr><td>Protokół weryfikacji nr</td><td>GK.6640.63.2025_16710 z dnia 05.02.2025</td></tr></table>			Organ służby geodezyjnej, który otrzymał zgłoszenie	Starosta Drawski	Protokół weryfikacji nr	GK.6640.63.2025_16710 z dnia 05.02.2025
Organ służby geodezyjnej, który otrzymał zgłoszenie	Starosta Drawski					
Protokół weryfikacji nr	GK.6640.63.2025_16710 z dnia 05.02.2025					
inż. Paweł Michniewicz upr. numer 20767						

**LEGENDA:**  
RS- Proj. rozdzielnica szafowa KRSN-P2/2F-NH2/R-NH00/F nr Z5203386  
Rezystancja uziemienia rozdzielnicy:  $R \leq 30 \Omega$   
WP nr P/24/079999 z dnia 19-11-2024r.  
K - Istn. YAKXs4x120mm<sup>2</sup> przeciąć w pkt. M, wycofać i wprowadzić do proj. RS;  $L_{\text{TRASA/KABEL}} = 3/[2,0]m$ .  
K<sub>1</sub> - Proj. YAKXs4x120mm<sup>2</sup>;  $L_{\text{KABEL}} = 4,0m$ .  
M - Proj. przelotowa mufa kablowa LJSB-4x50-120-PL03.

**Współrzędne projektowanego przyłącza enn**

X	Y
1. 5935396.3107	5553856.3881
2. 5935397.6200	5553857.9000

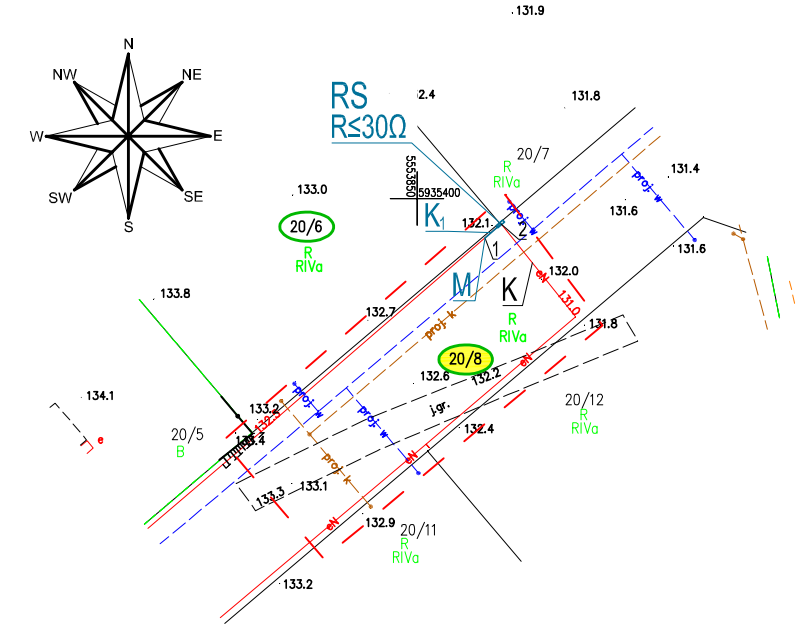

Inwestor:			<b>ENERGA-OPERATOR SA Oddział w Koszalinie</b> ul. Morska 10; 75-950 Koszalin		
Biuro projektowe:			<b>3PROJEKTY Norbert Kundera</b> ul. Królewiecka 21; 78-500 Drawsko Pom.		
Projekt zagospodarowania terenu w części rysunkowej został sporządzony na kopii mapy do celów projektowych zgodnej z oryginałem. Protokół weryfikacji nr GK.6640.63.2025_16710 z dnia 05-02-2025r.					
Projektował:		Data:		Podpis:	
inż. Norbert Kundera Uprawnienia budowlane do projektowania bez ograniczeń w specjalności instalacyjnej w zakresie sieci, instalacji i urządzeń elektrycznych i elektroenergetycznych ZAP/0088/POOE/06		kwiecień 2025r.			
<b>PROJEKT ZAGOSPODAROWANIA TERENU</b> Budowa przyłącza elektroenergetycznego nn do przyłączenia domu jednorodzinnego na terenie działki nr 20/6 w m. Drawsko Pom., ul. J.T.Makowskiego. Teren inwestycji, dz. nr: 20/8 obr. 0003 m. Drawsko Pom.				Nr umowy: ZN/6414/5252MZI/2024/2403761/1	
				Nr zadania inwestycyjnego: OBI/52/2403761	
				Skala: 1:500	Nr rys.: E-01

