

MAPA DO CELÓW PROJEKTOWYCH
aktualna pod względem syt. -wys. i uzbrojenia
podziemnego terenu na dzień 23.08.2024 r.

SKALA 1:500

Usługi Geodezyjne - Kartograficzne
"GEO-PLUS"
mgr inż. Jarosław Pluszcz
83-110 Toruń, ul. Kaszubska 6/19
NIP: 5792043127 REGON: 220802249
tel. 506 393 043

Opracował:

mgr inż. Jarosław Pluszcz
geodeta uprawniony
uprawnienia nr 20789

Dnia: 23.08.2024 r.

Gmina: 221309_4, Skarszewy - M

Obwód: 0004, Skarszewy

Działka: 30

Km.: 6.214.24.03.4.4

ID: GG-II.6640.2829.2024

Zakres opracowania mapy:

UWAGA: Nie wyklucza się istnienia urządzeń podziemnych nie zgłoszonych do inwentaryzacji, o których brak jest danych w branżach.


Mapa została wykonana bez ustalenia obciążeń służebnościami gruntowymi.

Układ odniesienia poziomy: "2000 strefa 6"

Układ odniesienia pionowy: PL-EVRF2007-NH

Poświadczam, że niniejszy dokument został opracowany w wyniku prac geodezyjnych i kartograficznych, których rezultaty zawiera operat techniczny pozytywnie zweryfikowany. Jednocześnie informuję, że jestem świadomy odpowiedzialności karnej za złożenie fałszywego oświadczenia.	
Identyfikator zgłoszenia prac geodezyjnych:	GG-II.6640.2829.2024
Oрган służby geodezyjnej, który otrzymał zgłoszenie:	Starosta Starogardzki
Wykonawca prac geodezyjnych:	GEO-PLUS mgr inż. Jarosław Pluszcz
Nr oraz data sporządzenia dokumentu zawierającego wynik pozytywnej weryfikacji:	GG-II.6640.2829.2024_4.3075 z dnia 03.09.2024 r.
Imię i nazwisko oraz nr uprawnień zawodowych kierownika prac:	mgr inż. Jarosław Pluszcz Upr. nr 20789

mgr inż. Jarosław Pluszcz
geodeta uprawniony
uprawnienia nr 20789

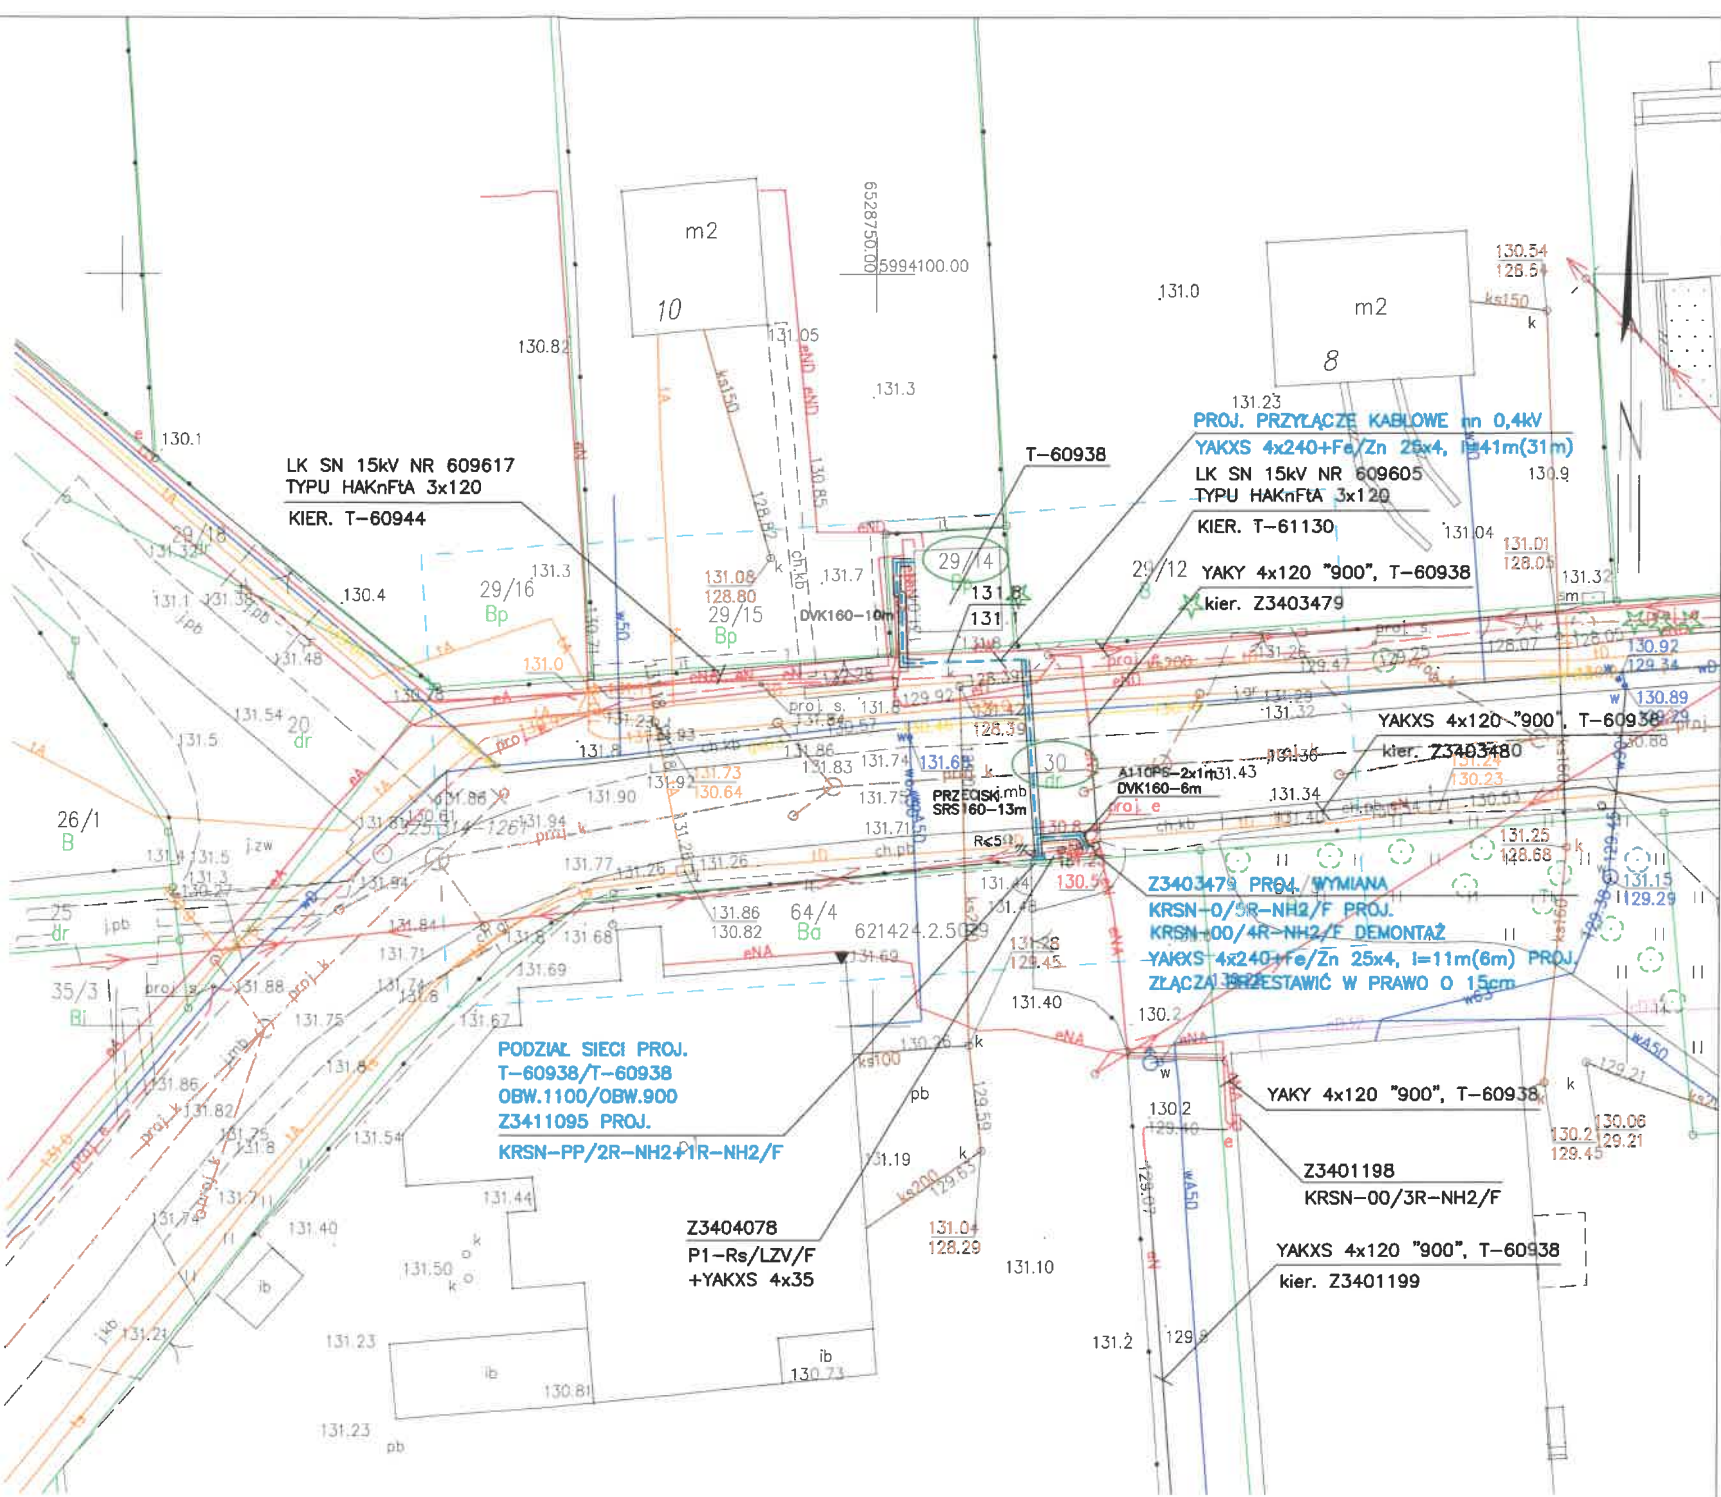

LEGENDA:

- Proj. przyłącze kablowe nn 0,4kV
dł. całkowita kabla (dł. trasy kabla)
- Proj. złącze kablowe
- Nr działek, których dotyczy zadanie inwestycyjne
- Rura osłonowa
- Rzędne kabla (zweryfikować na przekazaniu placu budowy)
- Symbol uziemiania

UWAGI:

- W miejscach skrzyżowań z siecią telekomunikacyjną zastosować rury dwudzielne A110PS (na kabel telekomunikacyjny)

FIRMA STANEL ul. Kalinowa 1 83-033 Gołębiewo Wielkie	
INWESTOR: Energa-Operator S.A. ul. Marynarki Polskiej 130, 80-557 Gdańsk	
PROJEKT: Przyłącze kablowe nn 0,4kV do dz. 64/4-budowa	
ADRES: Jednostka ewidencyjna: Miasto Skarszewy 221309_4 Obwód: Skarszewy [Nr 0004] Działki nr: 29/14, 30	
RYSUNEK: Projekt zagospodarowania terenu	
NR ZADANIA: OBI/34/2403514	SKALA: 1:500
DATA: VI.2025	IMIĘ I NAZWISKO: inż. Stanisław Skulimowski Upr. Nr POM/0127/PWOE/04 w specjalności instalacyjnej w zakresie sieci, instalacji i urządzeń elektrycznych i elektroenergetycznych
PROJEKTANT:	NR RYS. E-01
OPRACOWAŁ: mgr inż. Jonasz Dworek	