


MAPA DO CELÓW PROJEKTOWYCH		
Skala mapy	1:500	
Położenie obszaru opracowania: Miejscowość	Szczepidło ul. Tymiankowa	
Nazwa gminy	Krzymów	
Obręb ewidencyjny	identyfikator	0023
	nazwa	SZCZEPIDŁO
Oznaczenie układu współrzędnych	Prostokątnych płaskich	PL-2000/6
	Układu wysokości	PL-EVRF2007-NH
Określenie obszaru, który był przedmiotem aktualizacji	-----	
Identyfikator zgłoszenia prac geodezyjnych	Z.40600.407.2024	
Data opracowania mapy	29.01.2024	

Nie wyklucza się istnienia w terenie innych przewodów oraz sieci uzbrojenia terenu, które nie zostały zgłoszone do pomiaru w ramach geodezyjnej inwentaryzacji powykonawczej lub brak jest informacji w instytucjach branżowych.

BIURO USŁUG GEODEZYJNYCH
Rolski Piotr
62-500 Konin, ul. J. Dąbrowskiego 26
tel. 0-608 125 740
Regon 310203938 NIP 665-104-07-59

inż. geod. Piotr Rolski
geodeta uprawniony
nr uprawnień zawodowych 16738

Oświadczam, że niniejszy dokument został opracowany w wyniku prac, których rezultaty zawiera operat techniczny wpisany do ewidencji materiałów państwowego zasobu geodezyjnego i kartograficznego. Jestem świadomy odpowiedzialności karnej za złożenie fałszywego oświadczenia	
Identyfikator zgłoszenia prac geodezyjnych	Z.40600.407.2024
Nazwa organu prowadzącego państwowy zasób geodezyjny i kartograficzny	STAROSTA KONIŃSKI
Identyfikator ewidencyjny operatu technicznego i data przyjęcia do zasobu	P.3010.2024.443 z dnia 01.02.2024
Wykonawca prac geodezyjnych	Biuro Usług Geodezyjnych Rolski Piotr
Imię i nazwisko oraz numer uprawnień zawodowych kierownika prac geodezyjnych	inż. geod. Piotr Rolski nr uprawnień 16738

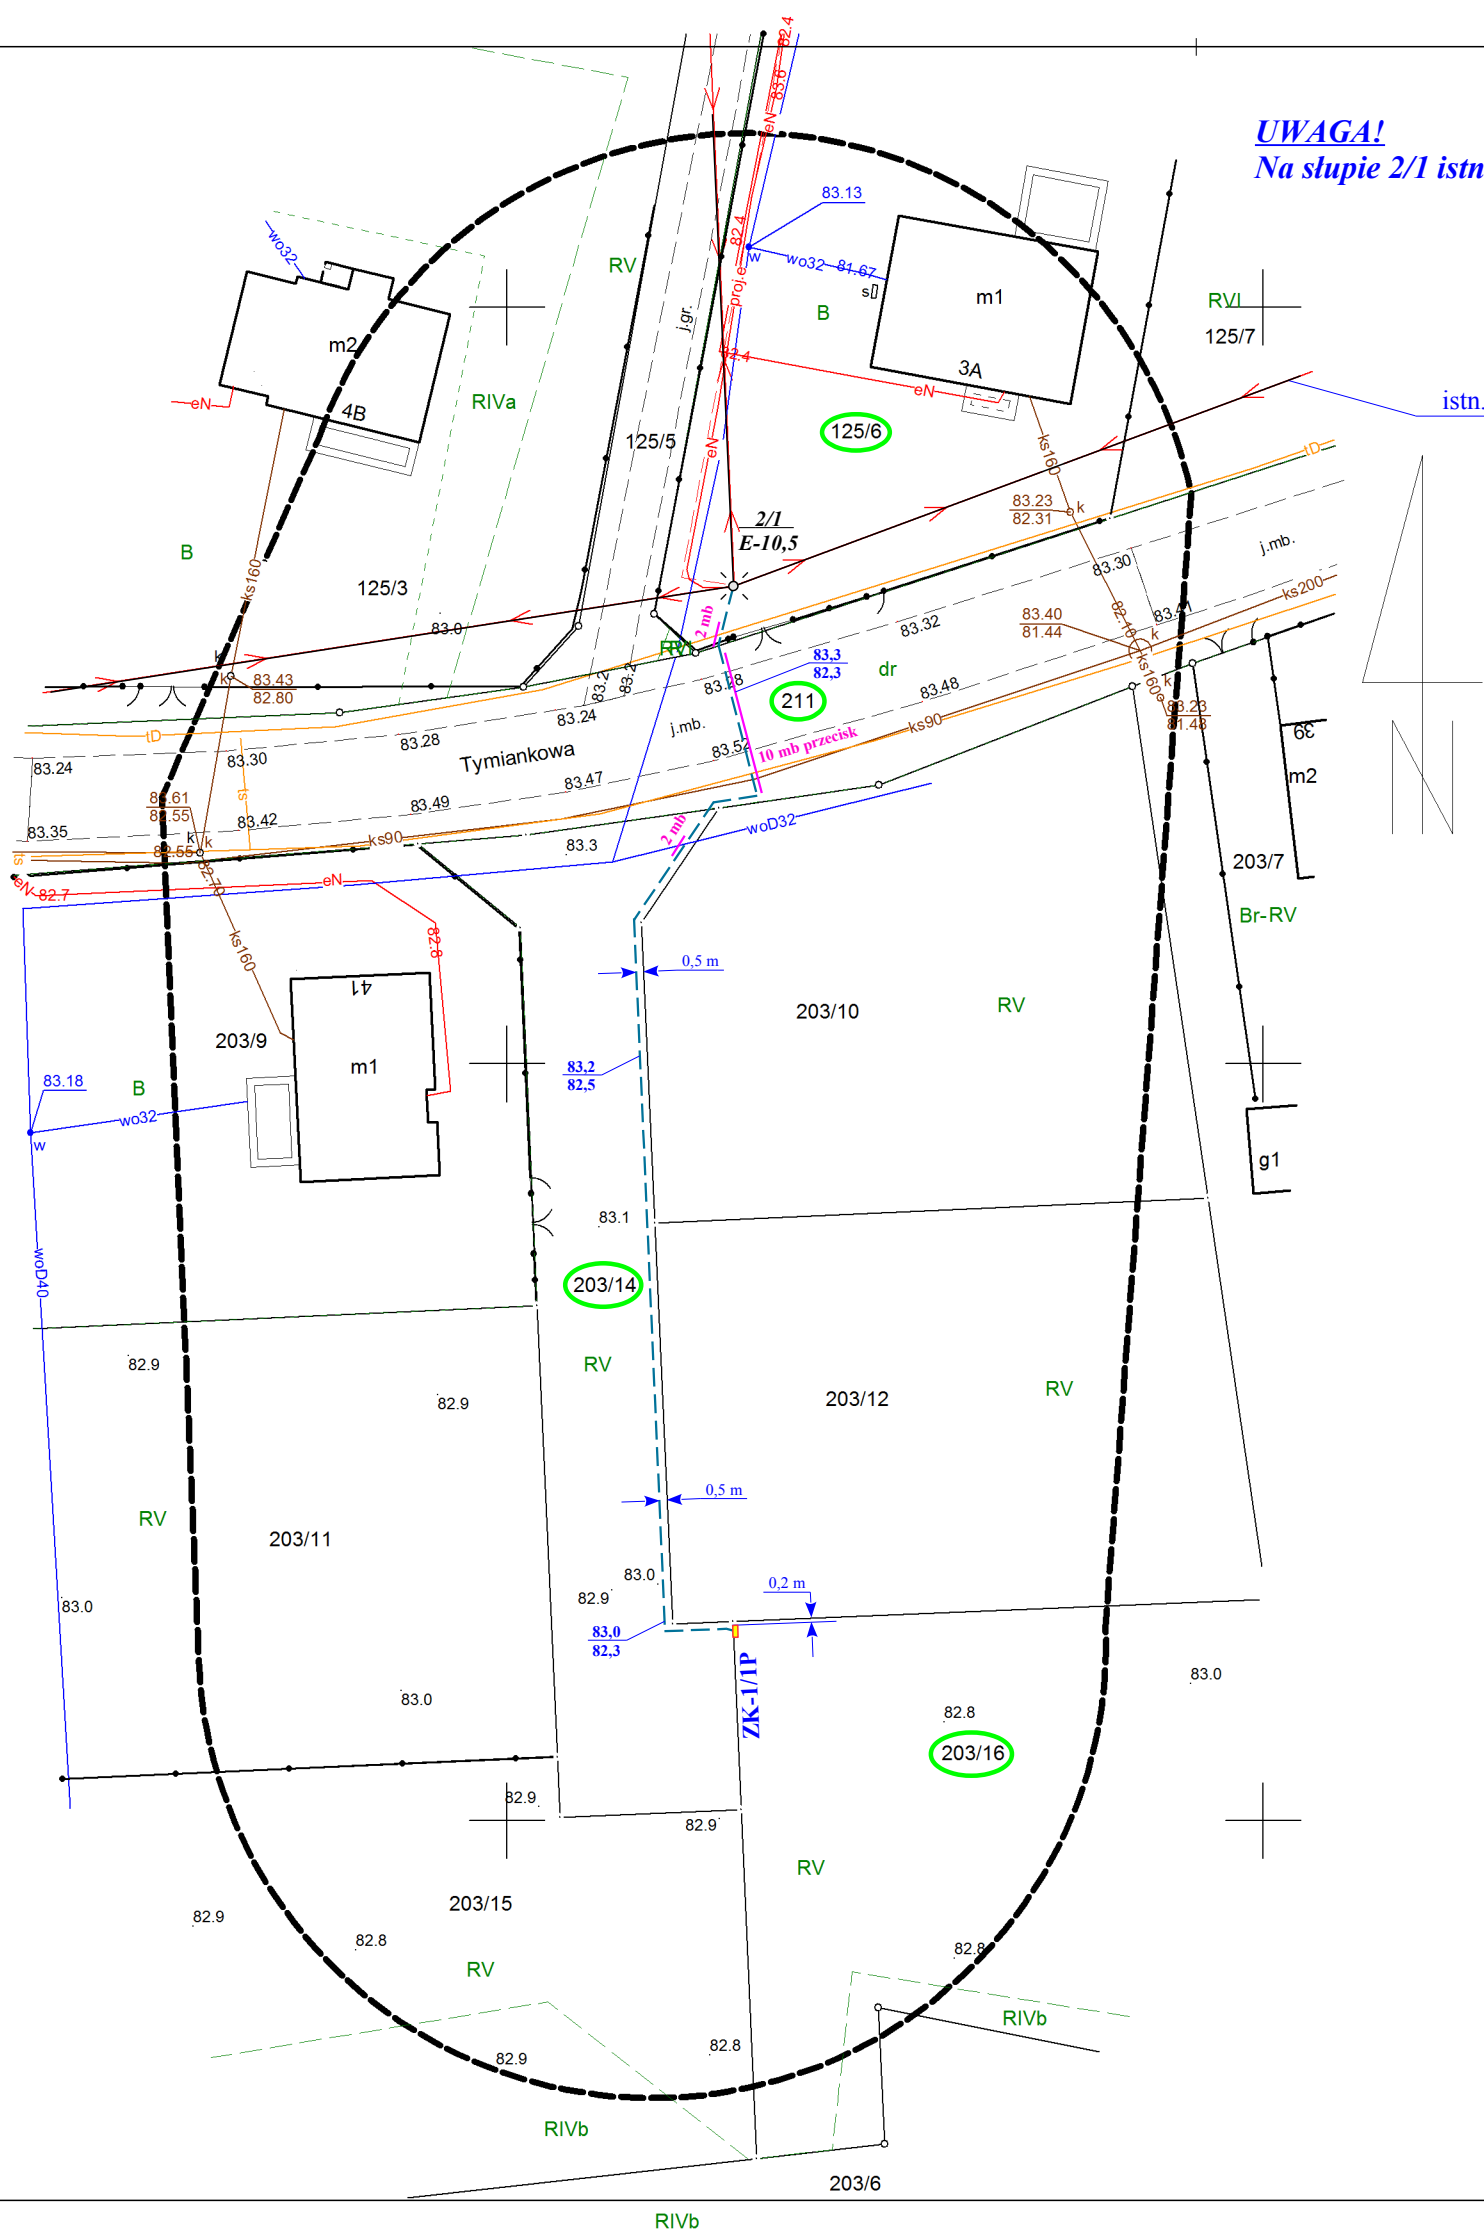

UWAGA!
Na słupie 2/1 istniejące gniazdo bocianie

istn. linia ASXSn 4×70
(450379-02)

Legenda

- ZK-1/1P — proj. złącze kablowe typu P1-Rs/LZV/LZR/F,
- zacisk PEN w złączu uziemić, $R \leq 30 \Omega$
- proj. kabel NA2XY (YAKXs) SE 0,6/1 kV 4×70, długość 78/95 mb
- proj. rura osłonowa SRS 110 (przecisk) lub DVK 110, długość wg opisu
- $\frac{2/1}{E-10,5}$ o istniejący słup w linii nN (na słupie 2/1 zabudować ograniczniki
przebieg 3×SE45 450 BZ 10, uziom uzupełnić do wartości $R \leq 10 \Omega$)

Działki: obręb Szczepidło – 211, 203/14, 203/16, obręb Zalesie – 125/6

Przedsiębiorstwo Handlowo Usługowe „ELMIX” s. c. w Koninie		
PROJEKTOWAŁ: Upr. proj. w zakresie sieci i inst. elektr. UAB.8346/II/74/89	mgr inż. Florian Lewandowicz <i>podpis</i>	INWESTOR: ENERGA – OPERATOR S. A. Oddział w Kaliszu 62-800 Kalisz Al. Wolności 8 (RD w Koninie)
SPRAWDZIŁ: Upr. proj. w zakresie sieci i inst. elektr. GPB.I.7342-6/97	inż. Wojciech Ćwikliński <i>podpis</i>	
OBIEKT: Linia kablowa nN i przyłącze nN w m. Szczepidło gm. Krzymów, działki jw.		
TREŚĆ: Projekt zagospodarowania terenu		
SKALA: 1 : 500	DATA: styczeń 2024	NR RYS. 1.
NR WP:	P/23/063292	OBI/45/2303898 nr umowy KJ00047/24

STAROSTA KONIŃSKI

Niniejsza dokumentacja była przedmiotem narady koordynacyjnej, która odbyła się za pomocą środków komunikacji elektronicznej
Data narady: 2024-02-06
Znak sprawy: MN.405.61.2024
Uwagi i zalecenia zostały zawarte w protokole z narady koordynacyjnej
Przewodniczący narady: Grażyna Nowacka