

Województwo : wielkopolskie
Powiat: koniński
Jednostka ewidencyjna: 301003_2 Kazimierz Biskupi
Obręb ewidencyjny: 0018 Władimirów

Identyfikator zgłoszenia
prac geodezyjnych: Z.40600.4031.2023

MAPA DO CELÓW PROJEKTOWYCH

Sekcja 6.174.22.05.1.2 skala 1 : 500

Działka 104/2 Ark. 1 Pow. 0,0732 ha Dok. wł. Akt Not. Rep. A Nr 5721/2023
z dn. 28.09.2023

Właściciele: Grzegorz Włodzimierz Kobierski s. Włodzimierza i ż. Arleta


| | |
|---|---|
| Układ współrzędnych płaskich: | 2000 |
| Układ wysokości: | Kronsztadt 60 |
| Informacje o służebnościach gruntowych mających wpływ na zagospodarowanie gruntów zlokalizowanych w granicach projektowanej inwestycji: | Mapa do celów projektowych została wykonana bez ustalania obciążeń dotyczących służebności gruntowych ujawnionych w księgach wieczystych. |
| Data opracowania mapy: | 05.10.2023 |

Oznaczenie granic obszaru aktualizowanego:

Bajerski
USŁUGI GEODEZYJNE I INFORMACYJNE
Adam Bajerski
Ciepła 26m St. 400 Supca
NIP: 661-174-37-34 REGON: 365313849

GEODETA
mgr inż. Adam Bajerski
nr uprawnień 15289

| | |
|--|---|
| Proświadcza, że niniejszy dokument został opracowany w wyniku prac geodezyjnych i kartograficznych, których rezultaty zawiera operat techniczny pozytywnie zweryfikowany. Jednocześnie informuje, że jest świadomy odpowiedzialności karnej za złożenie fałszywego oświadczenia. | |
| Identyfikator zgłoszenia prac geodezyjnych | Z.40600.4031.2023 |
| Organ służby geodezyjnej, który ma zgłoszenie | Starosta Koniński |
| Wykonawca prac geodezyjnych | Bajerski |
| Wykonawca prac informacyjnych | Usługi Geodezyjne i Informacyjne Adam Bajerski |
| Nr oraz data sporządzenia dokumentu zawierającego wyniki pozytywnie zweryfikacji | Protokół Weryfikacji nr Z.43600.4031.2023 z dnia 16.10.2023 |
| Linie i nazwisko oraz nr uprawnień zawodowych kierownika prac | Dariusz Bajerski |
| Nr uprawnień | Nr uprawnień 15289 |

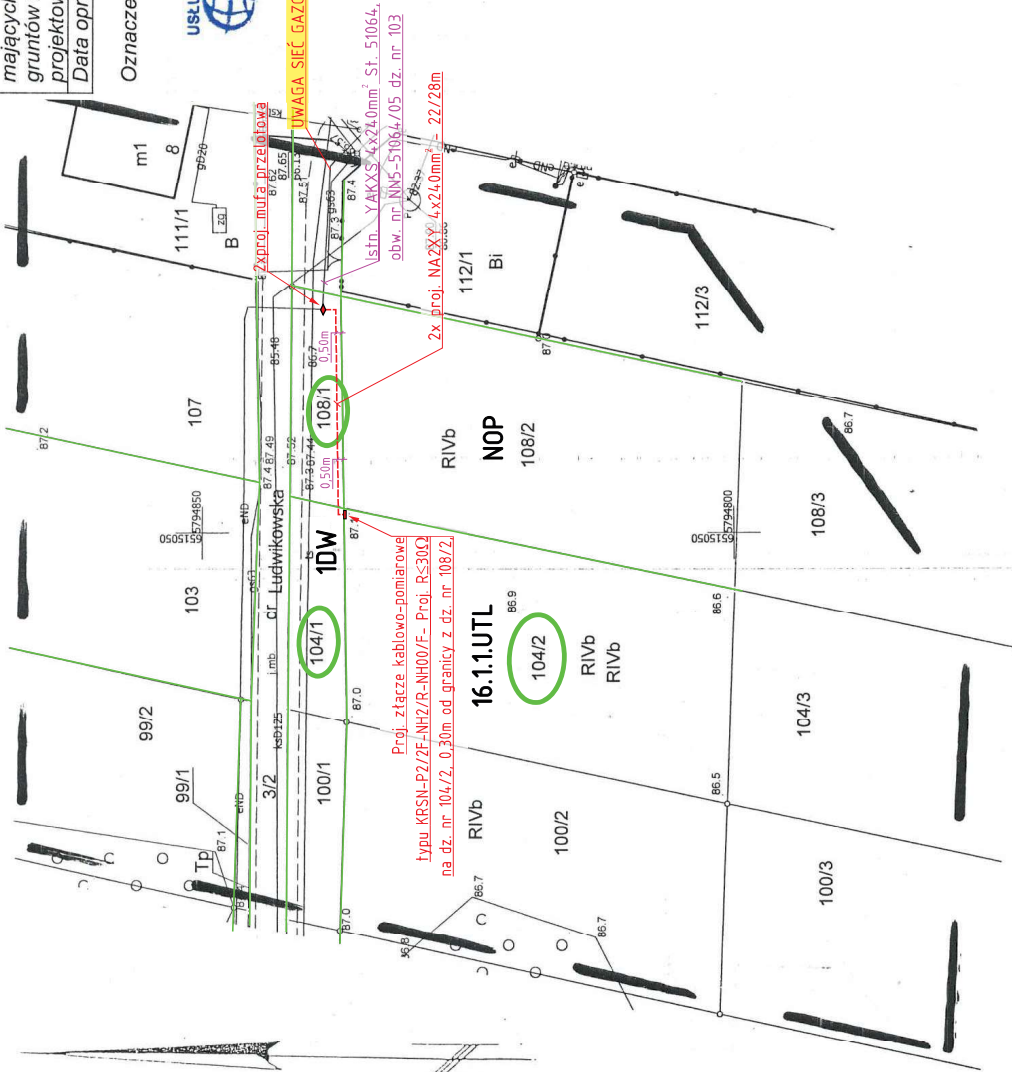

- LEGENDA I ZESTAWIENIE LINII
- Proj. NA2XY 4x240mm² - 44/56m.
 - Proj. złącze kablowo-pomiarowe KRSN-P2/2F-NH2/R-NH00/F - 1 szt.
 - Proj. mufa przelotowa - 2szt.

UWAGI

- Wykopy pod kabel mN-0,4 kV w pobliżu istniejących urządzeń podziemnych WYKONAĆ RĘCZNIE!
- Przed przystąpieniem do prac istniejące uzbrojenie podziemne zlokalizować przy pomocy przekopów próbnych pod nadzorem właścicieli urządzeń
- Zapoznać się z uzgodnieniami branżowymi
- Skrzyżowania i zbliżenia do urządzeń podziemnych wykonać zgodnie z normą N SEP-E-004.

| | | | |
|---|-------------|---|-----------------------------------|
| Obiekt: | P/23/075215 | KJ00050/23 | OBI/45/2303921 |
| Projektował: mgr inż. Grzegorz Jarysz Upr. bud. nr WKP/0169/POD/12 Specjalność: instalacyjna w zakresie sieci, instalacji i urządzeń elektrycznych i elektroenergetycznych | | | |
| Budowa linii elektroenergetycznej mN-0,4kV kablowej dla zasilania budynku mieszkalnego - jednorodzinnego na dz. nr 104/2 w m. Ludwików, gm. Kazimierz Biskupi, pow. koniński, woj. wielkopolskie. | | | |
| Przedmiot projektu: Projekt zagospodarowania terenu | | | |
| Data: 02.2024 | | Skala: 1 : 500 | Symbol: Nr rys. 156/23 1 |
| | | Nr ewid. WKP/0169/POD/12 | |
| | | Opracował: mgr inż. Aleksander Ariszewski | |
| | | Symbol: Nr rys. 156/23 1 | |
| | | 55 | |