


Współrzędne posadowienia stacji:
A: X: 6011352,91 Y: 6541420,91
B: X: 6011350,43, Y: 6541420,93
C: X: 6011350,47, Y: 6541423,99
D: X: 6011352,18, Y: 6541423,97

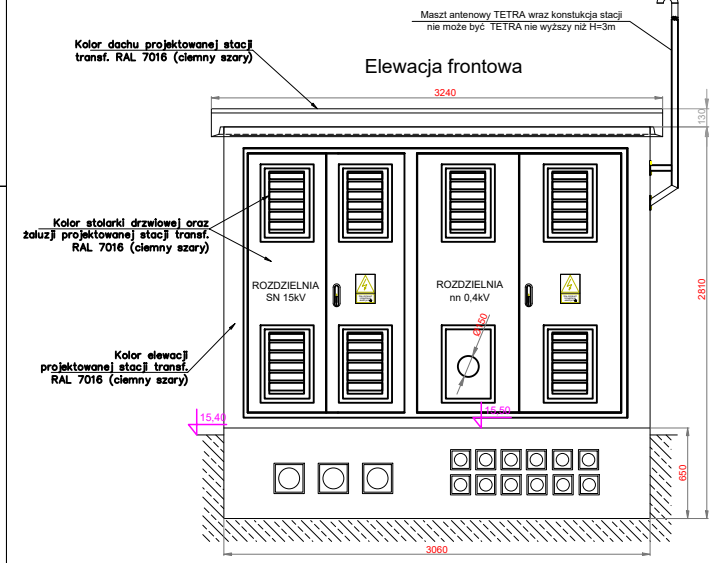

Obiekt: Ciepłownia
Sektory mapy: 6.218.26.16.4.2: 6.218.26.17.3.1
ID: GKIK-PODGIK.6640.1.154.2024
Układ odniesienia poziomy: 2000
Układ odniesienia wysokościowy: PL-EVRF007-NH
W zakresie opracowania mapa aktualna na dzień 11.01.2024r. (data pomiaru).
Mapa powstała na podstawie pomiaru bezpośredniego w terenie, pliku kcd programu TurboMap v.10.0 oraz aktualizacji w zakresie opracowania.
Nie wyklucza się istnienia w terenie innych, nie wykazanych na niniejszej mapie urządzeń podziemnych, które nie zostały zgłoszone do inwentaryzacji.
Uwaga:
Nie przeprowadzono badania ksiąg wieczystych pod kątem występowania ewentualnych obciążeń służebnościami gruntowymi.
--- oznaczenie granic obszaru, który był przedmiotem aktualizacji

REFERAT UZGADNIANIA DOKUMENTACJI PROJEKTOWEJ
STAROSTWA POWIATOWEGO W PRUSZCZU GDAŃSKIM
W granicach opracowania mapy występują projektowane przewody i urządzenia techniczne zgodne z treścią mapy.

Województwo: pomorskie
Powiat: gdański
Jednostka ewidencyjna: 220404_2, Pruszcz Gdański
Obręb: 0020, Ciepłownia
Działka: 19, 227/4

MAPA DO CELÓW PROJEKTOWYCH
SKALA 1:500

REFERAT UZGADNIANIA DOKUMENTACJI PROJEKTOWEJ
STAROSTWA POWIATOWEGO W PRUSZCZU GDAŃSKIM
W granicach opracowania mapy występują projektowane przewody i urządzenia techniczne zgodne z treścią mapy.

GEO-PROFESSIONAL
Usługi Geodezyjno-Kartograficzne
Paweł Brzozowski
83-110 Tczew ul. Jagiellońska 55
tel. 507-417-461 e-mail: geo-professional@o2.pl


Pruszcz Gdański, dnia 11.01.2024r.

OŚWIADCZENIE	
Niniejszy dokument został opracowany w wyniku prac geodezyjnych i kartograficznych, których rezultaty zawiera opisy i rysunki techniczne. Jednocześnie informuję, że jestem świadomy odpowiedzialności karnej za złożenie fałszywego oświadczenia.	
Dane identyfikujące zgłoszenie prac geodezyjnych	GKIK-PODGIK.6640.1.154.2024
Nazwa organu Starostwa Powiatowego (Kartograficzne)	STAROSTWA POWIATOWEGO W PRUSZCZU GDAŃSKIM
Wykonawca prac geodezyjnych	GEO-PROFESSIONAL Usługi Geodezyjno-Kartograficzne
Numer i data sporządzenia dokumentu	Protokół weryfikacji nr GKIK-PODGIK.6640.1.154.2024_52965 z dnia 29.01.2024
Imię, nazwisko oraz numer uprawnień zawodowych wykonawcy prac geodezyjnych	Paweł Brzozowski, numer uprawnień 20777

Dokument podpisany przez Paweł Brzozowski
Data: 2024.01.31 08:49:31 CET

Brzozowski Paweł
mgr inż. geodeta
uprawnienia nr 20777

Lokalizacja stacji transformatorowej
skala 1:100

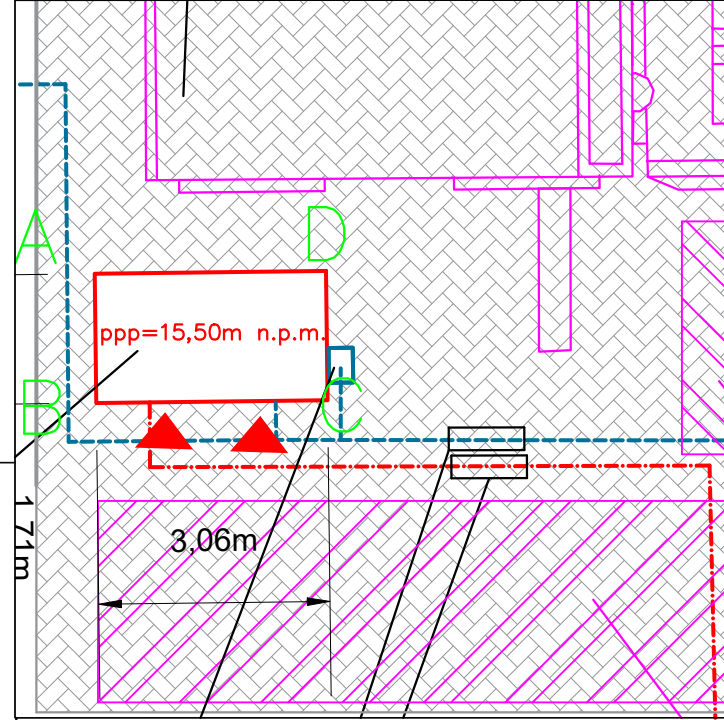

MAREL		MAREL Marcin Szczepny ul. Jaśkowa Dolina 15/15, 80-252 Gdańsk		
Inwestycja:	Budowa stacji transformatorowej kontenerowej SN/nN, przyłącza kablowego SN-15kV oraz sieci elektroenergetycznej nn-0,4kV w celu zwiększenia bezpieczeństwa energetycznego odcinków odbiorców oraz zasilania stacji ładowania pojazdów elektrycznych w m. Ciepłownia przy ul. Sosnowej			
Adres inwestycji:	Ciepłownia ul. Sosnowa działki nr 236, 19, 227/4, 227/7 obręb 0020 oraz 199/1 obręb 0015			
Investor:	ENERGA-OPEATOR S.A. ul. Marynarki Polskiej 130, 80-557 Gdańsk			
Nr ZN:	ZN/10538/303M2/2023/2303016 / OBI/33/2303016			
Stadium:	PROJEKT ZAGOSPODAROWANIA TERENU			
Imię i nazwisko:	Nr uprawnień:	Podpis:	Rysunek nr:	K-1
Projektował:	Marcin Szczepny [spec. inst.]	POM/0191/PDOE/14	Skala:	1:500
Sprawił:	Mariusz Łopatyński [spec. inst.]	POM/0183/PWBE/19	Data:	12.2024

- LEGENDA
- Projektowane linie kablowe nn-0,4kV typu YAKXS 4x120mm² i YAKXS 4x240mm²
 - Projektowane przyłącze kablowe SN-15kV typu 3xNA2XS(FL)2Y 1x150mm²
 - Projektowana rura osłonowa RHDPEp/HDPEk 160
 - Projektowane złącze kablowe
 - Projektowana stacja transformatorowa