

MAPA DO CELÓW PROJEKTOWYCH

Skala 1: 500

Obręb: 040102_1.0001 CIECHOCINEK

dz: 646/17 (w/g zakresu), ul. Bema

Jedn. Ewid. 040102_1 miasto Ciechocinek

Powiat: aleksandrowski

woj: kujawsko-pomorskie

Mapa w oznaczonym zakresie

stan na dzień: 13.08.2025 r.

Rej : GN.Go.6640.1247.2025

Układ współrzędnych: PL 2000/18 ;

Geodezyjny układ odniesienia: EYRF 2007

Przedmiotowa mapa do celów projektowych została

wykonana bez ustalenia obciążeń służebnościami

gruntowymi ujawnionymi w księgach wieczystych

Zakres aktualizacji:

Nie wyklucza się istnienia w terenie innych niż wykazanych

na niniejszej mapie urządzeń podziemnych, które nie były

zgłoszone do inwentaryzacji geodezyjnej.

Mapę opracował: Piotr Urbański w dniu 13.08.2025

Kierownik prac: Piotr Urbański nr upr. 9958

Poświadczam, że niniejszy dokument został opracowany w wyniku prac geodezyjnych i kartograficznych, których rezultaty zawiera operat techniczny pozytywnie zweryfikowany. Jednocześnie informuję, że jestem świadomy odpowiedzialności karnej za złożenie fałszywego oświadczenia.

Identyfikator zgłoszenia prac geodezyjnych	GN.Go.6640.1247.2025
Organ służby geodezyjnej, który otrzymał zgłoszenie	Starosta aleksandrowski
Wykonawca prac geodezyjnych	Pracownia Geodezyjna GEOTECH Piotr Urbański ul. Modrzewiowa 7 87-700 Aleksandrów Kujawski
Nr oraz data sporządzenia dokumentu zawierającego wynik pozytywny weryfikacji	Protokół weryfikacji Nr GN.Go.6640.1247.2025_1 z dnia 19.08.2025
Imię i nazwisko oraz nr uprawnień zawodowych kierownika prac i data sporządzenia	Piotr Urbański Numer uprawnień: 9958 Sporządzono dnia: 13.08.2025

PRACOWNIA GEODEZYJNA
GEOTECH

Piotr Urbański

ul. Modrzewiowa 7, 87-700 Aleksandrów Kuj.

tel./fax (54) 282 47 23, kom. 886 472 609



Regon 910235486, NIP 891-102-87-86

GEODETA

Piotr Urbański

Nr upr. zaw. 9958

szczególowa lokalizacja
proj. szafki pomiarowej

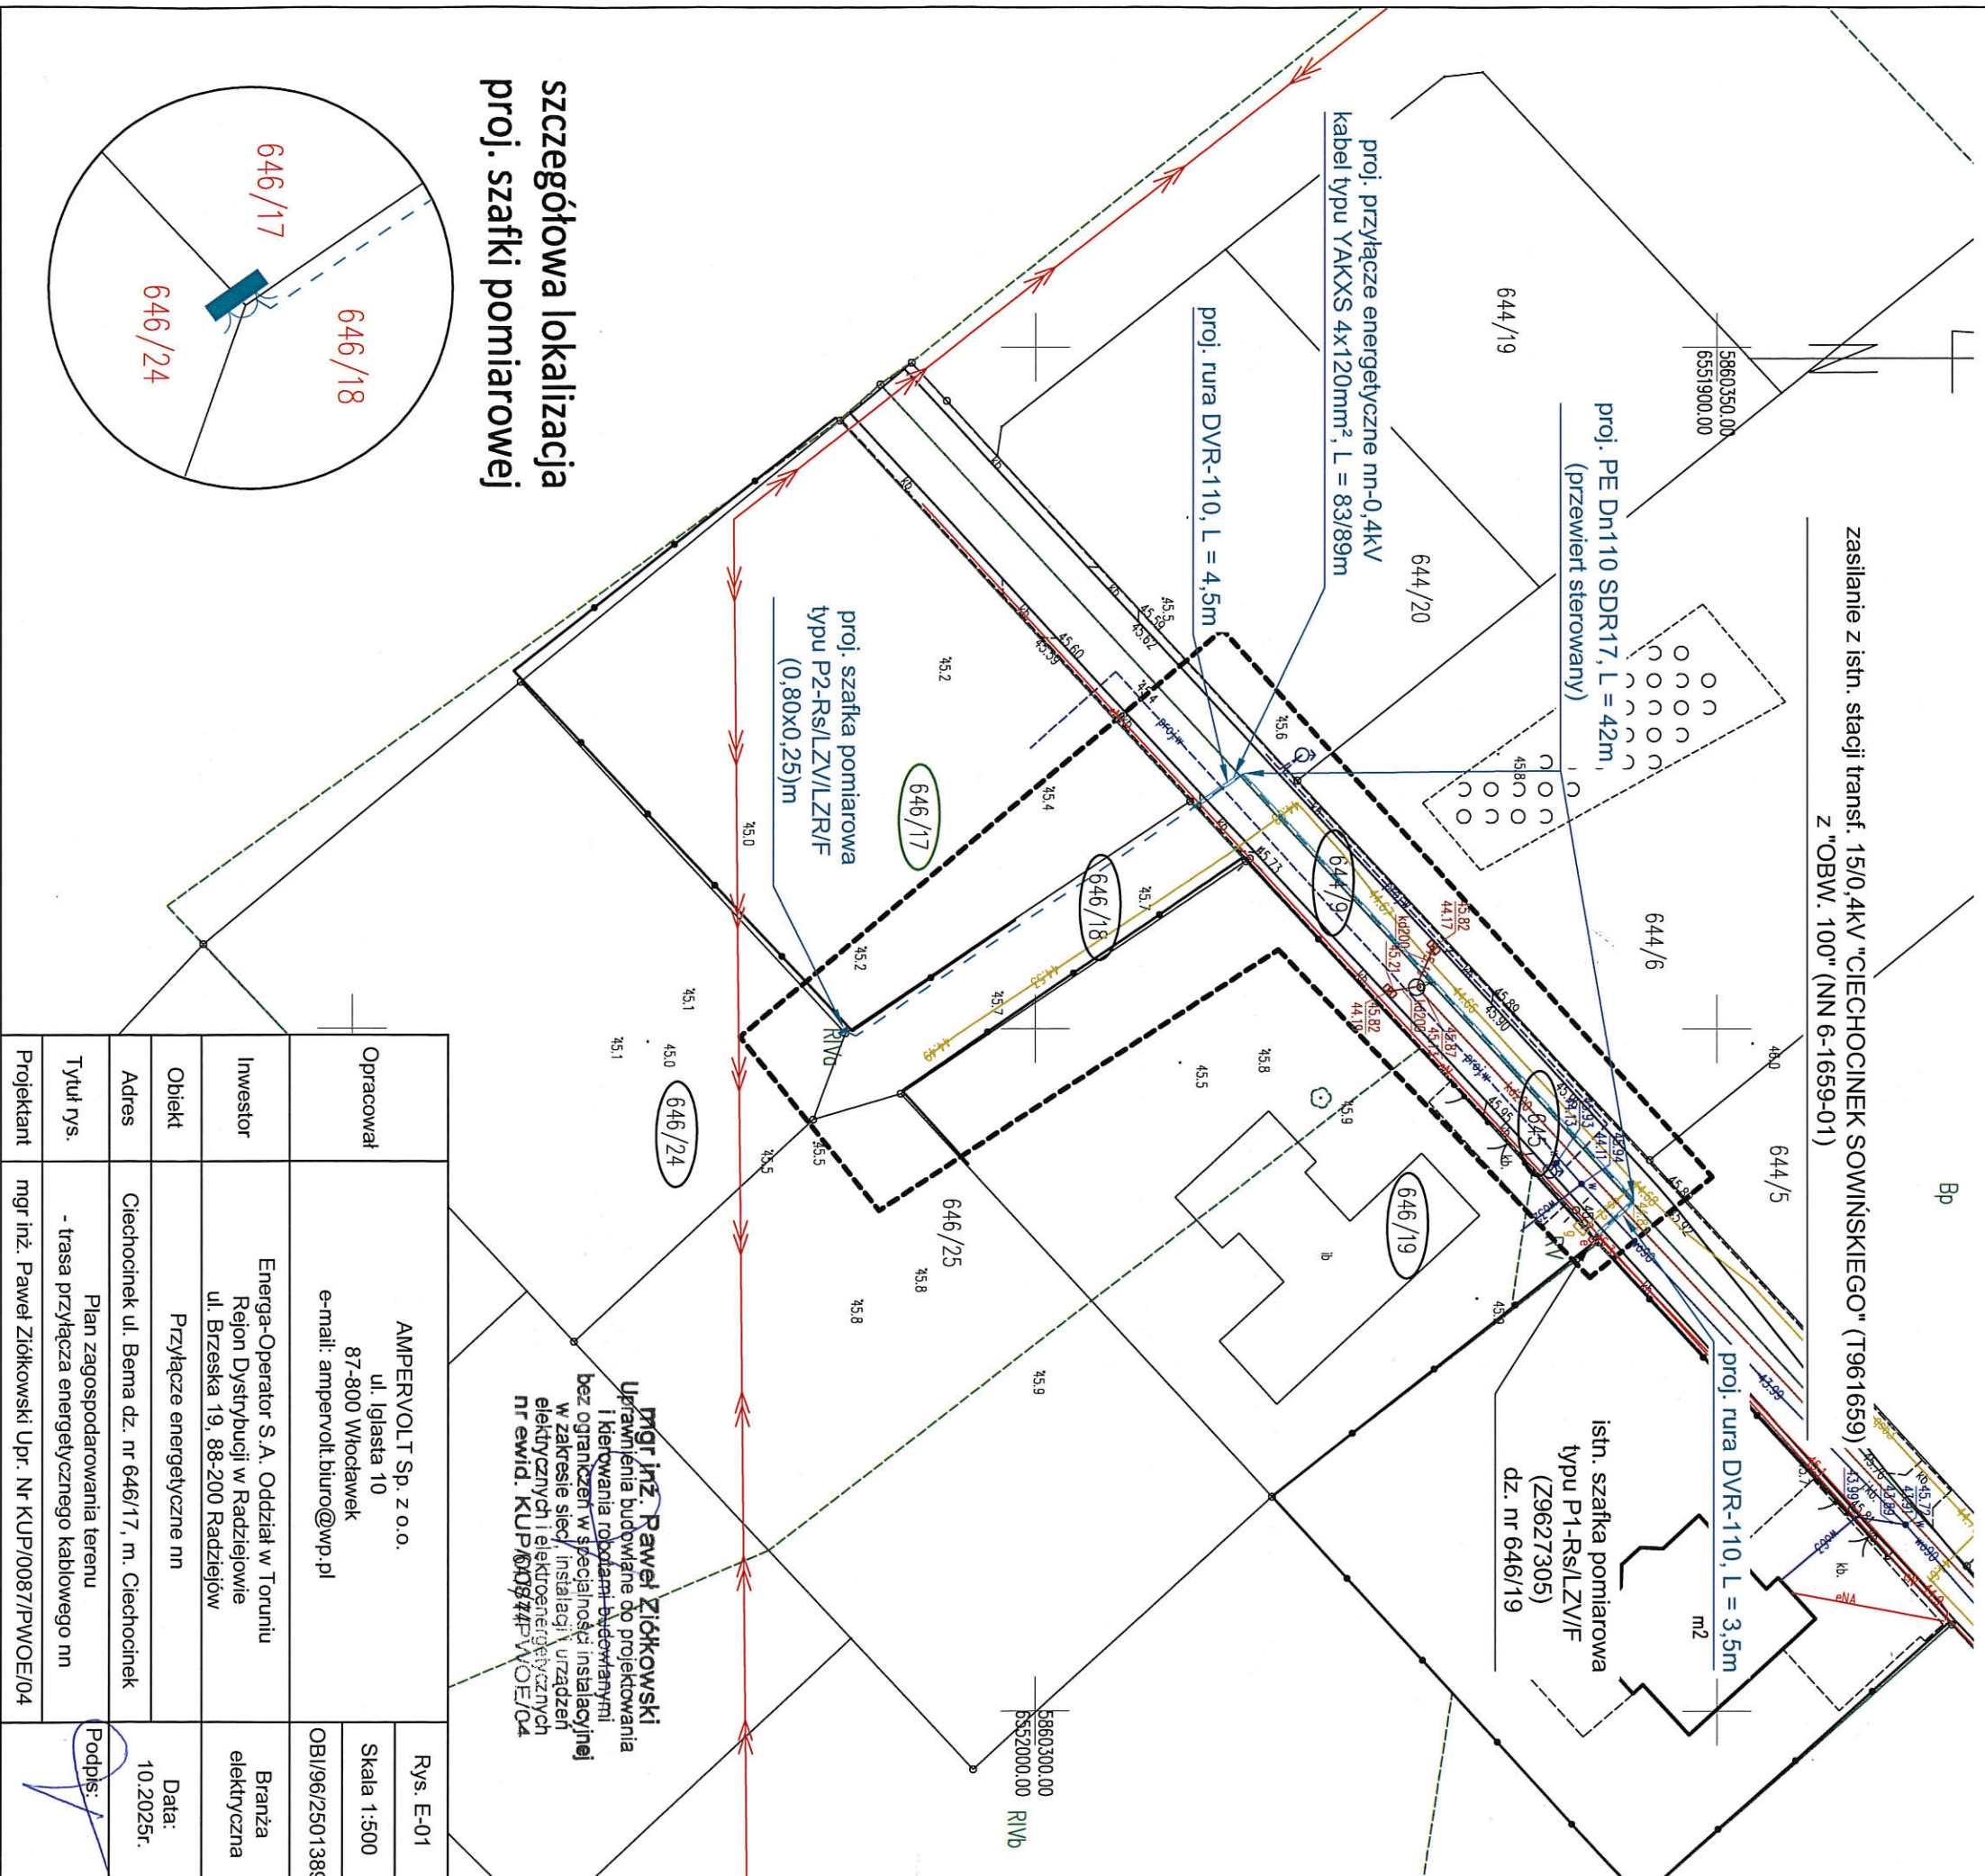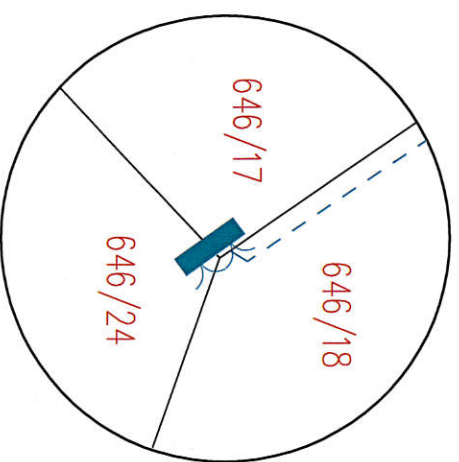

mgr inż. Paweł Ziolkowski
Uprawnienia budowlane do projektowania
i kierowania robotami budowlanymi
bez ograniczeń w specjalności instalacyjnej
w zakresie sieci, instalacji i urządzeń
elektrycznych i elektroenergetycznych
nr ewid. KUP.60844P.WO.E/04

Opracował	AMPERVOLT Sp. z o.o. ul. Iglasta 10 87-800 Włocławek e-mail: ampervolt.biuro@wp.pl	Rys. E-01 Skala 1:500 OBI/96/2501389
Investor	Energia-Operator S.A. Oddział w Toruniu Rejon Dystrybucji w Radziejowie ul. Brzeska 19, 88-200 Radziejów	Branża elektryczna
Obiekt	Przyłącze energetyczne nn	Data: 10.2025r.
Adres	Ciechocinek ul. Bema dz. nr 646/17, m. Ciechocinek	
Tytuł rys.	Plan zagospodarowania terenu - trasa przyłącza energetycznego kablowego nn	Podpis:
Projektant	mgr inż. Paweł Ziolkowski Upr. Nr KUP/0087/PWOE/04	