


Budowa linii kablowej 0,4kV wraz ze złączem kablowo-pomiarowym wg potrzeb ze słupa istniejącej linii napowietrznej 0,4kV (YAKXS 4x70mm² dł. 30m).
Złącze kablowo-pomiarowe przewidzieć na 2 układy pomiarowe w celu zasilania działki nr 353/1 i 353/2 .
Istniejący obwód nr 3 [0314-03] przystosować do nowych warunków obciążenia.

June 28, 2024

P/24/045086 - zasilanie docelowe
Moc 16,5kW- zab. 3x32A

28.06.2024
Technik ds. Przyłączeń
Arkadiusz Karbowski


TR-100kVA, SZ-51 zab. gF/3x125A,
przewód AsXSn 4x95mm² dł. 420m

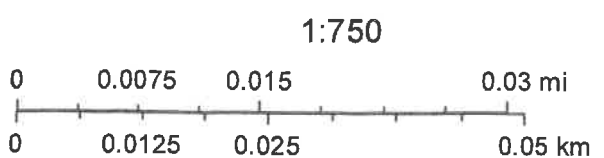

PROJEKT ZAGOSPODAROWANIA
Działki nr 353/2
CIBORY gm. OSTRÓDA
Inwestor: MALWINA ŁYSKAWA

LEGENDA:

- ① Projektowany budynek mieszkalny jednorodzinny
2 Śmietnik
3 Miejsce postojowe
4 Przydomowa przepompownia ścieków
Teren utwardzony
Tarasy i schody
Teren zieleni
Ø 160PVC Projekt. przył. kanaliz. grawitacyjne
- II ETAP wg. oddzielnego opracowania
Ø 63PE Projekt. przył. kanaliz. tłoczne
- II ETAP wg. oddzielnego opracowania
PE Ø 32 Projektowane przył. wodociągowe
e Projektowana energetyczna WLZ
- - - Nieprzekraczalna linia zabudowy
[] Granice terenu inwestycji
[] Obszar oddziaływania obiektu
[] Granice terenu objętego opracowaniem
A B Istniejąca skarpa do likwidacji
Projektowana skarpa

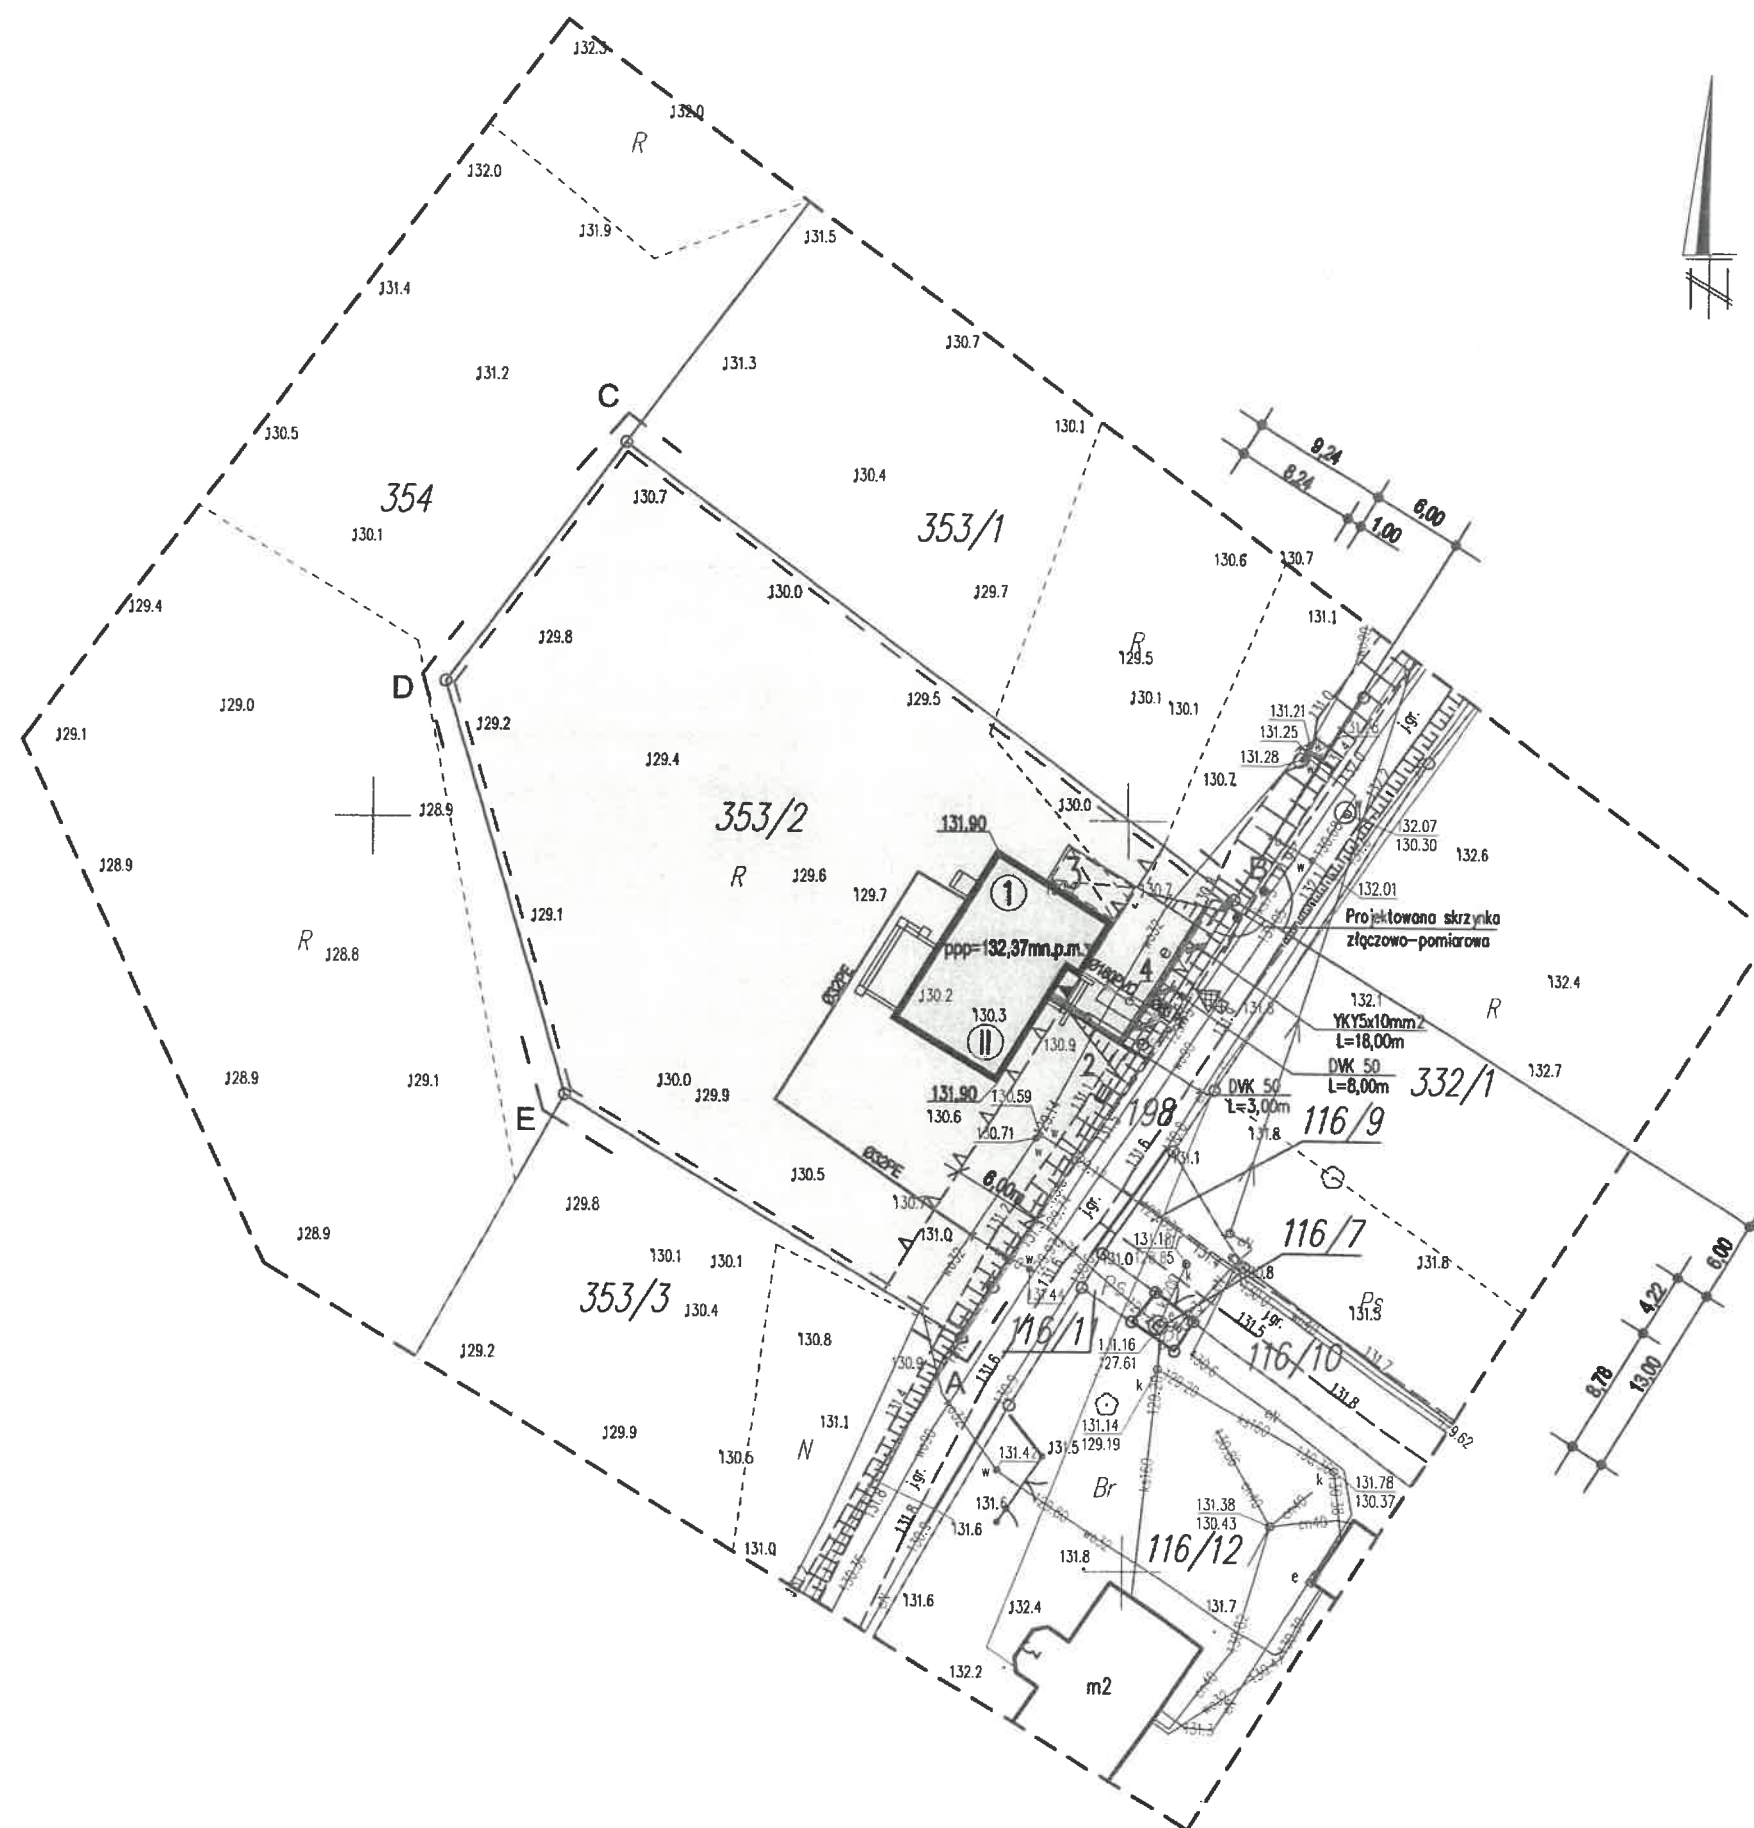

PROJEKT ZAGOSPODAROWANIA TERENU	Biuro Projektowe "ARCHI-B"s.c. 14-100 Ostróda - Wątkowo ul. Szmaragdowa 8 tel. 696 484 858, 606 265 026		NR. RYSUNKU 1
	OBIEKT:	BUDYNEK MIESZKALNY JEDNORODZINNY CIBORY gm. OSTRÓDA dz. nr 353/2	SKALA 1:500
	INWESTOR:		DATA: LIPIEC 2024r.
	RYSUNEK:	PROJEKT ZAGOSPODAROWANIA TERENU	
	PROJEKTOWAŁ:	mgr inż. arch. Marta Zep upr.bud.3/MMOKK/2020	
	INST. SANITARNE:	mgr inż. Lech Widuła upr.bud. Nr 2229/GD/85	
	INST. ELEKTR.:	tech. Stanisław Plichta upr.bud. 276/73/OL.17/81/OL	