



BIURO USŁUG GEODEZYJNYCH I PROJEKTOWYCH

"KODEM" Sp. z o.o.

83-000 Pruszcz Gdański, Aleja Ks. Józefa Woiwaga 1/1e NIP 593-010-05-20
kom. 692-378-971 e-mail: krzysztof@kodem.eu

MAPA DO CELÓW PROJEKTOWYCH

skala 1:500

KIEROWNIK ROBOTY:
inż. Zbigniew Mazurek
geodeta upr. 6224

Województwo: pomorskie [22]

Powiat: miasto Gdańsk [2261]

Jednostka ewidencyjna: Miasto Gdańsk [226101_1]

Obręb: Osowa [0001]

Obiekt: Gdańsk ul. Wodnika, dz. 1166/12

ID: WG-III.6640.1874.2024

Nr sekcji mapy zasadniczej: 6.222.24.15.1.2

Układ odniesienia: poziomy - PL-2000 strefa 6 (18)

wysokościowy - PL-EVRF2007-NH

Prace polowe: inż. Krzysztof Mazurek

Prace kameralne: inż. Krzysztof Mazurek

Pomiar wykonano dnia 06.05.2024 r.

Baza z dnia 05.05.2024 r.

Nie wyklucza się istnienia w terenie innych, nie wykazanych na niniejszej mapie urządzeń podziemnych, które nie zostały zgłoszone do inwentaryzacji.

Przed przystąpieniem do prac projektowych należy na niniejszy podkład mapowy nanieść urządzenia techniczne nadziemne i podziemne:

a. projektowane i uzgodnione w Referacie Koordynacji Sytuowania Projektowanego Uzbrojenia Terenu.

Właściciel, władający, inwestor, są prawnie zobowiązani do ochrony znaków geodezyjnych na terenie inwestycji budowlanej (nieruchomości).

(art. 15, 48 pkt. 3 Ustawy z dnia 17.05.89r. Dz.U. Nr 30, poz. 163 - Prawa geod. i kartograf.).

Mapa w postaci numerycznej wykonana na podstawie danych pozyskanych metodą łączoną (pomiar bezpośredni, materiały archiwalne, digitalizacja).

Granice wniesiono na podstawie pliku dxf otrzymanego z ODGIK w Gdańsku.

Służebności gruntowych w KW nie badano.

--- ZAKRES OPRACOWANIA

REFERAT KOORDYNACJI SYTUOWANIA
PROJEKTOWANEGO UZBRÓJENIA TERENUW granicach opracowania mapy występują projektowane i zarejestrowane w RKSPUT przewody i urządzenia zgodnie z treścią niniejszej dokumentacji.
Gdańsk, dn. 05.05.2024 r.

OŚWIADCZENIE

Niniejszy dokument został opracowany w wyniku prac geodezyjnych i kartograficznych, których rezultaty zawiera operat techniczny pozytywnie zweryfikowany. Jednocześnie informuję, że jestem świadomy odpowiedzialności karnej za złożenie fałszywego oświadczenia.

Dane identyfikujące zgłoszenie prac geodezyjnych

WG-III.6640.1874.2024

Nazwa organu Służby Geodezyjnej i Kartograficznej,
który otrzymał zgłoszenie prac geodezyjnychUrząd Miejski w Gdańsku
Wydział Geodezji

Wykonawca prac geodezyjnych

Biuro Usług Geodezyjnych i Projektowych

"KODEM" Sp. z o.o.

Numer i data sporządzenia dokumentu potwierdzającego
wynik pozytywnej weryfikacjiWG-III.6640.1874.2024. 48251
z dnia 20.05.2024 r.Imię, nazwisko oraz numer uprawnień zawodowych
kierownika prac geodezyjnychZbigniew Mazurek
numer uprawnień 6224

W okresie stanu zagrożenia epidemicznego lub stanu epidemii ogłoszonego z powodu COVID-19, niniejsze oświadczenie jest równoważne z uwierzytelnieniem dokumentów opracowanych na podstawie wykonanych prac geodezyjnych na potrzeby postępowań administracyjnych, postępowań sądowych lub czynności cywilnoprawnych.

Mapa może być wykorzystana w procesie budowlanym.
Ustawa z dnia 19 czerwca 2020 r. (Dz. U. 2020 poz. 1086 Art. 77 pkt. 49, 69)Signed by /
Podpisano przez:Krzysztof Mateusz
MazurekDate / Data:
2024-05-20 18:23Signed by /
Podpisano przez:Zbigniew
Bolesław MazurekDate / Data:
2024-05-20 18:23POTWIERDZAM ZGODNOŚĆ KOPII
MAPY Z ORYGINAŁEM MAPY DO
CELÓW PROJEKTOWYCH


mgr inż. Dariusz Szreder

mgr inż. Dariusz Szreder
uprawnienia budowlane do projektowania
i kierowania robotami budowlanymi bez
ograniczeń w specjalności instalacyjnej
w zakresie sieci, instalacji i urządzeń
elektrycznych i elektroenergetycznych.
POM/0281/PWBE/19

LEGENDA:

- proj. przyłącze kablowe nn 0,4 kV
- proj. złącze kablowo-pomiarowe
- nr działek objętych inwestycją
- nr działki przyłączanej

SZCZEGÓŁ 1, SKALA 1:100

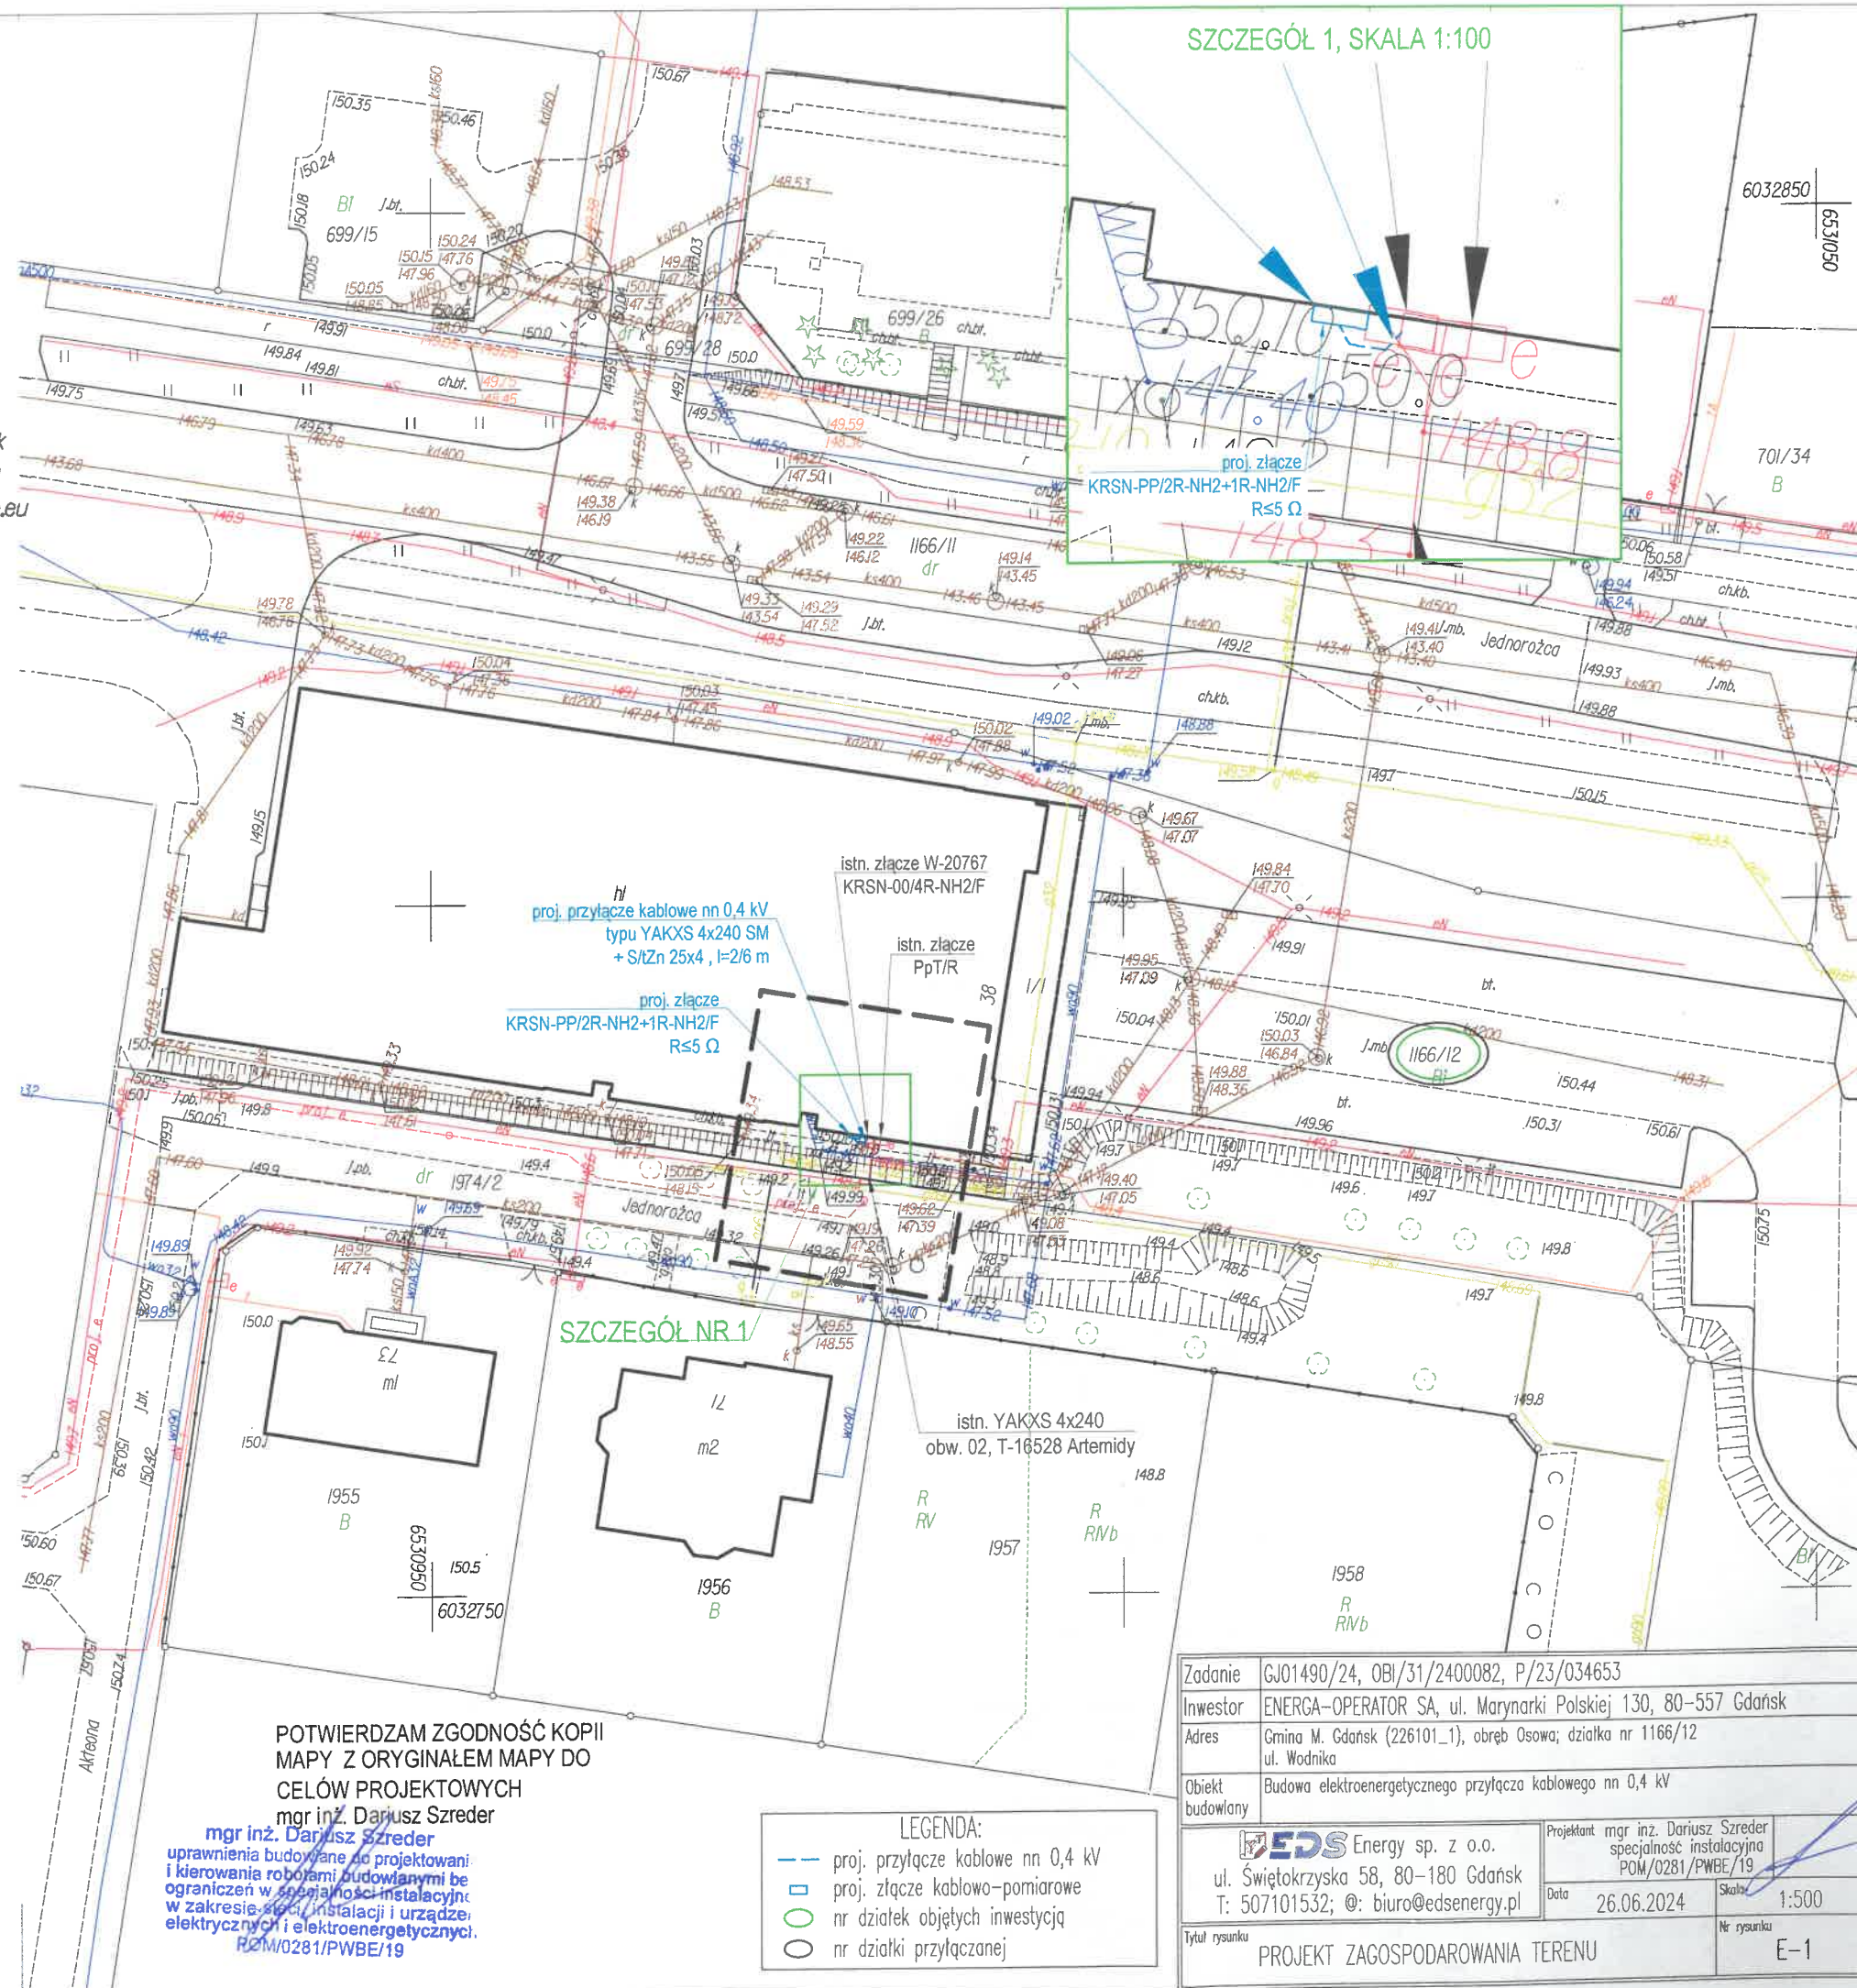

Zadanie: GJ01490/24, OBI/31/2400082, P/23/034653

Inwestor: ENERGA-OPERATOR SA, ul. Marynarki Polskiej 130, 80-557 Gdańsk

Adres: Gmina M. Gdańsk (226101_1), obręb Osowa; działka nr 1166/12
ul. WodnikaObiekt: Budowa elektroenergetycznego przyłącza kablowego nn 0,4 kV
budowlany

EDS Energy sp. z o.o.

ul. Świętokrzyska 58, 80-180 Gdańsk
T: 507101532; @: biuro@edsenergy.pl

Tytuł rysunku

PROJEKT ZAGOSPODAROWANIA TERENU

Projektant: mgr inż. Dariusz Szreder
specjalność: instalacyjna

POM/0281/PWBE/19

Data: 26.06.2024

Skala: 1:500

Nr rysunku

E-1