

Barczewo, dnia 19.07.2022r.

Przedsiębiorstwo Usług Inżynieryjnych
„SIECIOPROJEKT” Sp. z o.o.
ul. Rolna 241
10-804 Olsztyn

Dotyczy: uzgodnienia lokalizacji elektroenergetycznego przyłącza kablowego nN 0,4 kV w działce gminnej nr 95/11, stanowiącej drogę wewnętrzną, w celu zasilenia budynku mieszkalnego położonego na działce nr 95/13 obręb Wójtowo gmina Barczewo.


Po rozpatrzeniu wniosku z dnia 05.07.2022r. Przedsiębiorstwa Usług Inżynieryjnych „SIECIOPROJEKT”, ul. Rolna 241, 10-804 Olsztyn, reprezentowanej przez Pana Wojciecha Wykowskiego

UZGADNIAM

lokalizację elektroenergetycznego przyłącza kablowego nN 0,4 kV w działce gminnej nr 95/11, stanowiącej drogę wewnętrzną, w celu zasilenia budynku mieszkalnego położonego na działce nr 95/13 obręb Wójtowo gmina Barczewo, zgodnie z załączonym projektem zagospodarowania terenu, który jest integralną częścią niniejszego uzgodnienia na niżej podanych warunkach:

1. Roboty wykonać na podstawie i zgodnie z przepisami określonymi w ustawie Prawo budowlane.
2. Zabrania się składowania materiałów i postoju sprzętu w pasie drogowym drogi.
3. Złącze kablowo-pomiarowe umieścić poza pasem drogowym
4. Roboty budowlane w pasie drogowym wykonać metodą przecisku pod jezdnią utwardzoną.
5. Przed rozpoczęciem prac związanych z budową przyłącza elektroenergetycznego **nN 0,4 kV** w pasie drogowym drogi wewnętrznej, należy wystąpić do Burmistrza Barczewa z wnioskiem o udzielenie zezwolenia na prowadzenie robót w pasie drogowym
6. Wniosek inwestor lub wykonawca z upoważnieniem inwestora winien złożyć w Urzędzie Miejskim w Barczewie na **14 dni** przed planowanym rozpoczęciem robót.
7. W oparciu o złożony wniosek zostaną naliczone opłaty: za zajęcie pasa drogowego zgodnie z obowiązującymi przepisami.
8. Po zakończeniu prac, działkę gminną doprowadzić do stanu pierwotnego.
9. Załącznikiem do uzgodnienia jest projekt zagospodarowania terenu - w skali 1:500.
- 10. Niniejsze uzgodnienie jest jednocześnie prawem do dysponowania nieruchomością na cele budowlane i ważne jest 1 rok od daty jego wystawienia.**

z up. BURMISTRZA
Piotr Mosiński
ZASTĘPCA BURMISTRZA

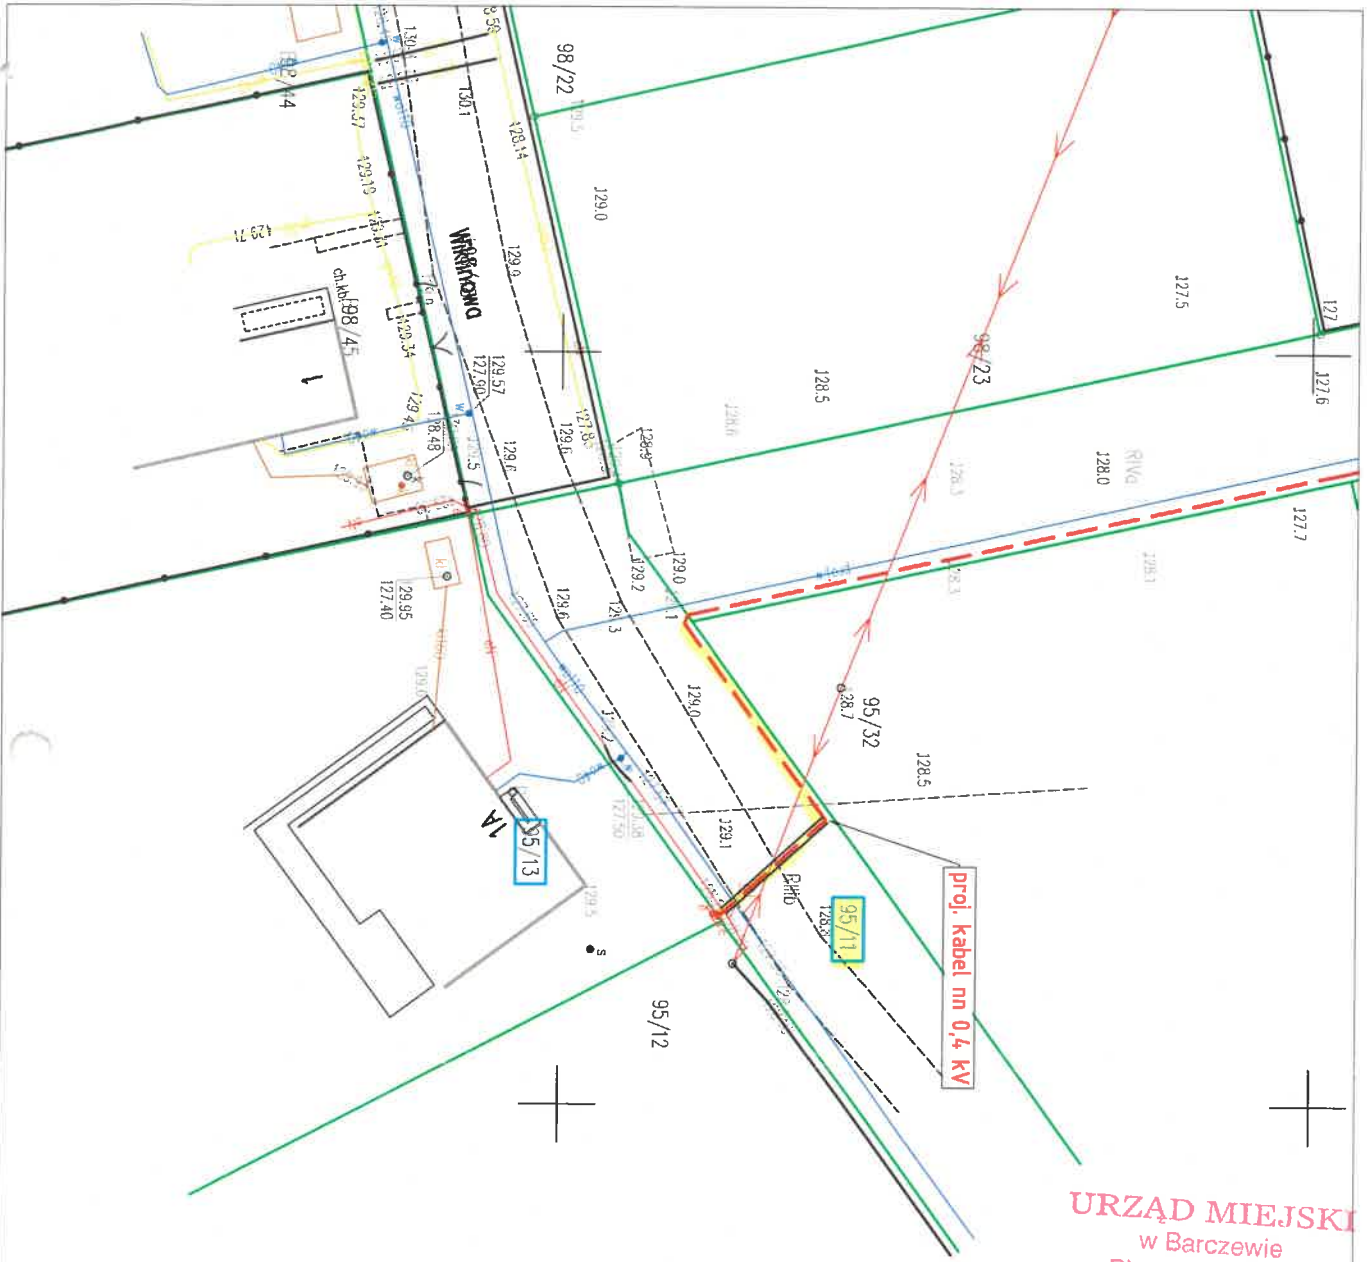

URZĄD MIEJSKI
w Barczewie
Plac Ratuszowy 1
11-010 Barczewo

Załącznik Nr
do decyzji / uzgodnienia
Burmistrza Barczewa



z dnia: 18.07.2022 znak: BI.72M.134.2022

zup BURMISTRZA
Piotr Mutek
ZASTĘPCA BURMISTRZA

PROJEKT ZAGOSPODAROWANIA TERENU:
dz. nr: 95/11, 95/13, 95/18, 95/19, 95/24
obręb nr: 30 Wójtowo

ZAŁĄCZNIK DO UZGODNIENIA

LEGENDA:	
---	proj. kabel nn
---	proj. ostona rurowa
---	granice działek

 SIECIOPROJEKT PRZEDSIĘBIORSTWO USŁUG INŻYNIERYJNYCH "SIECIOPROJEKT" Sp. z o.o. 10 - 804 Olsztyn ul. Rolna 24/1	
Projekt zagospodarowania terenu Elektroenergetyczna sieć kablowa nn 0,4 kV	
adres: Wójtowo, gm. Barczewo	
skala: 1:500 nr rys.: uzg. data: 07.2022r.	opracował: inż. Szymon Grablewski projektant: mgr inż. Wojciech Wykowski upr. bud. nr WAM/0083/PWOE/13
podpis: 	
podpis: 