

województwo: pomorskie
powiat: kościerski
gmina: 220605_2, Liniewo
obręb: Nr 0005, Liniewo
działka nr: 220605_2.0005.96
sekcja nr: 6.215.22.24.3

Ks. rob. wyk: 85/2023
ID: 6640.1708.2023

Układ poziomy: "PL-2000"

Układ odniesienia: "PL-EVRF2007-NH"

MAPA DO CELÓW PROJEKTOWYCH

skala 1:500

Mapa aktualna pod względem sytuacyjno-wysokościowym
i uzbrojenia terenu na dzień: 12.06.2023 r.

UWAGA!!!

1. Nie wykazuje się istnienia trasy nie wykazanych na r. n. mapie urządzeń podziemnych nie zgłoszonych do inwentaryzacji.
2. Mapa została wykonana bez ustalenia obciążenia służebnościami gruntowymi i gminnymi w księgach wieczystych.
3. W granicach opracowania mapy nie występują projektowane urządzenia uzgodnione w ZUDP w Kościerzynie.
4. Mapa zawiera granice uwidocznione w bazie ewidencji gruntów i budynków na dzień: 13.09.2022 r. bez ich prawnego ustalenia w terenie.

Legenda:


ZAKRES POMIARU

BIURO GEODEZYJNE
PRACOWNIA PROJEKTOWA
Seweryn Prieb
ul. Mickiewicza 6
83-400 Kościerzyna

Sporządził:
Rafał Weyer
geodeta uprawniony
upr. nr 19377
Kościerzyna, dnia: 13.09.2023 r.

LEGENDA:

- PROJEKTOWANY BUDYNEK MIESZKALNY JEDNORODZINNY
- UTWARDZONA POW. GRUNTU
- OSŁONA POJEMNIKA NA ŚMIECI
- TRAWNIK
- PRZYŁĄCZE KANALIZACJI SANITARNEJ
- PRZYŁĄCZE WODY
- PRZYŁĄCZE ENERGETYCZNE
- ZBIORNIK NA ŚCIEKI SANITARNE
- WŁASNE UJECIE WODY

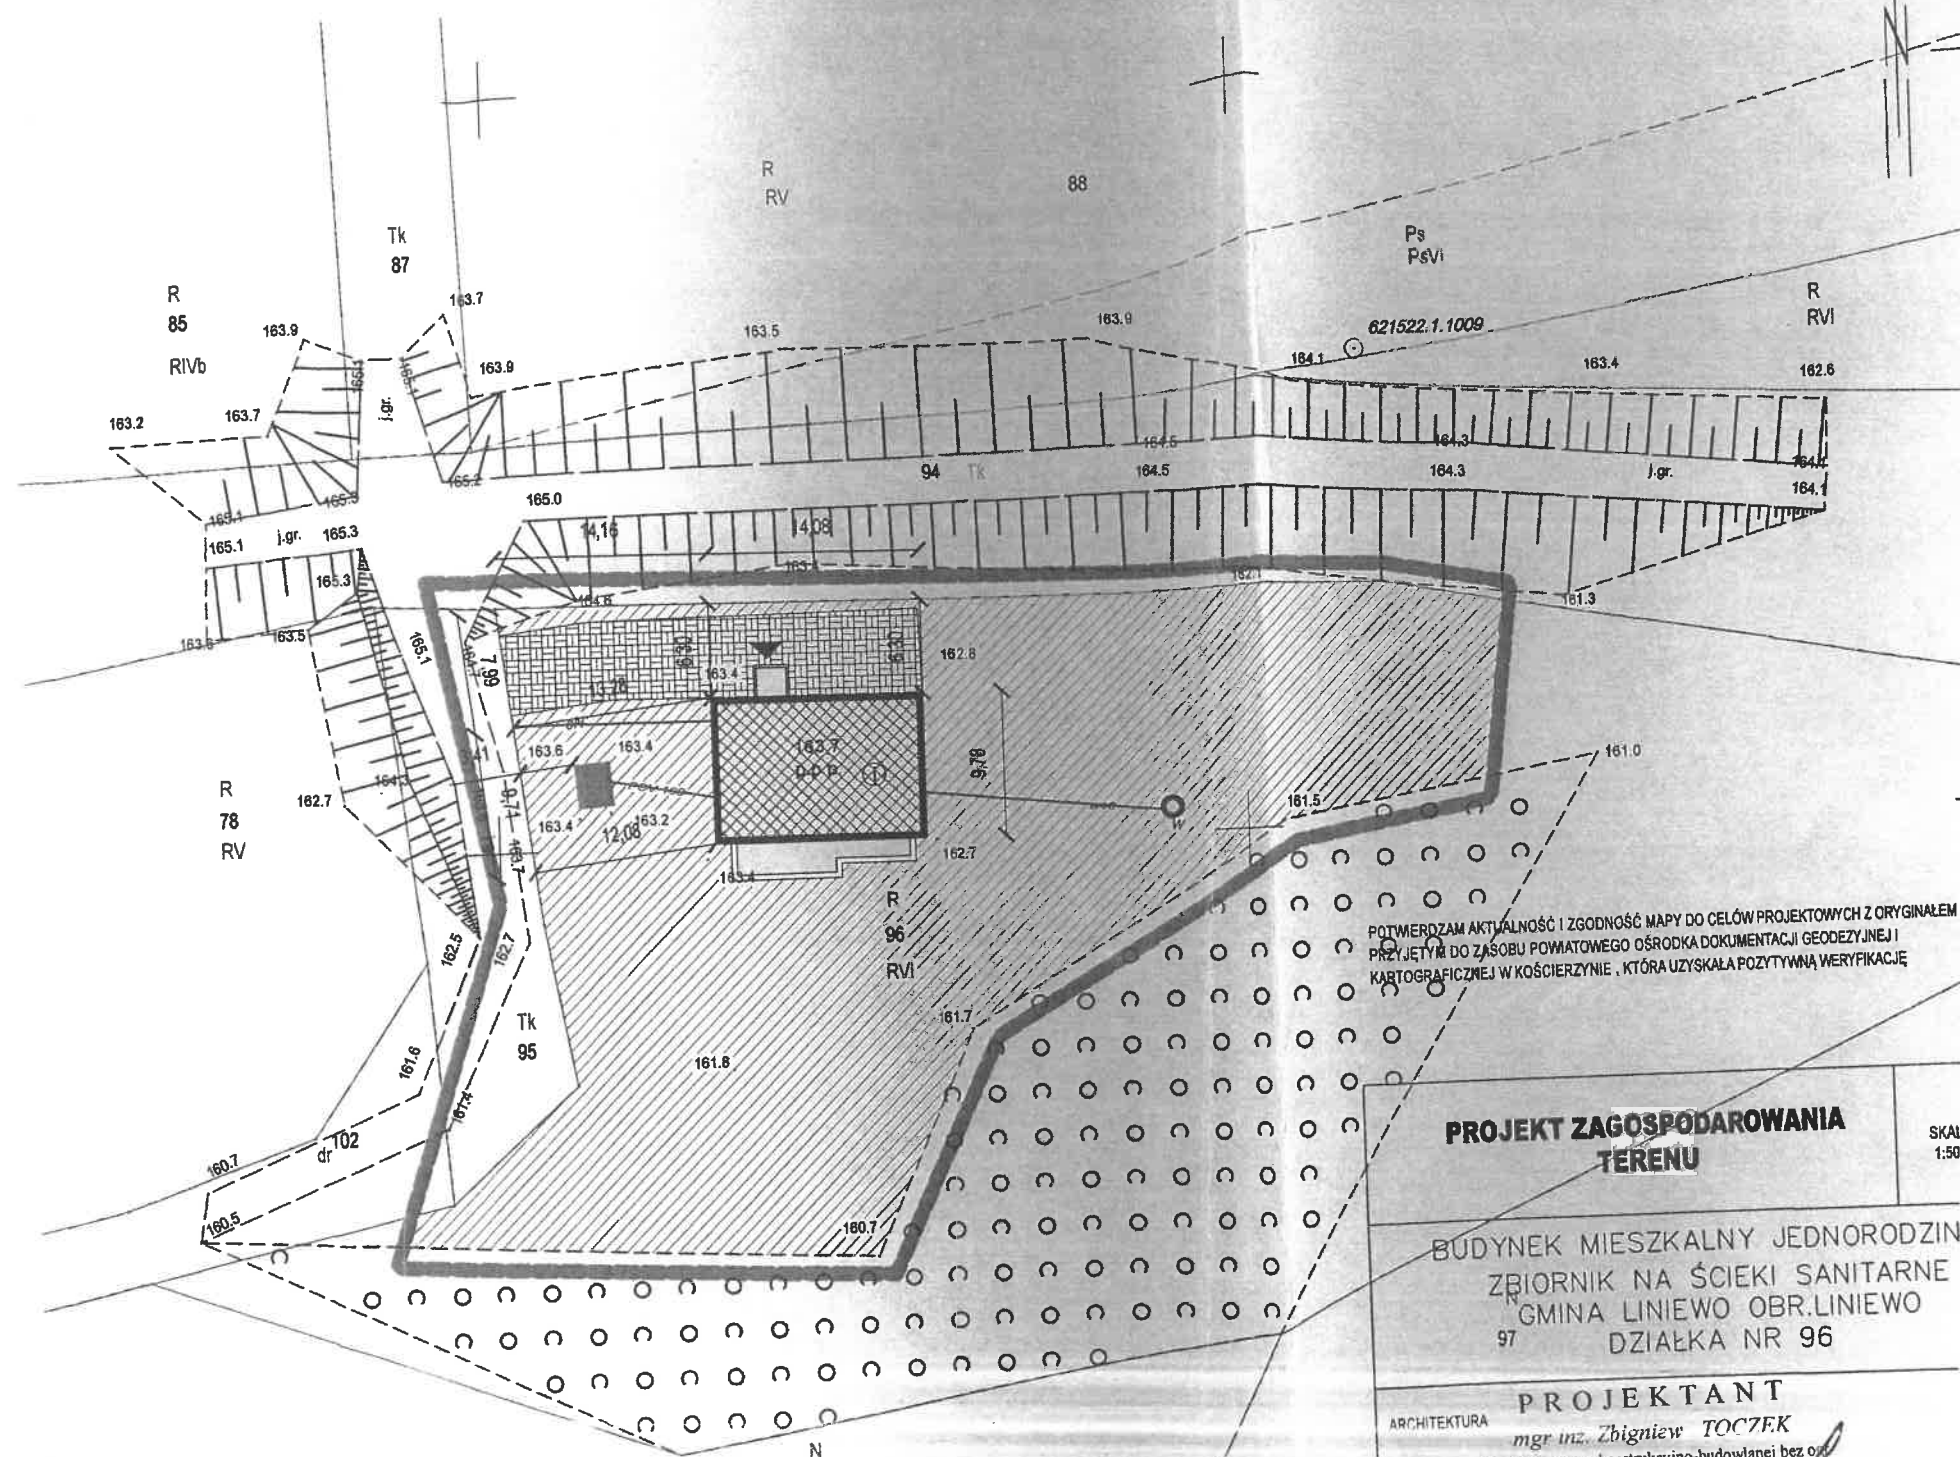

6513200.00
5995150.00

PROJEKT ZAGOSPODAROWANIA TERENU

BUDYNEK MIESZKALNY JEDNORODZINNY
ZBIORNIK NA ŚCIEKI SANITARNE
GMINA LINIEWO OBR. LINIEWO
DZIAŁKA NR 96

PROJEKTANT

ARCHITEKTURA
mgr inż. Zbigniew TOCZEK
upr. bud. w spec. konstrukcyjno-budowlanej bez ogr.
z ogr. w spec. architektonicznej 2352/Gd/86

INSTALACJE SANITARNE
mgr inż. Dominika Woldys-Magulska
upr. bud. w spec. konstrukcyjno-budowlanej bez ogr.
z ogr. w spec. architektonicznej 2352/Gd/86
w zakresie sieci, instalacji i urządzeń cieplnych,
wentylacyjnych, gazowych, wodociągowych i kanalizacyjnych
Nr ewid. PGM/0988/PBB/15

INSTALACJE ELEKTRYCZNE
inż. Waldemar Brzuskowski
Uprawnienia budowlane do projektowania
bez ograniczeń w specjalności instalacji
w zakresie sieci, instalacji i urządzeń
elektrycznych oraz elektroenergetycznych
Nr ewid. 45/Gd/2002