

MAPA DO CELÓW PROJEKTOWYCH
SKALA 1:500

Obiekt: Miasto Tczew, obr. 9, dz. 369, ul. Polna
Nr ark. mapy 6.214.27.03.2.4/4.2/04.1.3/3.1
Układ wsp. płaskich: PL-2000, strefa 6, południk 18°E
Poziom odniesienia: PL-EVRF2007-NH
ID:6640.1713.2025

Mapa powstała w wyniku aktualizacji pozyskanego pliku kcd programu Turbo Map v 10.0.
Nie wyklucza się istnienia w terenie innych, nie wykazanych na niniejszej mapie
urządzeń podziemnych, które nie zostały zgłoszone do inwentaryzacji.

Uwaga:
Dla działek objętych zakresem nie przeprowadzono
badania ksiąg wieczystych pod kątem występowania ewentualnych
obciążeń służebnościami gruntowymi.

Mapa aktualna na dzień: 12.09.2025 r.
ZAKRES AKTUALIZACJI

Poświadczam, że niniejszy dokument został opracowany w wyniku prac geodezyjnych i kartograficznych, których rezultaty zawiera operat techniczny pozytywnie zweryfikowany. Jednocześnie informuje, że jestem świadomy odpowiedzialności karnej za złożenie fałszywego oświadczenia.	
Identyfikator zgłoszenia prac geodezyjnych:	6640.1713.2025
Ogran służby geodezyjnej, który otrzymał zgłoszenie:	Starosta Tczewski
Wykonawca prac geodezyjnych:	GEO-PLUS mgr inż. Jarosław Pluszcz
Nr oraz data sporządzenia dokumentu zawierającego wynik pozytywnej weryfikacji:	6640.1713.2025_33499 z dnia 17.09.2025 r.
Imię i nazwisko oraz nr uprawnień zawodowych kierownika prac:	mgr inż. Jarosław Pluszcz Upr. nr 20789




PODPIS ZAUFANY

JAROSŁAW
PLUSZCZ

17.09.2025 14:50:10 [GMT+2]

Dokument podpisany elektronicznie
podpisem zaufanym

mgr inż. Jarosław Pluszcz
geodeta uprawniony
uprawnienia nr 20789

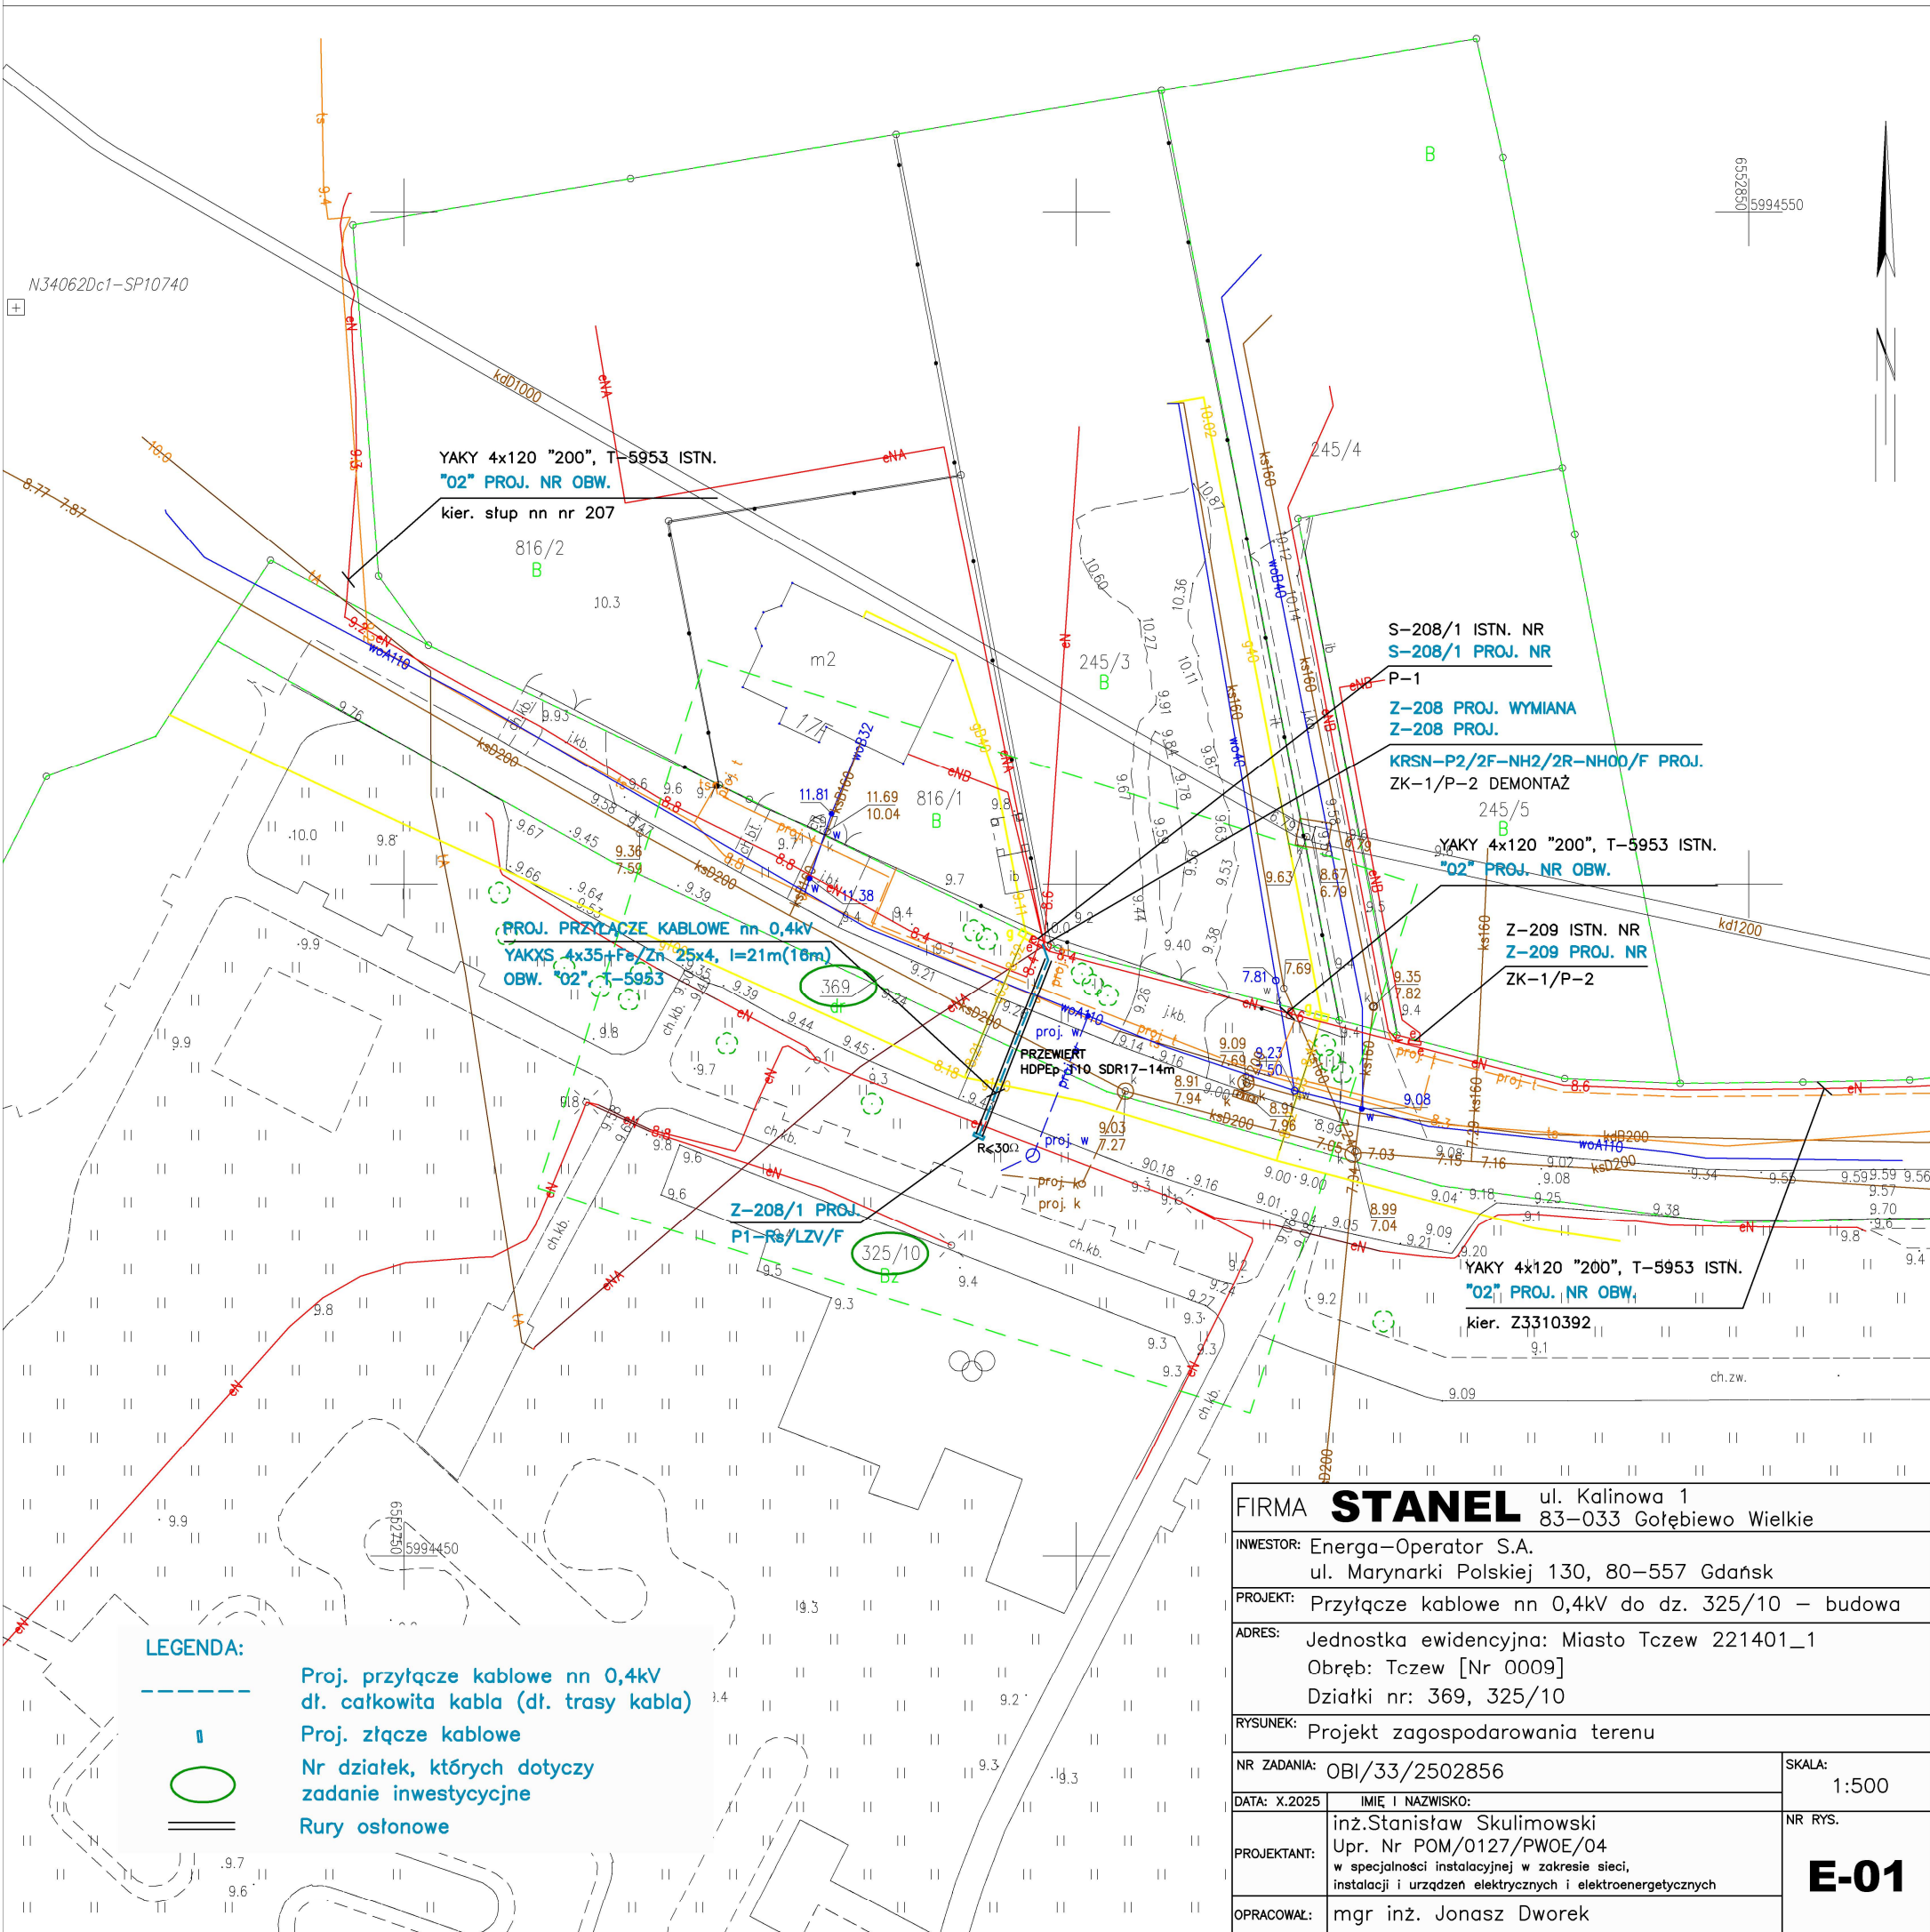

FIRMA STANEL ul. Kalinowa 1 83-033 Gołębiewo Wielkie	
INWESTOR: Energa-Operator S.A. ul. Marynarki Polskiej 130, 80-557 Gdańsk	
PROJEKT: Przyłącze kablowe nn 0,4kV do dz. 325/10 - budowa	
ADRES: Jednostka ewidencyjna: Miasto Tczew 221401_1 Obręb: Tczew [Nr 0009] Działki nr: 369, 325/10	
RYSUNEK: Projekt zagospodarowania terenu	
NR ZADANIA: OBI/33/2502856	SKALA: 1:500
DATA: X.2025	IMIE I NAZWISKO: inż. Stanisław Skulimowski Upr. Nr POM/0127/PWOE/04 w specjalności instalacyjnej w zakresie sieci, instalacji i urządzeń elektrycznych i elektroenergetycznych
PROJEKTANT:	NR RYS. E-01
OPRACOWAŁ: mgr inż. Jonasz Dworek	