



A&D PRACOWNIA GEODEZYJNO-PROJEKTOWA

"KODEM" Dariusz Mazurek

83-000 Pruszcz Gdański, ul. Włta Słwosza 16/2 NIP 584-247-98-04
tel./fax 58-683-47-47 kom. 517-383-280 e-mail: dariusz@kodek.eu



MAPA DO CELÓW PROJEKTOWYCH skala 1:500

Województwo: pomorskie

Powiat: m. Gdynia

Jednostka ewidencyjna: 226201_M. Gdynia

Obręb: 0015 Grabówek

Obiekt: Gdynia ul. Maurycego Beniowskiego, dz. nr 1064

ID: PND.6640.1374.2023

Nr sekcji mapy: 6.224.25.06.2j

Układ odniesienia: poziomy - PL-2000 strefa 6 (18°)

wysokościowy - PL-EVRF2007-NH

Kierownik prac: inż. Dariusz Mazurek, upr. 23923

Prace polowe: inż. Dariusz Mazurek, upr. 23923

Prace kameralne: mgr inż. Justyna Ługiewicz, upr. 24014

Pruszcz Gdański, dnia 09.08.2023 r.

----- oznaczenie granic obszaru, który był przedmiotem aktualizacji

Mapa jest aktualna pod względem sytuacji, ukształtowania podziemnego terenu i ewidencji gruntów na dzień 07.08.2023 r.

Nie wyklucza się istnienia w terenie innych, nie wykazanych na niniejszej mapie, urządzeń podziemnych, które nie zostały zgłoszone do inwentaryzacji.

Służebność gruntowych w KW nie badano.

Nie wszystkie granice ewidencyjne spełniają wymogi dokładności określone w obowiązujących standardach.

Treść mapy uzupełniono na podstawie danych istniejących w zasobie Zespołu Uzgodniania Dokumentacji Projektowej w Gdyni o wcześniej uzgodnione obiekty (jeśli istnieją w zakresie) zgodnie z treścią mapy. Gdynia, dnia 02.08.2023 r.

POUČENIE: Oświadczanie jest równoważne z klauzulą urzędową, mapa może być wykorzystana w procesie budowlanym art. 1, pkt 12, i) Ustawy z dn. 30 kwietnia 2020 r. Dz. U. 2020, poz. 782 (o zmianie ustawy - Prawo geodezyjne i kartograficzne oraz niektórych innych ustaw)

Oświadczam, że niniejszy dokument został opracowany w wyniku prac geodezyjnych i kartograficznych, których rezultaty zawiera operat techniczny, który uzyskał pozytywną weryfikację. Jednocześnie informuję, że jestem świadomy odpowiedzialności karnej za złożenie fałszywego oświadczenia.

Identyfikator zgłoszenia prac geodezyjnych	PND.6640.1374.2023
Organ Służby Geodezyjnej i Kartograficznej prowadzący zasób:	PREZYDENT MIASTA GDYNI
Wykonawca prac geodezyjnych:	A&D PRACOWNIA GEODEZYJNO-PROJEKTOWA "KODEM" DARIUSZ MAZUREK
Protokół pozytywnej weryfikacji:	nr PND 6640.1374.2023_20443 z dn. 11-08-2023
Kierownik prac geodezyjnych:	inż. Dariusz Mazurek upr. nr 23923

Signed by /
Podpisano przez:

Dariusz Łukasz
Mazurek

Date / Data: 2023-
08-14


UWAGI:

- Kable nn-0,4kV układać na głębokości 0,7m (mierzonej od górnej krawędzi kabla) względem rzędnych rzeczywistych lub rzędnych docelowych (jeżeli zostały przedstawione na mapie) z wyjątkiem:
 - miejsz w których prace prowadzone są metodą bezwykopową - wymagana głębokość zgodna z ustaleniami szczegółowymi
 - terenów oznaczonych jako użytki rolne z wyłączeniem obszarów wydzielonych jako droga wewnętrzna - wymagana głębokość 1,1m (mierzona od górnej krawędzi kabla)
- Wraz z kablami nn-0,4kV układać ocynkowaną taśmę stalową S/zn25x4.
- Na skrzyżowaniach z podziemnym uzbrojeniem technicznym prace ziemne wykonywać ręcznie z zachowaniem szczególnej ostrożności. Należy uwzględnić zapisy załączonych do projektu uzgodnień.
- Na skrzyżowaniach z drogi, wjazdami na posesje oraz przy skrzyżowaniach z podziemnym uzbrojeniem technicznym kable układać w rurach osłonowych.
- Zachować określone przepisy odległości projektowanych kabli od istniejącego i projektowanego uzbrojenia terenu.
- Stan nawierzchni po robótach ziemnych odbudować do stanu pierwotnego z uwzględnieniem wymagań zawartych w załączonych do projektu uzgodnieniach.

LEGENDA:

- proj. rura osłonowa
- proj. łącznik kablowy nn-0,4kV
- proj. kabel nn-0,4kV
- L1-długość trasy L2-długość montażowa i majakowa
- nr działki i kod mapy
- linia rozgraniczająca drogi woj. MPZP
- oznaczenie nieruchomości na proj. trasie

Za zgodność kopii mapy do celów projektowych z oryginałem.

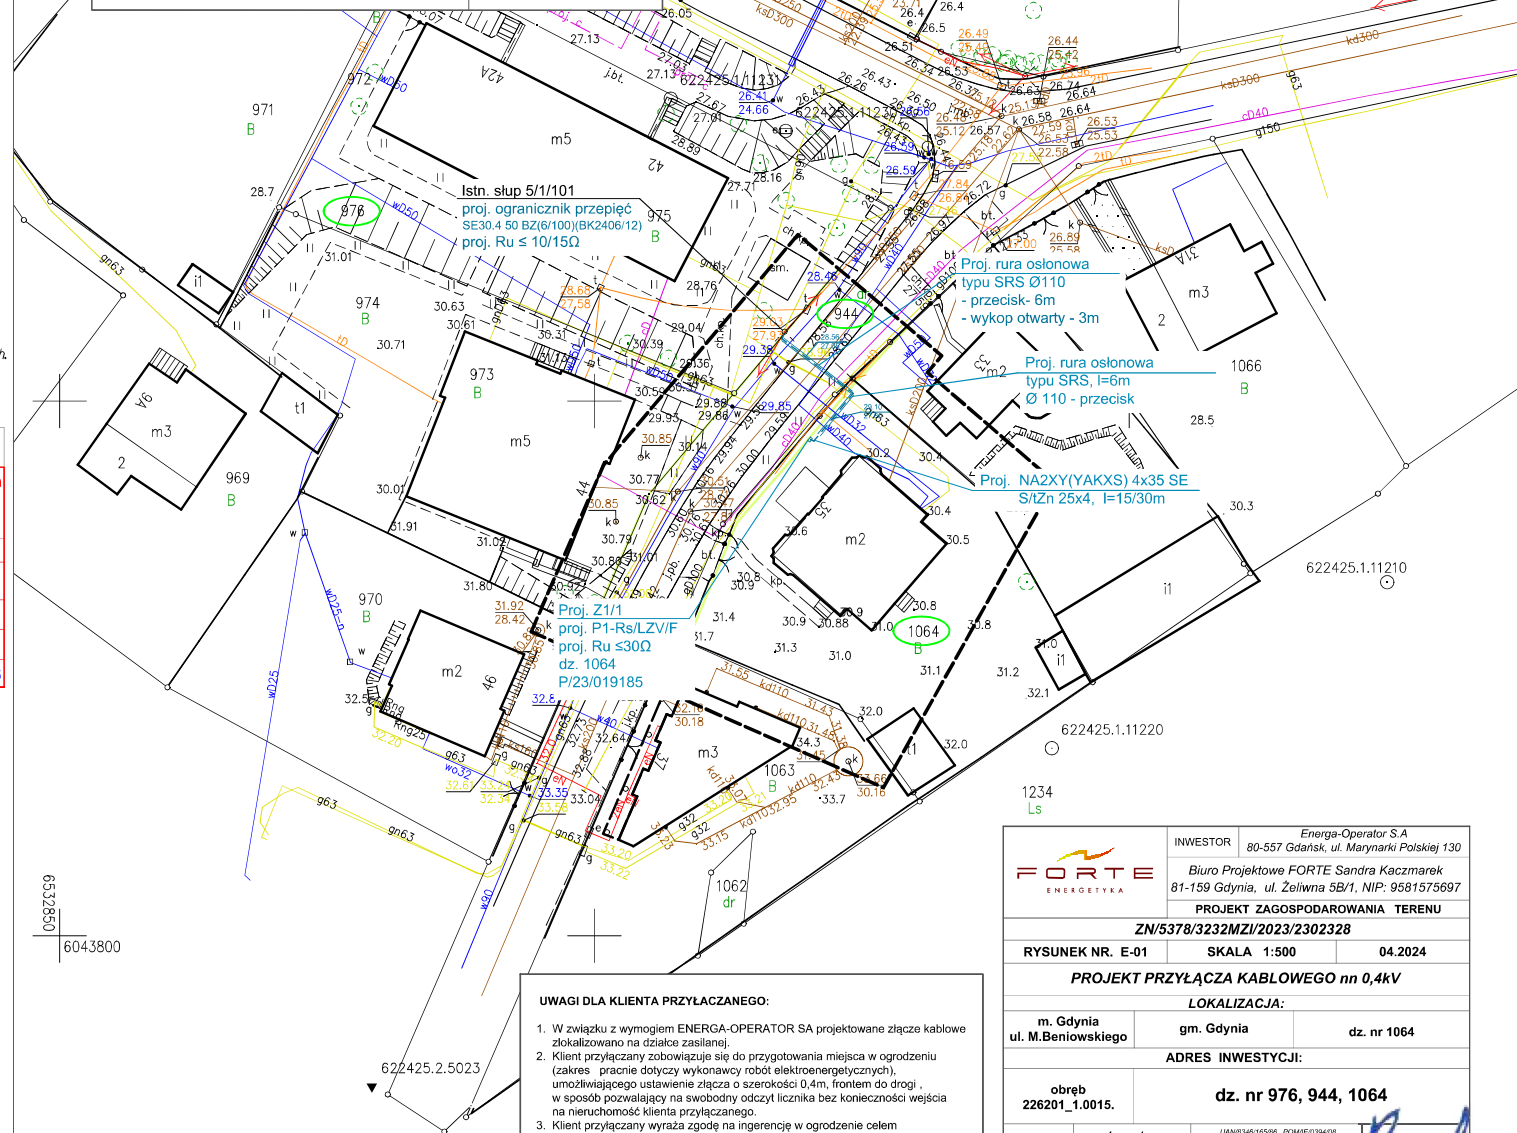

UWAGI DLA KLIENTA PRZYŁĄCZANEGO:

- W związku z wymogiem ENERGA-OPERATOR SA projektowane złącze kablowe zlokalizowano na działce zasilej.
- Klient, przyłączający zobowiązuje się do przygotowania miejsca w ogrodzeniu (zakres prac dotyczy wykonawcy robót elektroenergetycznych), umożliwiającego ustawienie złącza o szerokości 0,4m, frontem do drogi, w sposób pozwalający na swobodny odczyt licznika bez konieczności wejścia na nieruchomość klienta przyłączanego.
- Klient, przyłączający wyraża zgodę na ingerencję w ogrodzenie celem wykonania prac, będących przedmiotem niniejszego opracowania.

	INWESTOR		Energa-Operator S.A 80-557 Gdańsk, ul. Marynarki Polskiej 130	
	Biuro Projektowe FORTE Sandra Kaczmarek 81-159 Gdynia, ul. Żelwna 5B/1, NIP: 9581575697			
	PROJEKT ZAGOSPODAROWANIA TERENU			
	ZN/5378/3232MZI/2023/2302328			
RYSUNEK NR. E-01		SKALA 1:500	04.2024	
PROJEKT PRZYŁĄCZA KABLOWEGO nn 0,4kV				
LOKALIZACJA:				
m. Gdynia ul. M.Beniowskiego		gm. Gdynia		dz. nr 1064
ADRES INWESTYCJI:				
obręb 226201_1.0015.		dz. nr 976, 944, 1064		
PROJEKTOWAŁ:		Jarosław Reut		LWAB0346/15596 PCMAE/039408 upr. bud. do projektowania nadzorowania i kierowania robotami budowlanymi w specjalności instalacji elektrycznej