

MAPA DO CELÓW PROJEKTOWYCH
skala 1 : 500

pomorskie
województwo
kościerski
powiat
Liniewo - 220605_2
jednostka ewidencyjna (nazwa i identyfikator)
Głódowo - 220605_2.0003
obręb ewidencyjny (nazwa i identyfikator)
192/7
działka :
6.214.23.08.4.1 (3)
sekcja mapy zas. :



Układ odniesienia :
prostokątnych płaskich : PL 2000/6
wysokości : PL-EVRF2007-NH

Mapa aktualna pod względem syt-wys i uzbrojenia terenu
na dzień 22.05.2023r.

zakres aktualizacji

Uwaga!

W zakresie aktualizacji niniejsza mapa jest zgodna z treścią mapy zasadniczej znajdującej się w zasobie POGGK.
Nie wyklucza się istnienia innych nie wskazanych na niniejszej mapie urządzeń podziemnych nie zgłoszonych do inwentaryzacji.
W zakresie aktualizacji mapy nie występują projektowane i zgodzone w ZUDP Kościerzyna urządzenia techniczne.
Na mapie do celów projektowych nie wykonano badania obciążenia służebnościami sąsiadów.

KIEROWNIK ROBOTY

GEODETA
mgr inż. Sławomir Górski

mgr inż. Tadeusz Bober
zaśw. Ministra Gosp. Przem. i Budow. Nr 19507

Sporządził, dn. 22.05.2023r. : inż. Sławomir Górski /wykonawca/
Kierownik pracy : mgr inż. Tadeusz Bober /upr. 10507, zakres 1, 2/


Jestem świadomy odpowiedzialności karnej za złożenie fałszywego oświadczenia o uzyskaniu pozytywnego wyniku weryfikacji prac geodezyjnych

Organ prowadzący państwowy zasób geodezyjny i kartograficzny	Starostwo Powiatowe w Kościerzynie
Identyfikator zgłoszenia prac	6640.1499.2023
Numer oraz data wystawienia protokołu pozytywnej weryfikacji zbiorów danych oraz innych materiałów przekazywanych do państwowego zasobu geodezyjnego i kartograficznego	PROTOKÓŁ 6640.1499.2023 z dnia 22.06.2023
Kierownik prac geodezyjnych - mgr inż. Tadeusz Bober zaśw. Ministra Gosp. Przem. i Budow. Nr 10507 w zakresie 1, 2	

[Signature]
Wykonawca prac geodezyjnych

GEO-POM
USŁUGI GEODEZYJNO-KARTOGRAFICZNE
Sławomir Górski
83-400 Kościerzyna, Fingrowa Huta 3/1
NIP: 589-182-09-47, Regon: 220868633
tel. 693 384 064 www.geo-pom.pl

- LEGENDA:**
- PROJ. BUDYNEK MIESZKALNY JEDNORODZINNY
 - PROJ. NAWIERZCHNIA PÓŁPRZEPUSZCZALNA - DOJŚCIE I DOJAZDY
 - PROJEKTOWANA ZIELEŃ NISKA
 - PROJ. TARAS I WEJŚCIE DO BUDYNKU
 - WEJŚCIE DO BUDYNKU
 - WJAZD NA DZIAŁKĘ
 - GRANICA DZIAŁKI
 - proj.e
YKY 5x10
PROJ. INST. ZEWN. ELEKTROENERGETYCZNA / WG BRANŻY ELEKTRYCZNEJ /
 - proj.ks
DN180PCV
PROJ. INST. ZEWN. KANALIZACJI SANIT. / WG BRANŻY SANITARNEJ /
 - proj.w
De40PE
PROJ. INST. ZEWN. WODOCIĄGOWA / WG BRANŻY SANITARNEJ /
 - OBUDOWA STUDNI Z UJĘCIEM WŁASNYM
 - ZBIORNIK NA ŚCIEKI V=10m³, wym. 3,2 x 2 m
 - PROJ. ŚMIETNIK Z OBUDOWĄ
 - OBRYŚ DACHU
 - PROJ. MIEJSCE POSTCJOWE O WYM. 2,5 x 5,0 M
 - 144,49
5%
PROJEKTOWANE RZĘDNE TERENU
 - proj.kd
INSTAL. ZEWN. DESZCZOWA
 - ZBIORNIK NA WODY OPADOWE, V=3m³

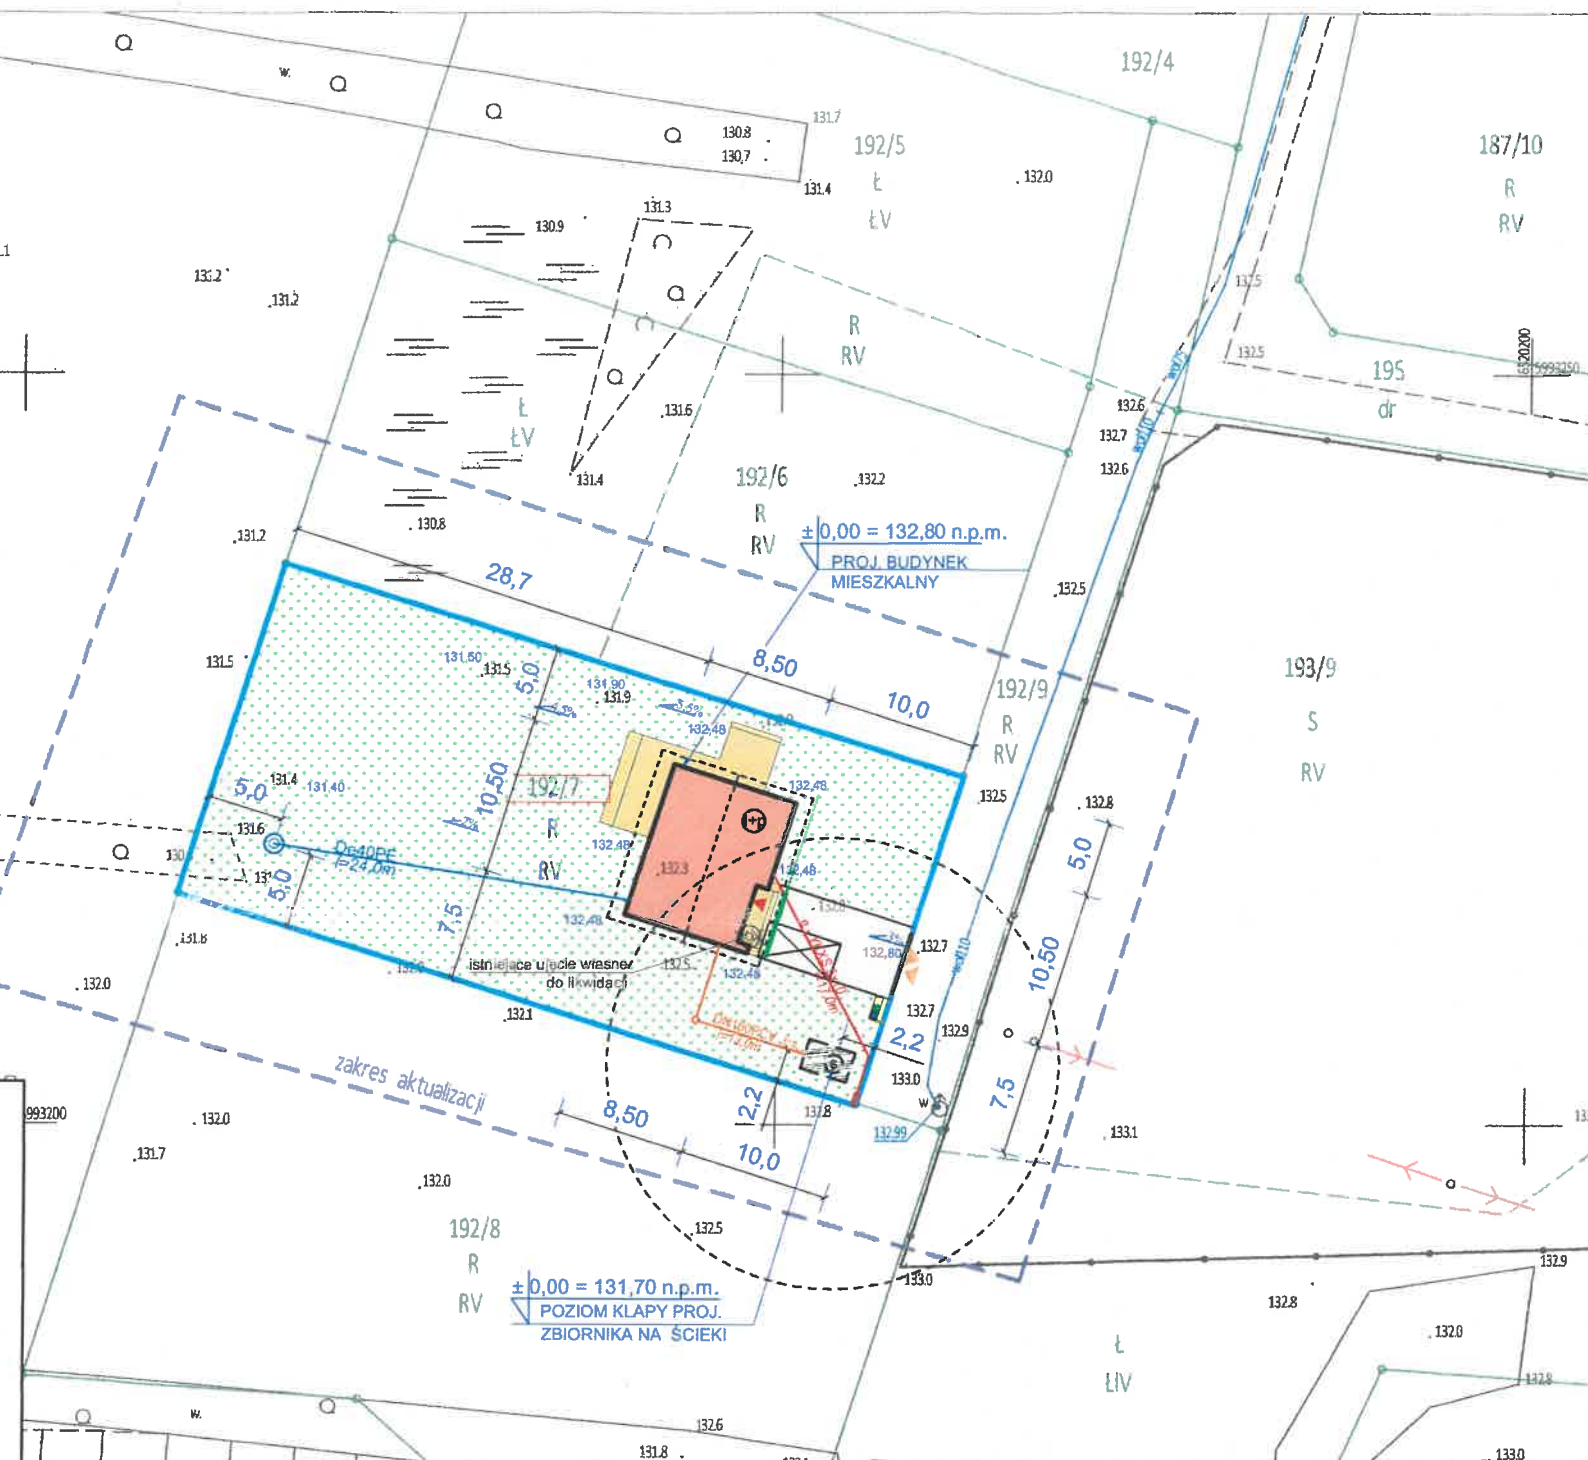

BRANŻA ELEKTRYCZNA
inż. Roman Głowacki
nr upr. POM/0003/PWOE/11

BRANŻA SANITARNA
mgr inż. Dominika Holdys-Magulska
nr upr. POM/288/PBS/15

POLANZ-DOM Biuro projektowe "POLANZ-DOM" mgr inż. Roman Kowalewski ul. Szopifńskiego 1/10, 83-400 Kościerzyna tel. kom. (+48) 606-678-308 biuro@polanz-dom.pl www.polanz-dom.pl	
STADIUM	PROJEKT ARCHITEKTONICZNO-BUDOWLANY
OBIEKT	BUDYNEK MIESZKALNY JEDNORODZINNY+zbiornik na ścieki, dz. nr 192/7, obręb GŁÓDOWO, gmina LINIEWO
INWESTOR	RENATA I JAROSŁAW BUCHHOLC
OPRACOWAŁ	inż. Bartłomiej Werra
PROJEKTANT	arch. ANNA MILŻYŃSKA Nr upr. 6070/GD/94 specjalność architektoniczna bez ograniczeń
POTWIERDZAM ZGODNOŚĆ MAPY DO CELÓW PROJEKTOWYCH Z ORYGINAŁEM	
NAZWA RYSUNKU : PROJEKT ZAGOSPODAROWANIA TERENU	
SKALA :	DATA :
1 : 500	09.06.2023
Z / 1	