

MAPA DO CELÓW PROJEKTOWYCH SKALA 1: 500

Obiekt: Gdańsk ul. Jabłoniowa

Identyfikator i nazwa jednostki ewidencyjnej: 226101_1, M. Gdańsk

Identyfikator i nazwa obrebu ewidencyjnego: 0048, Szadółki

Nr sekcji: 6.220.25.13.4.1

ID : WG-III.6640.5340.2023

Układ współrzędnych prostokątnych płaskich: 2000 strefa 6

Geodezyjny układ odniesienia: PL-EVRF2007NH

Imię i nazwisko lub nazwa podmiotu, który wykonał mapę oraz podpis osoby reprezentującej ten podmiot:



ul. Pomorska 1c/20
84-230 Rumia
NIP 588-247-97-04
tel. 667-828-880
www.geo-centrum.pl
geodezjagdynia@gmail.com

Paweł Wasząnik
GEODETA

Imię i nazwisko, numer świadectwa nadania uprawnień geodety, który sporządził mapę:

JAN MAZUR
geodeta uświadomiony
upr. nr 12890
ul. J. Kaszubowicza 2A/1, 81-587 Gdynia
tel. 602-100-575

LEGENDA:

Oznaczenie granicy obszaru, który był przedmiotem aktualizacji

Służebności gruntowych nie badano.

Gdańsk, dnia: 24.01.2024r.

W dniu 2023.12.27 uzupełniono o treść nakładki RKSPUT Gdańsk - zgodnie z treścią mapy.
Gdańsk, dn. 2024.01.24

Poświadczam, że niniejszy dokument został opracowany w wyniku prac geodezyjnych i kartograficznych, których rezultaty zawiera operat techniczny pozytywnie zweryfikowany. Jednocześnie informuję, że jestem świadomy odpowiedzialności karnej za złożenie fałszywego oświadczenia.	
Identyfikator zgłoszenia prac geodezyjnych	WG-III.6640.5340.2023
Organ służby geodezyjnej, który otrzymał zgłoszenie	Urząd Miasta Gdańsk
Wykonawca prac geodezyjnych	GeoCentrum Sp. z o.o. 84-230 Rumia, ul. Pomorska 1c/20
Nr oraz data sporządzenia dokumentu zawierającego wyniki pozytywnej weryfikacji	Protokół weryfikacji nr: WG-III.6640.5340.2023_45848 z dnia 26.01.2024r.
Imię oraz nazwisko oraz nr uprawnień zawodowych kierownika prac	Jan Mazur upr. 12890

Paweł Wasząnik
GEODETA


JAN MAZUR
geodeta uświadomiony
upr. nr 12890
ul. J. Kaszubowicza 2A/1, 81-587 Gdynia
tel. 602-100-575



Signed by /
Podpisano przez:

Jan Mazur

Date / Data:
2024-01-30
09:18

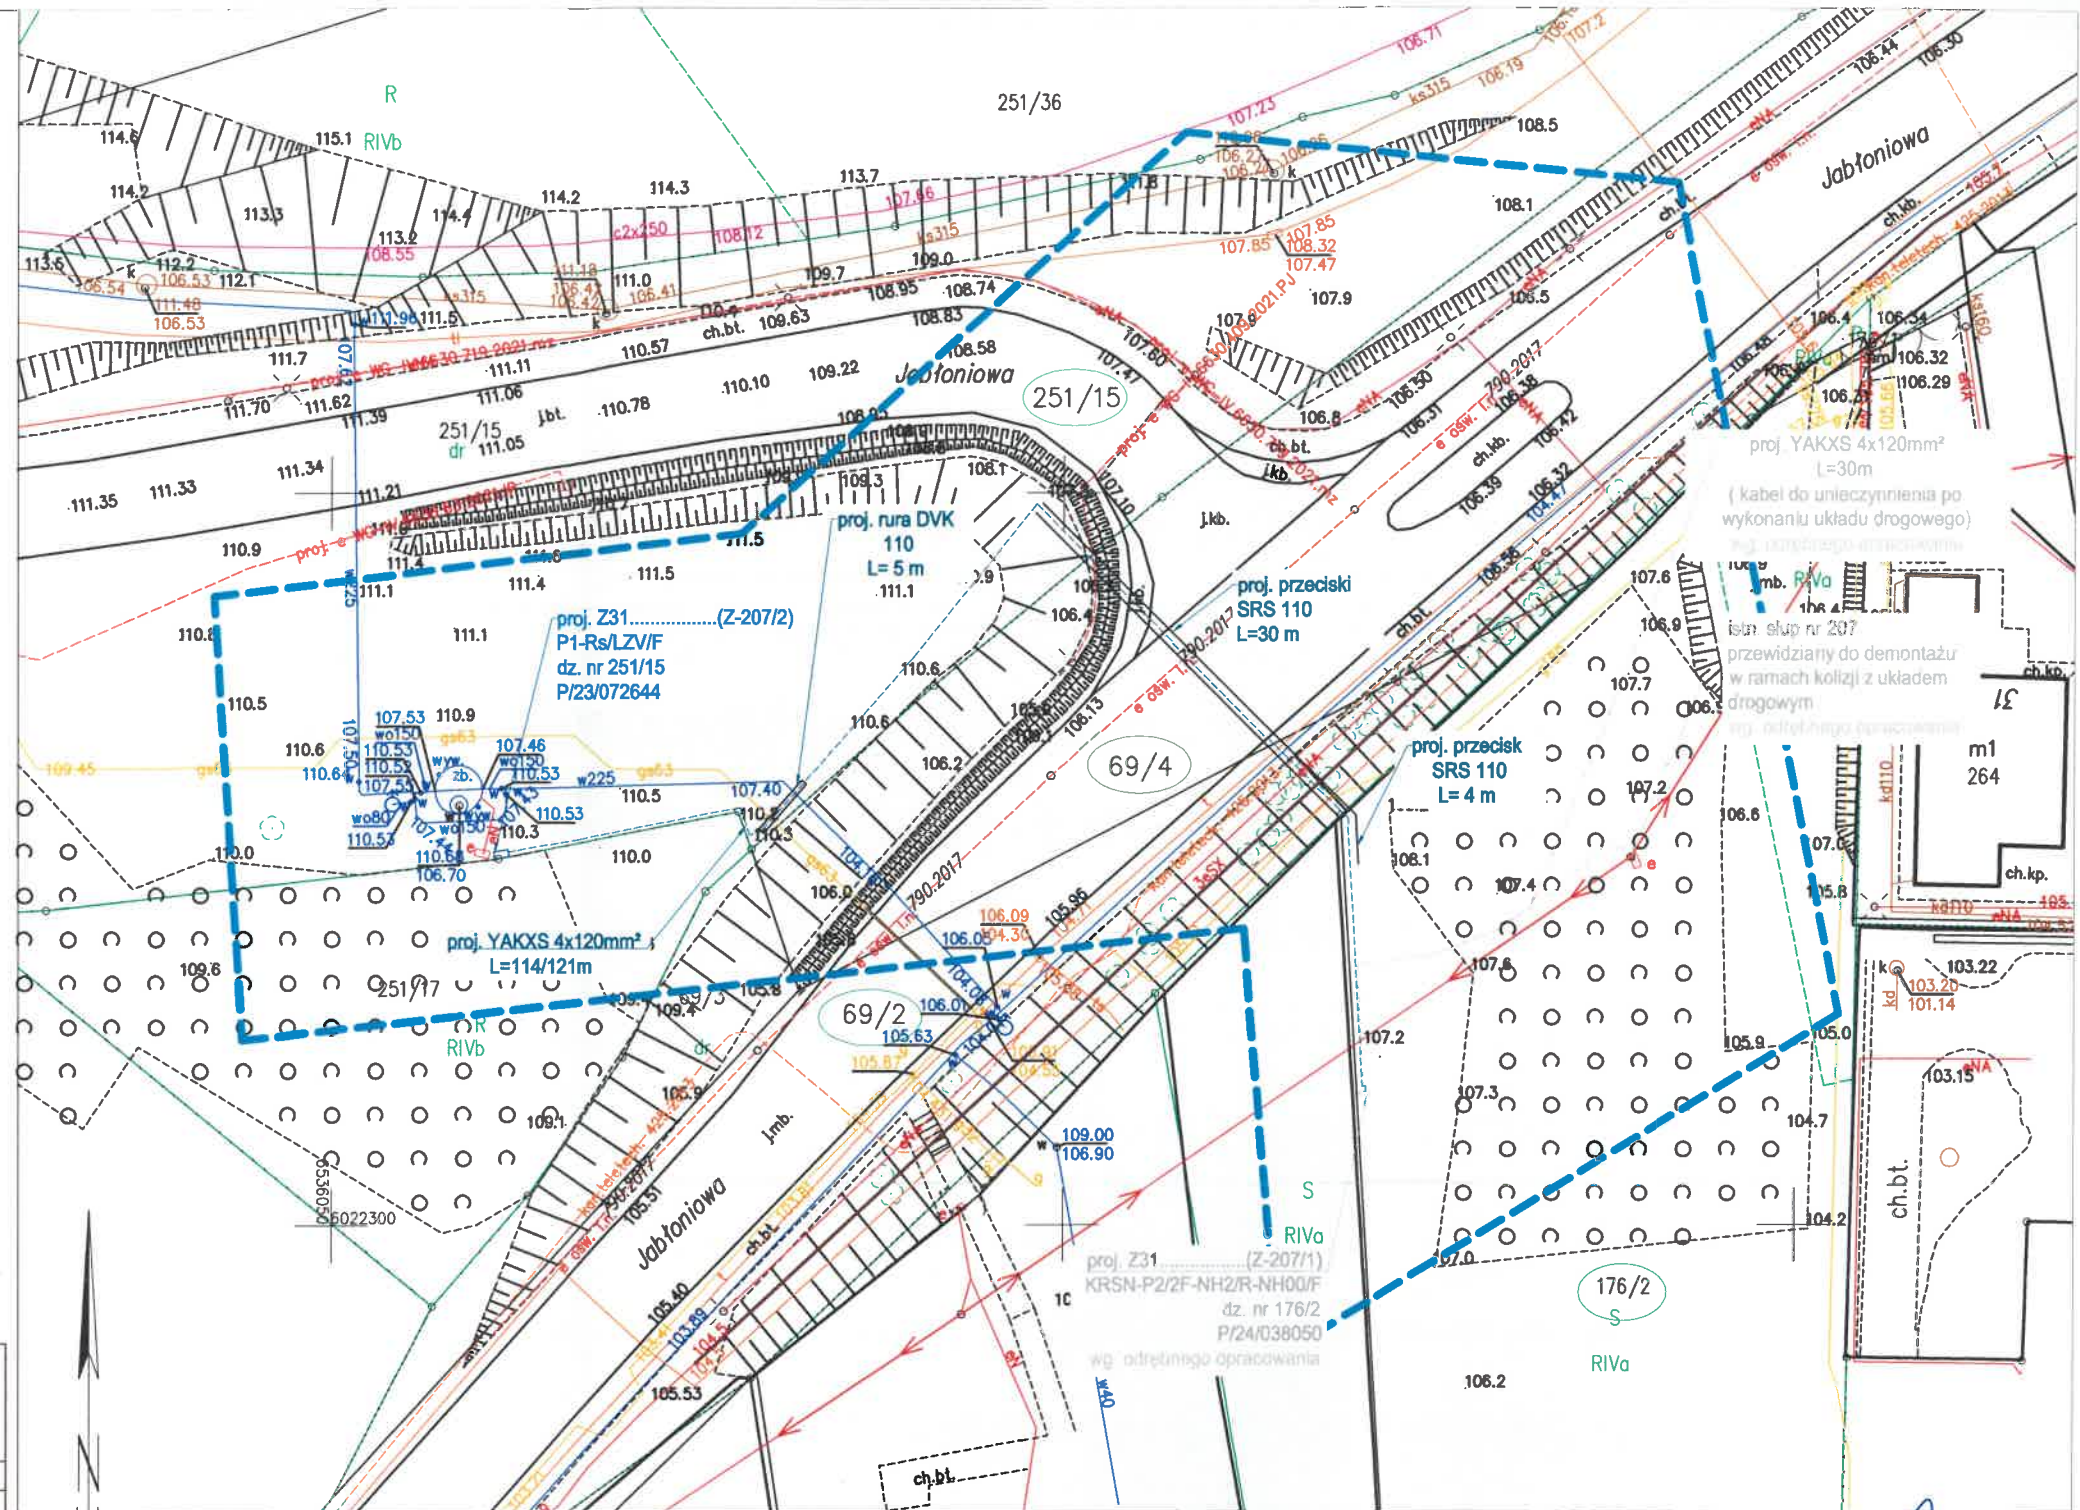

Legenda:

proj. przyłącze kablowe nN 0,4kV

proj. złącze kablowo-pomiarowe nN 0,4kV

proj. rury osłonowe dla nN-0,4 kV:

YAKXS 4x120:

DVK 110, SRS 110, HDPE 110

proj. mufa kablowa nN 0,4kV wg. odrębnego opracowania

Za zgodność z oryginałem
mapy do projektowych
w zakresie znaków, skali,
symboli oraz treści

Projektował
Michał Wardyn
Opracował
Maksim Sanko

Nr upr.
POM/IE/0175/14

Nr upr.

ELEKTROWAR

Elektrowar Michał Wardyn
ul. Elbląska 124, 80-718 Gdańsk
NIP 583 268 31 30, REGON 368883164

INWESTOR
ENERGA-OPERATOR S.A. Oddział w Gdańsku

OBIEKT
Przyłącza elektroenergetyczne nN - Gdańsk, gmina miejska, ul. Potęgowska, obręb 0048

TYTUŁ PROJEKTU
Budowa przyłącza kablowego nN - 0,4kV dla zasilania szafki teletetrii dla GIWK-u w m. Gdańsk, ul. Potęgowska obręb 0048

NAZWA RYSUNKU
Projekt Zagospodarowania Terenu

SKALA:
1:500

DATA:
wrzesień 2024r

Nr OSI
OBI/31/2000028

OBI/31/1904045

Nr rysunku
E1

Ilość arkuszy
1

Nr arkusza
1