

# MAPA DO CELÓW PROJEKTOWYCH

Skala 1:500

Jednostka ewidencyjna: 321603\_5, Potczyn-Zdrój - Obszar Wiejski

Obręb: 321603\_5.0090, Dziwogóra

Działka: 46/18, 46/19

Układzie wsp. płaskich: 2000 strefa 5 (15)

Układ odniesienia: PL-EVRF2007-NH

Arkusz nr: 5.208.29.20.2.4

Obszar aktualizacji: ■■■■■■

Identyfikator zgłoszenia pracy: GG.6640.842.2024

Data opracowania: 09.09.2024r.


Kierownik prac: inż. Lechosław Kupień, nr świad. 12344

Nazwa wykonawcy prac:

GEO-KUPIEŃ S.C.  
USŁUGI GEODEZYJNE

Lechosław Kupień, Janusz Kupień  
ul. Piastów 38, 78-200 Białogard  
tel. 943125456, 94 3663620, 602 703 694  
e-mail: geo-kupien@wp.pl

GG.6640.842.2024	STAROSTA ŚWIDWIŃSKI
ID zgłoszenia pracy geodezyjnej	nazwa organu
Oświadczam, że niniejszy dokument został opracowany w wyniku pracy geodezyjnej, której rezultaty zawiera operat techniczny pozytywnie zweryfikowany w dniu : 17.09.2024 r. nr protokołu: GG.6640.842.2024_12499	
Jestem świadomy odpowiedzialności karnej za złożenie fałszywego oświadczenia.	
Białogard dnia : 17.09.2024 r.	
Imię, nazwisko i podpis	Dokument podpisać kwalifikowanym podpisem elektronicznym inż. Lechosław Kupień, nr upr: 12344

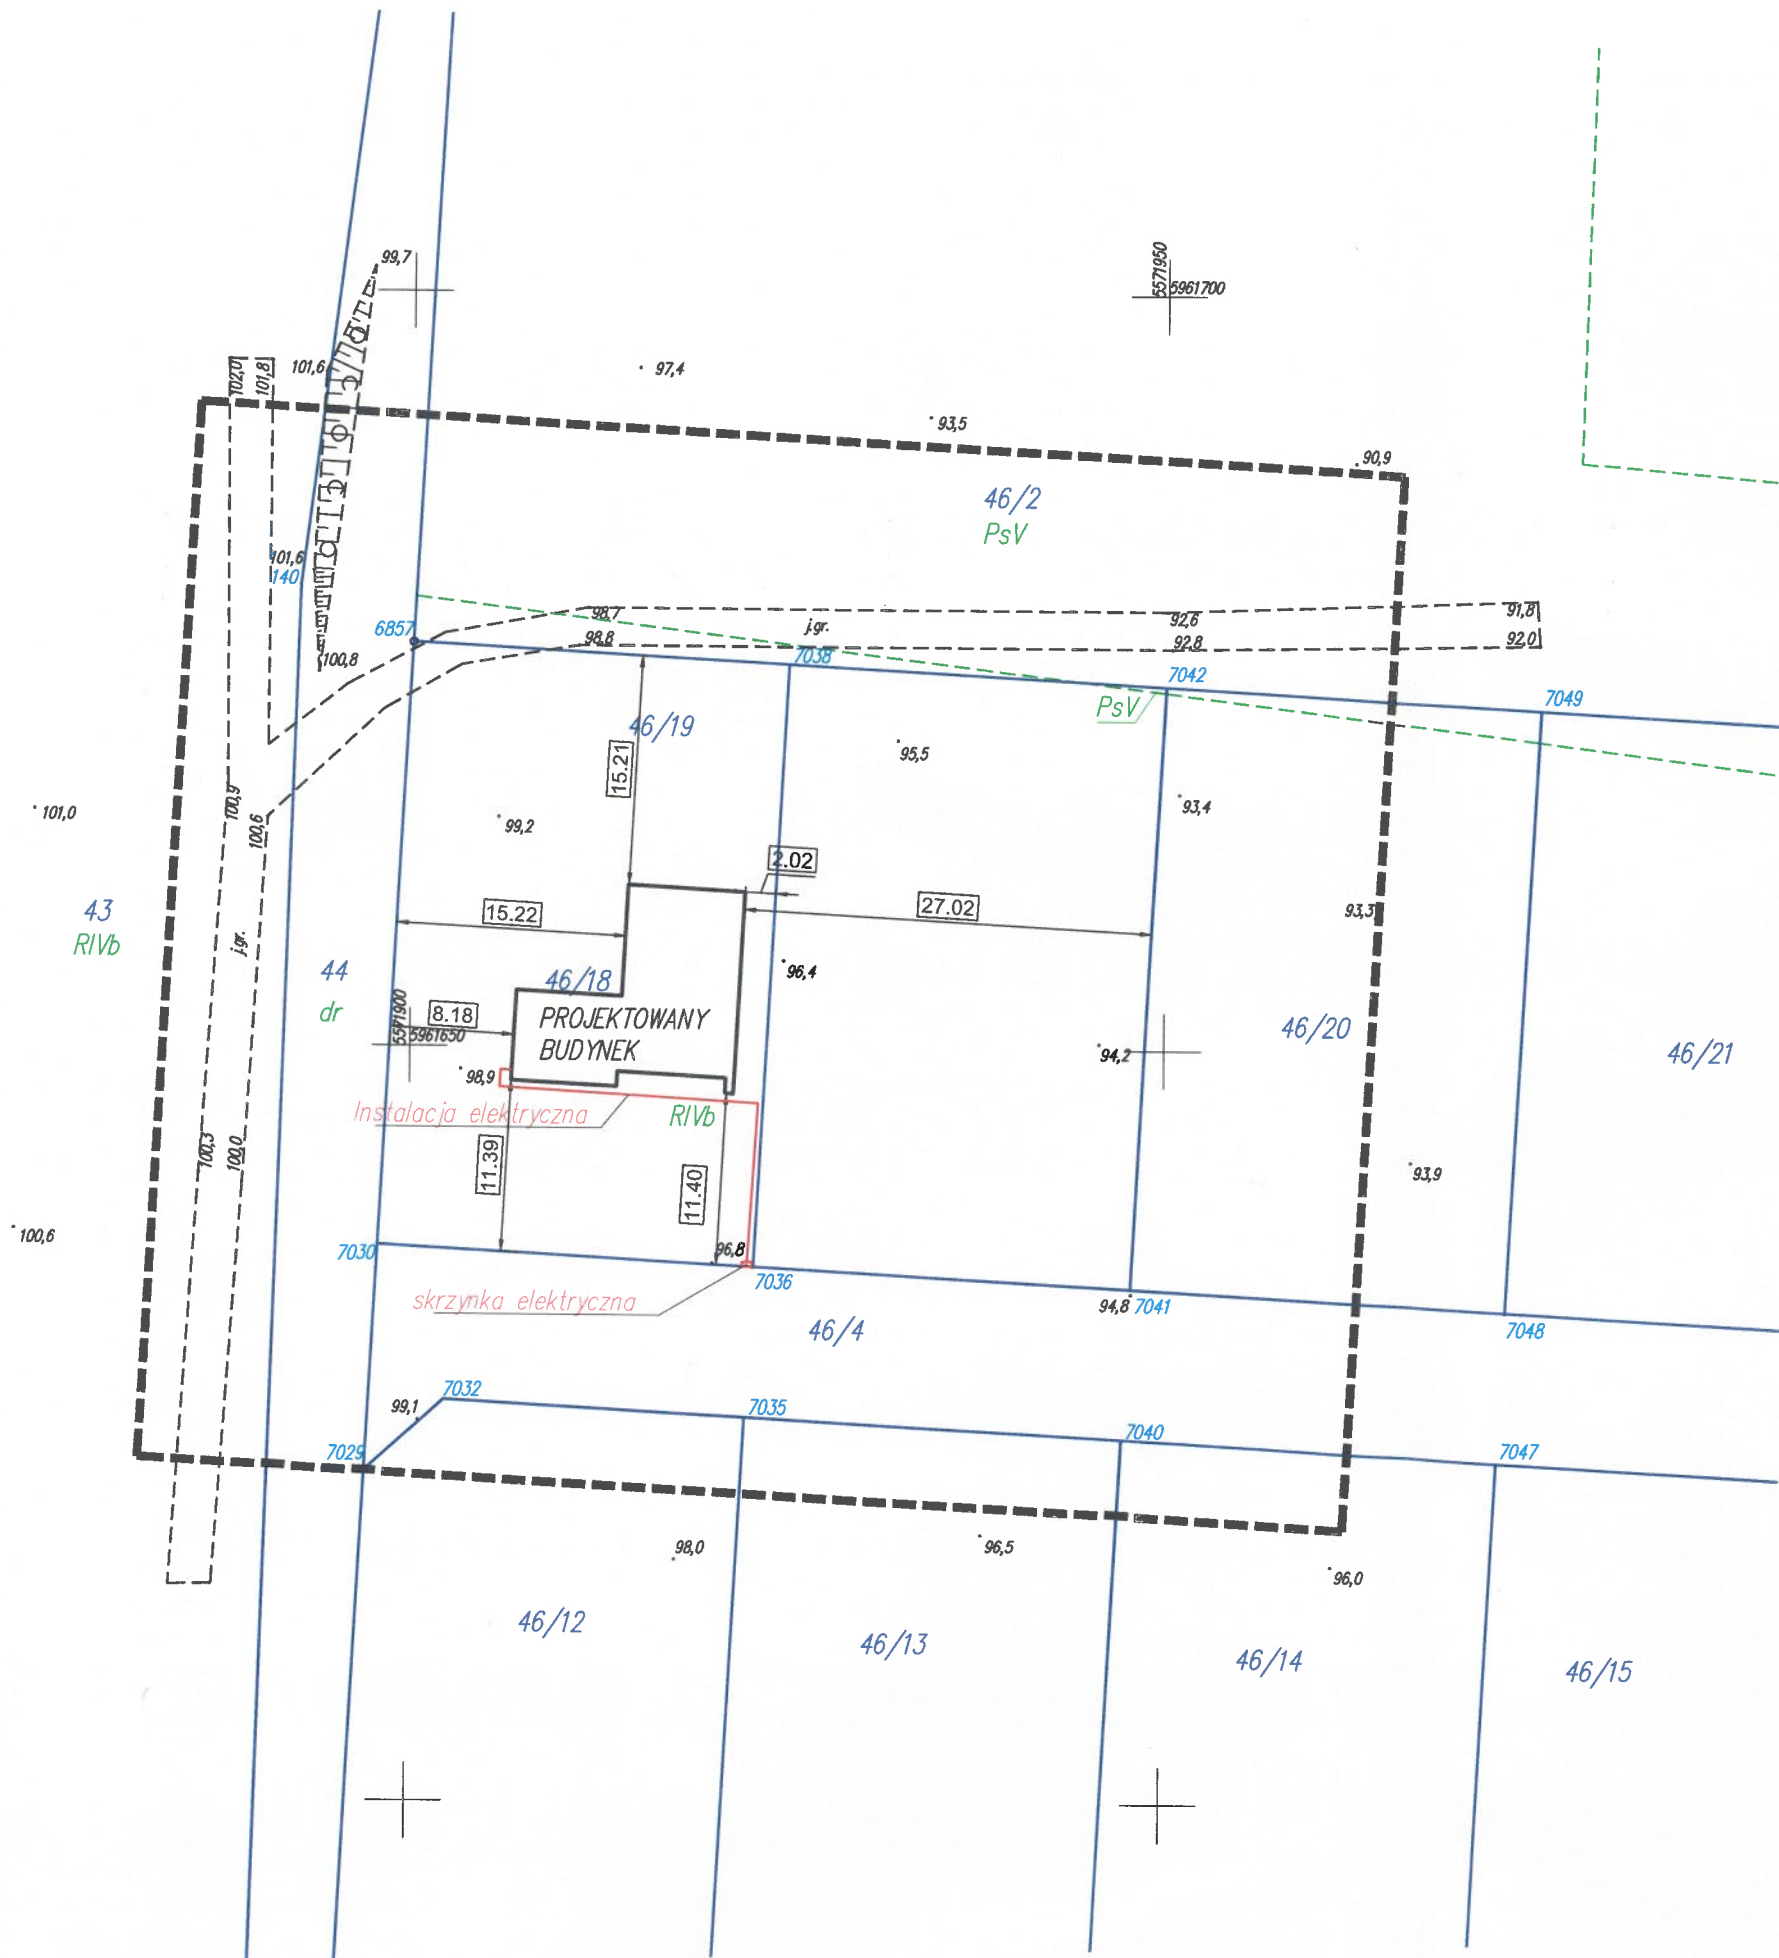

BIURO PROJEKTOWO-USŁUGOWE "INSTAL-TECH"		
MGR INŻ. JAN DROŹDŹ		
78-320 Polczyn-Zdrój, ul. B. Chrobrego 24, tel./fax. 94-36-620-91		
Inwestor	Polczyn-Zdrój	
Obiekt / kat.	Budynek mieszkalny jednorodzinny / Kategoria obiektu budowlanego I	
Adres	Działka nr 46/18, 46/19, obręb ewidencyjny 0090 Dziwogóra	
Inwestycja	Budowa budynku mieszkalnego jednorodzinnego wraz z infrastrukturą techniczną - instalacje wod-kan, elektryczna,jazd indywidualny. Adaptacja projektu typowego budynku "Dom w szyszkowcach 11"	
Stadium	Projekt zagospodarowania działki	Data: 27.09.2024 r.
Treść rysunku	<b>PROJEKT ZAGOSPODAROWANIA DZIAŁKI</b>	Rys. nr: ZD-1B
Projektant wiodący	inż. Bogusław Drożdż Specjalność konstrukcyjno-budowlana	Nr uprawnień A/PNB/8300/268/81
Projektant	mgr inż. Jan Drożdż Specjalność instalacyjna w zakresie sieci, instalacji i urządzeń cieplnych, wentylacyjnych, gazowych, wod-kan	Nr uprawnień ZAP/0211/PWBS/18
Projektant	mgr inż. Waldemar Godzieba Specjalność instalacyjna w zakresie sieci, instalacji i urządzeń elektrycznych i elektroenergetycznych	Nr uprawnień ZAP/0129/PWBE/18