


STR. UL. WARSZAWSKIEJ



NR 83

NR 85

NR 87

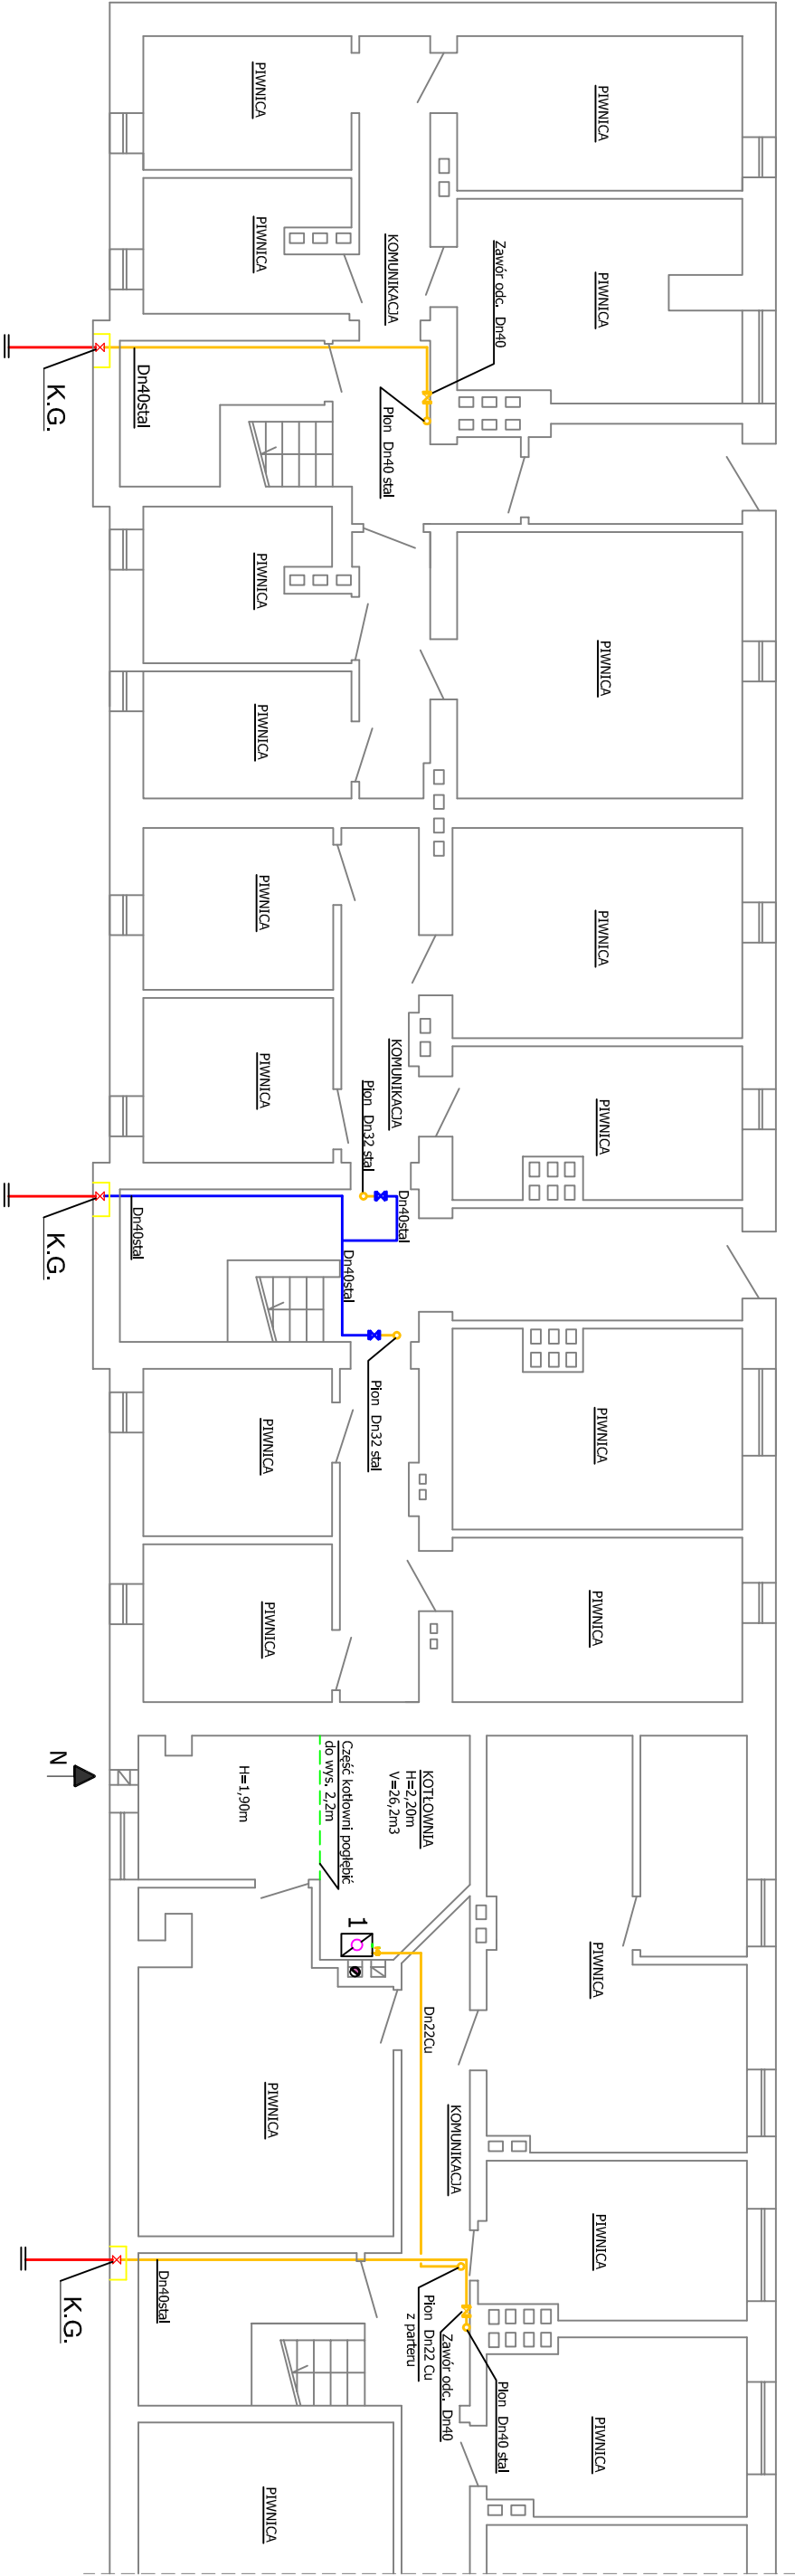

- Przyłącze gazu niskiego ciśnienia istniejące
- Projektowana instalacja gazowa
- Istn. instalacja gazowa niepodlegająca przebudowie
- Kurek główny - zasuwka klinowa $\phi 40$
- K.G. -
- 1

- OZNACZENIA:
- Przyłącze gazu niskiego ciśnienia istniejące
- Projektowana instalacja gazowa
- Istn. instalacja gazowa niepodlegająca przebudowie
- Kurek główny - zasuwka klinowa $\phi 40$
- K.G. -
- Kocioł gazowy istniejący do zachowania

USŁUGI PROJEKTOWE Kazimierz Śliwiński		
Temat/Obiekt : Rzut piwnic - stan projektowany		
/ instalowanie instalacji gazowej wewnątrz użytkowanego budynku mieszkalnego /		
Lokalizacja : Gorzów Wilkp. ul. Warszawska 83, 85, 87 dz. nr 778, 779, 780, obręb nr 3 Wawrów		
Projektował : mgr inż. Łukasz Pozarzycki	UPRAWNIENIA BUDOWLANE nr ew.LBS/0091/PWOS/12 do projektowania i kierowania robotami budowlanymi bez ograniczeń w specjalności instalacyjnej w zakresie sieci, instalacji i urządzeń cieplnych, wentylacyjnych, gazowych, wodociagowych i kanalizacyjnych	Podpis :
Sprawdził : mgr inż. Arkadiusz Ziółkowski	UPRAWNIENIA BUDOWLANE nr ew.LBS/0035/POOS/10 do projektowania bez ograniczeń w specjalności instalacyjnej w zakresie sieci, instalacji i urządzeń cieplnych, wentylacyjnych, gazowych, wodociagowych i kanalizacyjnych	Podpis :
Opracował : Kazimierz Śliwiński		Podpis :
NR RYS. 5	skala : 1:100	Data : 2 lipca 2024r.
		Str. nr 13