


Starosta Nakleński  
Dokumentacja projektowa nr  
SWG.6634.471.2024  
była przedmiotem narady  
koordynacyjnej przeprowadzonej  
za pomocą środków  
komunikacji elektronicznej  
zakończoną w dniu: 24-10-2024

Z up. Starosty

Przewodniczący Narady  
Koordynacyjnej

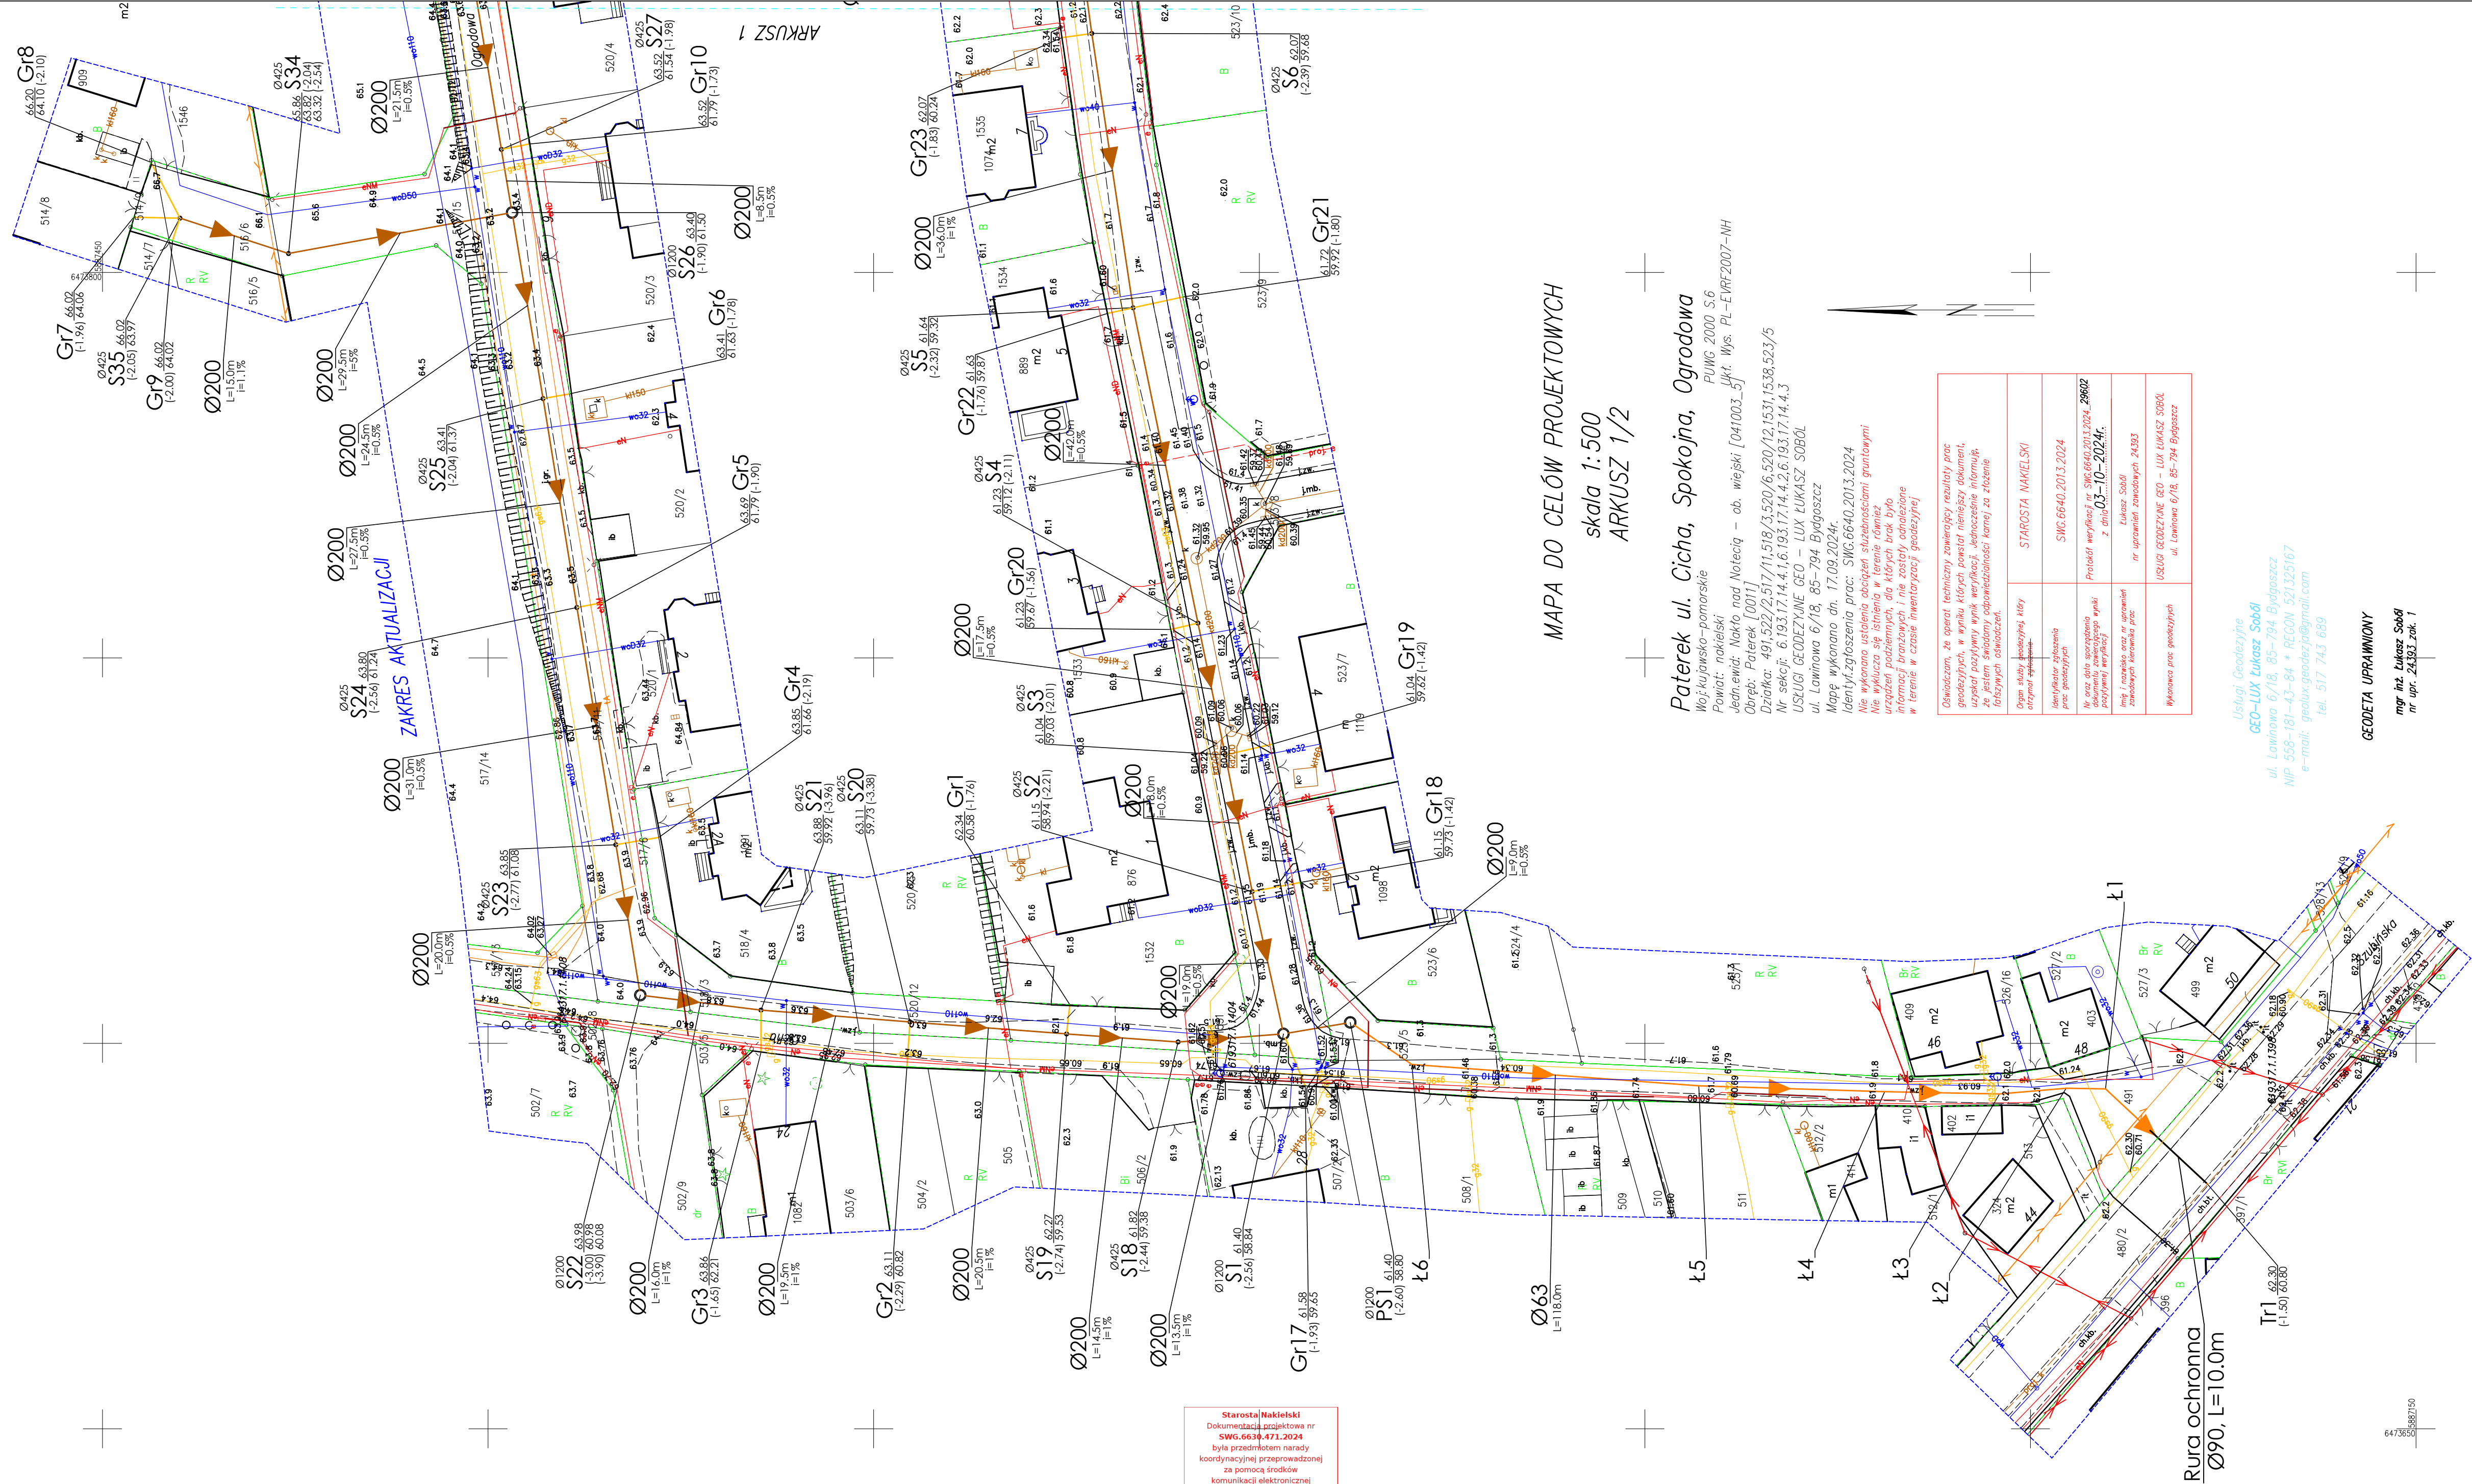

MAPA DO CELÓW PROJEKTOWYCH  
skala 1:500  
ARKUSZ 1/2

Paterrek ul. Cicha, Spokojna, Ogrodowa  
Powiat: nakleński  
Jednostka: Nakło nad Notecią – ob. wiejski [041003.5]

Dziatka: 491.522/2.517/11.518/3.520/6.520/12.1531.1538.523/5  
Nr sekcji: 6.193.17.14.4.1.6.193.17.14.4.2.6.193.17.14.4.3  
USŁUGI GEODEZYJNE GEO – LUX LUKASZ SOBOL

Mapę wykonano dn. 17.09.2024r.  
Identyfikacja obiektów: SWG.6640.2013.2024  
Nie wykonano ustaleń odcinków służebnościami gruntowymi  
Nie wykonano ustaleń odcinków służebnościami gruntowymi  
Nie wykonano ustaleń odcinków służebnościami gruntowymi  
Nie wykonano ustaleń odcinków służebnościami gruntowymi

Organ służby geodezyjnej, który otrzymał zadanie	STAROSTA NAKLEŃSKI
Identyfikacja obiektów	SWG.6640.2013.2024
Wzrost, data urodzenia, dokumentacja zawodowa, wykształcenie, data rozpoczęcia pracy	Protokół wyjazdu nr SWG.6640.2013.2024.20002 z dnia 03-10-2024r.
Imię i nazwisko oraz nr uprawnień zawodowych wykonawcy prac	Lukasz Soból nr uprawnień zawodowych 24.93
Wykonawca prac geodezyjnych	USŁUGI GEODEZYJNE GEO – LUX LUKASZ SOBOL ul. Ławinowa 6/18, 85-794 Bydgoszcz

Usługi Geodezyjne  
GEO-LUX LUKASZ SOBOL  
ul. Ławinowa 6/18, 85-794 Bydgoszcz  
NIP: 559-181-43-84 • REGON: 521325167  
e-mail: geolux.geodezja@gmail.com  
tel. 517 743 689

GEODETA UPRAWNIONY  
mgr inż. Lukasz Soból  
nr upr. 24.933.zak.1

PROJEKT ZAGOSPODAROWANIA TERENU  
480/2, 491, 523/5, 522/2, 523/11, 523/14, 1538, 520/6, 1531, 520/12, 518/3, 517/6, 517/11, 517/15, 516/6, 514/9, 523/16  
obwód Paterrek  
w zakresie projektowanej kanalizacji sanitarnej

LEGENDA  
KANALIZACJA SANITARNA  
GRAWITACYJNA

- PROJEKTOWANA KANALIZACJA SANITARNA GRAWITACYJNA (KIERUNEK PRZEPŁYWU)
- PROJEKTOWANE ODCINKI KANALIZACJI SANITARNEJ GRAWITACYJNEJ Z RUR PVC SN8 (ŚREDNICA, DŁUGOŚĆ, SPADEK)
- PROJEKTOWANE PRZYŁĄCZA DO GRANIC NIERUCHOMOŚCI Z RUR Ø160 x 4,7mm (l min. = 1,5%)
- PROJ. STUDNIA KANALIZACJI SANITARNEJ (ŚREDNICA, RZĘDNA TERENU, RZĘDNA DŃA, ZAGŁĘBIENIE)
- PROJ. GRAWITACYJNE PRZYŁĄCZA KANALIZACJI SANITARNEJ ZAKOŃCZONE NA GRANICY NIERUCHOMOŚCI (RZĘDNA TERENU, RZĘDNA DŃA, ZAGŁĘBIENIE)

KANALIZACJA SANITARNA  
CIŚNIENIOWA

- PROJEKTOWANA KANALIZACJA SANITARNA CIŚNIENIOWA
- PROJEKTOWANE ODCINKI KANALIZACJI SANITARNEJ CIŚNIENIOWEJ (ŚREDNICA, DŁUGOŚĆ)
- PROJEKTOWANA KOMORA PRZEPOMPOWNI ŚCIEKÓW (ŚREDNICA, RZĘDNA TERENU, RZĘDNA WŁOTU KANAŁU ZAGŁĘBIENIE)
- PROJ. WĘZŁY NA RUROCIĄGU TŁOCZNYM
- PROJ. WŁĄCZENIE DO PROJ. SIECI KANALIZACJI TŁOCZNEJ
- PROJ. RURA OSŁONOWA, PE090 L=10 m

za zgodność z oryginałem mapy do celów projektowych  
Szymon Jurek

ZADANIE Budowa kanalizacji sanitarnej w systemie tłoczno-grawitacyjnym w miejscowości Paterrek, w ulicy Ogrodowej i Spokojnej, gm. Nakło nad Notecią	
INWESTOR Komunalne Przedsiębiorstwo Wodociągów i Kanalizacji Sp. z o.o. w Nakle nad Notecią ul. M. Drzymały 4a 89-100 Nakło nad Notecią	SKALA: 1:500
PROJEKTANT mgr inż. Szymon Jurek uprawnienia budowlane do projektowania i kierowania robotami budowlanymi w specjalności instalacyjnej w zakresie sieci, instalacji i urządzeń cieplnych, wentylacyjnych, gazowych, wodociągowych i kanalizacyjnych bez ograniczeń nr KUP.0088/PWBS.18	DATA I PODPIS: 10.2024 r.
SPRAWDZAJĄCY mgr inż. Maciej Nowaczyk uprawnienia budowlane do projektowania i kierowania robotami budowlanymi w specjalności instalacyjnej w zakresie sieci, instalacji i urządzeń cieplnych, wentylacyjnych, gazowych, wodociągowych i kanalizacyjnych bez ograniczeń nr KUP.0207/PWBS.17	DATA I PODPIS: 10.2024 r.
NAZWA RYSUNKU Projekt zagospodarowania terenu	
NR RYSUNKU: 1	