


PIWNICA

SIKORSKIEGO 131

SIKORSKIEGO 130

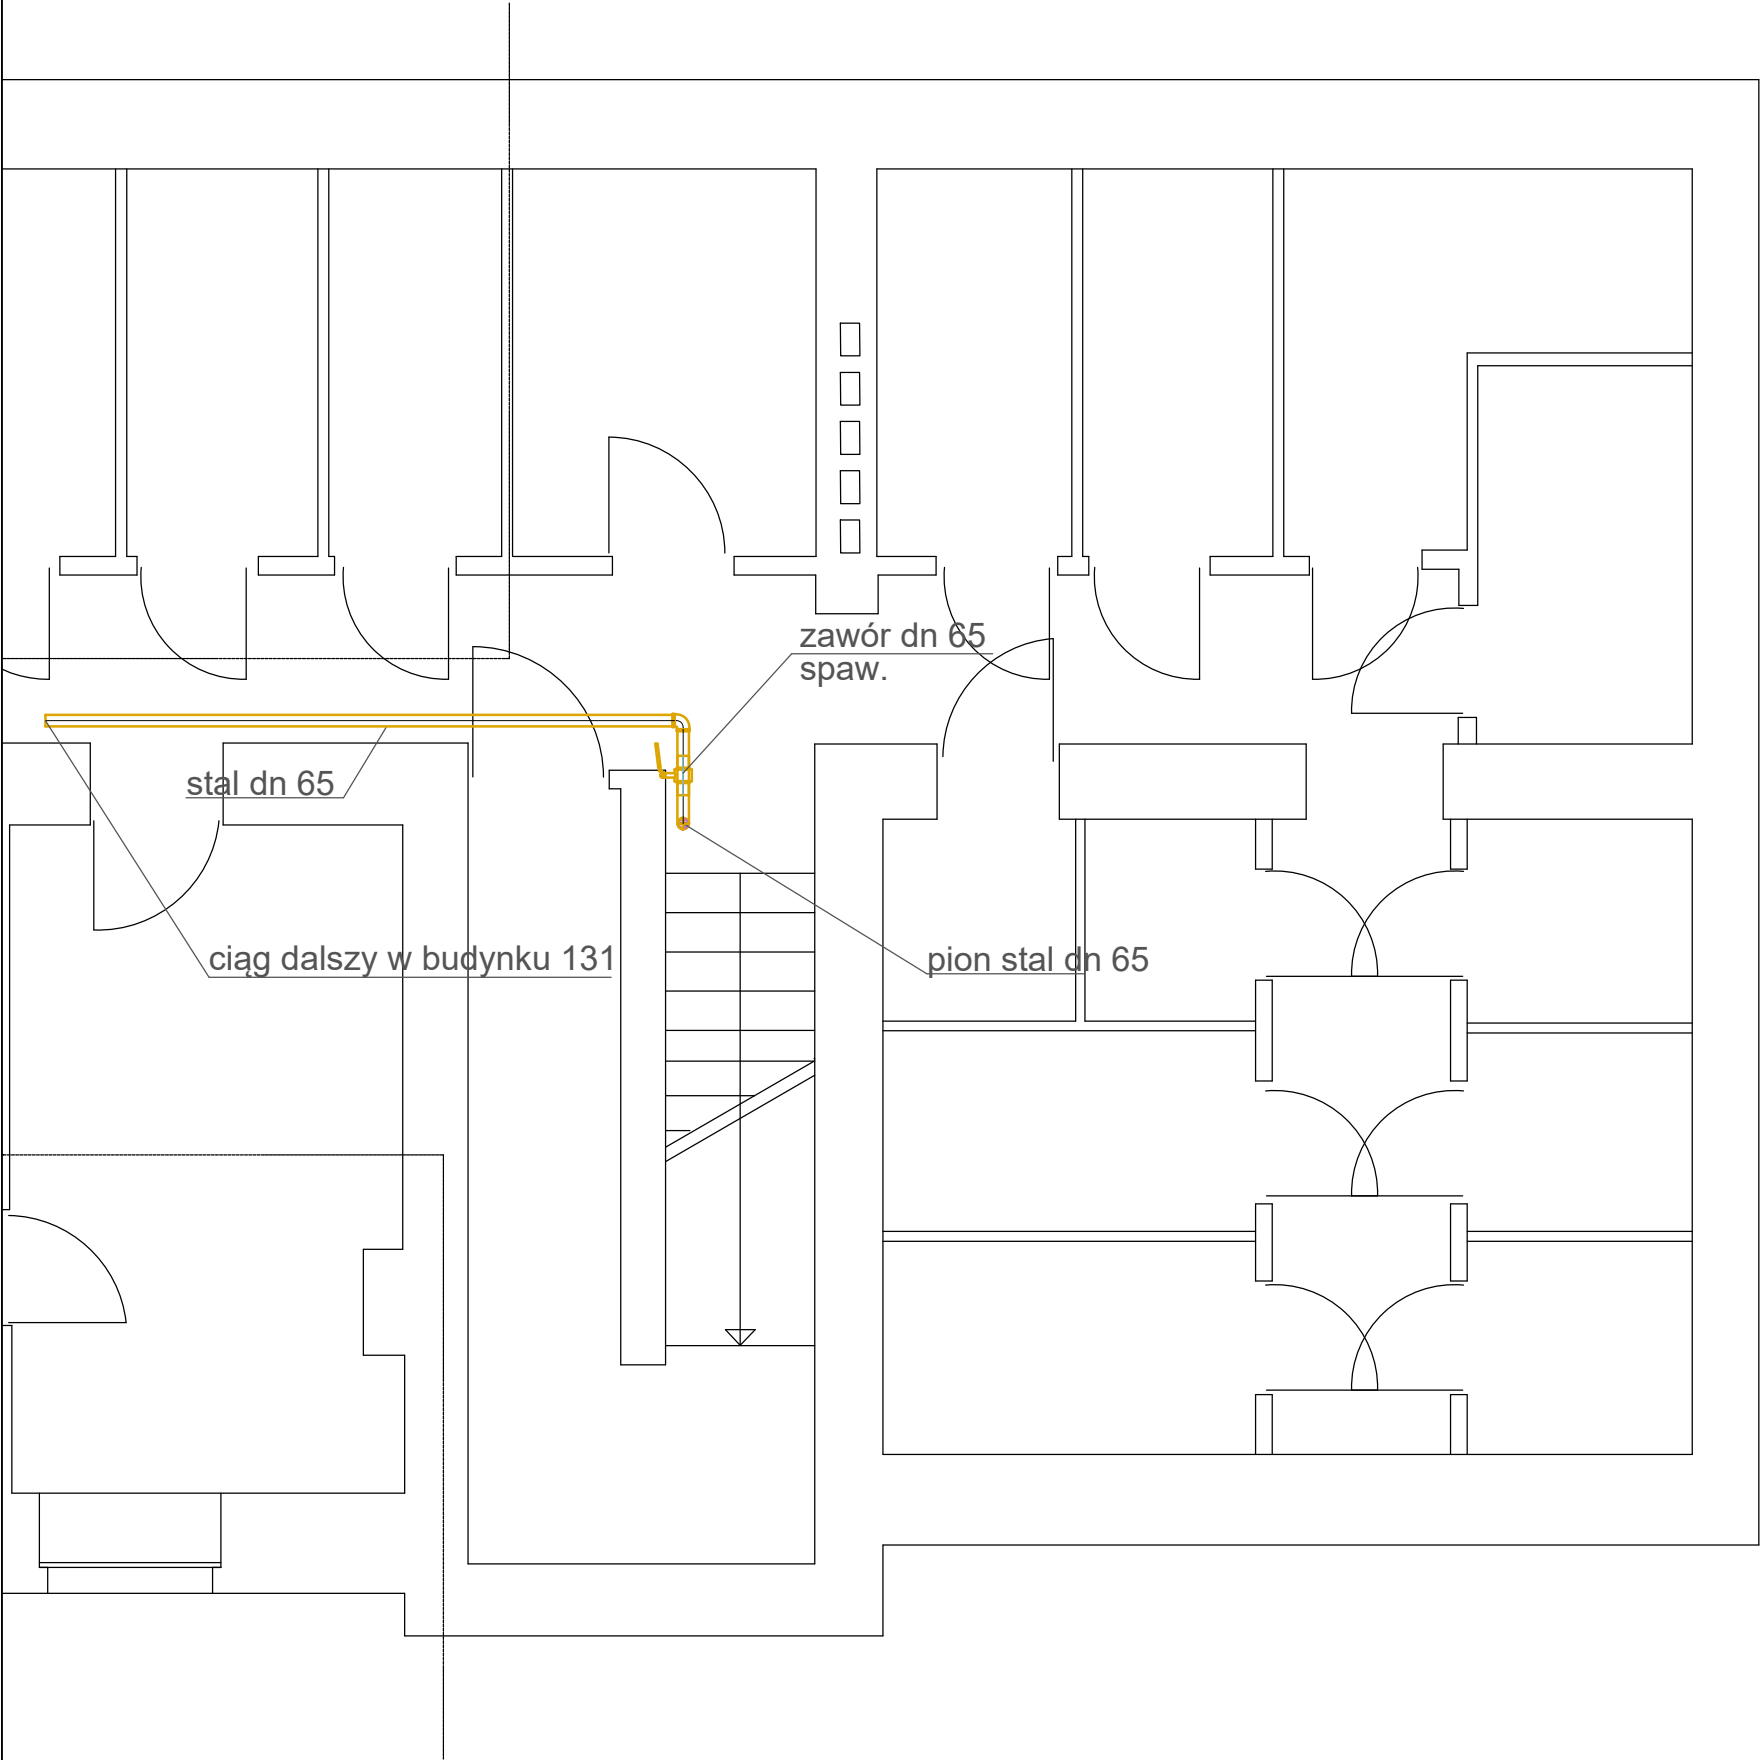

SIKORSKIEGO 131

SIKORSKIEGO 130

		KRISBUILDING Projektowanie-Wykonawstwo-Nadzory Krzysztof Wysocki ul. Konopnickiej 31/7, 73-200 Choszczno	
Stadium	Projekt architektoniczno- budowlany		
Obiekt	Budynek mieszkalny wielorodzinny- wewnętrzna instalacja gazowa		
Adres	ul. Sikorskiego 130, Gorzów Wlkp., dz. nr ewid. 1948, obr. Gorzów- Śródmieście		
Inwestor	Wspólnota Mieszkaniowa 4138 Sikorskiego 130, ul. Sikorskiego 130, 66-400 Gorzów Wlkp.	08.2025 r.	
Branża	Instalacyjna (sanitarna)	rys. nr 1	
Temat	Rzut piwnic budynku - wewnętrzna instalacja gazowa	skala 1 : 50	
Projektant	mgr inż. Krzysztof Wysocki upr. bud. bez ograniczeń w specjalności instalacyjnej w zakresie sieci, instalacji i urządzeń ciepłych, wentylacyjnych, gazowych , wodociagowych i kanalizacyjnych, nr ewid. ZAP/0117/PWOS/13		