


Projekt zagospodarowania terenu
„Przebudowa ul. Kwiatowej w Wałczu wraz z przebudową infrastruktury technicznej”
skala 1:500

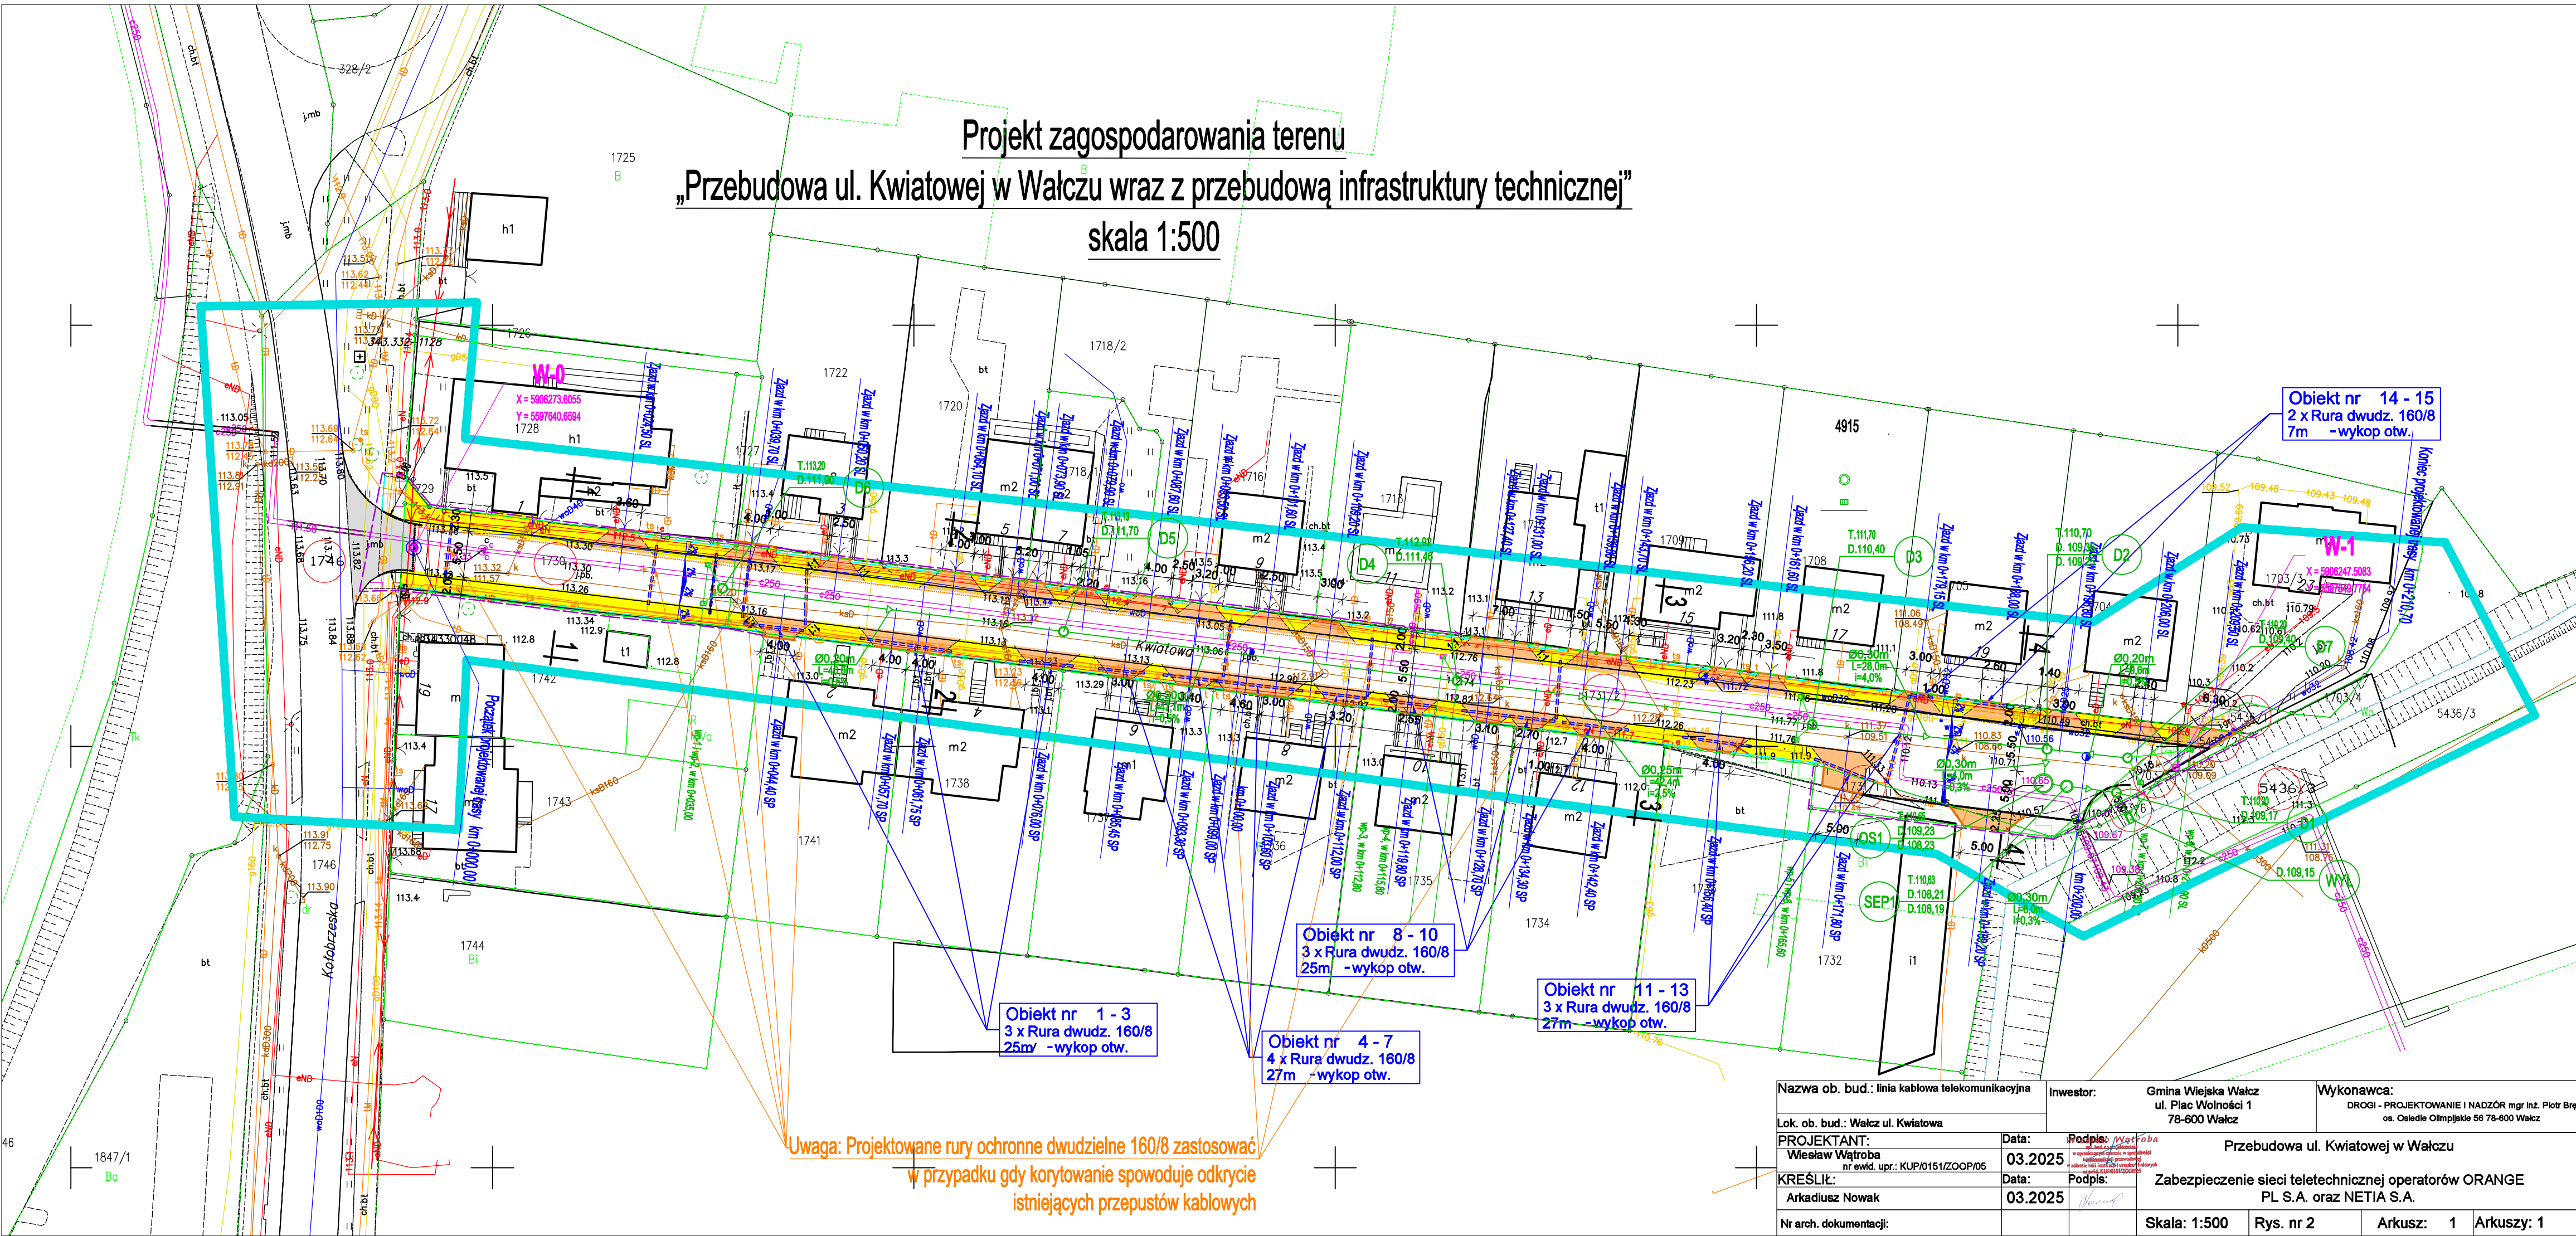

Uwaga: Projektowane rury ochronne dwudzielne 160/8 zastosować
w przypadku gdy korytowanie spowoduje odkrycie
istniejących przepustów kablowych

Nazwa ob. bud.: linia kablowa telekomunikacyjna		Inwestor:		Gmina Miejska Wałcz ul. Plac Wolności 1 78-600 Wałcz		Wykonawca: DROGI - PROJEKTOWANIE I NADZÓR mgr Inż. Piotr Bręk os. Osiedle Olimpijskie 56 78-600 Wałcz	
Lok. ob. bud.: Wałcz ul. Kwiatowa		Data:		Podpis: <i>W. Wątroba</i>		Przebudowa ul. Kwiatowej w Wałczu	
PROJEKTANT: Wiesław Wątroba nr ewid. upr.: KUP/0151/ZOOP/05		03.2025		Data:		03.2025	
KREŚLIŁ: Arkadiusz Nowak		Data:		Podpis: <i>Nowak</i>		Zabezpieczenie sieci teletechnicznej operatorów ORANGE PL S.A. oraz NETIA S.A.	
Nr arch. dokumentacji:		Skala: 1:500		Rys. nr 2		Arkusz: 1	
						Arkuszy: 1	