

ZESTAWIENIE POMIESZCZEŃ MIESZKALNYCH
LOKAL NR 10

Nr pom.	Nazwa pom.	Pow. użytkowa	Wys.
[--]	[--]	[m ²]	[m]
3/01	Przedpokój	1,90	2,40
3/02	Aneks kuchenny	8,12	2,50
3/03	Łazienka	2,30	2,40
3/04	Pokój	10,11	2,30-2,50
3/05	Łazienka	3,10	2,40
3/06	Korytarz	3,50	2,40
3/07	Kuchnia	3,92	2,50
3/08	Pom. gospodarcze	1,95	2,80
3/09	Pokój	13,52	2,30-2,50
3/10	Pokój	16,24	2,30-2,50
RAZEM		64,66	

LEGENDA

- PPSØ125/80[mm]

Przewód powietrzno spalinyowy, stalowy Ø125/80[mm]
- KG

Projektowana kuchnia gazowa z piekarnikiem , moc 8,0[kW]
- KKG


Projektowany kondensacyjny kocioł gazowy, o mocy 24[kW]
- CuØ18/22

Proj. instalacja gazowa
- Stal DN20

Istniejąca instalacja gazowa
- KW

21x14[cm] — Kratka wentylacyjna ścienna Ø150[mm]
- N∇

Nawiewnik okienny V=70[m3/h]

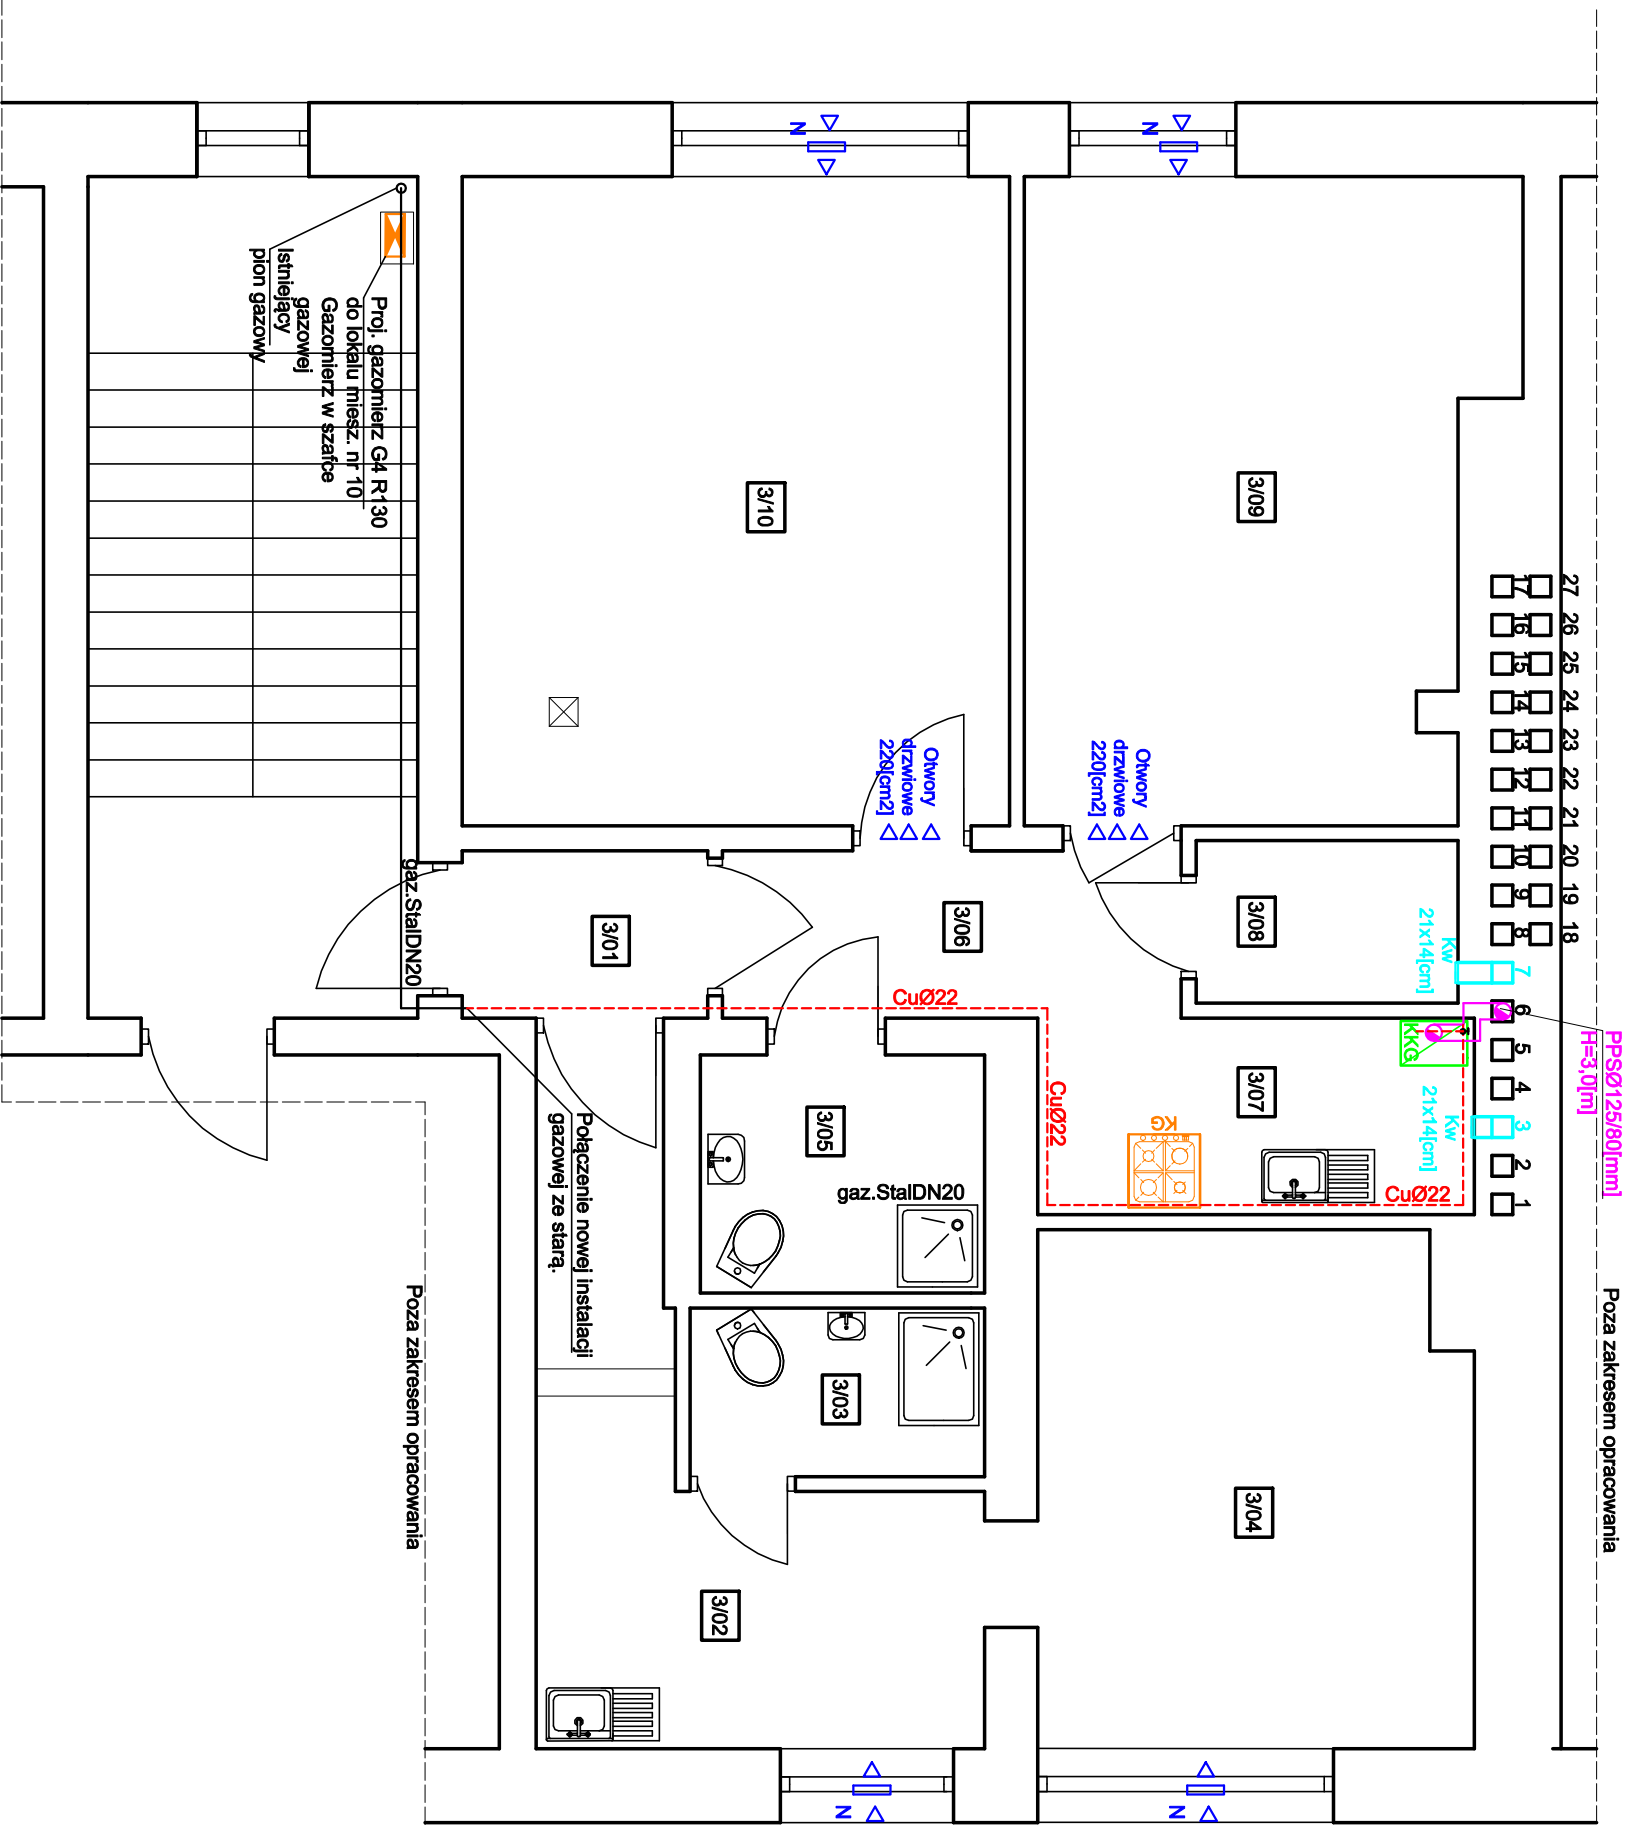

Poza zakresem opracowania

Poza zakresem opracowania

Proj. gazomierz G4 R130
do lokalu miesz. nr 10
Gazomierz w szafce
istniejący
pion gazowy

BIURO PROJEKTOWO - USŁUGOWE "INSTAL-TECH" MGR INŻ. JAN DROŻDŻ			
Investor:	78-320 Pokczyn-Zdrój, ul. B. Chrobrego 24, tel. +48 604 117 512		
	TBS Lokum sp.z.o.o, ul. Wyspiańskiego 35C		
Obiekt:	Lokal mieszkalny nr 10 w budynku mieszkalnym wielorodzinnym		
	Kategoria obiektu budowlanego XIII		
Adres:	ul. Modzelewskiej 73/10, 72-600 Świnoujście		
	dz. nr 272, obr. Warszów 12, jedn. ewid.: 326301_1.0012		
Inwestycja:	Budowa wewnętrznej instalacji gazowej		
Stadium:	Projekt architektoniczno-budowlany	Data: 20.05.2025	
Treść rysunku:	Rzut III piętra - lokal nr 10 /Stan projektowany/	Rys. nr: 2 Skala: 1 : 50	
Projektował	mgr inż. Jan Drożdż	Nr uprawnień:	
	/specjalność instalacyjna w zakresie sieci, instalacji i urządzeń ciepłych, wentylacyjnych, gazowych, wod-kan/	ZAP/0211/PWBS/18	
Sprawił	mgr inż. Arkadiusz Kosiński	Nr uprawnień:	
Instalacje san.	/specjalność instalacyjna w zakresie sieci, instalacji i urządzeń ciepłych, wentylacyjnych, gazowych, wod-kan/	ZAP/0165/PWBS/17	