


ZESTAWIENIE POMIESZCZEŃ MIESZKALNYCH				
LOKAL NR 10				
Nr pom.	Nazwa pom.	Pow. użytkowa	Wys.	
[--]	[--]	[m ²]	[m]	
3/01	Przedpokój	1,90	2,40	
3/02	Aneks kuchenny	8,12	2,50	
3/03	Łazienka	2,30	2,40	
3/04	Pokój	10,11	2,30-2,50	
3/05	Łazienka	3,10	2,40	
3/06	Korytarz	3,50	2,40	
3/07	Kuchnia	3,92	2,50	
3/08	Pom. gospodarcze	1,95	2,80	
3/09	Pokój	13,52	2,30-2,50	
3/10	Pokój	16,24	2,30-2,50	
RAZEM		64,66		

LEGENDA

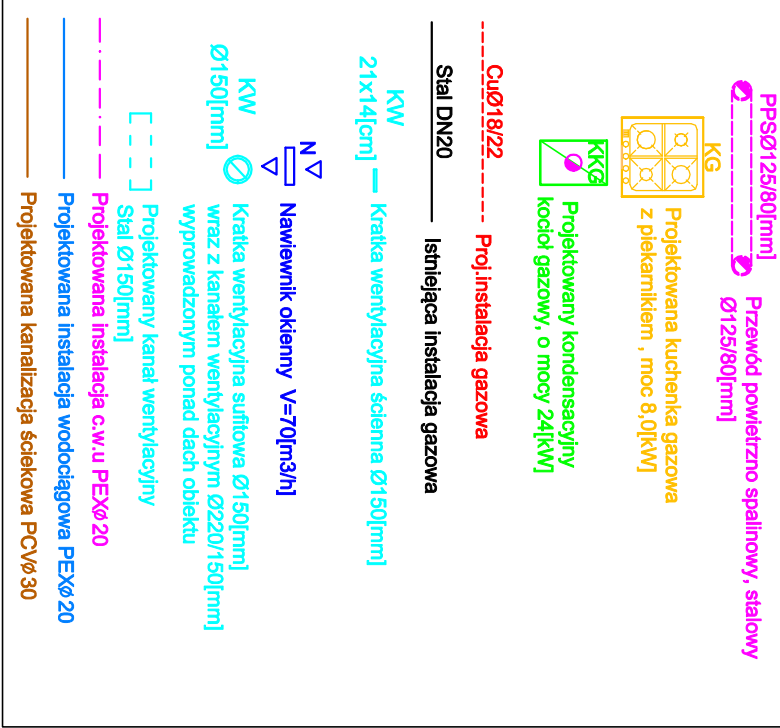

BIURO PROJEKTOWO - USŁUGOWE "INSTAL-TECH"			
MGR INŻ. JAN DROŻDŻ			
Investor:	78-320 Pockzyn-Zdrój, ul. B. Cimbrego 24, tel. +48 604 117 512		
	TBS Lokum sp.z.o.o, ul. Wyspiańskiego 35C		
Obiekt:	Lokal mieszkalny nr 10 w budynku mieszkalnym wielorodzinnym		
	Kategoria obiektu budowlanego XIII		
Adres:	ul. Modzelewskiej 73/10, 72-600 Świnoujście		
	dz. nr 272, obr. Warszów 12, jedn. ewd.: 326301_1.0012		
Investycja:	Budowa wewnętrznej instalacji gazowej		
Stadium:	Projekt Techniczny	Data: 20.05.2025	
Treść rysunku:	Rzut III piętra - lokal nr 10 /Inst. gaz., wentylacja, wod-kan./	Rys. nr: 1	Skala: 1: 50
Projektował	mgr inż. Jan Drożdż	Nr uprawnień: ZAP/0211/PWBS/18	
	/specjalność: instalacyjna w zakresie sieci, instalacji i urządzeń ciepłych, wentylacyjnych, gazowych, wod-kan/	Nr uprawnień: ZAP/0165/PWBS/17	
Sprawił	mgr inż. Arkadiusz Kosiński		
	/specjalność: instalacyjna w zakresie sieci, instalacji i urządzeń ciepłych, wentylacyjnych, gazowych, wod-kan/		

