



ZACHODNIOPOMORSKI ZARZĄD
DRÓG WOJEWÓDZKICH
w Koszalinie
Znak: ZZDW - 3-4270-388 2025 TR
Zaś. do decyzji z dnia 17.09.2025

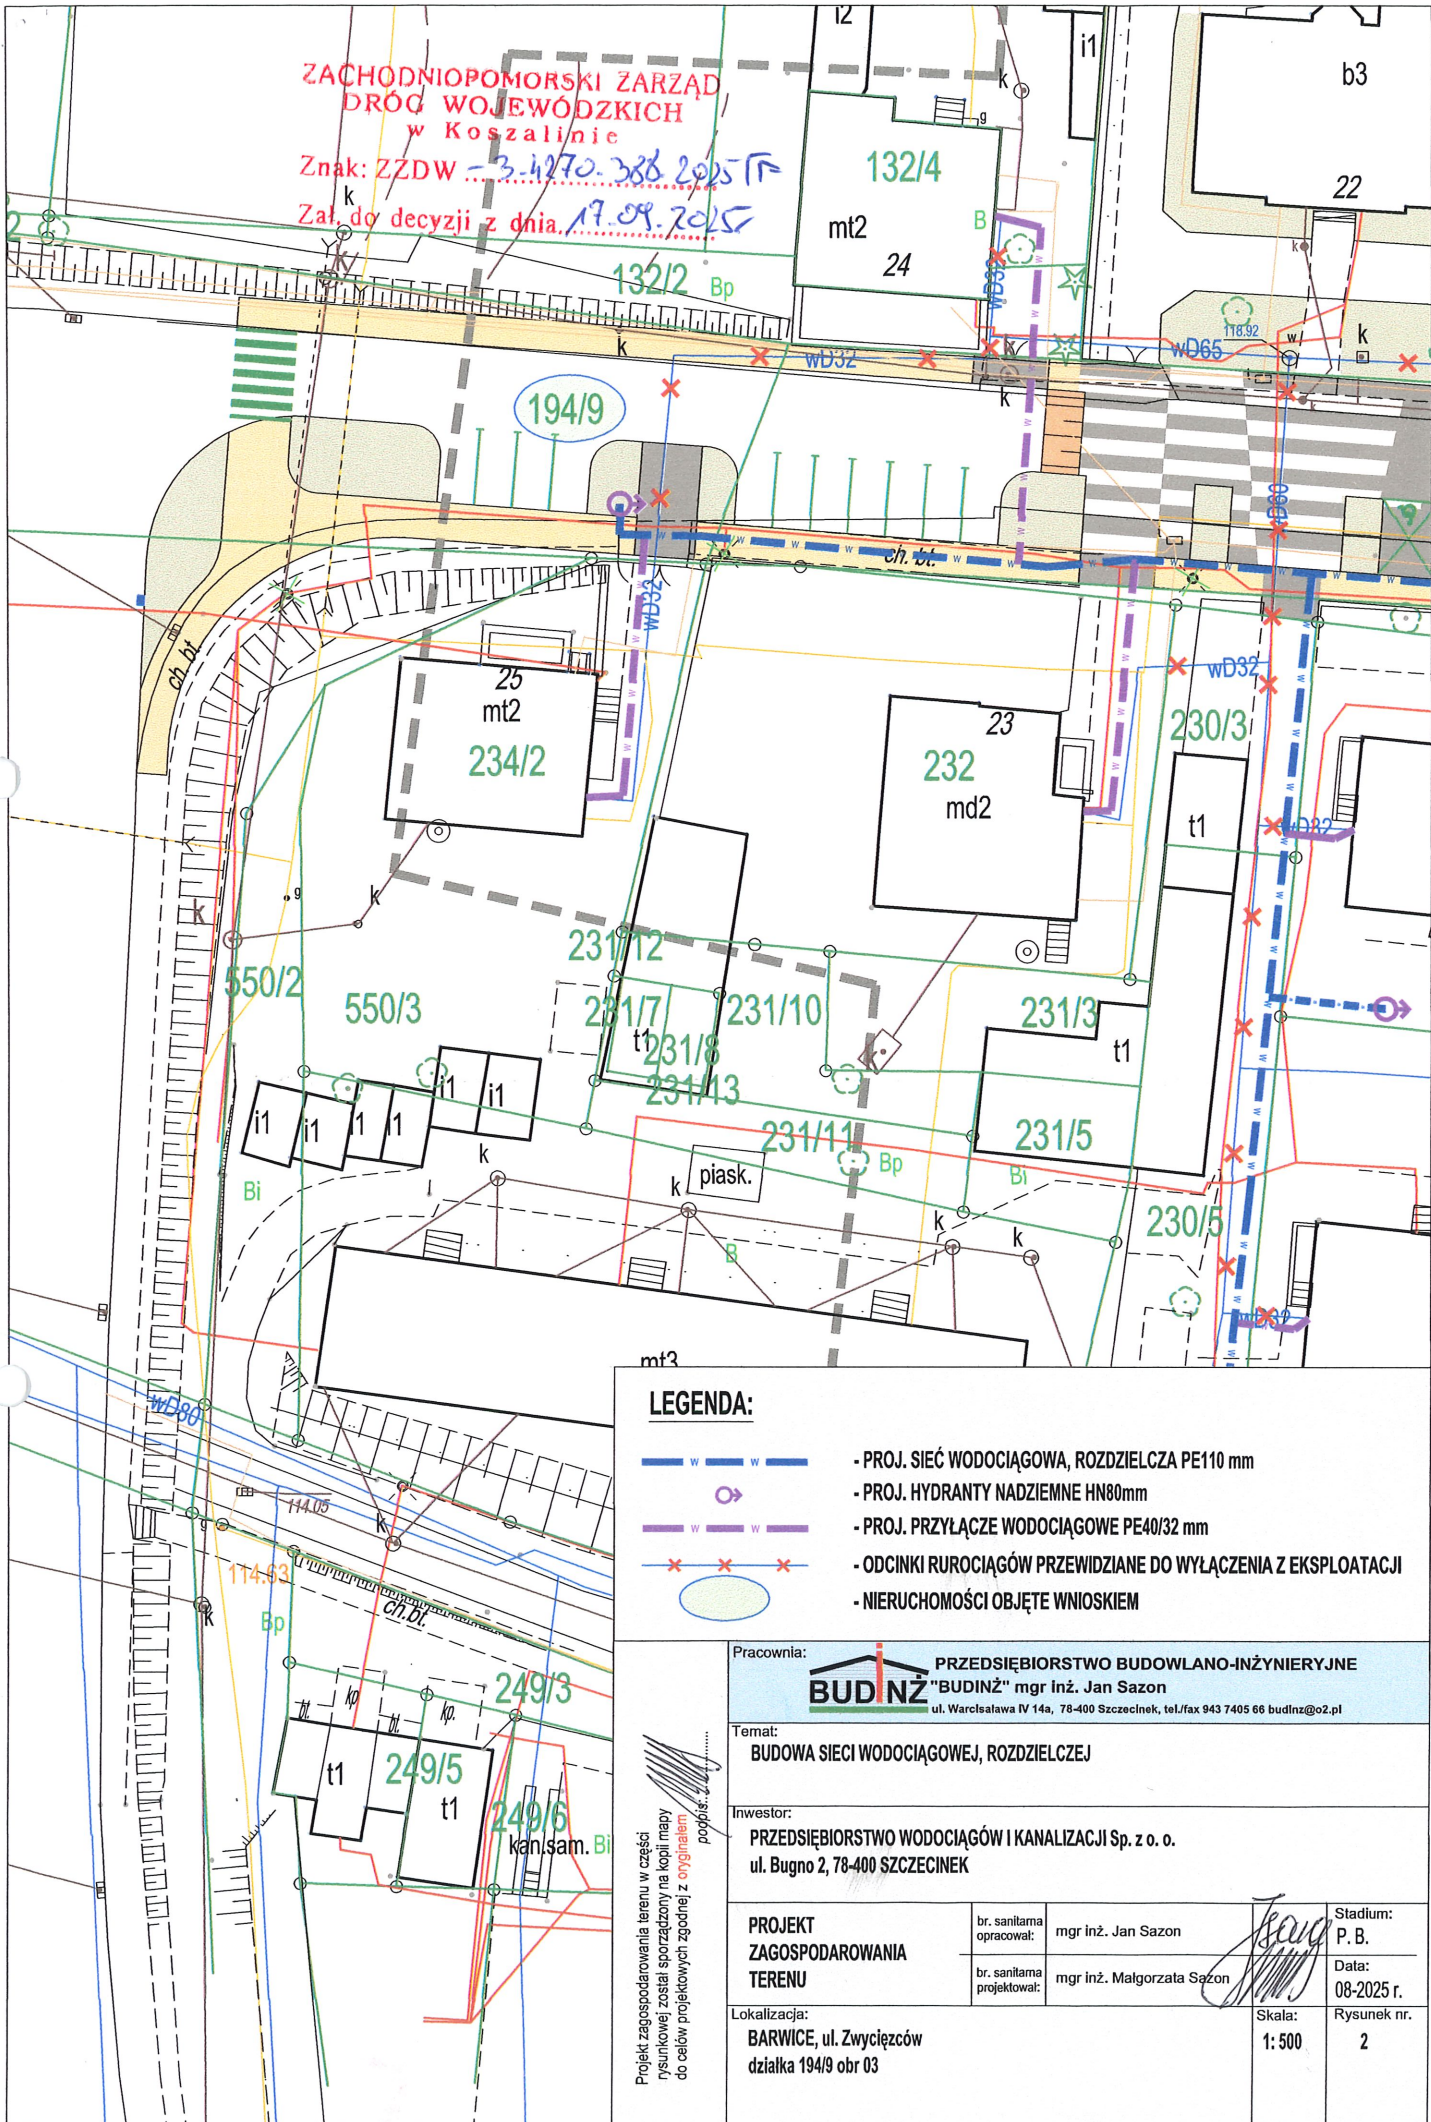

LEGENDA:

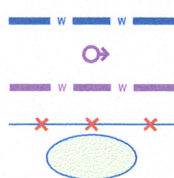

- PROJ. SIEĆ WODOCIĄGOWA, ROZDZIELCZA PE110 mm
- PROJ. HYDRANTY NADZIEMNE HN80mm
- PROJ. PRZYŁĄCZE WODOCIĄGOWE PE40/32 mm
- ODCINKI RUROCIĄGÓW PRZEWIDZIANE DO WYŁĄCZENIA Z EKSPLOATACJI
- NIERUCHOMOŚCI OBJĘTE WNIOSEM

Pracownia:



PRZEDSIĘBIORSTWO BUDOWLANO-INŻYNIERYJNE
"BUDINŻ" mgr inż. Jan Sazon
ul. Warszawska IV 14a, 78-400 Szczecinek, tel/fax 943 7405 66 budinz@o2.pl

Temat:

BUDOWA SIECI WODOCIĄGOWEJ, ROZDZIELCZEJ

Investor:

PRZEDSIĘBIORSTWO WODOCIĄGÓW I KANALIZACJI Sp. z o. o.
ul. Bugno 2, 78-400 SZCZECINEK

PROJEKT
ZAGOSPODAROWANIA
TERENU

br. sanitarna
opracował: mgr inż. Jan Sazon

br. sanitarna
projektował: mgr inż. Małgorzata Sazon

Lokalizacja:

BARWICE, ul. Zwycięzców
działka 194/9 obr 03

Stadium:
P. B.

Data:
08-2025 r.

Rysunek nr.

Skala:
1: 500

2

Projekt zagospodarowania terenu w części
rysunkowej został sporządzony na kopii mapy
do celów projektowych zgodnie z oryginałem
popis: