


|  |  |
|--|--|
| MAPA DO CELÓW PROJEKTOWYCH   |  |
| obiekt: ul. Wypoczynkowa zabrys<br>obwód: Trzemeszka 32500, 00028<br>Gmina: Miasto Szczecinek 32500, 1<br>powiat: szczeciński  | INWESTOR: FIRMA GEODETYJNA<br>Mirosław Dec<br>78-400 Szczecinek ul. Kolarzewska 16<br>tel. 695 778 006   |
| SKALA: 1:500<br>Układ współrzędnych: PL-2000/18<br>Pozycja adresowa: Wysokości PL-ETRF2007-M   | Źródło danych: Wykazanie geodezyjne  |
| Wykonano w ramach robót geodezyjnych K306440/2002<br>zgodnie z PDBK w Szczecinie   |  |
| Mapa do celów projektowych sporządzona przy<br>wzoryściu:<br>Mapy zasadniczej w skali 1:500 nr skł. 630734/31<br>630734/34, 630734/33  | 1. W zakresie opracowania analizy się punkty osnowy<br>geodezyjnej (m. in.)  |
| Na mapie do celów projektowych wykonano następujące<br>prace:<br>1. wyznaczenie osnowy geodezyjnej i kartograficznej<br>2. kartograficzne wyznaczenie osnowy geodezyjnej i kartograficznej<br>3. wyznaczenie osnowy geodezyjnej i kartograficznej<br>4. wyznaczenie osnowy geodezyjnej i kartograficznej | 2. Kartograficzne wyznaczenie osnowy geodezyjnej i kartograficznej<br>3. Kartograficzne wyznaczenie osnowy geodezyjnej i kartograficznej<br>4. Kartograficzne wyznaczenie osnowy geodezyjnej i kartograficznej |
| Informacje dodatkowe:<br>1. zakres pomiaru<br>2. Mapa nadesła się do celów projektowych i oznaczona załącznikiem   | 1. Zakres pomiaru: 1:500<br>2. Mapa nadesła się do celów projektowych i oznaczona załącznikiem   |
| Ustalenie posadowienia opracowania na podstawie:<br>1. danych branżowych - z listy B<br>2. podanego układu prądu oparcia<br>3. danych branżowych - z listy B<br>4. danych branżowych - z listy B<br>5. danych branżowych - z listy B   | 1. Dane branżowe: 1:500<br>2. Dane branżowe: 1:500<br>3. Dane branżowe: 1:500<br>4. Dane branżowe: 1:500<br>5. Dane branżowe: 1:500  |
| 4. Na podstawie do składowania w formie elektronicznej,<br>o której brak było informacji branżowych i nie zostały<br>obliczone o czasie inwentaryzacji geodezyjnej   | 4. Na podstawie do składowania w formie elektronicznej,<br>o której brak było informacji branżowych i nie zostały<br>obliczone o czasie inwentaryzacji geodezyjnej   |
| Opracowanie w ramach robót geodezyjnych K306440/2002   |  |
| Identyfikator geodezyjny: 6640/2002  |  |
| Opis składowych geodezyjnych, który zawierałby opisane<br>dane oraz dla sporządzenia dokumentu planimetrycznego powstaje<br>zgodnie z PDBK w Szczecinie  | Opis składowych geodezyjnych, który zawierałby opisane<br>dane oraz dla sporządzenia dokumentu planimetrycznego powstaje<br>zgodnie z PDBK w Szczecinie  |
| Wykonano w ramach robót geodezyjnych K306440/2002  |  |
| Geodeta uprawniony<br>Mirosław Dec<br>św. 10667 zakres 1, 2  |  |

Projekt zagospodarowania terenu w części rysunkowej został  
sporządzony na kopii do celów projektowych zgodnie z oryginałem  
uzupełniony o UDP nr 116/2022 proj. e  
"Identyfikator materiału parafowanego załącznika i kartograficznego  
protokołu nr 7.2. data wpisania do zasobu 25.01.2022"  
mgr inż. Otton Wyszomirski  
uzr. do projektowania, nadzoru i kierowania  
bez ograniczeń w zakresie robót, instalacji i urządzeń  
ciągłych, wentylacyjnych, gazowych, wod.-kan.  
Nr upr. ZAP/0250/PWOS/12. Nr ewid. ZAP/IS/2765/01  
78-400 Szczecinek ul. Orzechowa 19

Starosta Szczeciński  
Dokumentacja projektowa nr  
6630.42.2022  
tęto przedmiotem niniejszego  
koordynacji i nadzoru nad  
realizacją inwestycji w ramach  
komunikacji elektronicznej  
zakreślonej w dniu 11-02-2022  
Z up. Starosty  
PRZEWODNICZĄCY NARADY  
KOORDYNACJI

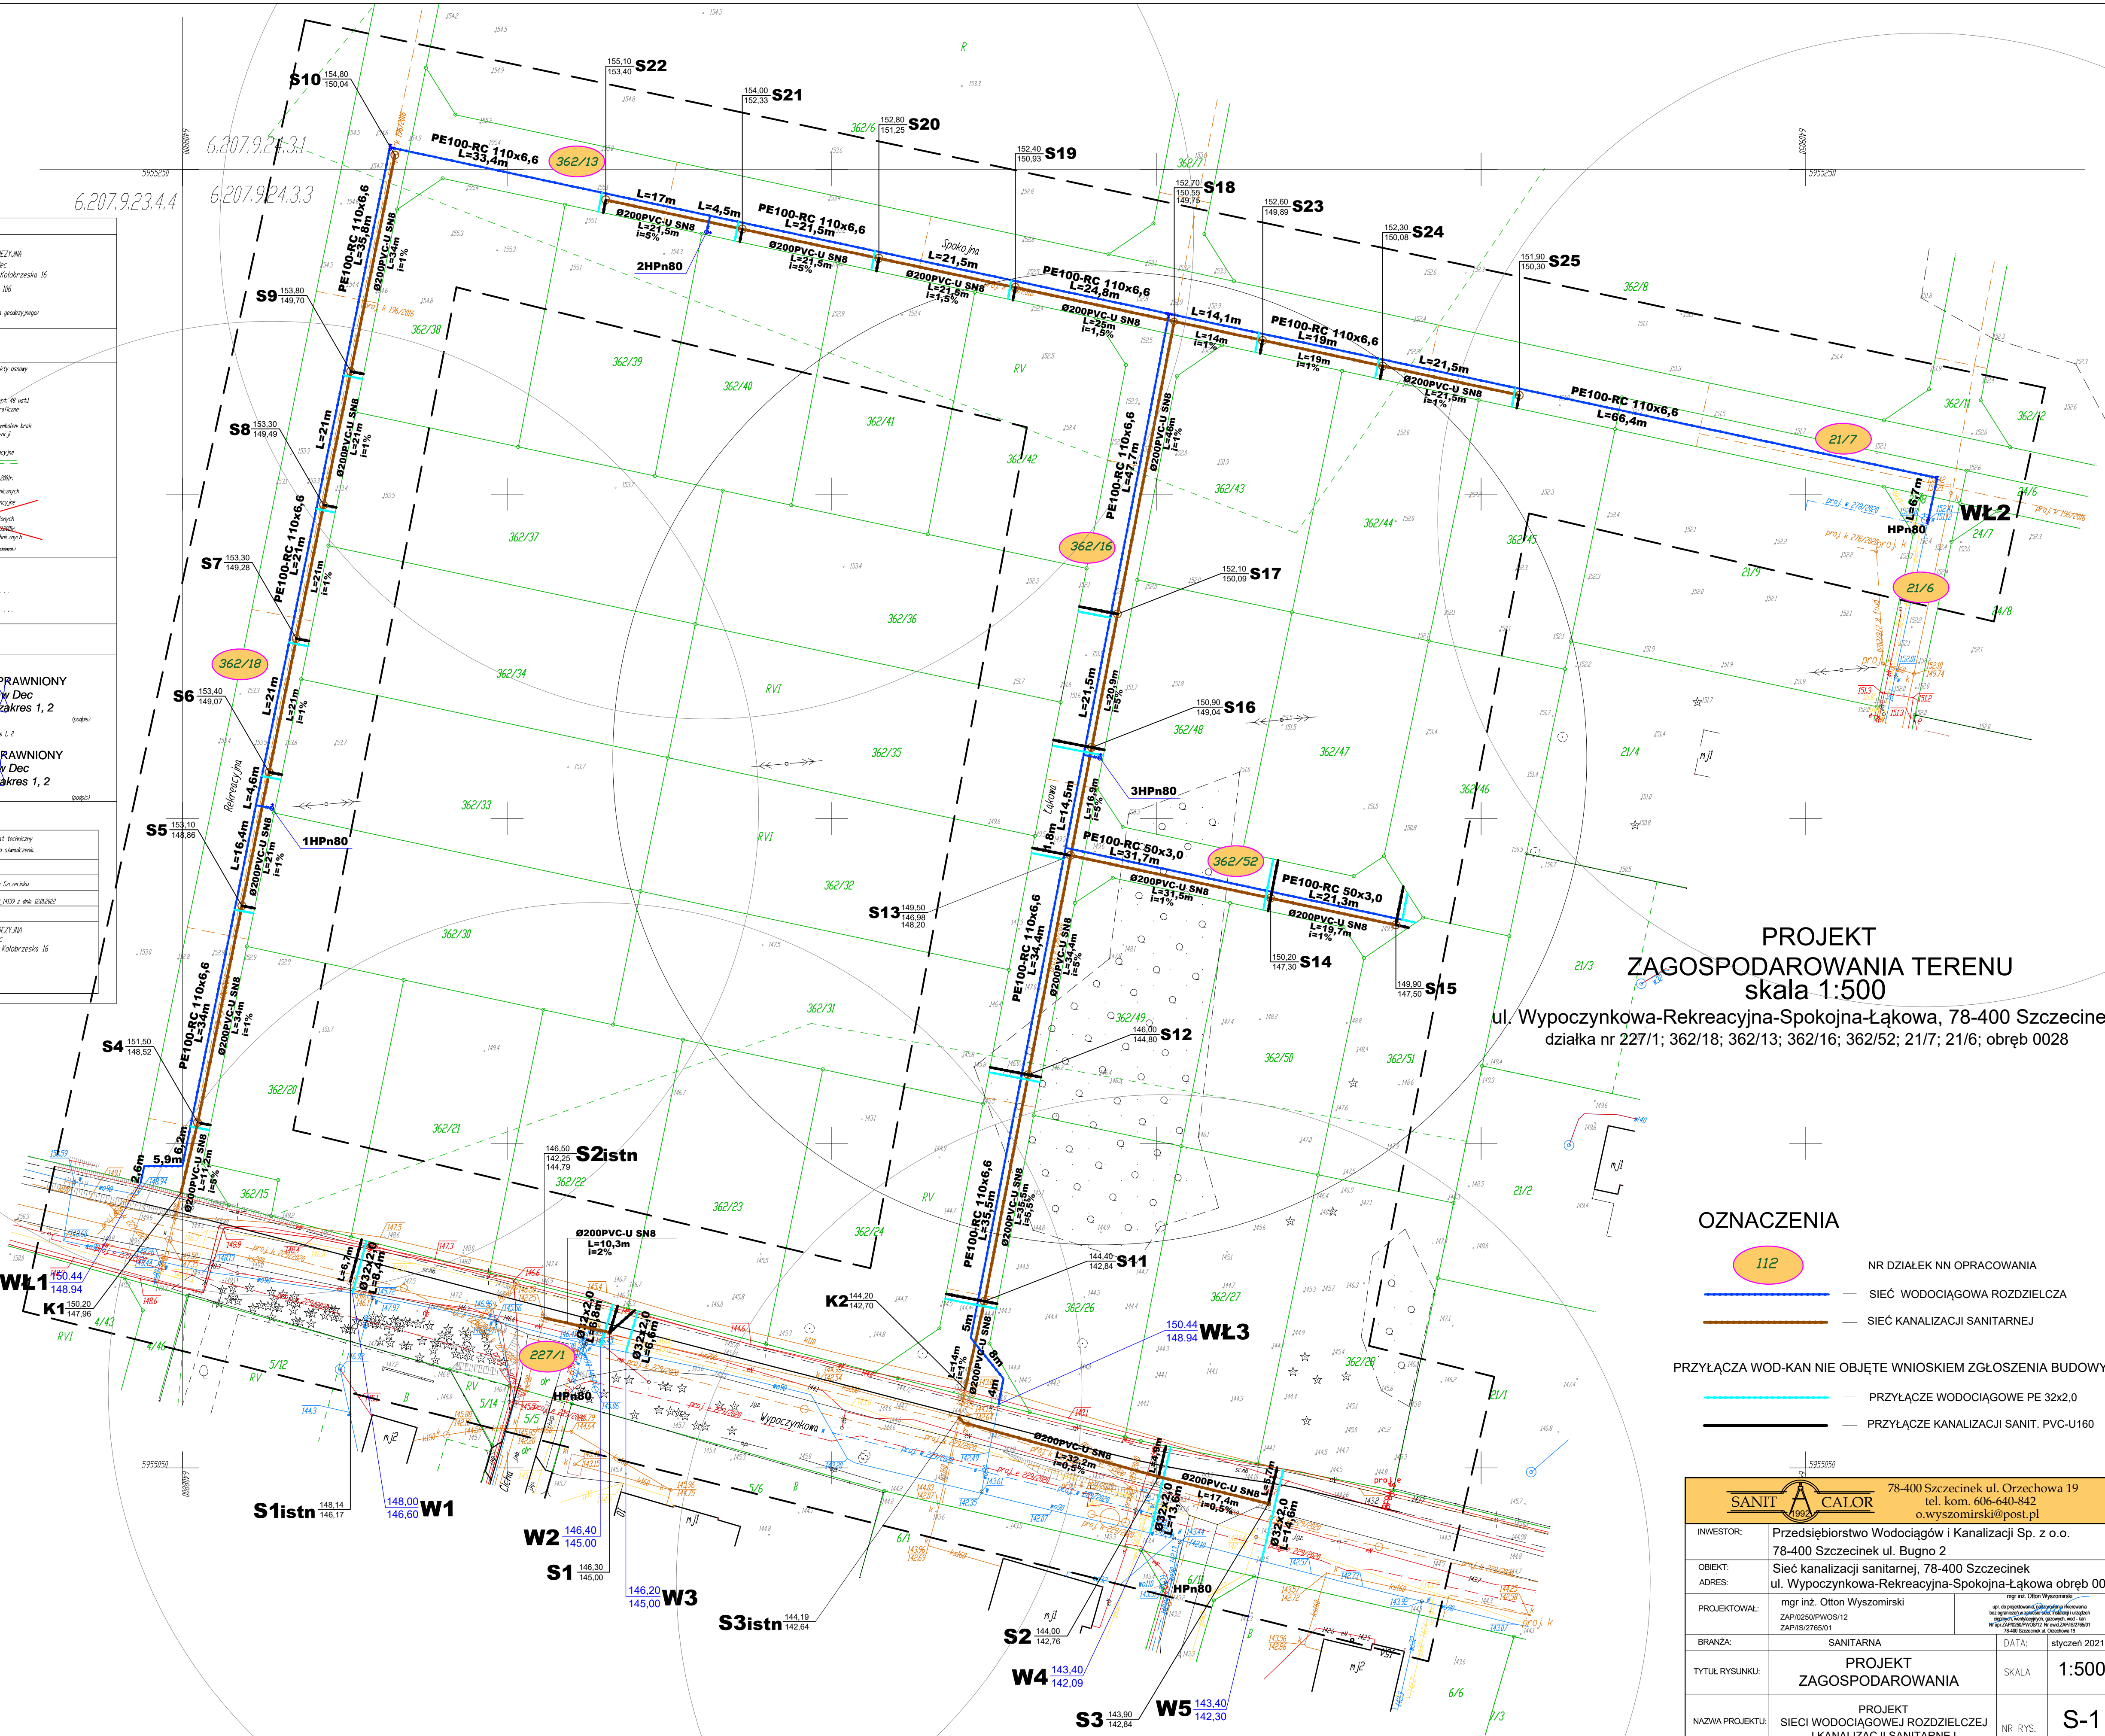

PROJEKT  
ZAGOSPODAROWANIA TERENU  
skala 1:500  
ul. Wypoczynkowa-Rekreacyjna-Spokojna-Ląkowa, 78-400 Szczecinek  
działka nr 227/1; 362/18; 362/13; 362/16; 362/52; 21/7; 21/6; obręb 0028

### OZNACZENIA

- 112 NR DZIAŁK NN OPRACOWANIA
- SIEĆ WODOCIĄGOWA ROZDZIELCZA
- SIEĆ KANALIZACJI SANITARNEJ

PRZYŁĄCZA WOD-KAN NIE OBJĘTE WNIOSEM ZGŁOSZENIA BUDOWY

- PRZYŁĄCZA WODOCIĄGOWE PE 32x2,0
- PRZYŁĄCZA KANALIZACJI SANIT. PVC-U160

|  |  |
|--|--|
| INWESTOR: Przedsiębiorstwo Wodociągów i Kanalizacji Sp. z o.o.<br>78-400 Szczecinek ul. Bugno 2                          |  |
| OBJEKT: Sieć kanalizacji sanitarnej, 78-400 Szczecinek<br>ADRES: ul. Wypoczynkowa-Rekreacyjna-Spokojna-Ląkowa obręb 0028 |  |
| PROJEKTOWAŁ: mgr inż. Otton Wyszomirski<br>ZAP/0250/PWOS/12<br>ZAP/IS/2765/01  |  |
| BRANŻA: SANITARNA  |  |
| TYTUŁ RYSUNKU: PROJEKT<br>ZAGOSPODAROWANIA   |  |
| NAZWA PROJEKTU: PROJEKT<br>SIECI WODOCIĄGOWEJ ROZDZIELCZEJ<br>I KANALIZACJI SANITARNEJ                                   |  |
| DATA: styczeń 2021   |  |
| SKALA: 1:500   |  |
| NR RYS. S-1  |  |