

MAPA DO CELOW PROJEKTOWYCH
skala 1:500

Woj.: pomorskie [22], Powiat: pucki [2211]
Gmina: Kosakowo [221105_2]
Obręb: Pogórze [0007]
Nr sekcji: 6.225.24.10.2.4 - układ "2000/6"
Nr działki: 72/12 ark. 8
Mapę zaktualizowano na dzień: 10.08.2022r.
Układ odniesienia: "EVRF2007-NH"

Prace polowe: mgr inż. Mateusz Wołkowicki
Prace kameralne: mgr inż. Mateusz Wołkowicki
ID pracy: GKK.6640.3343.2022,
Data: 11.08.2022r.

Uwaga! Nie wyklucza się istnienia innych, nie
wykazanych na niniejszej mapie urządzeń
podziemnych, które nie były zgłoszone do
inwentaryzacji

Pomiar szczegółów wykonano metodą
bezpośrednią
bez prawnego ustalenia granic działek

Służebności gruntowych nie badano

PRYZMAT
GEODEZJA

mgr inż. Mateusz Wołkowicki
81-578 Gdynia, ul. Felińskiego 7 lok. 4
NIP 739-341-72-54, REGON 221794291
tel. 503 488 000, biuro@pryzmatgeodezja.pl
www.pryzmatgeodezja.pl

Starosta Pucki
Dokumentacja projektowa nr
6630.1101.2022
była przedmiotem narady
koordynacyjnej przeprowadzonej
za pomocą środków
komunikacji elektronicznej
zakończonych w dniu 03-11-2022

Z up. Starosty
Panasewicz Urszula
PRZEWODNICZĄCY NARADY
KOORDYNACYJNEJ


Projekt usytuowania sieci uzbrojenia terenu
Komora redukcyjno -
Pogórze, ul. Kościuszki i

PODPIS ZAUFANY

MARIUSZ PIOTR
BURAKOWSKI
23.10.2022 08:55:53 [GMT+2]
Dokument podpisany elektronicznie
podpisem zaufanym

Oznaczenia:

- KRP - projektowana sieć wodociągowa
- HP - projektowana komora redukcyjno-pomiarowa
- HP - projektowane zasusy
- HP - projektowany hydrant

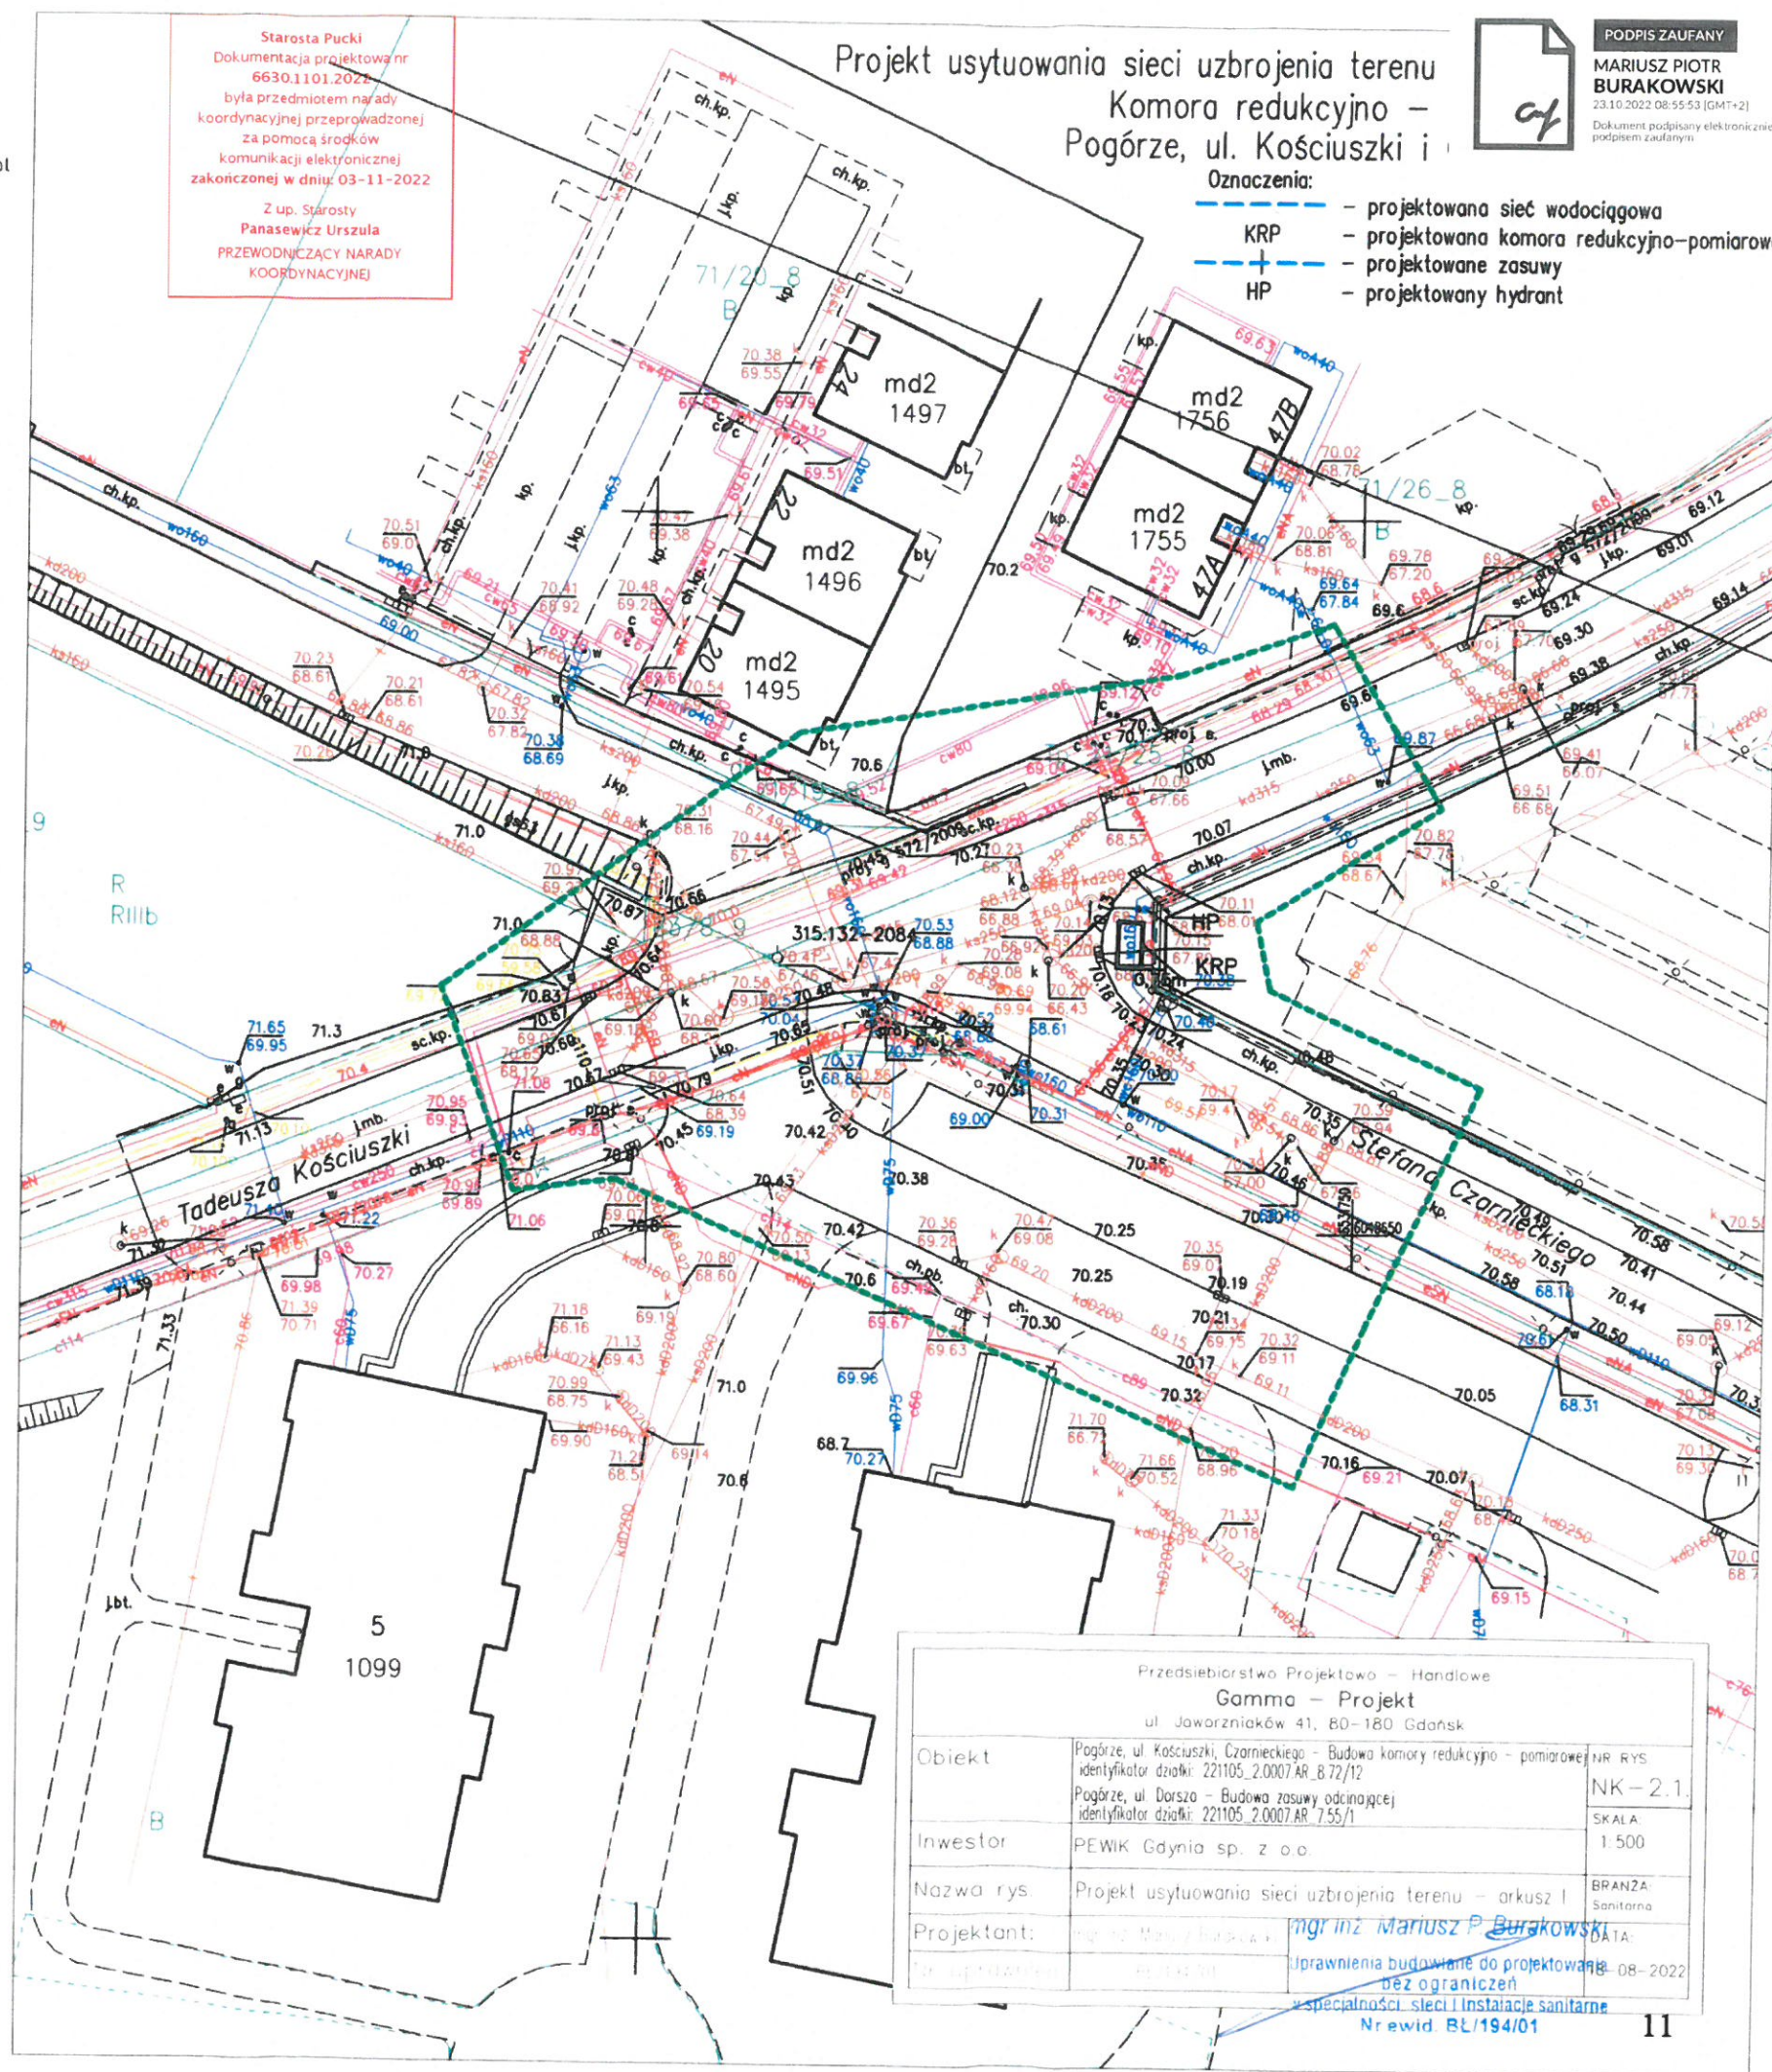

MAPA DO CEŁÓW PROJEKTOWYCH
skala 1:500

Woj.: pomorskie [22], Powiat: pucki [2211]
Gmina: Kosakowo [221105_2]
Obręb: Pogórze [0007]
Nr sekcji: 6.225.24.05.4.3 - układ "2000/6"
Nr działki: 55/1 ark. 7Mapę zaktualizowano na
dzień: 10.08.2022r.
Układ odniesienia: "EVRF2007-NH"

Prace polowe: mgr inż. Mateusz Wołkowicki
Prace kameralne: mgr inż. Mateusz Wołkowicki
ID pracy: GKK.6640.3344.2022,
Data: 11.08.2022r.

Uwaga! Nie wyklucza się istnienia innych, nie
wykazanych na niniejszej mapie urządzeń
podziemnych, które nie były zgłoszone do
inwentaryzacji


Pomiar szczegółów wykonano metodą
bezpośrednią
bez prawnego ustalenia granic działek

Służebności gruntowych nie badano

PRYZMAT
GEODEZJA
mgr inż. Mateusz Wołkowicki
81-578 Gdynia, ul. Felińskiego 7 lok. 4
NIP 739-341-72-54, REGON 221794291
tel. 503 488 000, biuro@pryzmatgeodezja.pl
www.pryzmatgeodezja.pl

Projekt usytuowania sieci uzbrojenia terenu - skala 1:500 ark. II
Zasuwa odcinająca
Pogórze, ul. Dorsza

Oznaczenia:
- istniejąca sieć wodociągowa
- projektowana zasufa (Z)

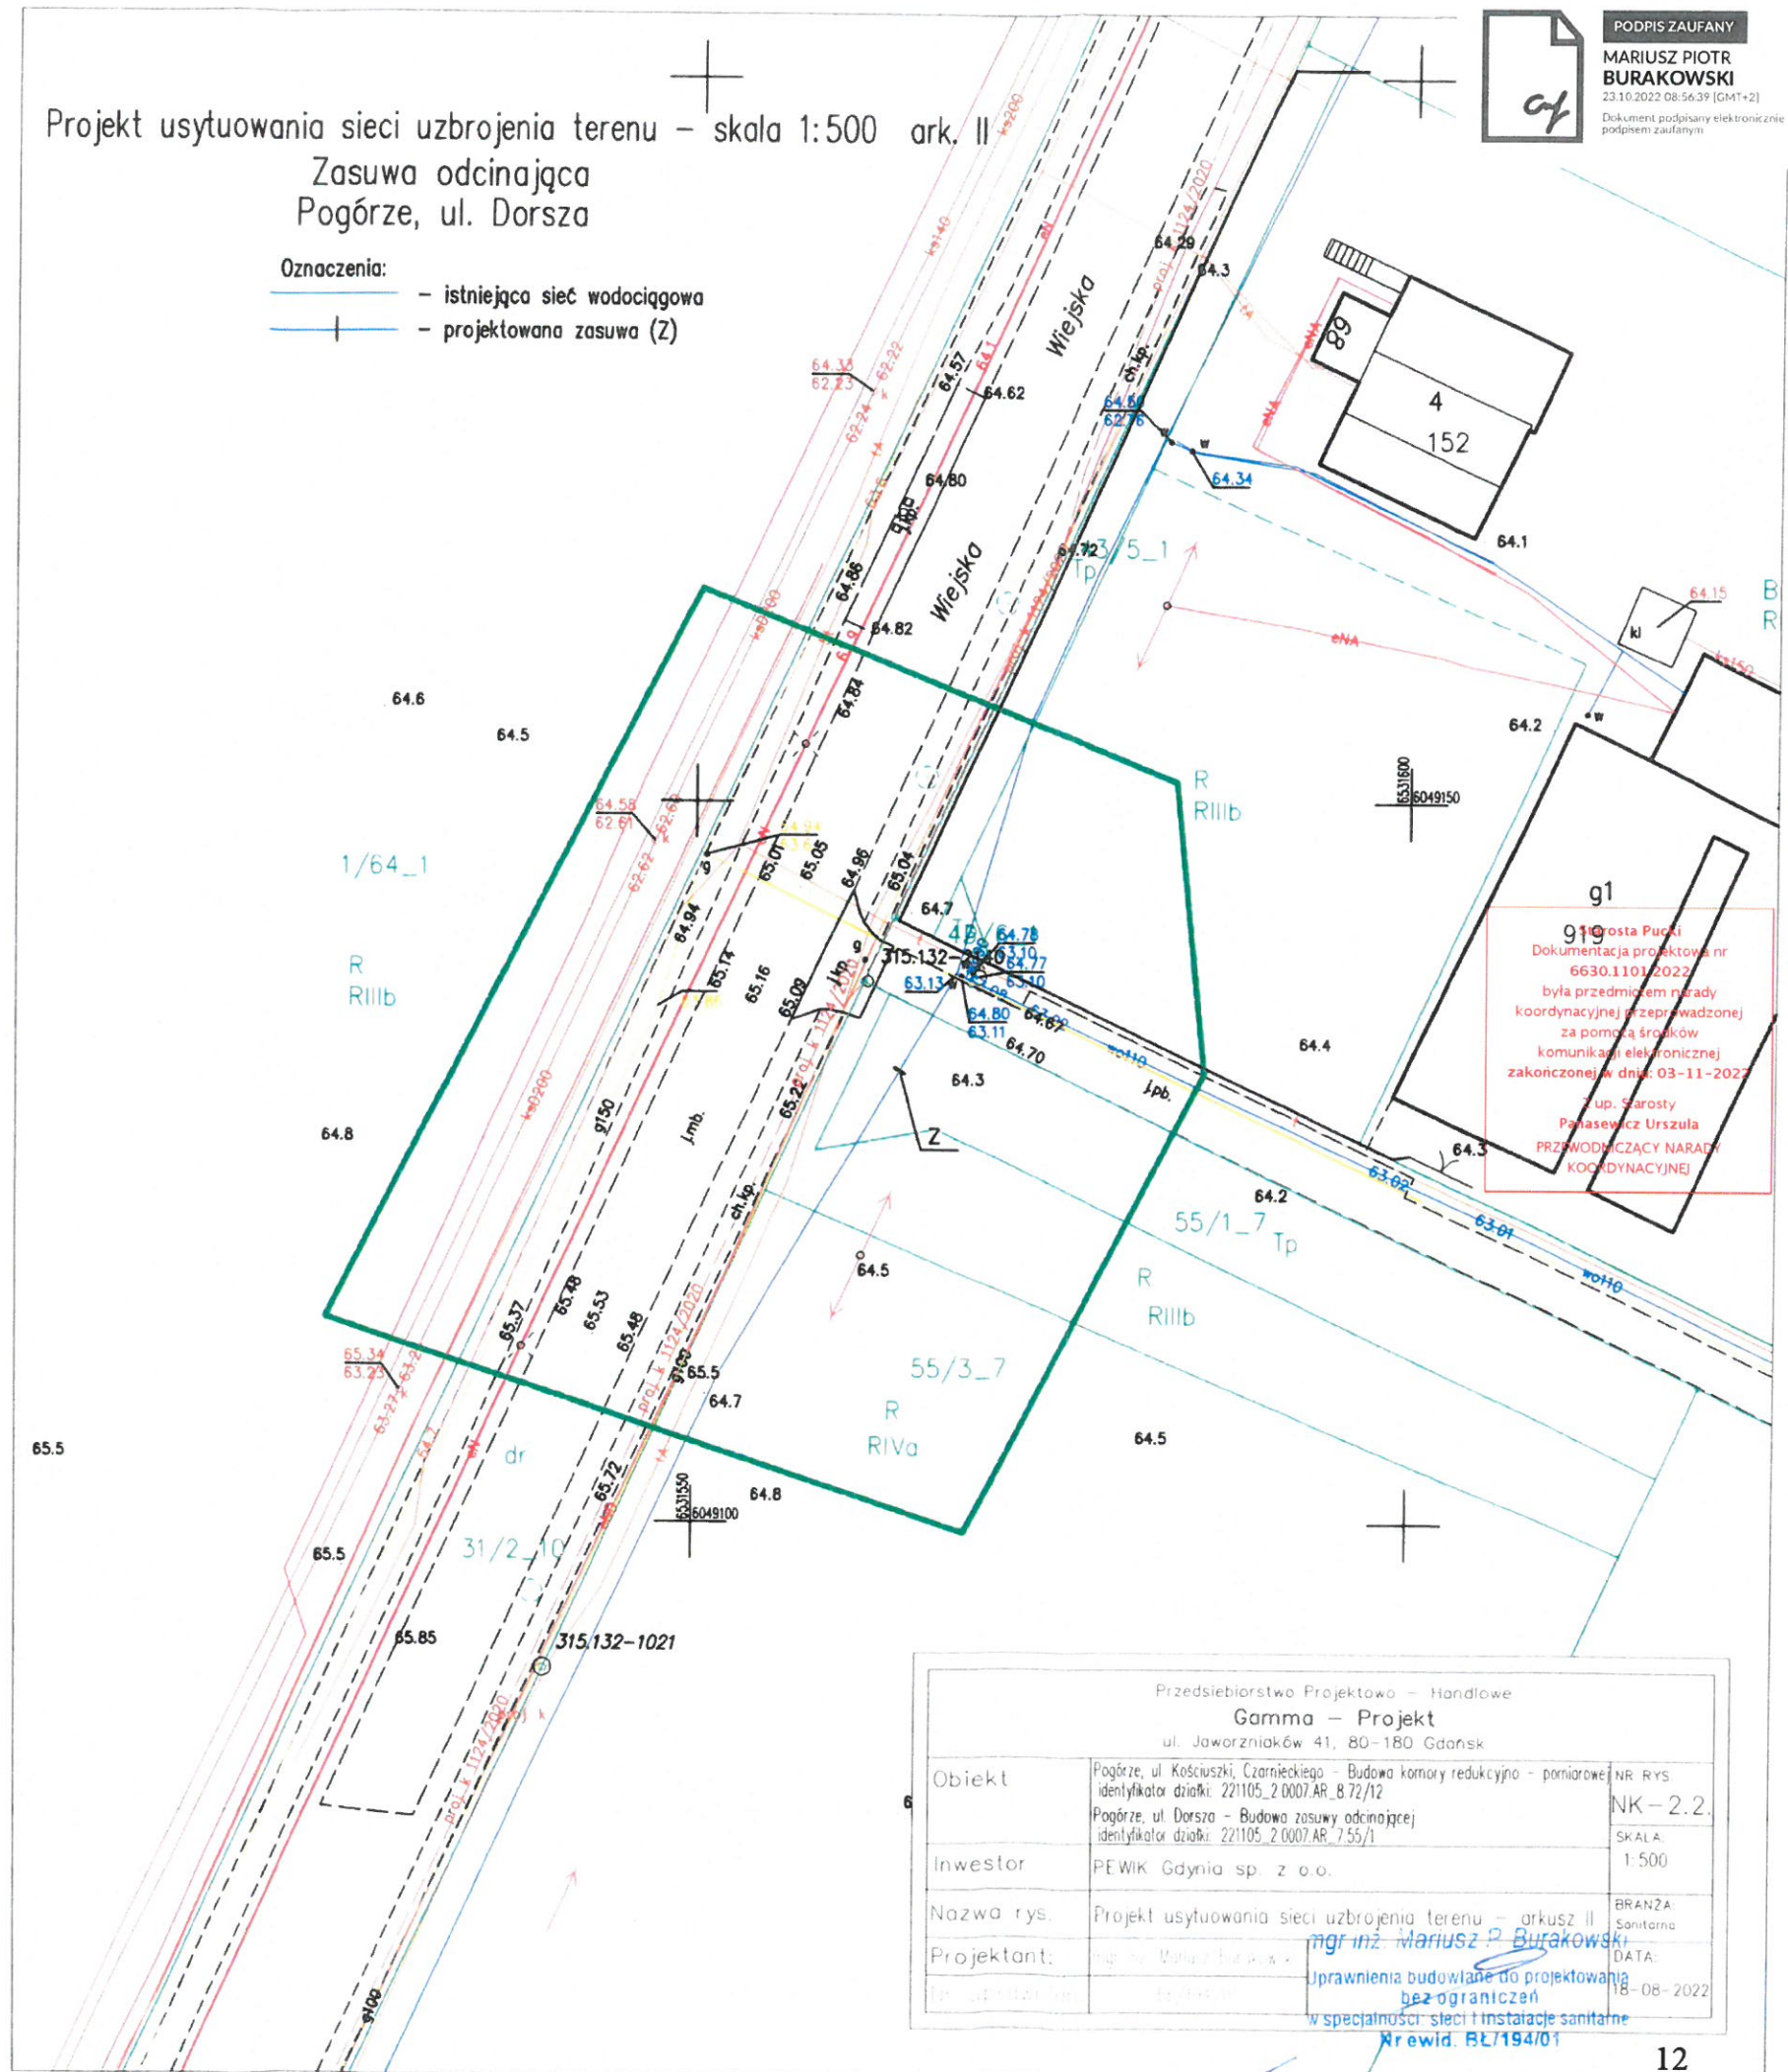

GEODETA UPRAWNIONY

mgr inż. Mateusz Wołkowicki
upr. GUGiK nr 21692

Poświadczam, że niniejszy dokument został opracowany w wyniku prac geodezyjnych i kartograficznych, których rezultaty zawiera operat techniczny, który uzyskał pozytywną weryfikację. Jednocześnie informuję, że jestem świadomy odpowiedzialności karnej za złożenie fałszywego oświadczenia.

Identyfikator zgłoszenia prac geodezyjnych	GKK.6640.3344.2022
Organ służby geodezyjnej, który otrzymał zgłoszenie	STAROSTA PUCKI
Wykonawca prac geodezyjnych	PRYZMAT GEODEZJA mgr inż. Mateusz Wołkowicki
Nr i data sporządzenia dokumentu zawierającego wynik pozytywnej weryfikacji	Protokół weryfikacji nr GKK.6640.3344.2022_34078 z dnia 12.08.2022
Imię i nazwisko oraz nr uprawnień zawodowych kierownika prac oraz data	Gdynia, 12.08.2022r.

Za zgodność z oryginałem

mgr inż. Mariusz P. Burakowski

PODPIS ZAUFANY

MARIUSZ PIOTR
BURAKOWSKI

23.10.2022 08:56:39 (GMT+2)
Dokument podpisany elektronicznie
podpisem zaufanym