

MAPA DO CELOW PROJEKTOWYCH
skala 1:500

Woj.: pomorskie [22], Powiat: pucki [2211]
Gmina: Kosakowo [221105_2]
Obręb: Pogórze [0007]
Nr sekcji: 6.225.24.10.2.4 - układ "2000/6"
Nr działki: 72/12 ark. 8

Mapę zaktualizowano na dzień: 10.08.2022r.
Układ odniesienia: "EVRF2007-NH"

Prace polowe: mgr inż. Mateusz Wołkowiński
Prace kameralne: mgr inż. Mateusz Wołkowiński
ID pracy: GKK.6640.3343.2022,
Data: 11.08.2022r.

Uwaga! Nie wyklucza się istnienia innych, nie
wykazanych na niniejszej mapie urządzeń
podziemnych, które nie były zgłoszone do
inwentaryzacji

Pomiar szczegółów wykonano metodą
bezpośrednią
bez prawnego ustalenia granic działek

Służebności gruntowych nie badano

PRYZMAT
GEODEZJA
mgr inż. Mateusz Wołkowiński
81-578 Gdynia, ul. Felińskiego 7 lok. 4
NIP 739-341-72-54, REGON 221794291
tel. 503 488 000, biuro@pryzmatgeodezja.pl
www.pryzmatgeodezja.pl

Projekt zagospodarowania terenu – skala 1:500 ark. I

Komora redukcyjno – pomiarowa
Pogórze, ul. Kościuski i Czarnieckiego

Oznaczenia:
— KRP — projektowana sieć wodociągowa
— — projektowana komora redukcyjno-pomiarowa
— — projektowane zasuwu
— HP — projektowany hydrant


Załącznik do UZGODNIENIA
nr 71-72-60 020.34/22
PRZEDSIĘBIORSTWO WODOCIĄGÓW I KANALIZACJI Sp. z o.o. w Gdyni
RIIIB

GEODETA I PRAWNIONY

mgr inż. Mateusz Wołkowiński
upr. GKK nr 21852

Poświadczam, że niniejszy dokument został opracowany w wyniku prac geodezyjnych i kartograficznych, których rezultaty zawiera operat techniczny, który uzyskał pozytywną weryfikację. Jednocześnie informuję, że jestem świadomy odpowiedzialności karnej za złożenie fałszywego oświadczenia.

Identyfikator zgłoszenia prac geodezyjnych	GKK.6640.3343.2022
Organ służby geodezyjnej, który otrzymał zgłoszenie	STAROSTA PUCKI
Wykonawca prac geodezyjnych	PRYZMAT GEODEZJA mgr inż. Mateusz Wołkowiński
Nr i data sporządzenia dokumentu zawierającego wynik pozytywnej weryfikacji	Protokół weryfikacji nr GKK.6640.3343.2022_34077 z dnia 12.08.2022
Imię i nazwisko oraz nr uprawnień zawodowych kierownika prac oraz data	Gdynia, 12.08.2022r.

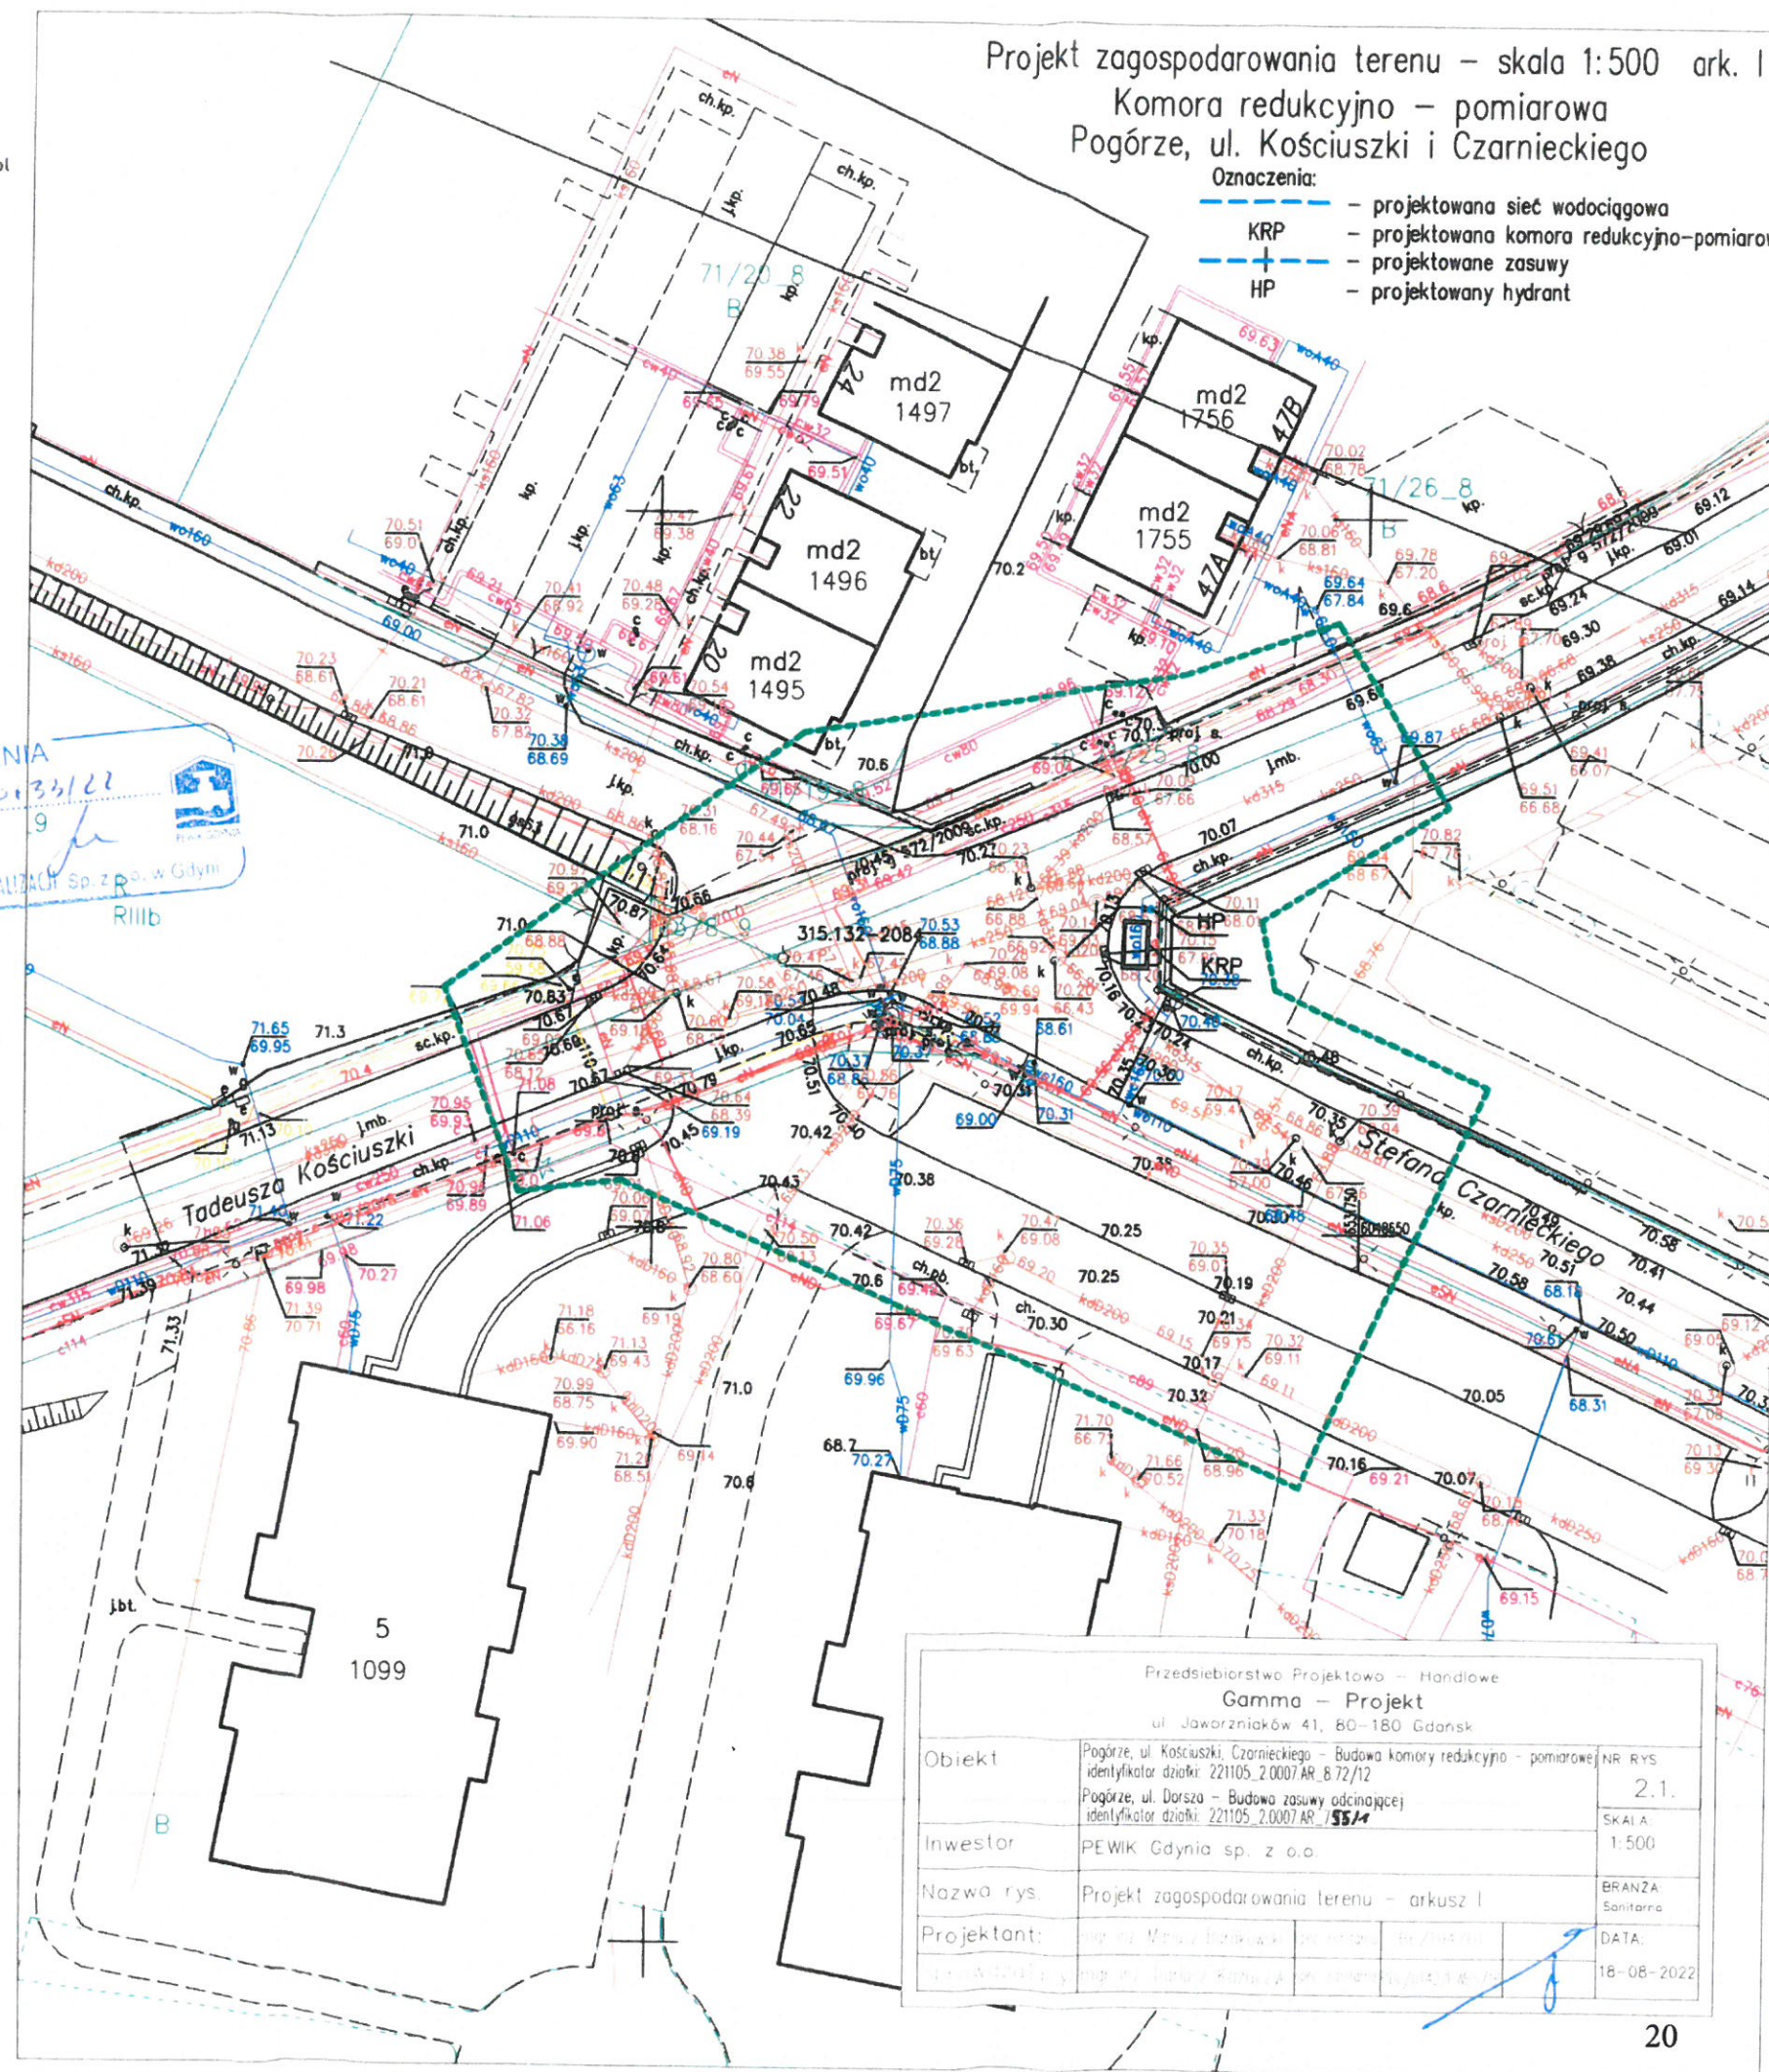

Przedsiębiorstwo Projektowo – Handlowe Gamma – Projekt ul. Jawarzników 41, 80-180 Gdańsk			
Obiekt	Pogórze, ul. Kościuski, Czarnieckiego – Budowa komory redukcyjno – pomiarowej NR RYS identyfikator działki: 221105_2.0007 AR. 8.72/12 Pogórze, ul. Dorsza – Budowa zasuwu odcinającego identyfikator działki: 221105_2.0007 AR. 155/14	2.1.	SKALA 1:500
Inwestor	PEWIK Gdynia sp. z o.o.		BRANŻA Sanitarna
Nazwa rys.	Projekt zagospodarowania terenu – arkusz I		DATA 18-08-2022
Projektant	mgr inż. Mateusz Wołkowiński		

MAPA DO CELOW PROJEKTOWYCH
skala 1:500

Woj.: pomorskie [22], Powiat: pucki [2211]
Gmina: Kosakowo [221105_2]
Obręb: Pogórze [0007]
Nr sekcji: 6.225.24.05.4.3 - układ "2000/6"
Nr działki: 55/1 ark. 7Mapę zaktualizowano na
dzień: 10.08.2022r.
Układ odniesienia: "EVRF2007-NH"

Prace polowe: mgr inż. Mateusz Wołkowicki
Prace kameralne: mgr inż. Mateusz Wołkowicki
ID pracy: GKK.6640.3344.2022,
Data: 11.08.2022r.

Uwaga! Nie wyklucza się istnienia innych, nie
wykazanych na niniejszej mapie urządzeń
podziemnych, które nie były zgłoszone do
inwentaryzacji

Pomiar szczegółów wykonano metodą
bezpośrednią
bez prawnego ustalenia granic działek

Służebności gruntowych nie badano

GEODETA UPRAWNIONY

mgr inż. Mateusz Wołkowicki
upr. GUGiK nr 21892

Poświadczam, że niniejszy dokument został opracowany w wyniku prac geodezyjnych
i kartograficznych, których rezultaty zawiera operat techniczny, który uzyskał pozytywną
weryfikację. Jednocześnie informuję, że jestem świadomy odpowiedzialności karnej za
złożenie fałszywego oświadczenia.


Identyfikator zgłoszenia prac geodezyjnych:	GKK.6640.3344.2022
Organ służby geodezyjnej, który otrzymał zgłoszenie:	STAROSTA PUCKI
Wykonawca prac geodezyjnych:	PRYZMAT GEODEZJA mgr inż. Mateusz Wołkowicki
Nr i data sporządzenia dokumentu zawierającego wynik pozytywnej weryfikacji:	Protokół weryfikacji nr GKK.6640.3344.2022_34078 z dnia 12.08.2022
Imię i nazwisko oraz nr uprawnień zawodowych kierownika prac oraz data:	Gdynia, 12.08.2022r.

PRYZMAT
GEODEZJA
mgr inż. Mateusz Wołkowicki
81-578 Gdynia, ul. Felińskiego 7 lok. 4
NIP 739-341-72-54, REGON 221794291
tel. 503 488 000, biuro@pryzmatgeodezja.pl
www.pryzmatgeodezja.pl

Projekt zagospodarowania terenu – skala 1:500 ark. II
Zasuwa odcinająca
Pogórze, ul. Dorsza

Oznaczenia:
— istniejąca sieć wodociągowa
— projektowana zasuwa (Z)

Załącznik do UZGODNIENIA
nr IT-721-wo-029133/22
PRZEDSIĘBIORSTWO WODOCIĄGÓW I KANALIZACJI Sp. z o.o. w Gdyni

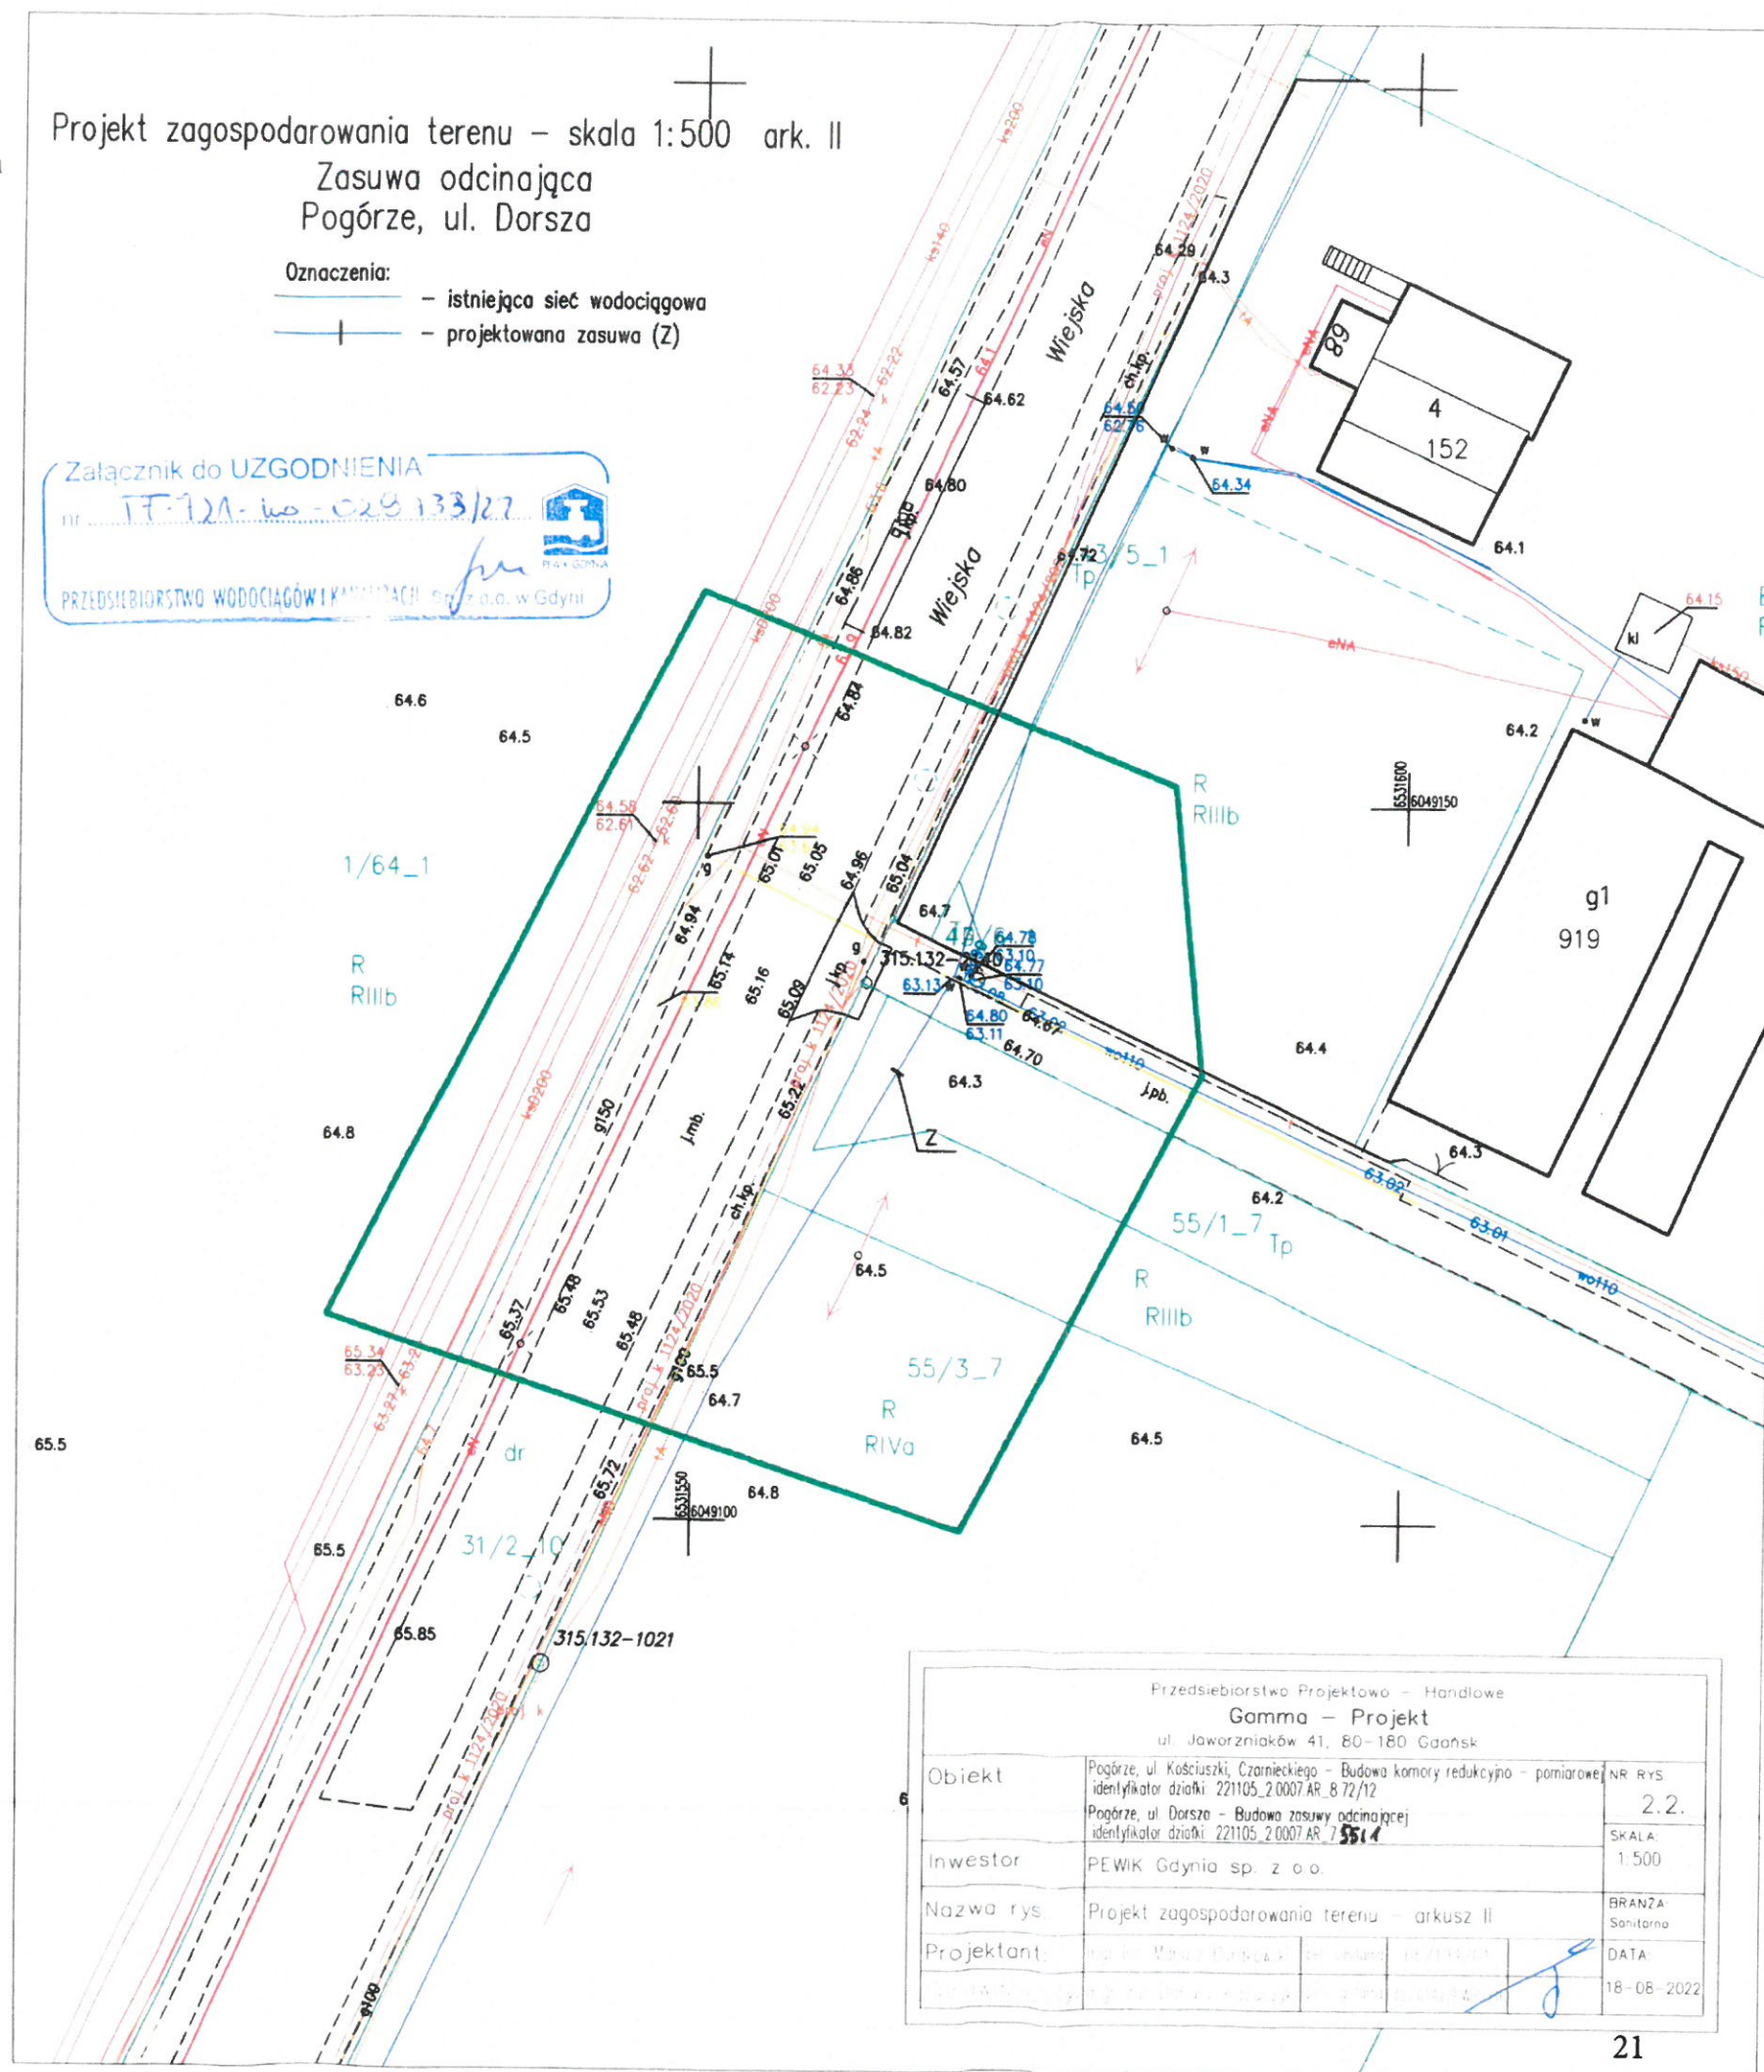

Przedsiębiorstwo Projektowo – Handlowe Gamma – Projekt ul. Jaworzniaków 41, 80–180 Gdańsk			
Obiekt	Pogórze, ul. Kościuski, Czarnieckiego – Budowa komory redukcyjno – pomiarowej	NR RYS	2.2.
	identyfikator działki: 221105_2.0007 AR 8.72/12	SKALA:	1:500
Investor	PEWIK Gdynia sp. z o.o.	BRANŻA	Sanitarna
Nazwa rys	Projekt zagospodarowania terenu – arkusz II	DATA	18-08-2022
Projektant	mgr inż. Mateusz Wołkowicki		