

MAPA DO CELÓW PROJEKTOWYCH

woj. śląskie, pow. częstochowski  
Jednostka ewidencyjna: BLACHOWNIA MISTO 240401\_4  
Obręb ewidencyjny: BRZÓZKA 0003  
Gmina: MIASTO BLACHOWNIA  
Miejscowość: BLACHOWNIA, UL. STAROWIEJSKA  
Działka: 175/31

Mapa zasadnicza: 6.141.29.13.2.4, 6.141.29.14.1.3 S6 18 2000  
6.141.29.13.4.2, 6.141.29.14.3.1

Układ wysokościowy: PL-EVRF2007-NH

Skala 1: 500 GK.6642.3.17.2024

Mapa opracowana dnia: 03.01.2024r.

Opracował: mgr inż. Łukasz Deska

Kierownik prac geodezyjnych: mg inż. Mateusz Kaleta, nr uprawnień 18566

Nie wyklucza się istnienia w terenie innych nie wykazanych na niniejszej mapie urządzeń podziemnych, które nie były zgłoszone do inwentaryzacji lub o których brak jest informacji w instytucjach branżowych.

Granice działek ewidencyjnych naniesiono kolorem zielonym.

Niniejsza mapa wykonana jest zgodnie z Rozporządzeniem Ministra Rozwoju z dnia 18.08.2020r w sprawie standardów technicznych wykonywania geodezyjnych pomiarów sytuacyjnych i wysokościowych oraz opracowania i przekazywania wyników tych pomiarów do państwowego zasobu geodezyjnego i kartograficznego z wyłączeniem paragrafu 31.

Poświadczam, że niniejszy dokument został opracowany w wyniku prac geodezyjnych i kartograficznych, których rezultaty zawiera operat. Jestem świadomy odpowiedzialności karnej za składanie fałszywego oświadczenia

Identyfikator zgłoszenia prac geodezyjnych	GK.6642.3.17.2024
Organ służby geodezyjnej, który otrzymał zgłoszenie	Starosta Częstochowski
Wykonawca prac geodezyjnych	AM STUDIO UL. ODRODZENIA 14 42 - 221 CZĘSTOCHOWA NIP 573-239-38-75
Nr oraz data sporządzenia dokumentu zawierającego wynik pozytywnej weryfikacji	Protokół: GK.6642.3.17.2024_1 z dnia: 10.01.2024 r.
Imię i nazwisko oraz nr uprawnień zawodowych kierownika prac	mgr inż. Mateusz Kaleta Nr uprawnień: 18566

GEODETA UPRAWNIONY  
mgr inż. Mateusz Kaleta  
42-221 Częstochowa, ul. Odrodzenia 14  
tel. 34 366 70 92 602 436 129  
Nr uprawnień 18566


STAROSTWO POWIATOWE  
w CZĘSTOCHOWIE  
Wydział Administracji  
Architektoniczno-Budowlanej

Załącznik do zgłoszenia  
Nr AB.6743.746.2025 (47/s/p)  
z dnia 18.06.2025

podpis

Nie wniesiono sprzeciwu  
do zgłoszenia z dnia 18.06.2025  
Nr AB.6743.746.2025 (47/s/p)

podpis

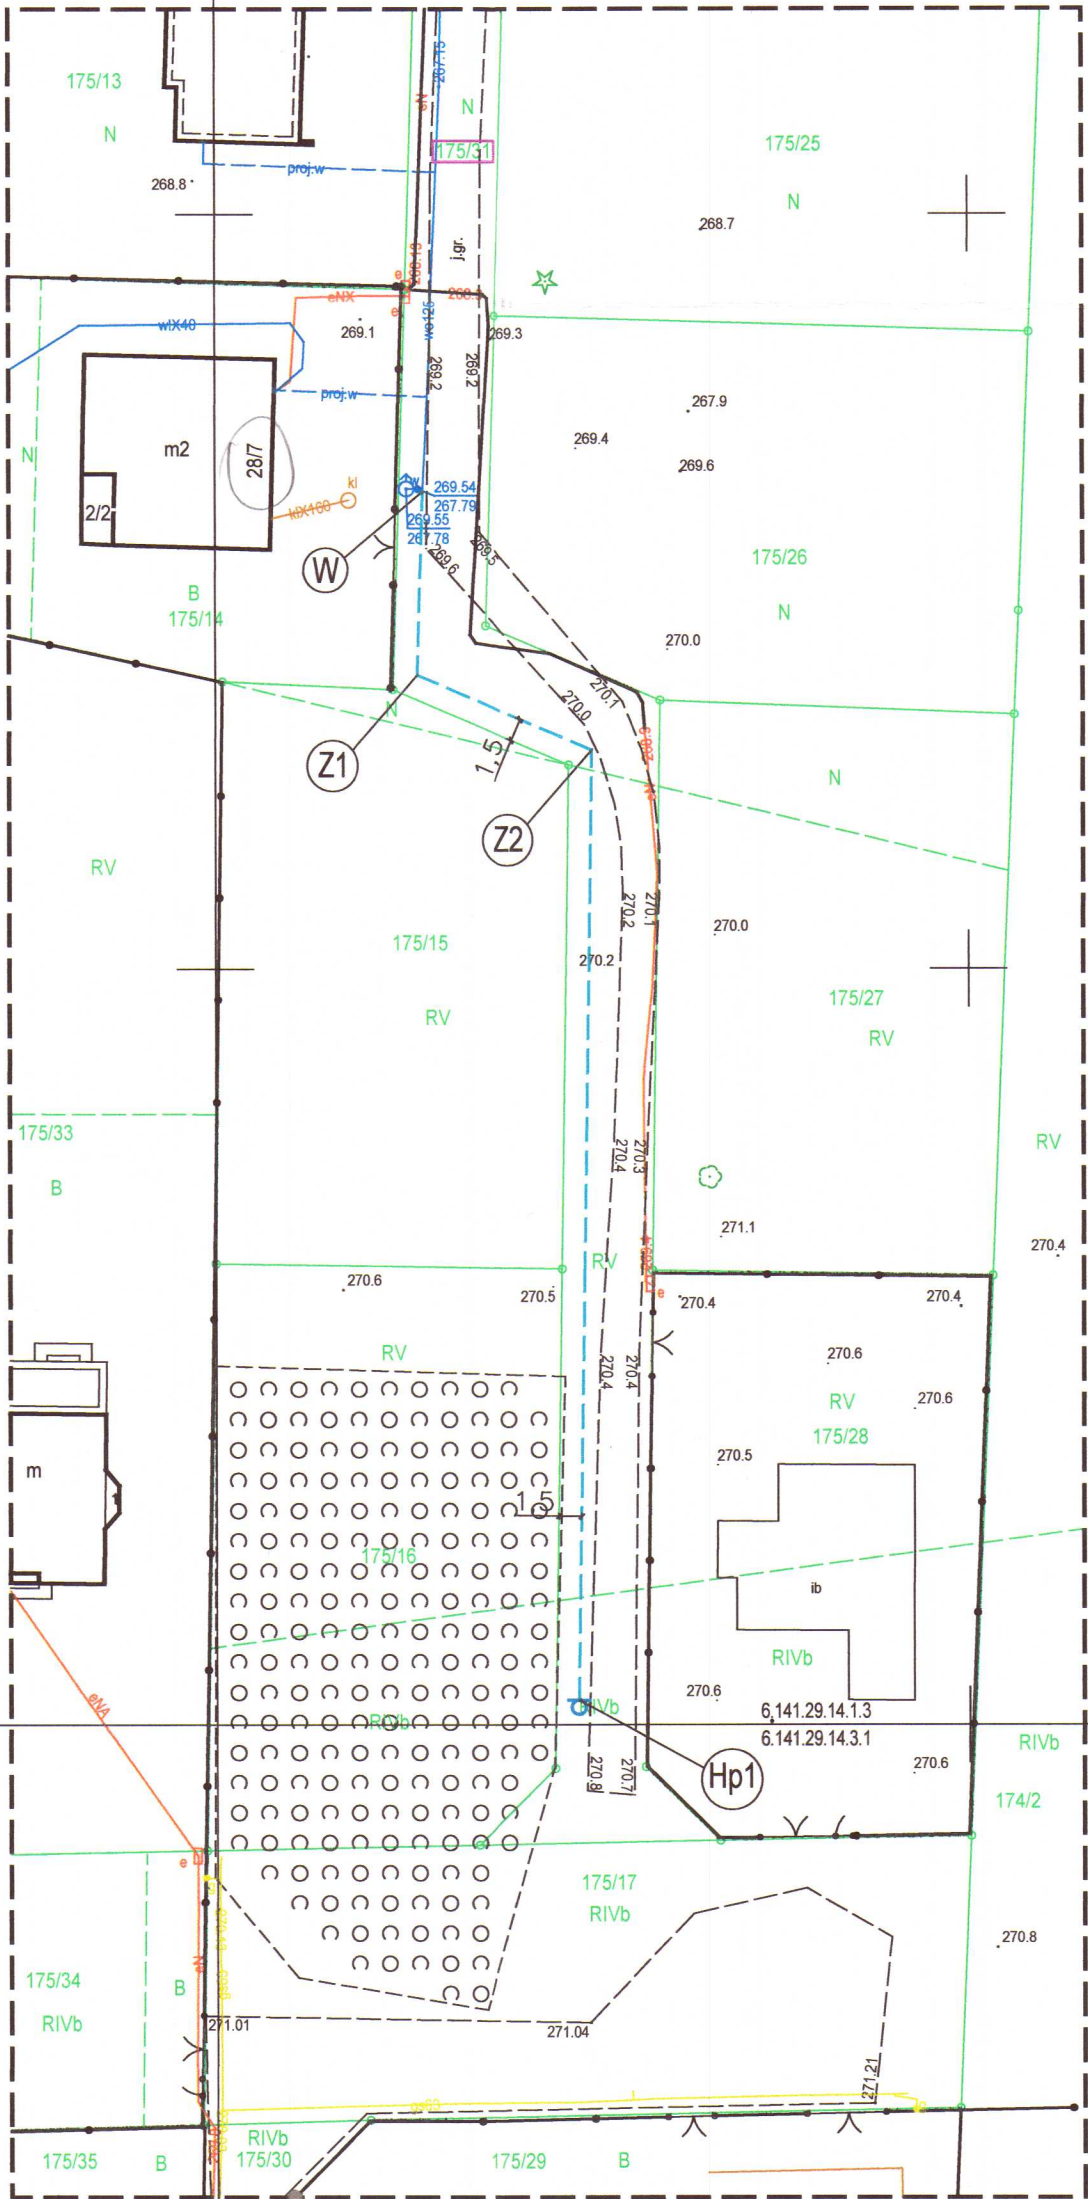

\* Przed włączeniem do systemu wodociągowego i kanalizacji sanitarnej eksploatowanego przez PWIK Okręgu Częstochowskiego S.A. w Częstochowie konieczne jest ustanowienie służebności przesyłu na rzecz PWIK Okręgu Częstochowskiego S.A. w Częstochowie w formie aktu notarialnego o treści uzgodnionej z Przedsiębiorstwem.

\* Uzgodniono jedynie w zakresie przyjętych rozwiązań technicznych

\* Uzgodniona dokumentacja nie upoważnia inwestora do rozpoczęcia budowy bez uprzedniego zgłoszenia robót do PWIK Okręgu Częstochowskiego S.A. w Częstochowie, przez uprawnionego wykonawcę.

\* Gwarantujemy wydajność sieci wodociągowej 1000 mm na poziomie 50 l/s

RZECZOZNAWCA DO SPRAW ZABEZPIECZEŃ PRZECIWOPOŻAROWYCH

mgr inż. Sławomir Tatarak Nr upr. 462J2003

Częstochowa dnia 18.06.2025 r.  
(miejscowość, data)

Zgodność projektu z wymaganiami ochrony przeciwpożarowej

bez uwag stwierdzam z uwagami:

Nr rej. 117

Przedsiębiorstwo Wodociągów i Kanalizacji Okręgu Częstochowskiego Spółka Akcyjna w Częstochowie

DZIAŁ TECHNICZNY

42-202 Częstochowa, ul. Jaskrowska 14/20

Dokumentację uzgodniono bez zastrzeżeń na warunkach wyszczególnionych w piśmie \*

Znak TT z dnia

Częstochowa, dnia 05.06.2025 r.

Specjalista d/s Uzgodnień

Kierownik Działu Technicznego

WSPÓLRZĘDNE PUNKTÓW

	X	Y
W	5627581.6030	6568813.7885
Hp1	5627501.6500	6568824.0790
Z1	5627569.4331	6568813.4128
Z2	5627564.4961	6568825.0352

Podkład mapy, na którym wykonano projekt jest zgodny z mapą do celów projektowych poddanej w GODGIK w Częstochowie pozytywnej weryfikacji Protokołem Weryfikacji nr GK.6642.3.17.2024\_1, z dnia 10.01.2024 r.

mgr inż. Seweryn Urbański

Uprawnienia budowlane do projektowania bez ograniczeń w specjalności instalacyjnej w zakresie sieci, instalacji urządzeń cieplnych, wentylacyjnych, gazowych, wodociągowych i kanalizacyjnych nr ewid. SLK/3876/POOS/11

LEGENDA:	
	GRANICE EWID. DZIAŁEK
	ISTN. SIĘĆ WODOCIĄGOWA
	KABLE ENERGETYCZNY
	PROJ. SIĘĆ WODOCIĄGOWA
W	PROJ. WĘZEL
Hp1	PROJ. HYDRANT

M - INSTAL inż. Piotr Mękowski		ul. Brzozowa 4 42-290 Blachownia
TEMAT OPRACOWANIA:	Projekt budowlany wodociągu PE RC $\phi$ 125/11,4 mm	
NAZWA RYSUNKU:	PROJEKT ZAGOSPODAROWANIA TERENU - TRASA WODOCIĄGU PE RC $\phi$ 125/11,4 mm	
INWESTOR:	Agnieszka i Michał Frania 42-290 Blachownia, ul. Piatów 75	
LOKALIZACJA:	Blachownia, droga boczna od ul. Starowiejskiej dz. nr 175/31 obręb 0003 Brzózka	
PROJEKTOWAŁ:	mgr inż. Seweryn URBĄŃSKI SLK/3876/POOS/11	Podpis:
SPRAWDZIŁ:	mgr inż. Andrzej BORKOWSKI SLK/1453/PWOS/06	Podpis:
OPRACOWAŁ:	inż. Piotr MĘKOWSKI	Podpis:
DATA: 04/2025	SKALA 1:500	NR RYS. 2