


MAPA DO CELÓW PROJEKTOWYCH  
skala 1: 500

GK.6640.3219.2022

GEODETA UPRAWNIIONY

Anna Czubek  
ul. Olchowa 6, 42-290 Blachownia  
tel. 034 327 04 00  
Zaś. Nr 8004 NIP: 573-109-66-0

ORIENTACJA

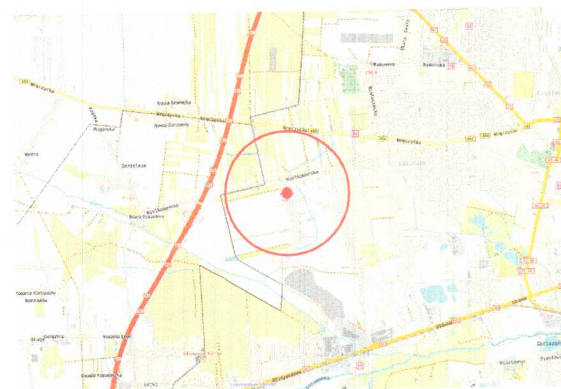

Urząd Miasta Częstochowy  
Wydział Administracji Architektury i Budownictwa  
Projekt budowlany zatwierdzony decyzją  
nr 442 z dn. 18.08.2023

znak sprawy  
AAB. 6760.12.29.2023

RZECZPODZNAWCA DO SPRAW ZABEZPIECZEN PRZECIWOPOŻAROWYCH  
inż. Jerzy Małolepszy Nr upr. 411/2000

Czestochowa 3.08.2023  
(miejscowość, data)  
Zgodność projektu z wymogami  
ochrony przeciwpożarowej  
stwierdzam  
bez uwag  
Z uwagami

24

Woj. śląskie  
Pow. M. Częstochowa  
Jednostka ewidencyjna 246401\_1  
Obręb Wielki Bór 0424.AR\_10 dz. 211  
M. Częstochowa ul. Łomżyńska  
Układ współrzędnych 2000 s.6 , poziom odniesienia PL-EVRF2007-NH  
Mapa zasadnicza 6.142.30.16.1.4 , 6.142.30.16.2.3


Granice działki nr 211 zachowują wymagane standardy techniczne.  
W dziale I Sp KW nr CZ1C/00193810/2 zamieszczono wpis o służebnościach gruntowych.  
Nie wyklucza się istnienia w terenie innych, nie wykazanych na niniejszej mapie urządzeń  
podziemnych, które nie były zgłoszone do inwentaryzacji, lub o których jest brak informacji  
w instytucjach branżowych.  
Data opracowania: 30.11.2022r.

Poświadczam, że niniejszy dokument został opracowany w wyniku prac  
geodezyjnych i kartograficznych, których rezultaty zawiera operat techniczny  
pozytywnie zweryfikowany. Jednocześnie informuję, że jestem świadoma  
odpowiedzialności karnej za złożenie fałszywego oświadczenia.

GK.6640.3219.2022  
/identyfikator zgłoszenia prac/  
Prezydent Miasta Częstochowy  
/Organ, który otrzymał zgłoszenie/

GK.6640.3219.2022\_82667\_08.12.2022r.  
/Numer i data pozytywnego protokołu weryfikacji/

Anna Czubek nr upr 8004  
/imię i nazwisko, nr upr. zaw. kierownika prac geodezyjnych/  
GEODETA UPRAWNIIONY  
Anna Czubek  
ul. Olchowa 6, 42-290 Blachownia  
tel. 034 327 04 00  
Zaś. Nr 8004 NIP: 573-109-66-0  
/wykonawca prac geodezyjnych/

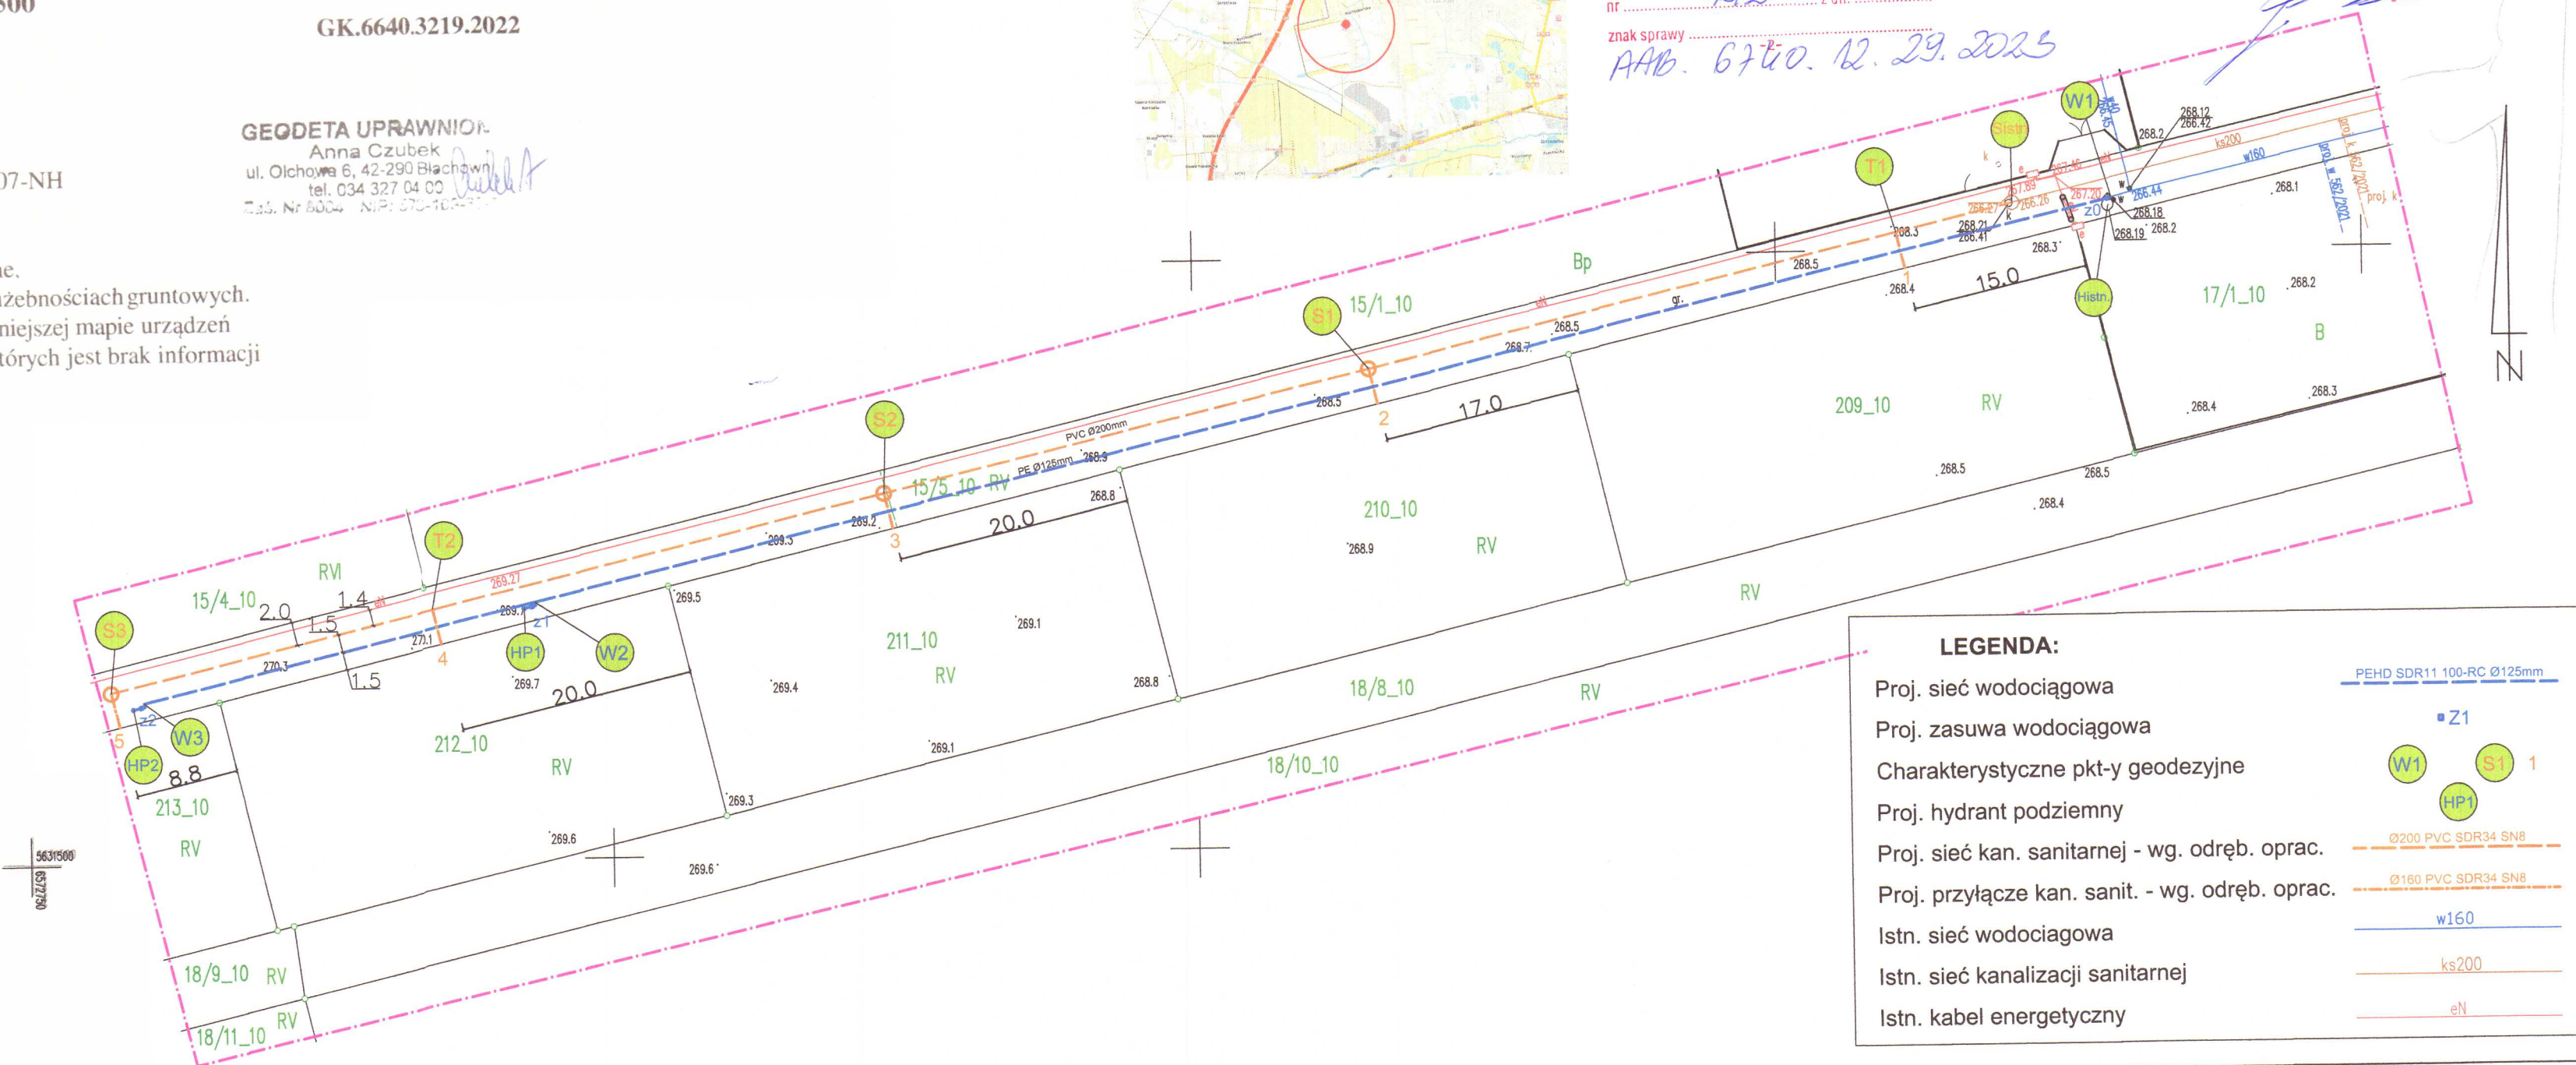

LEGENDA:

- Proj. sieć wodociągowa  
Proj. zasuwa wodociągowa  
Charakterystyczne pkt-y geodezyjne  
Proj. hydrant podziemny  
Proj. sieć kan. sanitarnej - wg. odręb. oprac.  
Proj. przyłącze kan. sanit. - wg. odręb. oprac.  
Istn. sieć wodociągowa  
Istn. sieć kanalizacji sanitarnej  
Istn. kabel energetyczny
- PEHD SDR11 100-RC Ø125mm  
Z1  
W1 S1 1  
HP1  
Ø200 PVC SDR34 SN8  
Ø160 PVC SDR34 SN8  
w160  
ks200  
eN

JLP - USŁUGI PROJEKTOWE

Jacek Latocha  
e-mail: jlp.projektowanie@gmail.com tel. +48 603 527 034

NAZWA PROJEKTU :		Projekt budowlany odcinka sieci wodociągowej	
LOKALIZACJA:		Częstochowa, ul. Łomżyńska dz. nr ewid. 15/5 - obręb 0424	
NAZWA RYSUNKU :		Plan zagospodarowania terenu	SKALA 1:500
PROJEKTOWAŁ:	mgr inż. Jacek Latocha upr. OPL/1135/PWOS/15		DATA 2023
SPRAWDZIŁ:	mgr inż. Karol Przybyła upr. SLK/6211/PWBS/15		RYS.NR PZT-1

„Podkład mapy, na którym wykonano projekt  
jest zgodny z mapą do celów projektowych  
zarejestrowaną w GODGIK w Częstochowie  
pod nr GK.6640.3219.2022 z dn. 08.12.2022”  
Jacek Latocha