


# INWENTARYZACJA

**UWAGA: ZDEMONTOWAĆ ISTNIEJĄCE PODEJŚCIA I INSTALACJĘ WOD-KAN**

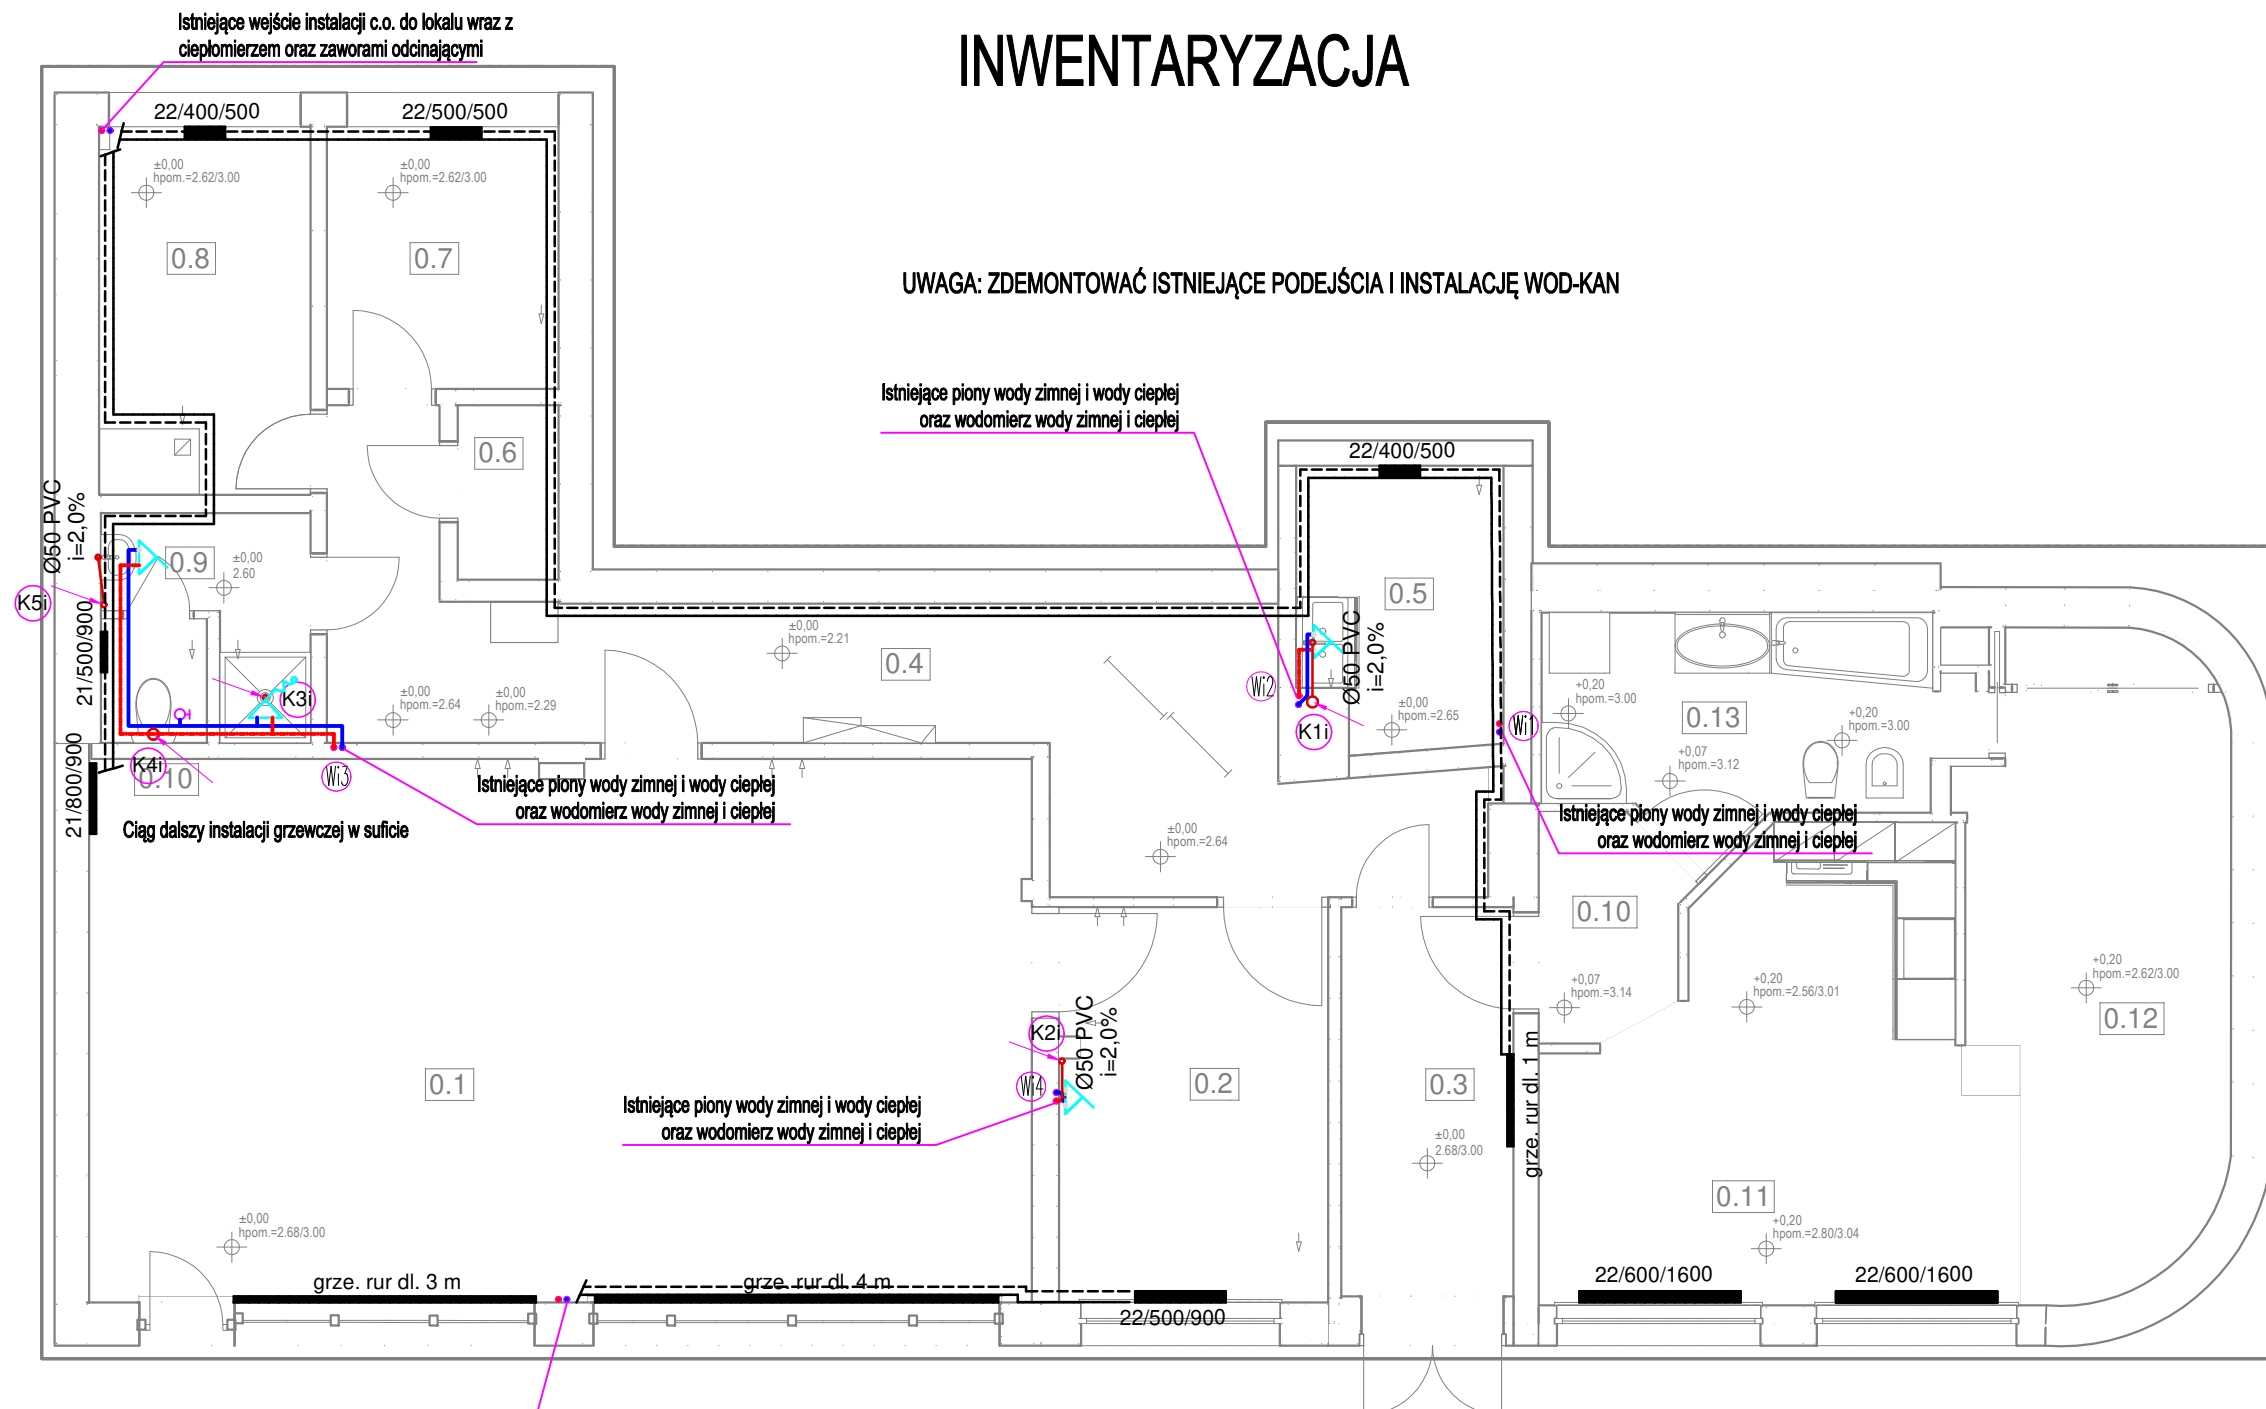

**UWAGA:** Podejścia pod grzejniki wykonane z miedzi Ø15 przed grzejnikiem na zasileniu zamontowane zawory termostaticzne dn 15 a na powrocie zawory odcinające motylkowe dn 15

arch. Justyna Bernat-Lagoda  
ul. H. Pobożnego 10/13, 70-508 Szczecin  
+48 603 777 337    ✉️ justyna@lagoda.pl

OSOBY OPRACOWUJĄCE PROJEKT

PROJEKTANT	mgr inż. MACIEJ PYDA	PODPIS PROJEKTANTA		
NUMER UPRAWNIEN	ZAP/0119/PWBS/18			
DATA OPRACOWANIA	2026.03	PODPIS SPRAWDZAJĄCEGO		
SPRAWDZIŁ	mgr inż. ANETA PENDRAK			
NUMER UPRAWNIEN	ZAP/0243/POOS/09			
DATA OPRACOWANIA	2026.03			
FAZA PROJEKTU	PROJEKT TECHNICZNY			
BRANŻA	SANITARNA			
NAZWA OBIEKTU BUDOWLANEGO	LOKAL USŁUGOWY			
TYTUŁ RYSUNKU	RZUT LOKALU - INWENTARYZACJA			
Zastrzega się wszelkie prawa wynikające z Ustawy o prawie autorskim i prawach pokrewnych z dnia 4 lutego 1994 r. (Dz. U. 1994 Nr 24 poz. 83) z późn. zmianami. Rysunek niniejszy nie może być w całości lub w części kopiowany, używany lub oddawany komukolwiek, bez osiemnastu zgodny pracowni.		FORMAT RYS.  420x297	SKALA  1:75	NUMER RYS.  S-01