




A-A

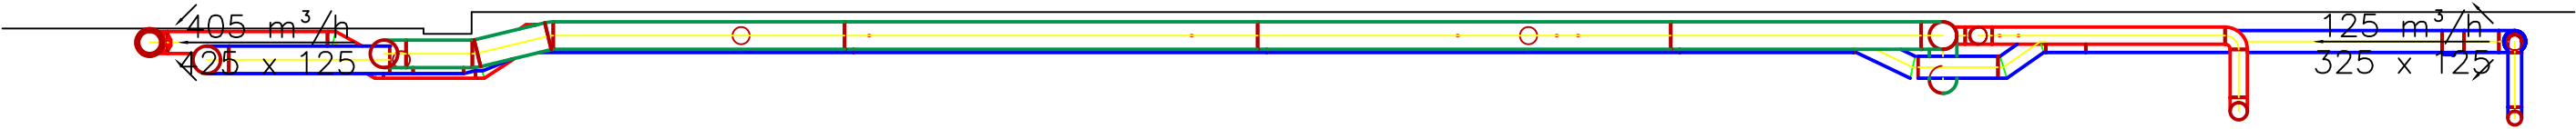

B-B

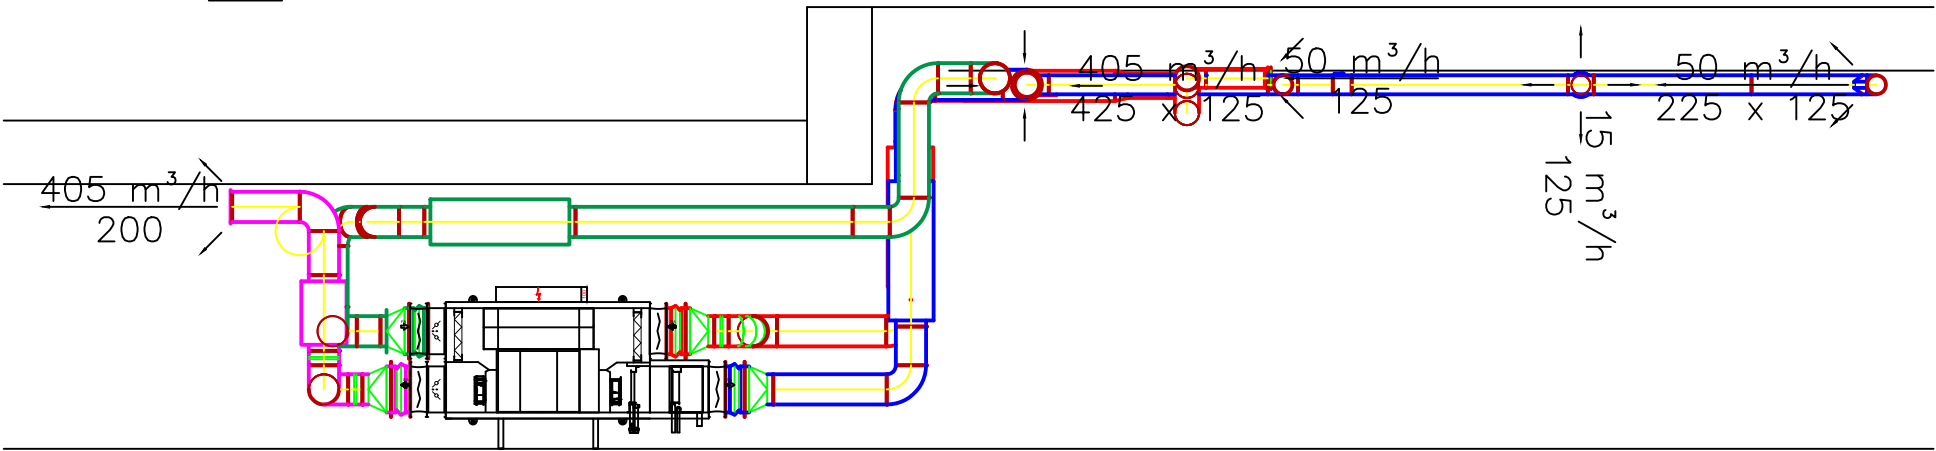

C-C

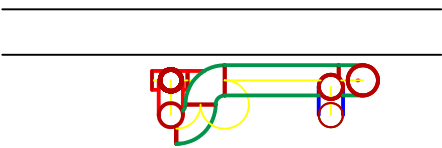

Pracownia Projektowo-Doradcza SAN-ECO Piotr Badiński, ul. Cyprysowa 32A/8, 62-052 Poznań			
OBIEKT/INWESTYCJA	PROJEKT INSTALACJI WENTYLACJI NAWIEWNO-WYWIEWNEJ W PIWNICY SIEDZIBY ADM-1 W GORZOWIE WIELKOPOLSKIM		
ADRES INWESTYCJI	UL. WYSZYŃSKIEGO 38, 66-400 GORZÓW WIELKOPOLSKI		
INWESTOR	MARIUSZ ZAGAJEWSKI OS. KOŚCIUSZKOWCÓW 35/7, 62-020 SWARZĘDZ		
FAZA PROJEKTU	PROJEKT TECHNICZNY		
IMIĘ I NAZWISKO PROJEKTANTA	mgr inż. PIOTR BADIŃSKI	PODPIS	NAZWA RYSUNKU
NR UPRAWNIENI BUD.	WKP/0416/POOS/19		PRZEKROJE INSTALACJI WENTYLACYJNEJ
DATA: 04.2026r.	SKALA: 1:50	NR RYSUNKU	S-4