


RZUT I PIĘTRA

1:50

UL. POTULICKA

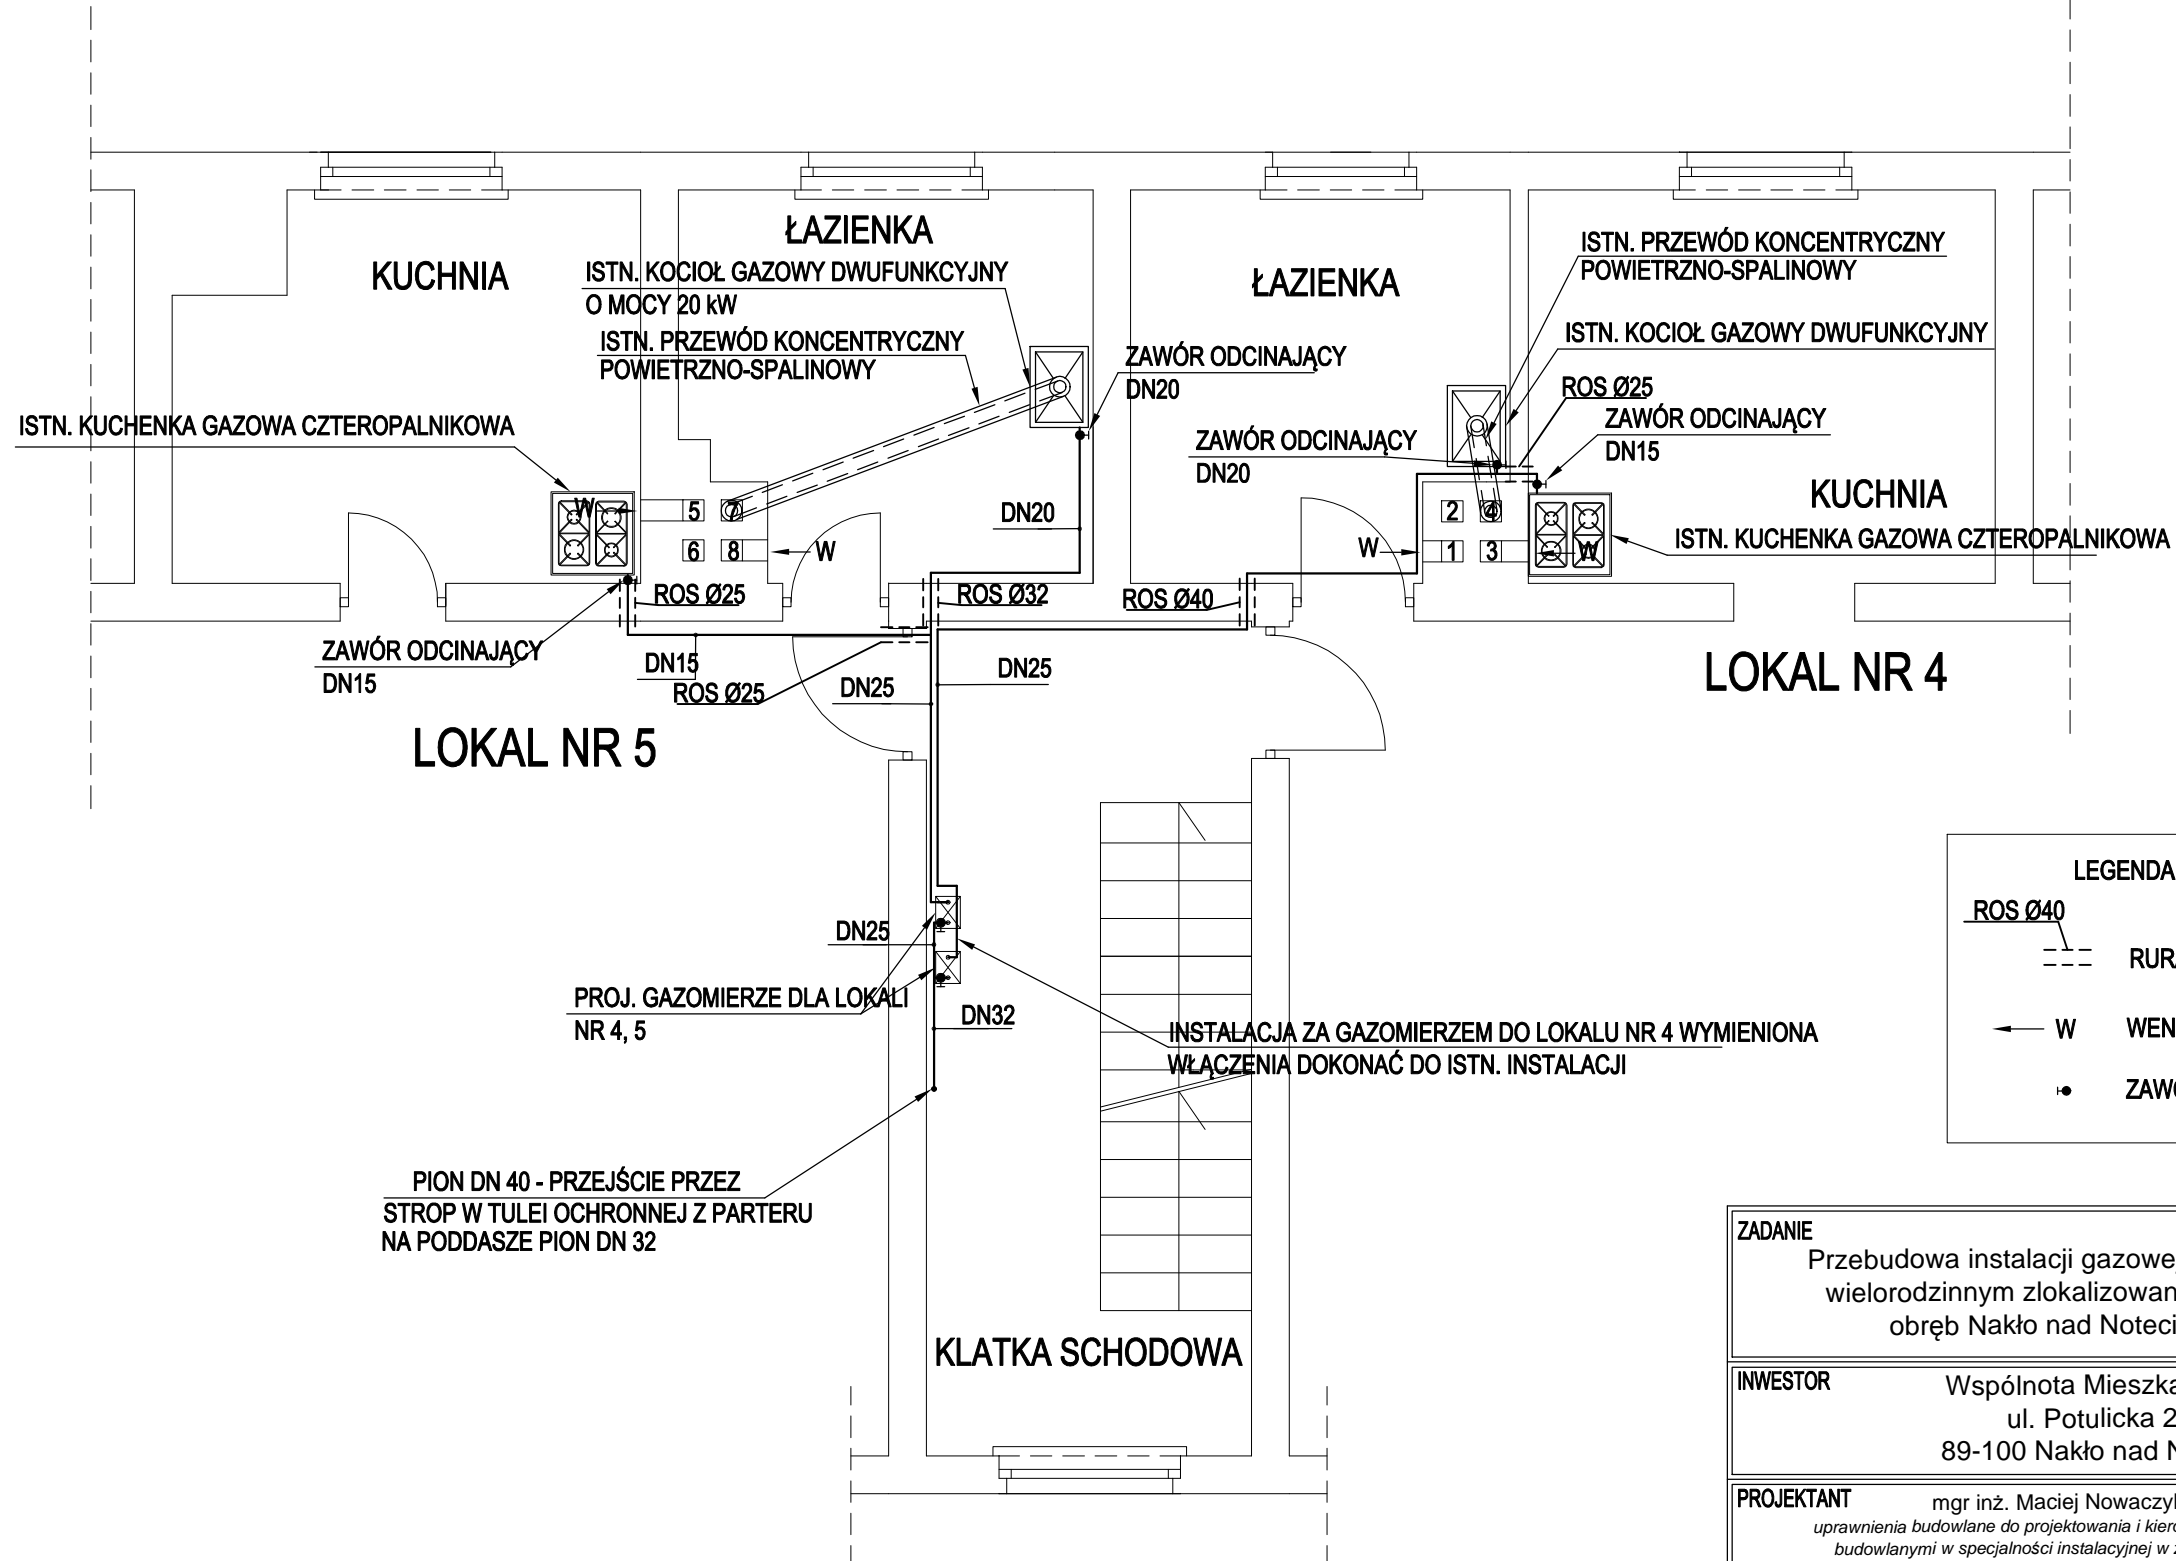

LEGENDA:	
	RURA OSŁONOWA
	WENTYLACJA
	ZAWÓR ODCINAJĄCY

ZADANIE Przebudowa instalacji gazowej w budynku mieszkalnym wielorodzinnym zlokalizowanym na działce nr 553/10 obręb Nakło nad Notecią (ul. Potulicka 26)		
INWESTOR	Wspólnota Mieszkaniowa ul. Potulicka 26 89-100 Nakło nad Notecią	SKALA: 1:50
PROJEKTANT	mgr inż. Maciej Nowaczyk <i>uprawnienia budowlane do projektowania i kierowania robotami budowlanymi w specjalności instalacyjnej w zakresie sieci, instalacji i urządzeń cieplnych, wentylacyjnych, gazowych, wodociągowych i kanalizacyjnych bez ograniczeń nr KUP/0207/PWBS/17</i>	DATA I PODPIS: 13.01.2021 r.
SPRAWDZAJĄCY	mgr inż. Szymon Jurek <i>uprawnienia budowlane do projektowania i kierowania robotami budowlanymi w specjalności instalacyjnej w zakresie sieci, instalacji i urządzeń cieplnych, wentylacyjnych, gazowych, wodociągowych i kanalizacyjnych bez ograniczeń nr KUP/0098/PWBS/18</i>	DATA I PODPIS: 13.01.2021 r.
NAZWA RYSUNKU	Rzut I piętra - Instalacja gazowa	
	NR RYSUNKU:	3