


RZUT PARTERU

1:50

UL. POTULICKA

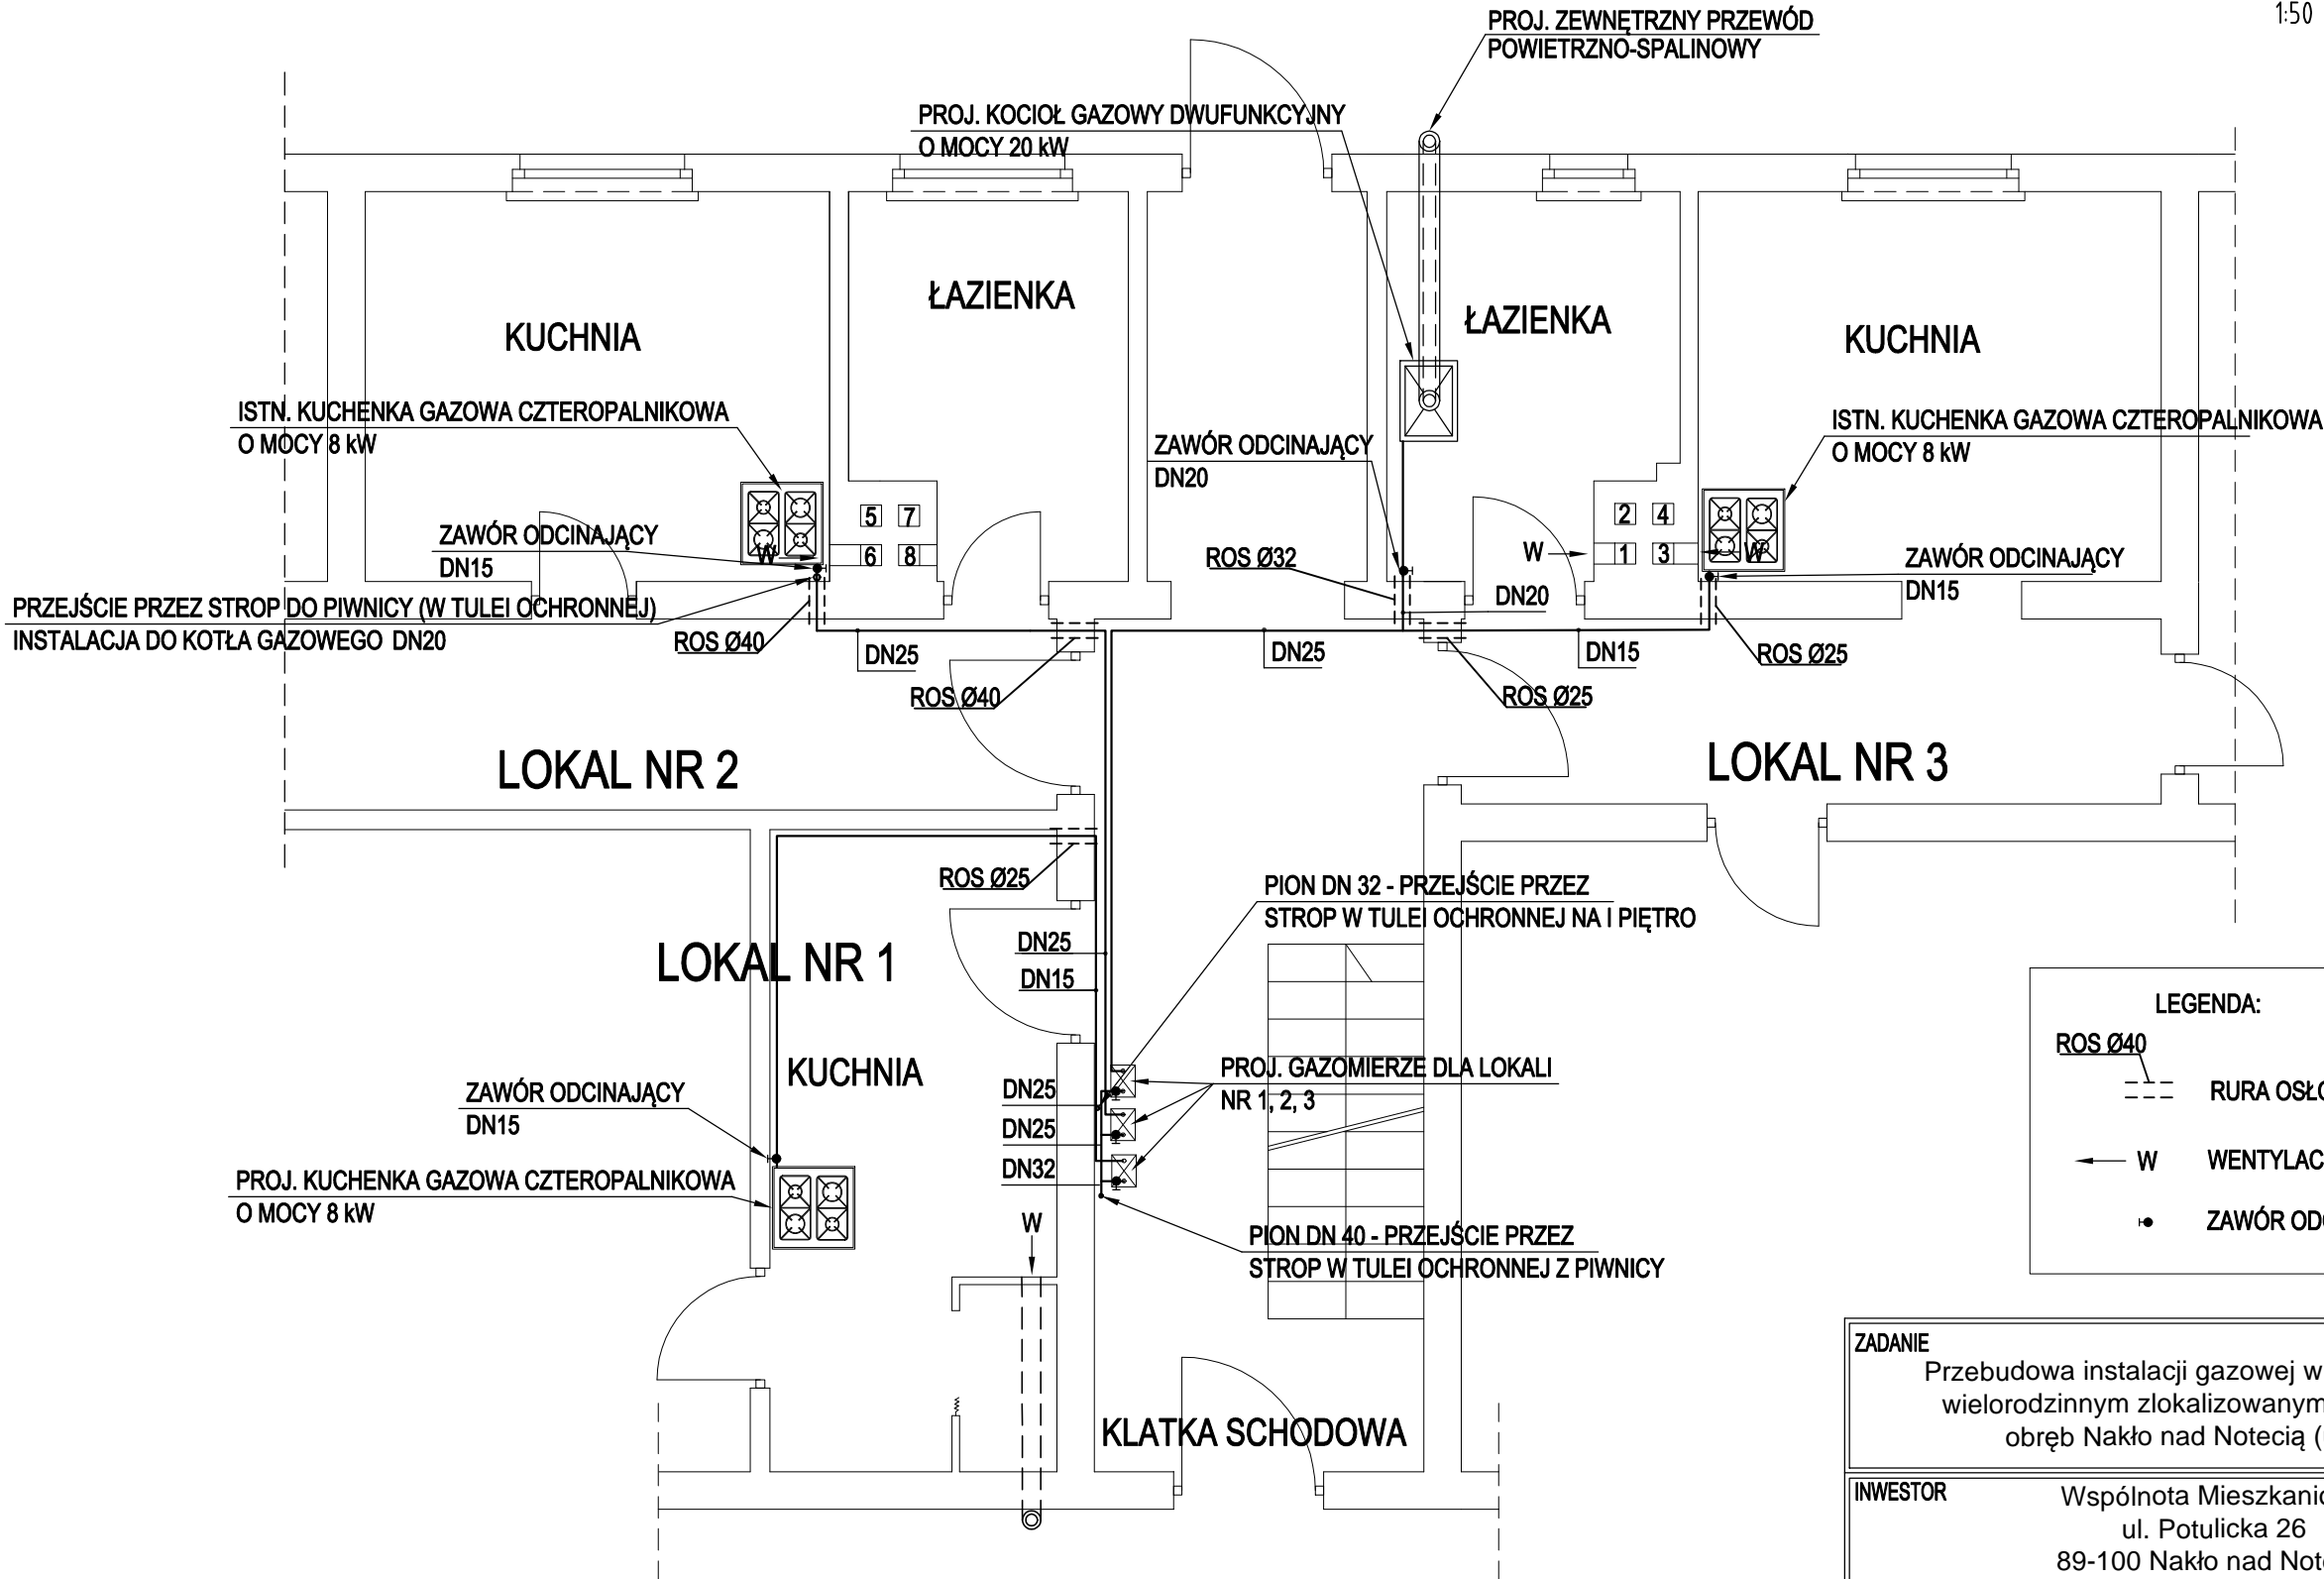

LEGENDA:

ROS Ø40 RURA OSŁONOWA

W WENTYLACJA

ZAWÓR ODCINAJĄCY

ZADANIE Przebudowa instalacji gazowej w budynku mieszkalnym wielorodzinnym zlokalizowanym na działce nr 553/10 obręb Nakło nad Notecią (ul. Potulicka 26)		
INWESTOR	Wspólnota Mieszkaniowa ul. Potulicka 26 89-100 Nakło nad Notecią	SKALA: 1:50
PROJEKTANT	mgr inż. Maciej Nowaczyk uprawnienia budowlane do projektowania i kierowania robotami budowlanymi w specjalności instalacyjnej w zakresie sieci, instalacji i urządzeń cieplnych, wentylacyjnych, gazowych, wodociągowych i kanalizacyjnych bez ograniczeń nr KUP/0207/PWBS/17	DATA I PODPIS: 13.01.2021 r.
SPRAWDZAJĄCY	mgr inż. Szymon Jurek uprawnienia budowlane do projektowania i kierowania robotami budowlanymi w specjalności instalacyjnej w zakresie sieci, instalacji i urządzeń cieplnych, wentylacyjnych, gazowych, wodociągowych i kanalizacyjnych bez ograniczeń nr KUP/0098/PWBS/18	DATA I PODPIS: 13.01.2021 r.
NAZWA RYSUNKU	Rzut parteru - Instalacja gazowa	
	NR RYSUNKU: 2	