


MAPA DO CELÓW PROJEKTOWYCH

Skala 1: 500
m. Garwolin – dz.1196/2; 1197/3
Jednostka ewid.:140301_1 - Garwolin
Obręb ewid.:140301_1.0001 – Miasto Garwolin
Ks.rob.: G.6640.1.2786.2024
Opracowanie mapy wykonano 25.07.2024 roku.
Pow: garwoliński
Układ współrzędnych 2000/7
Układ wysokości PL-EVRF2007-NH.
Ark. mapy 7.166.25.20.4.2
Wykonawca pomiaru uzupełniającego zaktualizował istniejącą treść mapy wg stanu na dn. 25.07.2024 roku w granicach wykreślonej lokalizacji. Nie wyklucza się istnienia w terenie również urządzeń podziemnych, które nie zostały zgłoszone do inwentaryzacji przed zasypianiem, dla których brak było informacji branżowych i nie zostały odnalezione w czasie inwentaryzacji powykonawczej.

GEOMATYKA I PRACOWNIA
USŁUGI GEODEZYJNE
ul. Sienkiewicza 10, 05-470 Wilga
Tel: 600 009 177
ipr: MGPIB N 12949

„GEONWAR”
USŁUGI GEODEZYJNE
Szczepan Łasek
08-470 Wilga, ul. Reymonta 6
NIP: 826-111-95-61 tel: 600 009 379
tel/fax: (25) 645 33 51

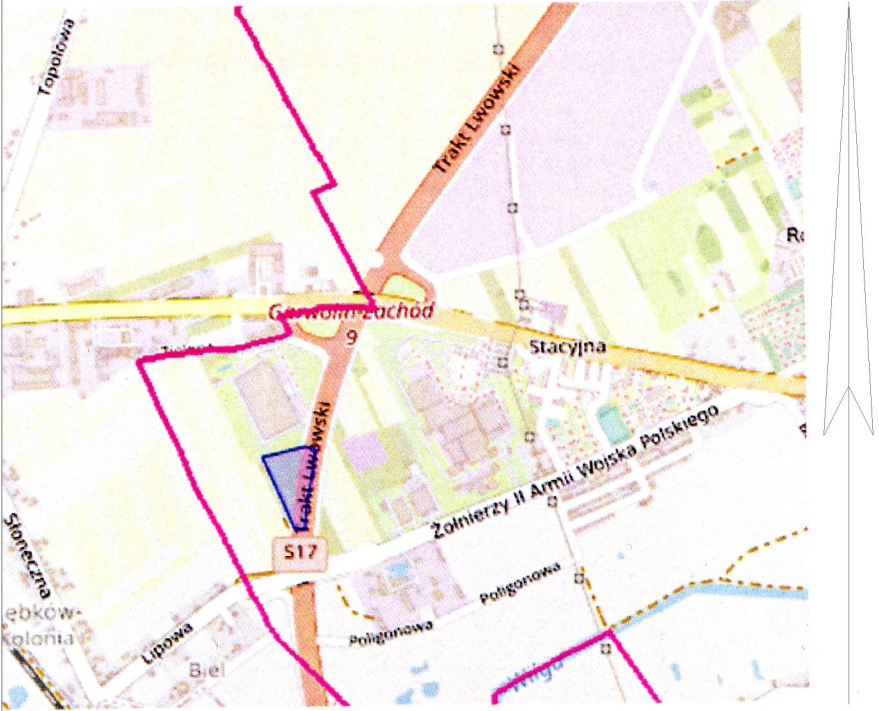

Szkic lokalizacji

Legenda:

- Kanalizacja teletechniczna HDPE 50/42mm
- Studnia kablowa teletechniczna SK-1 60x60cm

ELPRO SYSTEM

ELPROSYSTEM Adrian Łątkowski, ul. Zemborzycka 53 lok. 8, 20-445 Lublin
e-mail: biuro@elprosystem.pl, tel. +48 504 346 630, NIP: 867-196-72-13

| | | | | | | | |
|--|--|------------------|--|---|--|-------------------|-------|
| Obiekt / Adres | | | | PROJEKT ARCHYTEKTONICZNO-BUDOWLANY BUDYNKU PRODUKCYJNEGO - SZWALNI Z CZĘŚCIĄ BIUROWO-SOCJALNĄ Dz. nr ew. 1196/2, 1197/3 Grawolin | | | |
| Inwestor | | | | "KEPKA" Tadeusz Kepka | | Data | |
| Funkcja | | Imię i nazwisko | | Uprawnienia | | Podpis | |
| Branda: | | TELETECHNICZNA | | | | | |
| Projektant: | | Adrian Łątkowski | | LUB/0366/PWBE/18 | | | |
| Sprawdzający: | | Paweł Zajac | | LUB/0364/PWBE/18 | | | |
| Stadium: | | | | | | Skala: 1:500 | |
| PROJEKT TECHNICZNO-WYKONAWCZY | | | | | | | |
| Nazwa rysunku: Projekt zagospodarowania terenu - instalacje teletechniczne | | | | | | Nr rysunku: T-PZT | |