


Podział na segmenty

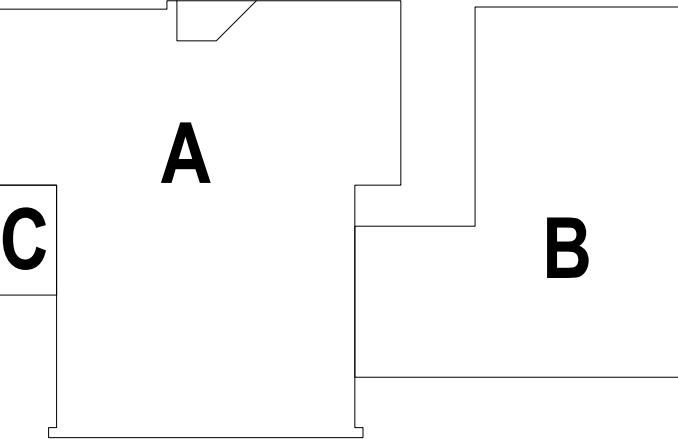

Nazwa obiektu budowlanego:	Budynek przychodni		
Adres obiektu budowlanego:	ul. Przyjaźni 3, 62-510 Konin		
Nazwa rysunku:	Rzut dachu - Instalacja centralnego ogrzewania		
	Imię i nazwisko	Specjalność i numer uprawnień	Podpis
Projektant:	dr inż. Andrzej Kulesa	Instalacyjna WKP0271/POOS04	
Sprawdzający:	mgr inż. Roman Narajczyk	Instalacje i sieci sanitarne ZP.1.7342/72/TO98	
Branża:	Instalacje sanitarne	Skala: 1 : 100	Nr rysunku: PB-PT-IS-09
Stadium:	Projekt budowlany	Data: II.2024	