


ZESTAWIENIE POMIESZCZEŃ			
NR	NAZWA POMIESZCZENIA	RODZAJ POSADZKI	POWIERZCHNIA
1.01	PUNKT OBSŁUGI KLIENTA / POCCZEKALNA	PLYTKI GRESOWE	14,46 m ²
1.02	BIURO	PLYTKI GRESOWE	20,04 m ²
1.03	PRZEDSIÖNIEK / SKŁADZIK GOSPODARCZY	PLYTKI GRESOWE	5,46 m ²
1.04	WC KLIENTÓW	PLYTKI GRESOWE	4,51 m ²
1.05	MAGAZYN ELEMENTÓW DROBNYCH	PLYTKI GRESOWE	37,01 m ²
1.06	MAGAZYN ELEMENTÓW WIELKOGABARYTOWYCH	PLYTKI GRESOWE	683,90 m ²
1.07	MYJNIA	PLYTKI GRESOWE	106,51 m ²
RAZEM POWIERZCHNIA:			871,91 m ²

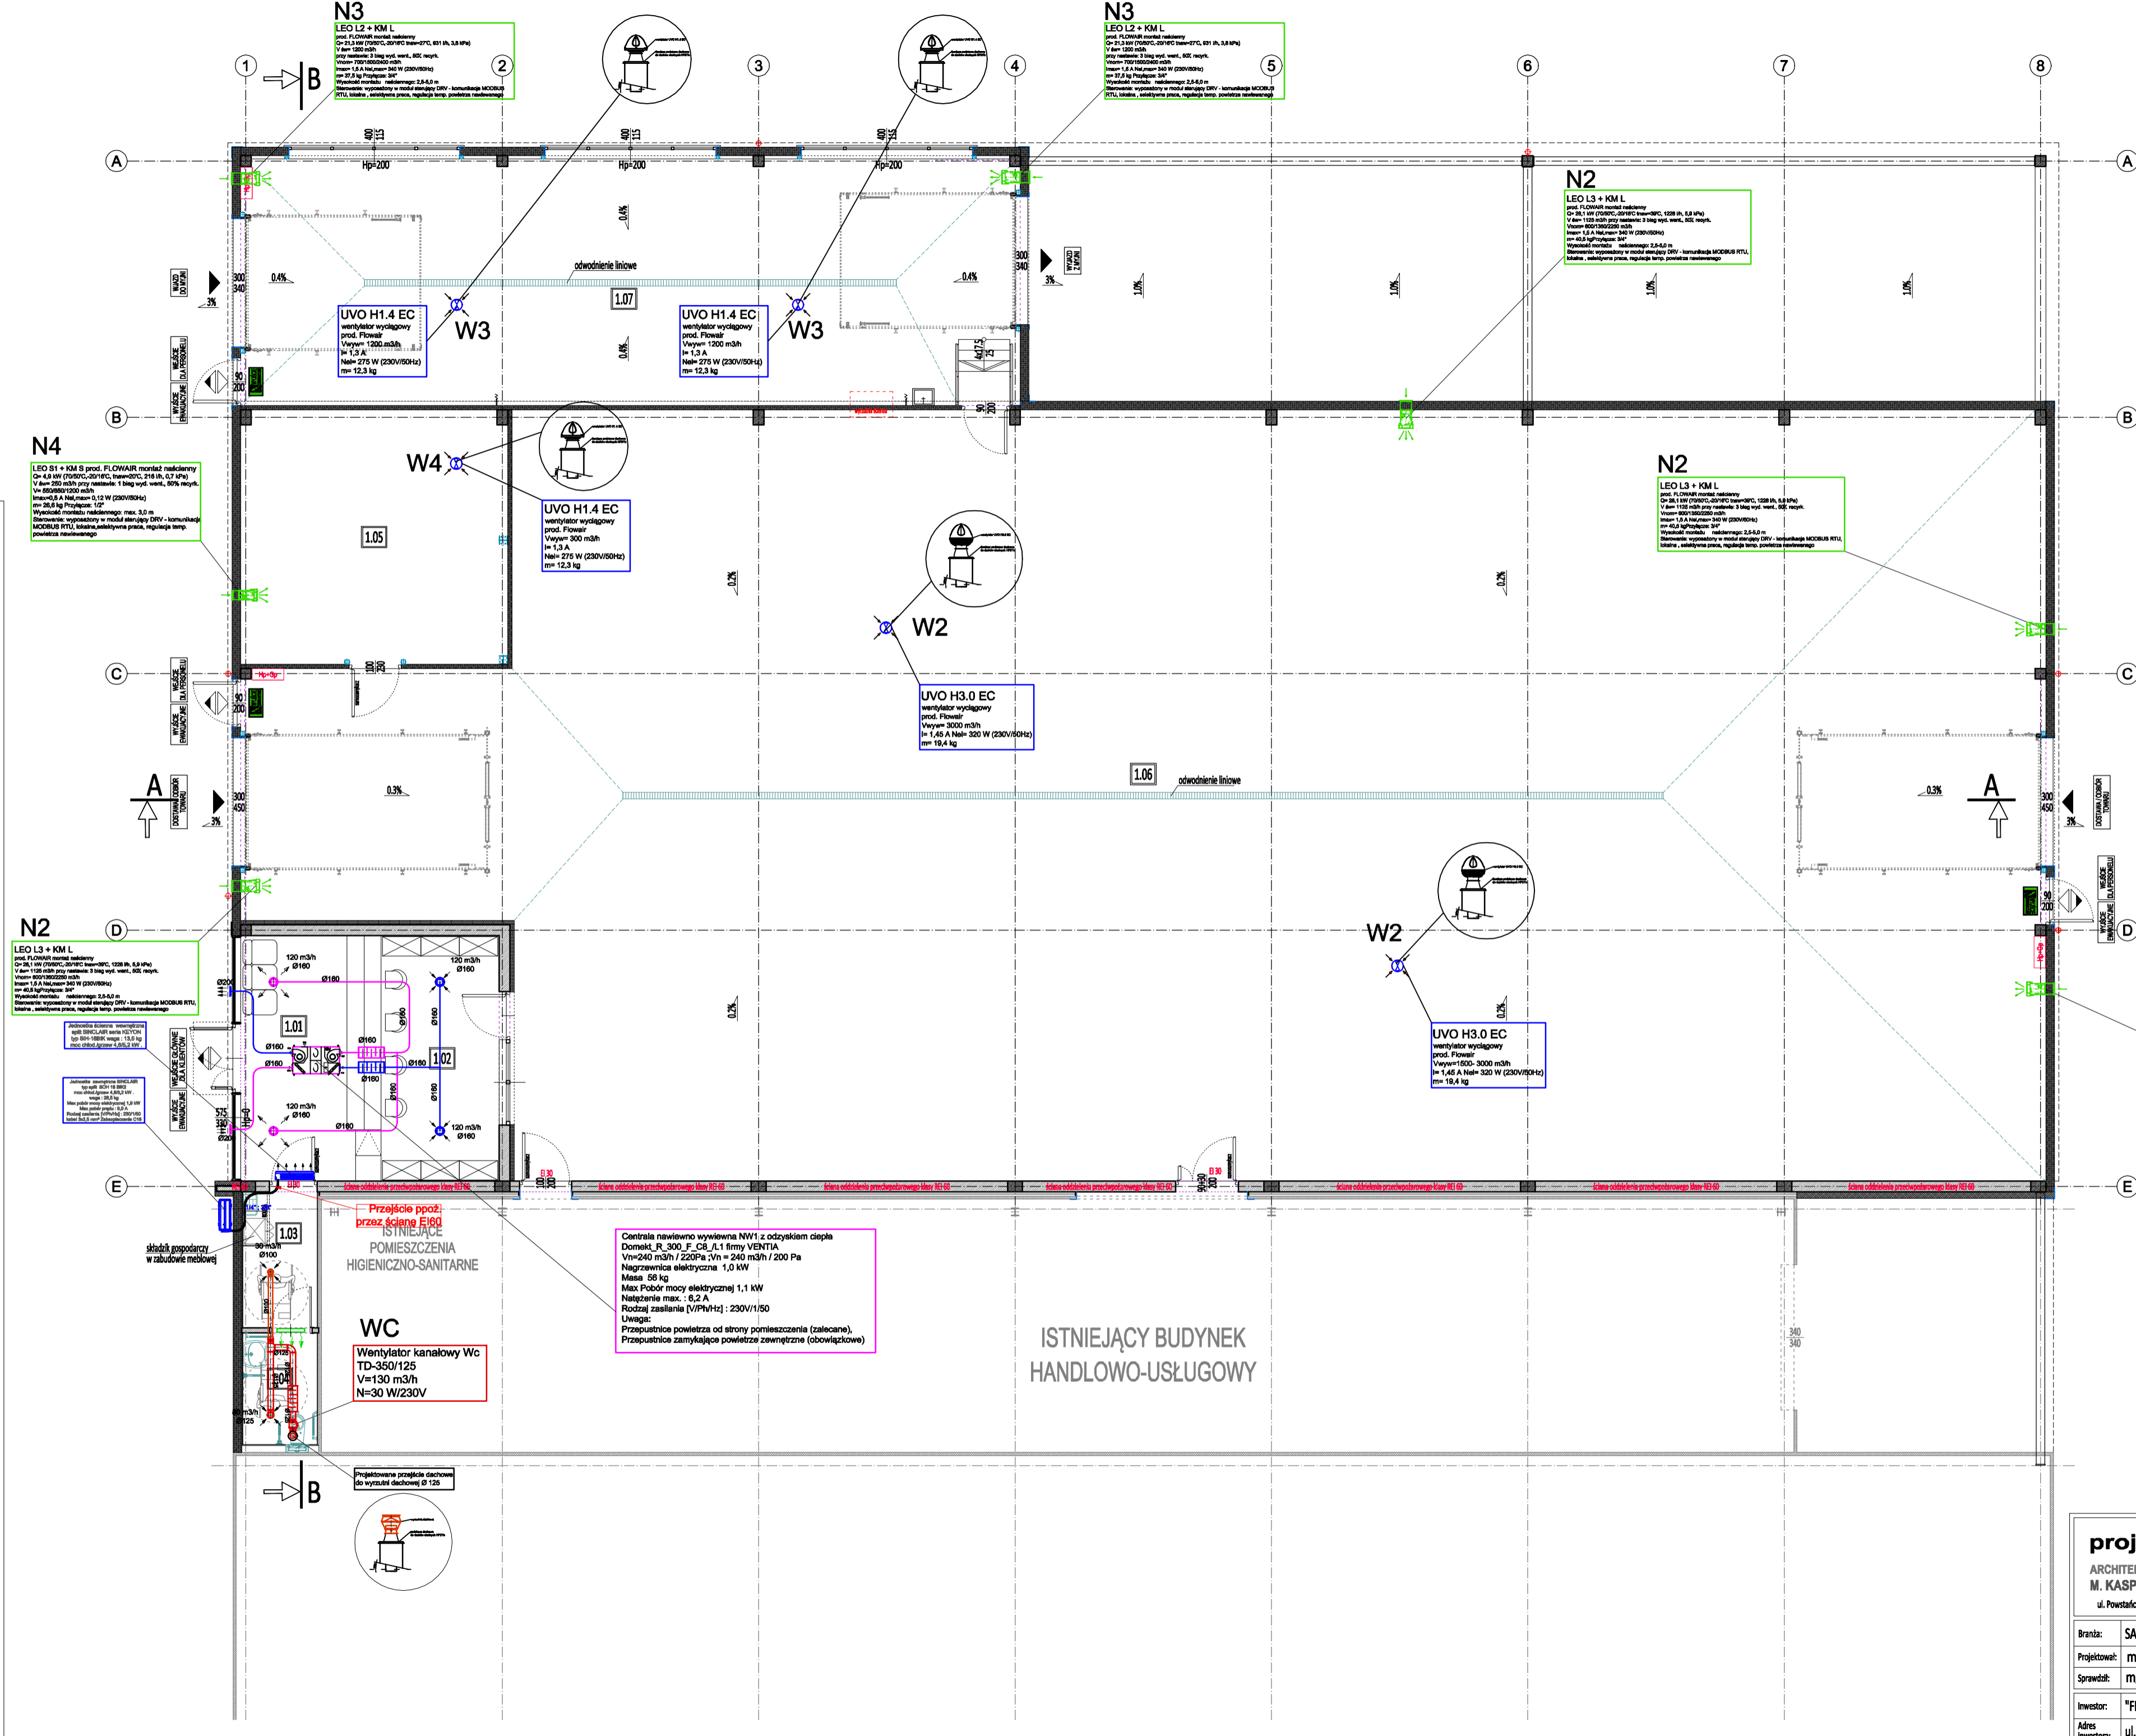

Missing or invalid reference
File: C:\Users\piotr\Desktop\Schemat.pdf
Sheet: 1

UWAGA:
Instalacja nawiewna aparatów grzewczo wentylacyjnych LEO sprzężona z wentylatorami dachowymi UVO

UWAGA:
Przejścia instalacji przechodzące ściany i stropy oddzielenia pożarowego zabezpieczyć kłapami p.poż.

- Projektowana instalacja wentylacji nawiewnej N1
- Projektowana instalacja wentylacji wywiewnej W1,W2,W6
- Projektowana instalacja wentylacji nawiewnej N2-N4
- Projektowana instalacja wentylacji wywiewnej WC
- Kratka kompensacyjna

UWAGA!
Wykonawca jest zobowiązany sprawdzić wszystkie wymiary przed rozpoczęciem prac budowlanych. Projekt należy rozpatrywać łącznie z projektami technicznymi poszczególnych branż. Wszelkie rozbieżności należy wyjaśnić z głównym projektantem przed rozpoczęciem prac budowlanych.

proj - com ARCHITEKTURA M. KASPERSKI ul. Powstańców Ś. 74, 44-200 Rybnik		Nazwa obiektu: BUDYNEK HANDLOWO-USŁUGOWY Faza projektu: PROJEKT TECHNICZNY INSTALACJI SANITARNYCH Nazwa rysunku: INSTALACJA WENTYLACJI Lokalizacja inwestycji: ul. Żorska 75, 44-203 Rybnik
Branża: SANITARNA	Projektował: mgr inż. Piotr Molik	Nr upr.: SLK/0089/PWOS/03
Sprawił: mgr inż. Łukasz Plaza	Nr upr.: SLK/3365/POOS/10	Podpis:
Inwestor: "FIAŁKOWSKI" Stanisław Fijałkowski sp. z o.o.	Date: 2025.01.10	Skala: 1:100
Adres inwestora: ul. Żorska 75, 44-203 Rybnik	Nr rys.: IS-1	Str.: