




MAGAZYN ELEMENTÓW WIEKOGABARYTOWYCH

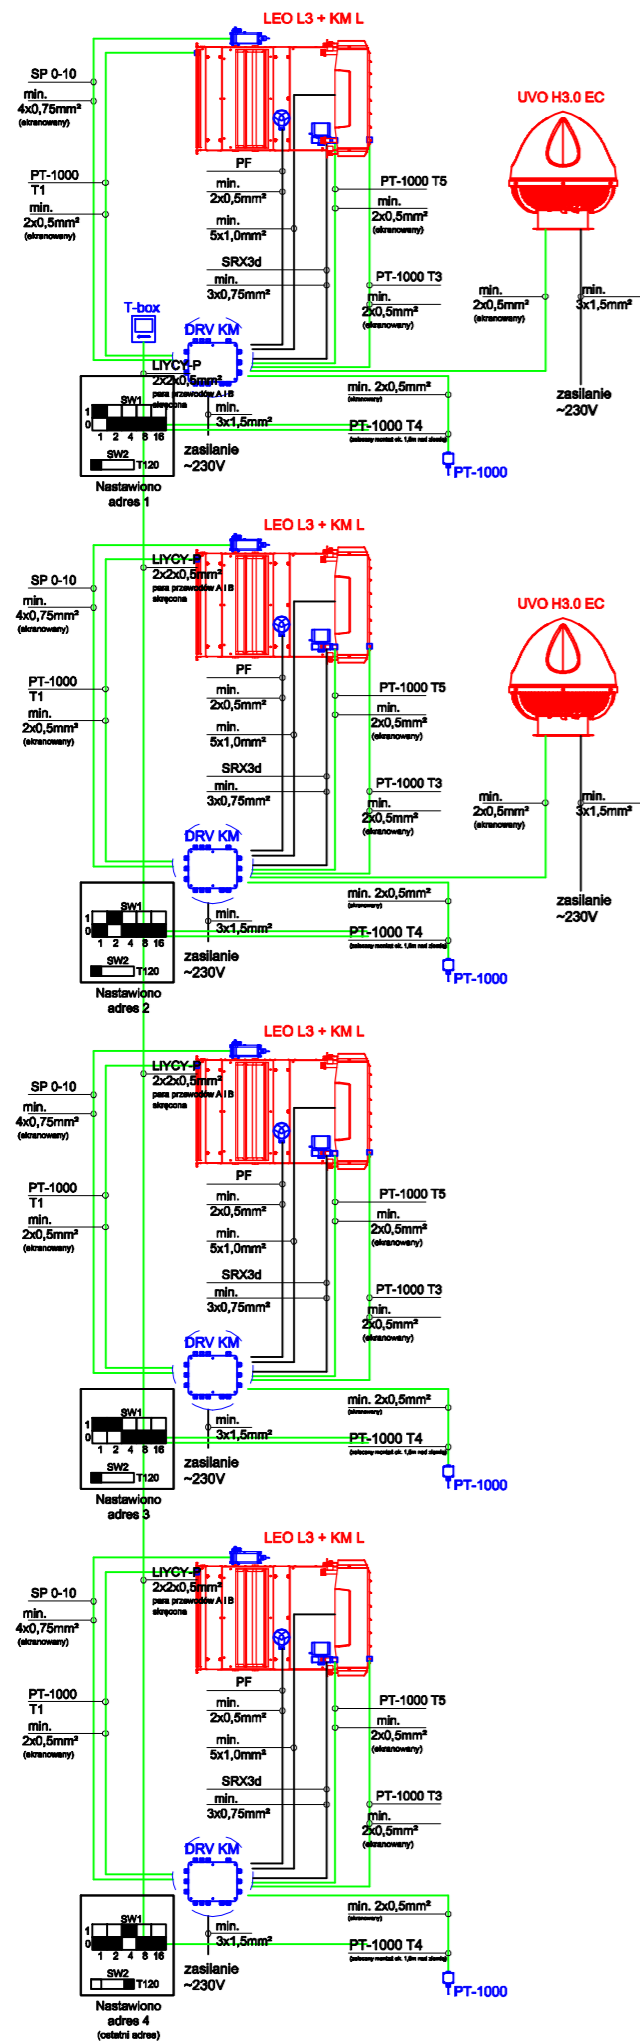

MYJNIA

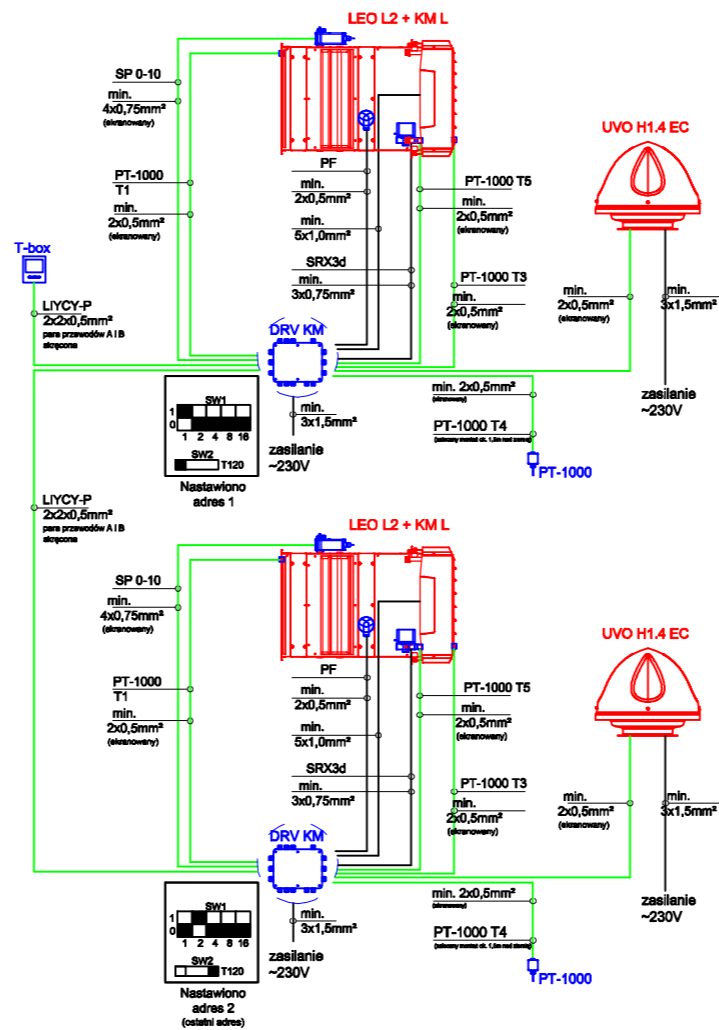

MAGAZYN ELEMENTÓW DROBNYCH

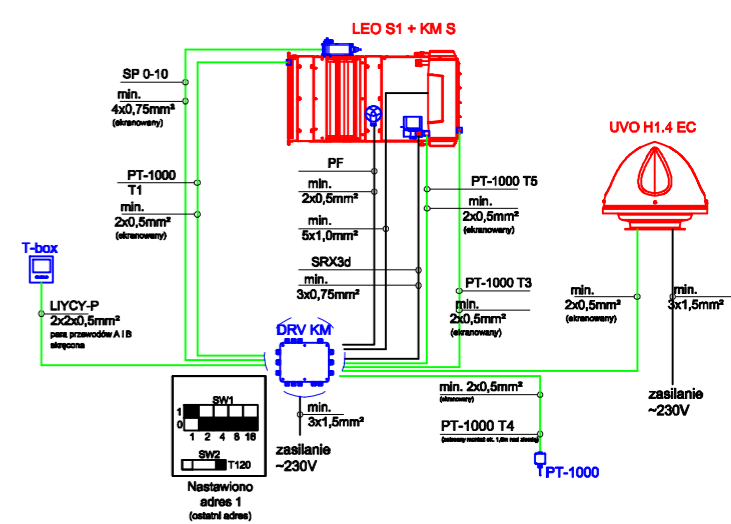

proj - com
ARCHITEKTURA
M. KASPERSKI
ul. Powstańców Śl. 74, 44-200 Rybnik

Nazwa obiektu: BUDYNEK HANDLOWO-USŁUGOWY
Faza projektu: PROJEKT TECHNICZNY INSTALACJI SANITARNYCH
Nazwa rysunku: INSTALACJA WENTYLACJI - SCHEMATY BLOKOWE
Lokalizacja inwestycji: ul. Żorska 75, 44-203 Rybnik

Branża:	SANITARNA			
Projektował:	mgr inż. Piotr Molik	Nr upr.:	SLK/0089/PWOS/03	Podpis:
Sprawdził:	mgr inż. Łukasz Plaza	Nr upr.:	SLK/3365/POOS/10	Podpis:
Inwestor:	"FIJAŁKOWSKI" Stanisław Fijałkowski sp. z o.o.			Data: 2025.01.10
Adres inwestora:	ul. Żorska 75, 44-203 Rybnik			Nr rys.: IS-2
				Skala: 1:100
				Str.: