


RZUT PIWNICY

SKALA 1:100

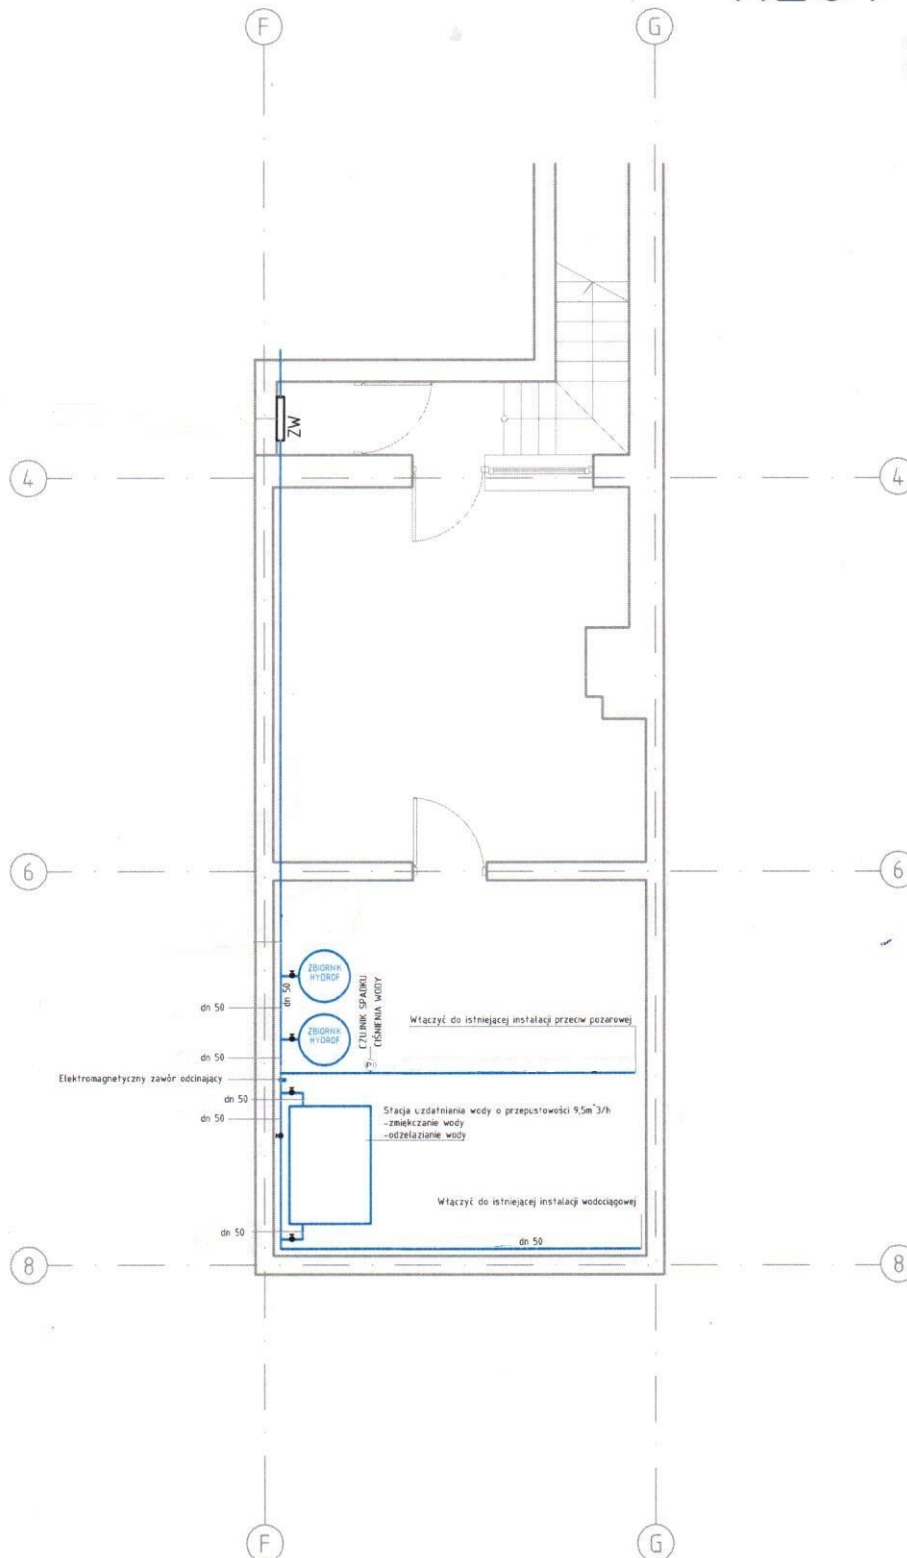

INWENTARYZACJA BUDYNKU USŁUGOWEGO			
Branża:	Instalacja wody	Data:	Skala:
		sierpień 2023	1:100
Rysunek:	RZUT PIWNICY		
Opracował: Artur Kupczak			Nr rys. S-4