


1:50



SZCZEGÓŁ „A” 1:20

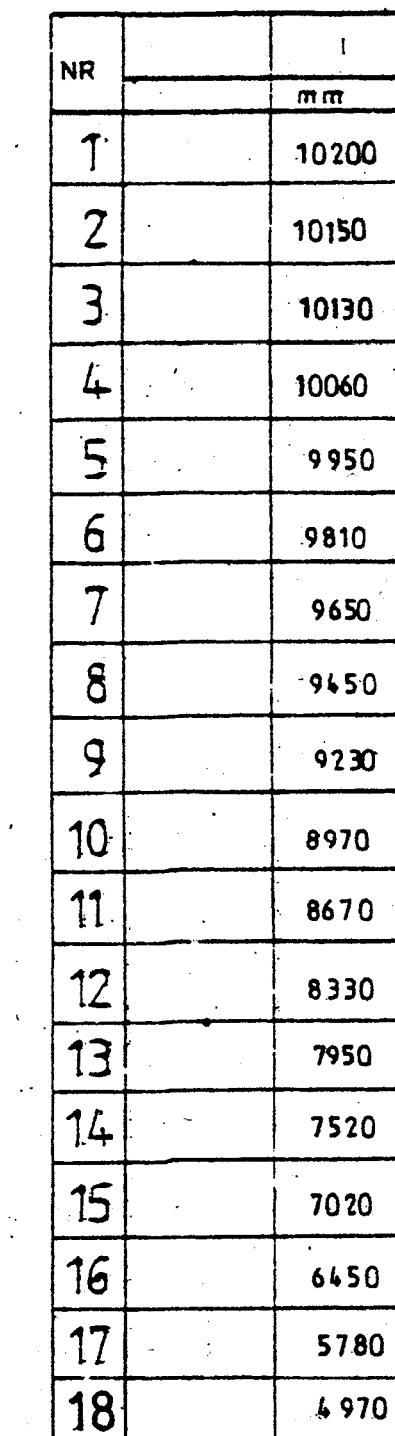


NR	г	л
	mm	mm
19	2770	3470
20	2560	3260
21	2300	3000
22		
23		
24		
25	8100	8800
26	8030	8790
27	8060	8760
28	8030	8730
29	7980	8660

[illegible]

STAL A-III N BS+500S

1. ZBROJENIE STUDZIENEK WG. RYS. NR 3
2. W ŚCIANACH STUDZIENEK OSADZIĆ PRZEJŚCIA
SZCZELNE Z RUR PE* OWINIĘTYCH TAŚMĄ BENTONITOWĄ.

 <p style="text-align: center;">SPRAWOZDANIE PROJEKCIJA PROJEKTOWA EKO-SANEL W SIEDLcach 08-110 SIEDLCe ul. UNITÓW PODŁASKICH 116/4</p>			
NAZWA OBIEKTU		BUDOWA, PRZEBUDOWA I ROZBUDOWA STACJI UZDATNIANIA WODY W JASIONCE GMINA ZBUCZYŃ.	
LOKALIZACJA		INWESTOR GMINA ZBUCZYŃ UL. JANA PAWŁA II 1 08-106 ZBUCZYŃ	
STADIUM PROJEKT TECHNICZNY		TYTUŁ OBSC, OB5D - ZBIORNIK MAGAZYNOWY NA WODĘ - PŁYTA FUNDAMENTOWA.	
PROJEKTANT KONSTRUKCJA ARCHITEKTURA		NR RYS. <div style="font-size: 2em; font-weight: bold; float: right;">2/KZ</div>	
SPRAWOZDAJĄCY KONSTRUKCJA		SKALA 1:50, 1:20 DATA 07.2025r	
mgr inż. Wacław Pomiećko		PODPIS DOŚB/D/4690/01	
mgr inż. Henryk Józef Lech		PODPIS Wa-492/01 MAZ/IS/2076/01	