



- projektowana sieć cieplna  
2xDN800/1000mm
- P5-7  
obrys projektowanej komory P5-7  
po przebudowie
- istniejąca komora wraz z kanałami  
ciepłowniczymi do likwidacji

- LEGENDA ZIELEŃ**
- DRZEWO LIŚCIASTE PROJEKTOWANE
- 1/1[1] NUMER ROŚLINY/ ILOŚĆ SZT. [nr kompensaty]

- LISTA ROŚLIN**
1. Prunus padus 'Watereri'  
- czerecha pospolita - 15 szt.
  2. Robinia pseudoacacia 'Bessoniana'  
- robinia akacjowa - 8 szt.
  3. Ulmus 'Lobel' - wiaź - 7 szt.
- suma: 30 szt.

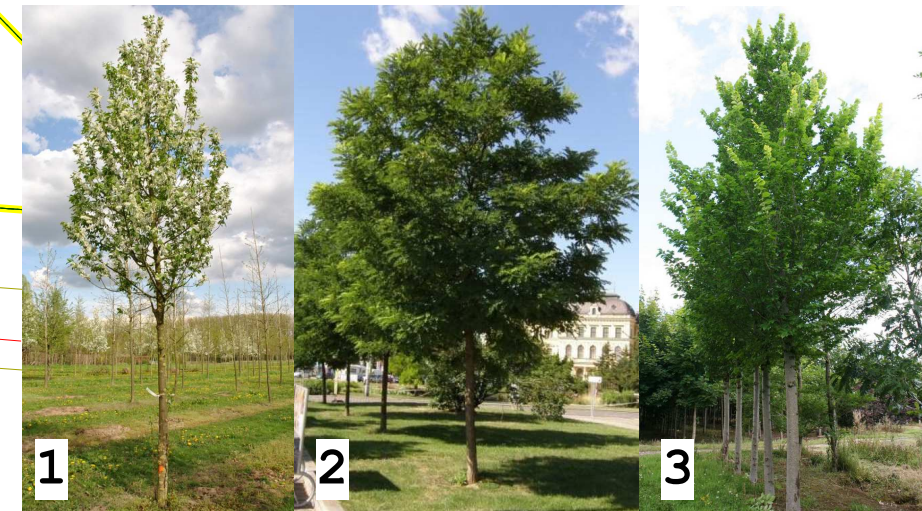

Jednostka Projektowa - Zielen:			
 FLORIADA ul. Mławska 7, 60-461 Poznań tel (fax). 61 8407304, kom. 609751239			
Inwestor: Veolia Energia Poznań S.A. ul. Energetyczna 3; 60-016 Poznań			
Inwestycja: <b>Przebudowa istniejącej sieci cieplnej Dn 800 mm w rejonie ulicy Lechickiej w Poznaniu</b> dz. nr 2/1, ark. 03; obręb 52 Winiary dz. nr 49/17, 43; ark. 02; obręb 52 Winiary			
Opracowanie PZT/uzbrojenie: IZOTERM Robert Cieślik ul.Grunwaldzka 332, 60-166 Poznań  MGR INŻ. ROBERT CIEŚLIK uprawnienia nr: 283/89/Pw Projektant Zieleni: [Redacted] [Redacted] [Redacted] [Redacted]			
Rysunek: <b>PROJEKT NASADZEŃ KOMPESACYJNYCH</b>			
Branża: ZIELEŃ	Faza: PB	Skala: 1:500	Data: 06.06.2023
Nr rys.: 02			