

MAPA DO CELÓW PROJEKTOWYCH

Miejscowość: Częstochowa

Identyfikator i nazwa 246401_1
jednostki ewidencyjnej: m. Częstochowa

obręb ewidencyjny: 0146 dz.nr 57/15,57/13,3/8,59/2

SKALA 1: 500

Układ wysokości: PL-EVRF2007-NH

Układ współrzędnych 2000 s.6
prostokątnych płaskich

Adres: Częstochowa . ul. Mirowska

Wykonawca: Usługi Geodezyjne
Krzysztof Ligor

Identyfikator zgłoszenia pracy geodezyjnej
GK 6640.229.2025

Data: 10.02.2025

Kierownik prac geodezyjnych
Geodeta Uprawniony
Krzysztof Ligor nr upraw.8022

Sekcja mapy zasadniczej 6.142.30.20.4.2/6.142.31.16.3.1

UWAGA! Nie wyklucza się istnienia w terenie innych nie wykazanych na niniejszej mapie urządzeń podziemnych które nie były zgłoszone do inwentaryzacji lub o których brak jest informacji na Naradzie Koordynacyjnej

UWAGA:
NA CAŁYM ODCINKU PRZEBUDOWYWANEJ SIECI OD PKT. "2" DO PKT. "3"
NALEŻY WYKONAĆ WYGRZEW WSTĘPNY. PRZED WYKONANIEM WYGRZEWU
NA ODCINKU MIN. 12m PRZED PKT. "3" WYKOP NALEŻY ZASYPAĆ ORAZ
ZAGĘŚCIĆ WARSTWAMI DO OSIĄGNIĘCIA $I_{s \geq 98\%}$ WG PROCTORA.

Z UWAGI NA ISTN. DRZEWO I KABLE ELEKTROENERGETYCZNE
NA ODCINKU 7m RUROCIĄGI WYKONAĆ BEZWYKOPOWO -
PRZECISKIEM LUB PRZEWIERTEM BEZ NARUSZENIA SYSTEMU
KORZENNEGO DRZEWA

UWAGA:
GRUNT NASYCONY - NA ODCINKU SIECI
OD PKT "1" DO PKT "3" MOŻE WYSTĄPIĆ
FRAGMENTY FUNDAMENTÓW ŻELBETONOWYCH
NIEODRÓŻNYCH OD OBIEKTÓW RURY BEZCYNKOWEJ
GRUZ ORAZ INNE POZOSTAŁOŚCI
BUDOWLANE

ODCINEK SIECI NAPOWIERZNEJ
ZABEZPIECZYĆ PRZED DZIAŁANIEM
PROMIENI UV ORAZ USZKODZENIAMI
MECHANICZNYMI PŁASZCZEM Z BLACHY
OCYNKOWANEJ

LEGENDA !


--- zakres opracowania

Miejscowy plan zagospodarowania nr 53

--- nieprzekraczalna linia zabudowy

PU--tereny zabudowy usług przemysłowych

KDZ--tereny dróg publicznych--zbiorczych

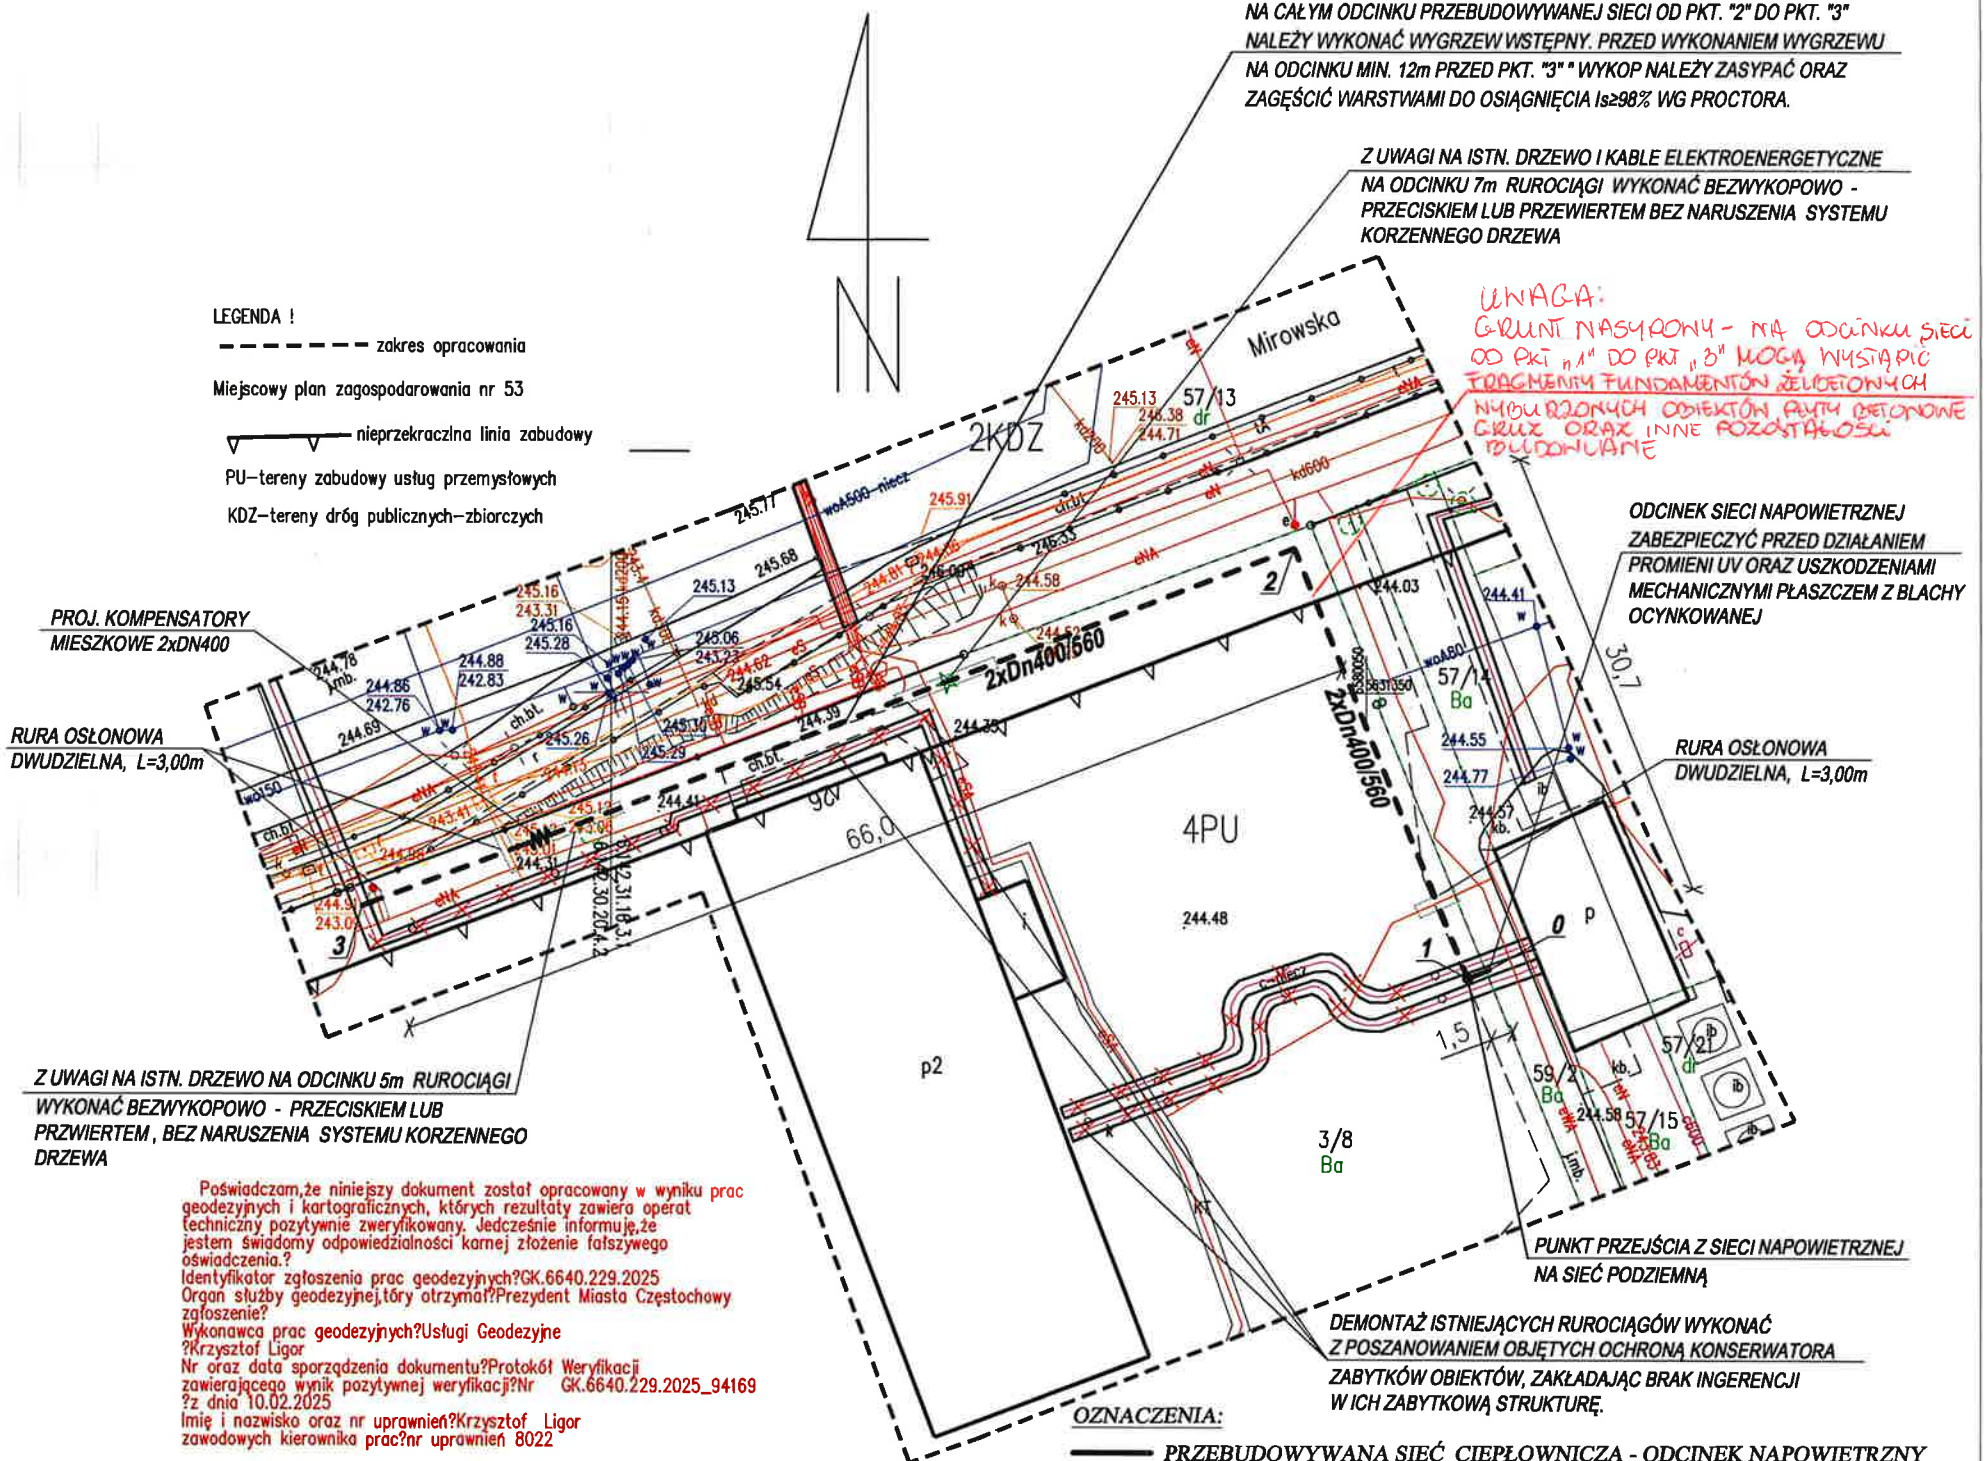

PROJ. KOMPENSATORY
MIESZKOWE 2x Dn 400

RURA OSŁONOWA
DWUDZIELNA, L=3,00m

Z UWAGI NA ISTN. DRZEWO NA ODCINKU 5m RUROCIĄGI
WYKONAĆ BEZWYKOPOWO - PRZECISKIEM LUB
PRZWIERTEM, BEZ NARUSZENIA SYSTEMU KORZENNEGO
DRZEWA

Poświadczam, że niniejszy dokument został opracowany w wyniku prac
geodezyjnych i kartograficznych, których rezultaty zawiera operat
techniczny pozytywnie zweryfikowany. Jednocześnie informuję, że
jestem świadomy odpowiedzialności kamej złożenie fałszywego
oświadczenia.
Identyfikator zgłoszenia prac geodezyjnych? GK.6640.229.2025
Organ służby geodezyjnej, który otrzymał? Prezydent Miasta Częstochowy
zgłoszenie?
Wykonawca prac geodezyjnych? Usługi Geodezyjne
Krzysztof Ligor
Nr oraz data sporządzenia dokumentu? Protokół Weryfikacji
zawierającego wynik pozytywnej weryfikacji? Nr GK.6640.229.2025_94169
? z dnia 10.02.2025
Imię i nazwisko oraz nr uprawnień? Krzysztof Ligor
zawodowych kierownika prac? nr uprawnień 8022

PODKŁAD MAPY NA KTÓRYM WYKONANO PROJEKT
JEST ZGODNY Z MAPĄ DO CELÓW PROJEKTOWYCH
ZAREJESTROWANĄ W GODGK W CZĘSTOCHOWIE
POD NR GK.6640.229.2025 Z DNIA 10.02.2025r.

mgr inż. Piotr Puszczyk
uprawnienia budowlane do projektowania i kierowania
robotami budowlanymi w specjalności instalacyjnej
w zakresie sieci, instalacji i urządzeń cieplnych,
wentylacyjnych, gazowych, wodociagowych
i kanalizacyjnych bez ograniczeń
Nr ewid. SLK/2579/PWOS/09

UWAGI:

1. W miejscu skrzyżowania projektowanych rurociągów z istniejącym uzbrojeniem, przed przystąpieniem do robót ziemnych wykonać przekopy kontrolne celem określenia dokładnej lokalizacji i głębokości posadowienia istniejących sieci.
2. Na trasie projektowanych rurociągów może wystąpić niezainwentaryzowane uzbrojenie.
3. W miejscu skrzyżowania projektowanych rurociągów z istniejącymi kablami elektrycznymi ww. infrastrukturę techniczną należy zabezpieczyć rurą osłonową dwudzielną o długości po 1,5 m po każdej stronie od projektowanych rur preizolowanych.
4. Demontaż istniejących rurociągów wykonać z poszanowaniem objętych ochroną konserwatora zabytków obiektów, zakładając brak ingerencji w ich zabytkową strukturę.

OZNACZENIA:

- PRZEBUDOWYWANA SIEĆ CIEPŁOWNICZA - ODCINEK NAPOWIERZNY
- PRZEBUDOWYWANA SIEĆ CIEPŁOWNICZA - ODCINEK PODZIEMNY
- ISTNIEJĄCA SIEĆ C.O.
- 0 - 3 PUNKTY CHARAKTERYSTYCZNE
- × NAPOWIERZNA SIEĆ CIEPŁOWNICZA PRZEZNACZONA DO LIKWIDACJI

LP.	ODCINEK	ŚREDNICA [mm]	MATERIAŁ	DŁUGOŚĆ [mb]
1	0-1	2x Dn 400/560	Rury preizolowane	1,50
2	1-2	2x Dn 400/560	stal czarna	30,7
3	2-3	2x Dn 400/560		66,0

ZAKŁAD BUDOWLANO INSTALACYJNY "INTEXPOL-Bis" PIOTR PUSZCZYK BIURO: UL. JESIENNA 44, 42-208 CZĘSTOCHOWA, SIEDZIBA: WIERZCHOWISKO, UL. SOSNOWA 5, 42-233 MYKANÓW, tel. 601-503-669, biuro@intexpolbis.pl, www.intexpolbis.pl			
OBIEKT: PRZEBUDOWA SIECI CIEPŁOWNICZEJ W REJONIE ULICY MIROWSKIEJ W CZĘSTOCHOWIE			
ZLECAJĄCY: FORTUM NETWORK CZĘSTOCHOWA SP. Z O.O. UL. ANTONIEGO SŁONIMSKIEGO 1a, 50-304 WROCŁAW			
NAZWA RYSUNKU: PLAN ZAGOSPODAROWANIA TERENU			
OPRACOWAŁ:	NUMER UPRAWNIEN	DATA	PODPIS
inż. Julia CHOŁA	—	05.2025	Choła
PROJEKTOWAŁ:	NUMER UPRAWNIEN	DATA	PODPIS
mgr inż. Piotr PUSZCZYK	SLK/2579/PWOS/09	05.2025	
SPRAWDZIŁ:	NUMER UPRAWNIEN	DATA	PODPIS
mgr inż. Andrzej BORKOWSKI	SLK/1453/PWOS/06	05.2025	
STADIUM DOKUMENTACJI			
PB			
SKALA RYSUNKU			
1:500			
NUMER RYSUNKU			
2			