

MAPA DO CELÓW PROJEKTOWYCH

Miejscowość: Częstochowa
Identyfikator i nazwa: 246401_1
Jednostki ewidencyjne: m. Częstochowa
Obręb ewidencyjny: 0146 dz.nr 57/15.57/13.3/8.59/2

SKALA 1: 500
Układ wysokości: PL-EUR2007-NH
Układ współrzędnych: 2000 s.6
przekładnych płaskich

Adres: Częstochowa, ul. Mirowska
Wykonawca: Usługi Geodezyjne
Krzysztof Ligor

Identyfikator zgłoszenia pracy geodezyjnej
GK 6640.229.2025
Kierownik prac geodezyjnych: Krzysztof Ligor
Data: 10.02.2025
Sektor mapy zasadniczej: 6.142.30.20.4.2/6.142.31.16.3.1

PREZYDENT MIASTA CZĘSTOCHOWY
Dokumentacja projektowa nr:
GK 6630 125 2025
Była przedmiotem najrady
kwalifikacyjnej przewidzianej
zgodnie z art. 104 ust. 1
karty prawa o samorządzie
miejscowym w dniu: 03-04-2025
Z up. Prezydenta
Ewelina Nowicka
PRZEWODNICZĄCY NARADY
KOORDYNACYJNEJ

UWAGA! Nie wpływa się istnienie w terenie innych nie wykonanych na niniejszej mapie
urządzeń podziemnych które nie były zgłoszone do inwentaryzacji
lub o których brak jest informacji na Nieruchomości Koordynacyjnej.

Podpisane elektronicznie
przez Ewelina Maria
Nowicka (Certyfikat
kwalifikowany) w dniu
2025-04-07.


Z UWAGI NA ISTN. DRZEWO I KABLE ELEKTROENERGETYCZNE
NA ODCINKU 7m RUROCIĄGI WYKONAĆ BEZWYKOPOWO -
PRZECISKIEM LUB PRZEWIERTEM BEZ NARUSZENIA SYSTEMU
KORZENNEGO DRZEWA

Łow. m 5c

LEGENDA I

--- zakres opracowania
Miejscowy plan zagospodarowania nr 53

▼ nieprzekraczająca linia zabudowy
PU - tereny zabudowy usług przemysłowych
KOD - tereny dróg publicznych - zbiorczych

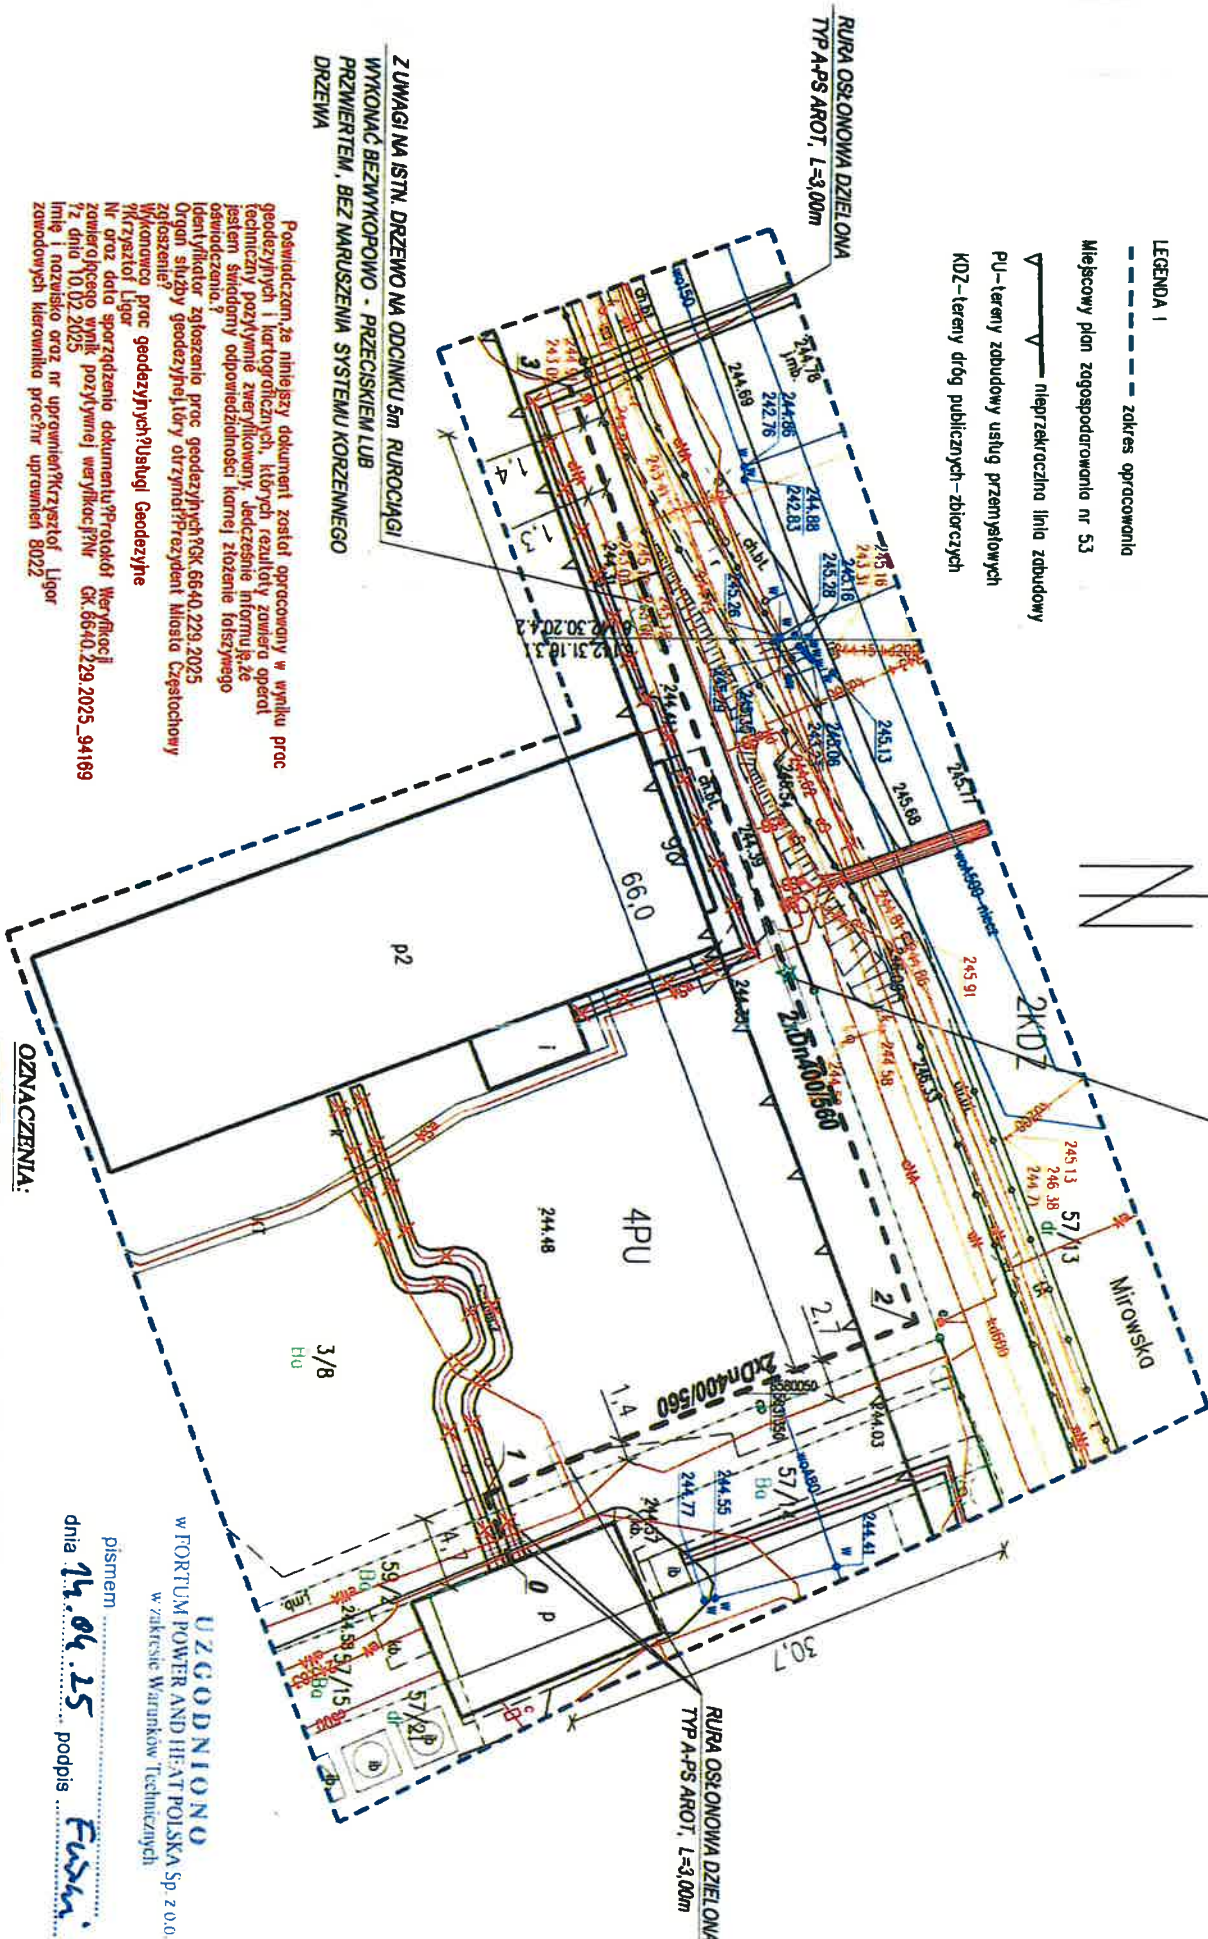

Podkreślam, że niniejszy dokument został opracowany w wyniku prac
geodezyjnych i kartograficznych, których rezultaty zostały oparte
techniczny pozytywnie zweryfikowany, jedynym źródłem, z którego
jestem świadomy odpowiedzialności kameralnej, złożone fałszywego
identyfikacji, zgłoszenia prac geodezyjnych GK 6640.229.2025
Opisanie sytuacji geodezyjnej, który otrzymał przesyłkę Miłosia Częstochowy
zgodzenie
Wykonawca: Usługi Geodezyjne
Krzysztof Ligor
Nr. oraz data sporządzenia dokumentu: Protokół Weryfikacji
zawierającego wynik pozytywny weryfikacji: GK 6640.229.2025, 94189
12.02.2025
Imię i nazwisko oraz nr uprawnień: Krzysztof Ligor
zawodowych kierownika prac: nr uprawnień: 8022

PODKŁAD MAPY NA KTÓRYM WYKONANO PROJEKT
JEST ZGODNY Z MAPĄ DO CELÓW PROJEKTOWYCH
ZAREJESTROWANĄ W GODGK W CZĘSTOCHOWIE
POD NR GK.6640.229.2025 Z DNIA 10.02.2025r.

Dokument
podpisany przez: mgr inż. Piotr Puszczczyk
Data: 2025.03.21
09:57:21 CET

UWAGI:

1. W miejscu skrzyżowania projektowanych rurociągów z istniejącym uzbrojeniem
przed przystąpieniem do robót ziemnych wykonać przekopy kontrolne celem
określenia dokładnej lokalizacji i głębokości posadowienia istniejących sieci.
2. Na trasie projektowanych rurociągów może wystąpić niezidentyfikowane
uzbrojenie.
3. W miejscu skrzyżowania projektowanych rurociągów z istniejącymi kablami
elektrycznymi ww. infrastrukturę techniczną należy zabezpieczyć dzieloną rurą
typ A-PS AROT o długości po 1,5 m po każdej stronie od projektowanych rur
preizolowanych;

OZNACZENIA:			
--- PRZEBUDOWYWANA SIEĆ CIEPŁOWNICZA			
--- ISTNIEJĄCA SIEĆ C.O.			
0 - 3 PUNKTY CHARAKTERYSTYCZNE			
X NAWIĘTRENNA SIEĆ CIEPŁOWNICZA PRZEZNACZONA DO LIKWIDACJI			
LP.	ODCINEK	ŚREDNICA [mm]	MATERIAŁ
1	0-1	2x Dn400/560	Rury preizolowane
2	1-2	2x Dn400/560	sił czarna
3	2-3	2x Dn400/560	sił czarna

ZAKŁAD BUDOWLANO INSTALACYJNY "INTEXPOL-BIS" PIOTR PUSZCZYK BIURO: UL. JESIENNA 44, 42-208 CZĘSTOCHOWA, SIEDZIBA: WIERZCHOWSKO, UL. SOSNOWA 5, 42-233 WYKONOW. tel. 601-503-669, biuro@intexpolbis.pl, www.intexpolbis.pl			
PRZEBUDOWA SIECI CIEPŁOWNICZEJ W REJONIE ULICY MIROWSKIEJ W CZĘSTOCHOWIE			
ZAKŁADOWNIK FORTUM NETWORK CZĘSTOCHOWA SP. Z O.O. UL. ANTONIEGO SŁOWIŃSKIEGO 1a, 50-304 WROCŁAW			
NADZORCA PROJEKT ZAGOSPODAROWANIA TERENU			
OPRACOWAŁ	NUMER UPRAWNIENIA	DATA	PODSZ.
mgr inż. Piotr Puszczczyk	SLK/2579/PWOS/09	03.2025	1:500
STANOWISKO PB			