


ZESTAWIENIE POMIESZCZEŃ PIĘTRA		
Nr	Nazwa pomieszczenia	Powierzchnia
1.1	BIURO 4 OS.	24,51
1.2	BIURO 1 OS.	10,33
1.3	PRZEDSIONEK	3,19
1.4	WC DAMSKI	2,00
1.5	PRZEDSIONEK	3,14
1.6	WC MĘSKI	2,55
1.7	KŁATKA SCHODOWA	12,88
1.8	BIURO 2 OS.	11,64
1.9	POM.SPRZĄTACZKI	1,65
1.10	POKÓJ SOCJALNY	9,15
1.11	GABINET 2	10,21
1.12	SEKRETARKA	14,56
1.13	GABINET 1	13,98
1.14	SALA KONFERENCYJNA	24,11
1.15	ARCHIWUM	19,40
1.16	POM.GOSPODARCZE	29,63
1.17	POM.GOSPODARCZE	33,86
1.18	BIURO	18,12
1.19	BIURO	11,40
1.20	KORYTARZ	30,72
1.21	SERWEROWNIA	6,60
		293,64 m²

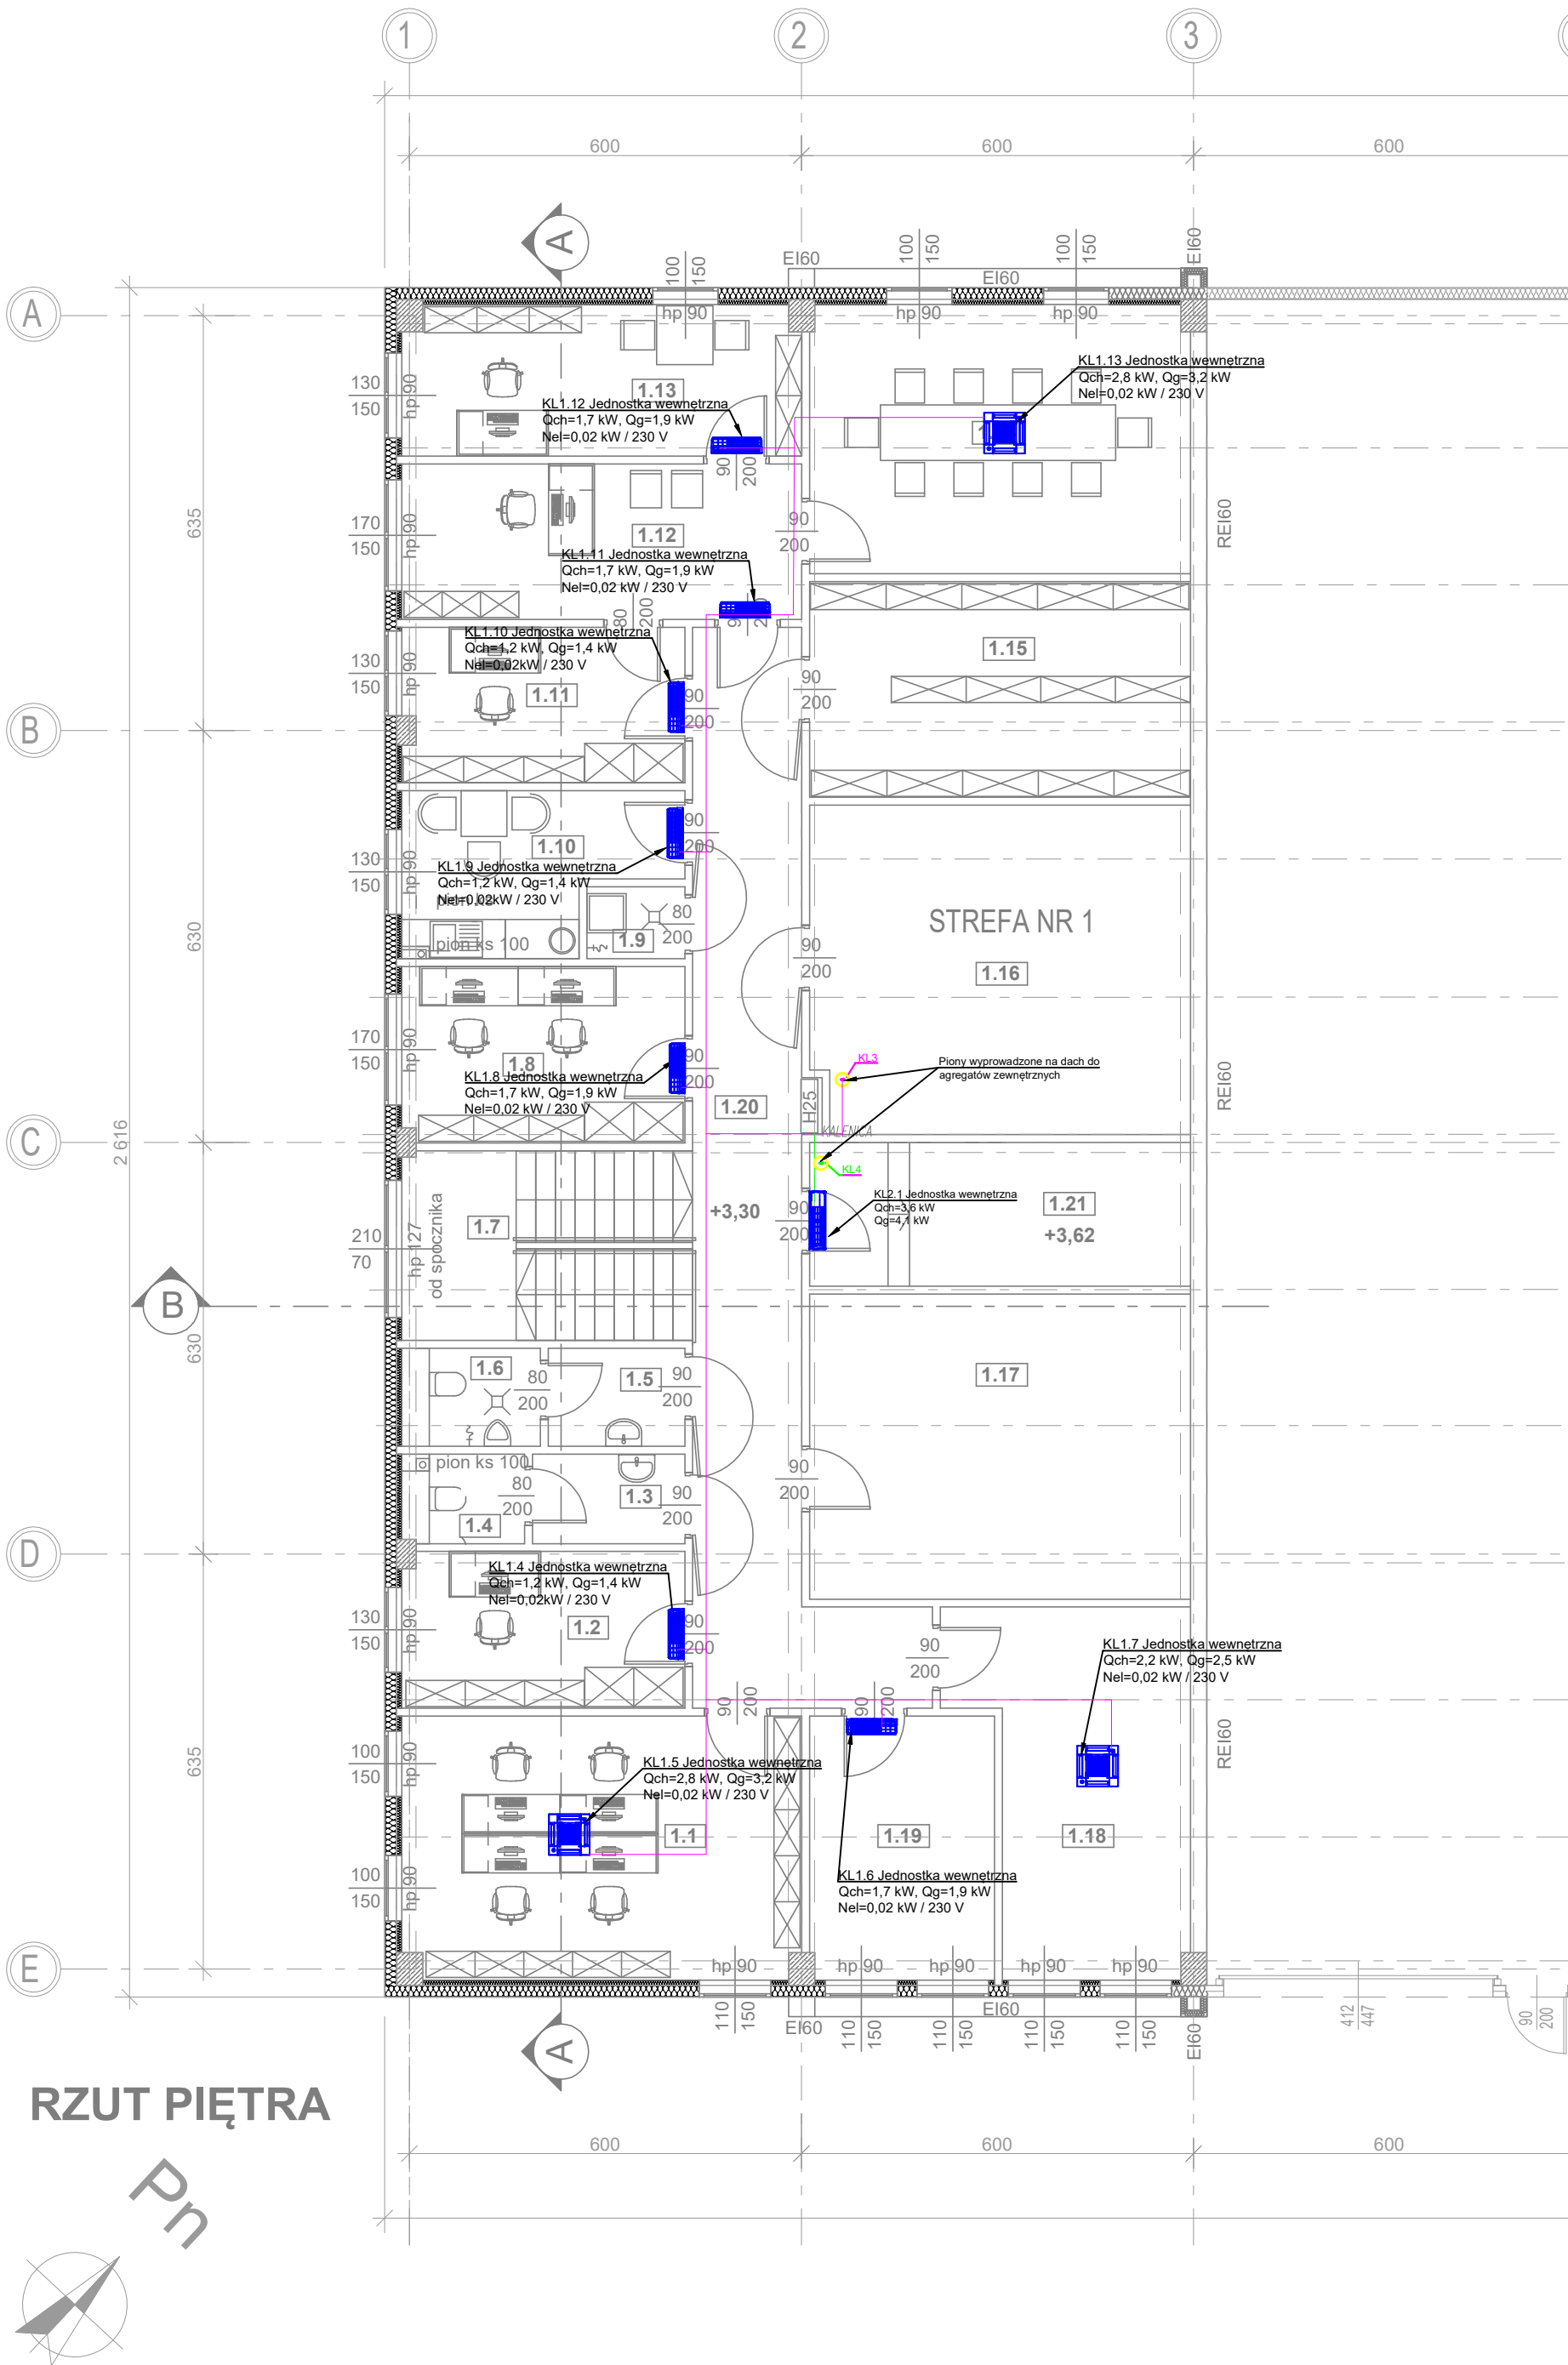

INWESTOR	KOMUNIKACJA MIEJSKA RYBNIK SP Z O.O., 44-207 Rybnik, ul. Lipowa 25D		
BUDOWA	44-207 Rybnik, ul. Lipowa 25D, dz. nr 184/30; 337/30		
ETAP	PROJEKT TECHNICZNY		
RYSUNEK	RZUT PIĘTRA - CZ. BIUROWA - INSTALACJA KLIMATYZACJI		
PROJEKTANT	mgr inż. Tomasz Fojcik nr upr. bud.: SLK/5631/PWOS/14		skala 1:100
			data 08.2025
OPRACOWAŁ	-		nr rys.
			IS-08
PROJEKTANT SPRAWDZAJĄCY	inż. Stanisław BODUSZEK nr upr. 586/93		