

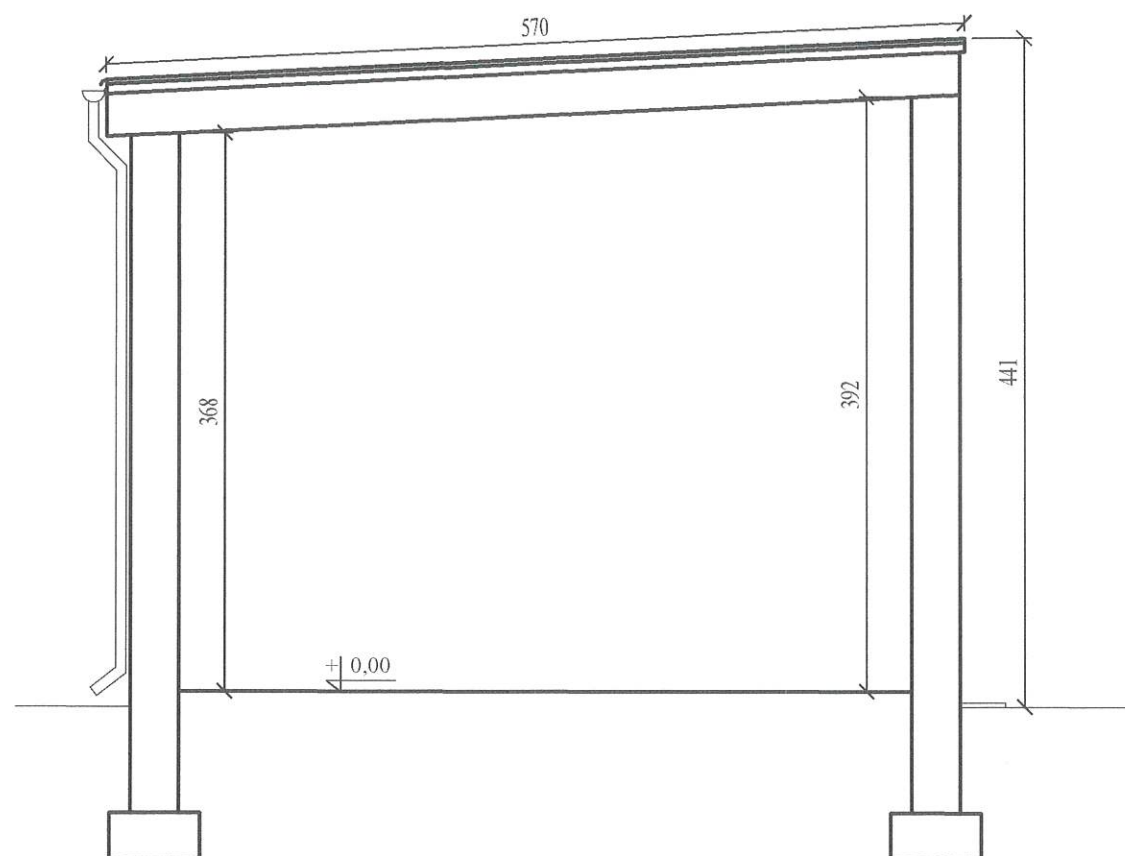




		KRISBUILDING Projektowanie-Wykonawstwo-Nadzory Krzysztof Wysocki ul. Konopnickiej 31/7, 73-200 Choszczno	
Stadium	Projekt architektoniczno- budowlany		
Obiekt	Rozbudowa i przebudowa hydroforni wraz ze zmianą sposobu użytkowania na budynek SUW		
Adres	m. Bożniewice, działka nr ewid. 368/51, 404/1, 378/24, obręb 0083 Dargiń, gm. Boblice		
Inwestor	Regionalne Wodociągi i Kanalizacja sp. z o.o. ul. Ustronie Miejskie 1, 78- 200 Białogard		05.2021r.
Branża	Architektoniczno- konstrukcyjna		rys. nr A1
Temat	Budynek hydroforni- rzut przyziemia (inventaryzacja)		skala 1 : 50
Opracował	mgr inż. Krzysztof Wysocki		
Projektant	Bonifacy Rawdanowicz	uprawnienia budowlane w specjalności architektonicznej nr 4650/61	

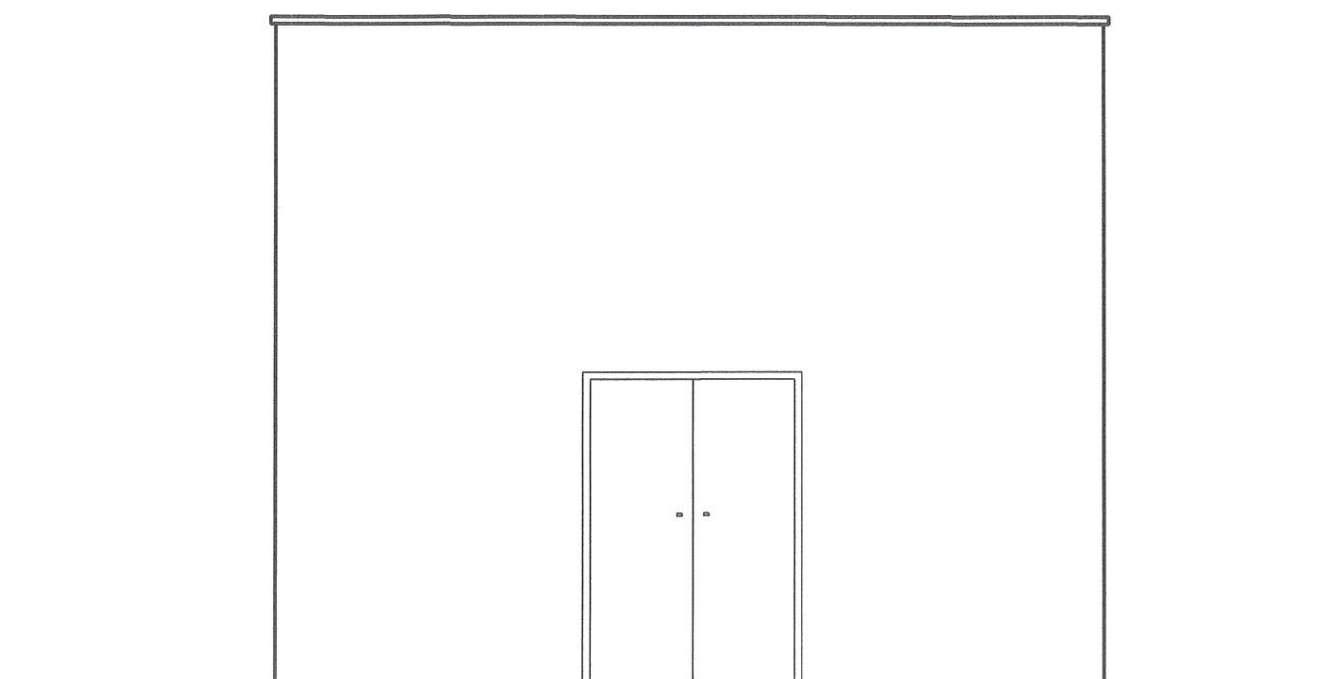

		KRISBUILDING Projektowanie-Wykonawstwo-Nadzory Krzysztof Wysocki ul. Konopnickiej 31/7, 73-200 Choszczno	
Stadium	Projekt architektoniczno- budowlany		
Obiekt	Rozbudowa i przebudowa hydroforni wraz ze zmianą sposobu użytkowania na budynek SUW		
Adres	m. Bożniewice, działka nr ewid. 368/51, 404/1, 378/24, obręb 0083 Dargiń, gm. Boblice		
Inwestor	Regionalne Wodociągi i Kanalizacja sp. z o.o. ul. Ustronie Miejskie 1, 78- 200 Białogard		05.2021r.
Branża	Architektoniczno- konstrukcyjna		rys. nr A2
Temat	Budynek hydroforni- przekrój A-A (inventaryzacja)		skala 1 : 50
Opracował	mgr inż. Krzysztof Wysocki		
Projektant	Bonifacy Rawdanowicz	uprawnienia budowlane w specjalności architektonicznej nr 4650/61	

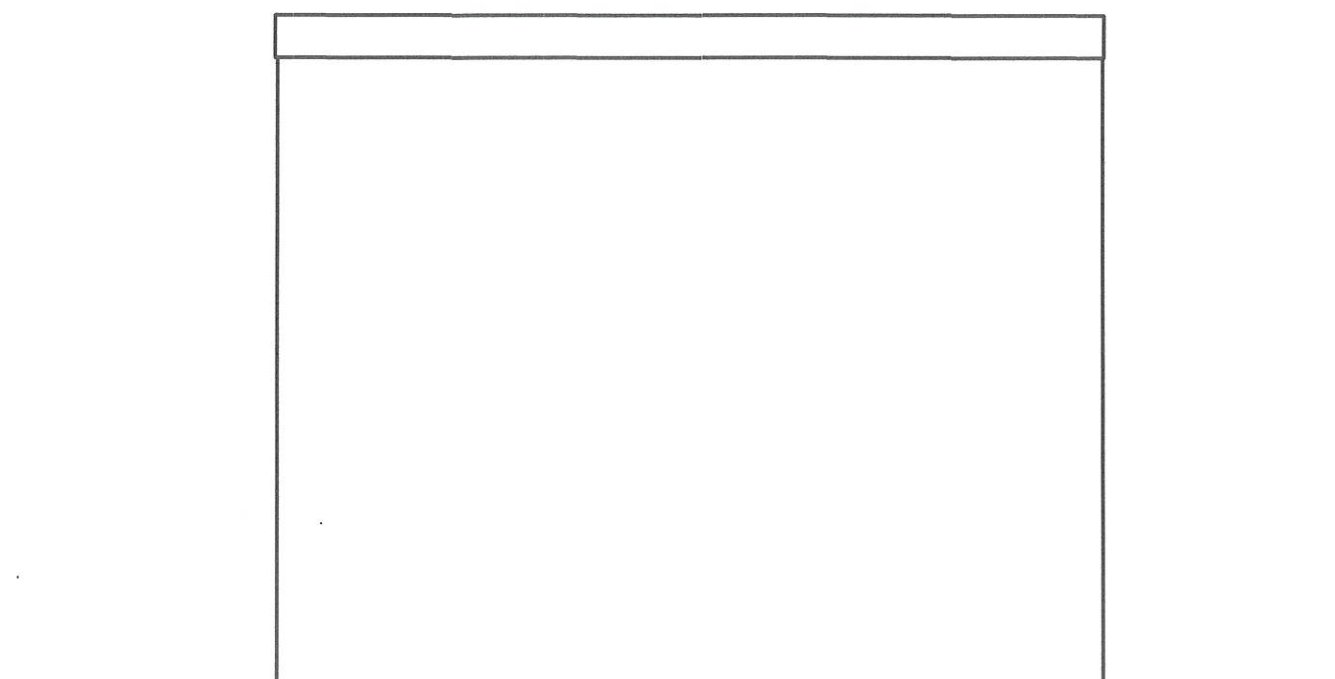


		KRISBUILDING Projektowanie-Wykonawstwo-Nadzory Krzysztof Wysocki ul. Konopnickiej 31/7, 73-200 Choszczno	
Stadium	Projekt architektoniczno- budowlany		
Obiekt	Rozbudowa i przebudowa hydroforni wraz ze zmianą sposobu użytkowania na budynek SU		
Adres	m. Bożniewice, działka nr ewid. 368/51, 404/1, 378/24, obręb 0083 Dargiń, gm. Boblice		
Inwestor	Regionalne Wodociągi i Kanalizacja sp. z o.o. ul. Ustronie Miejskie 1, 78- 200 Białogard		05.2021r.
Branża	Architektoniczno- konstrukcyjna		rys. nr A3
Temat	Elewacje frontowa i tylna		skala 1 : 50
Opracował	mgr inż. Krzysztof Wysocki		
Projektant	Bonifacy Rawdanowicz	uprawnienia budowlane w specjalności architektonicznej nr 4650/61	

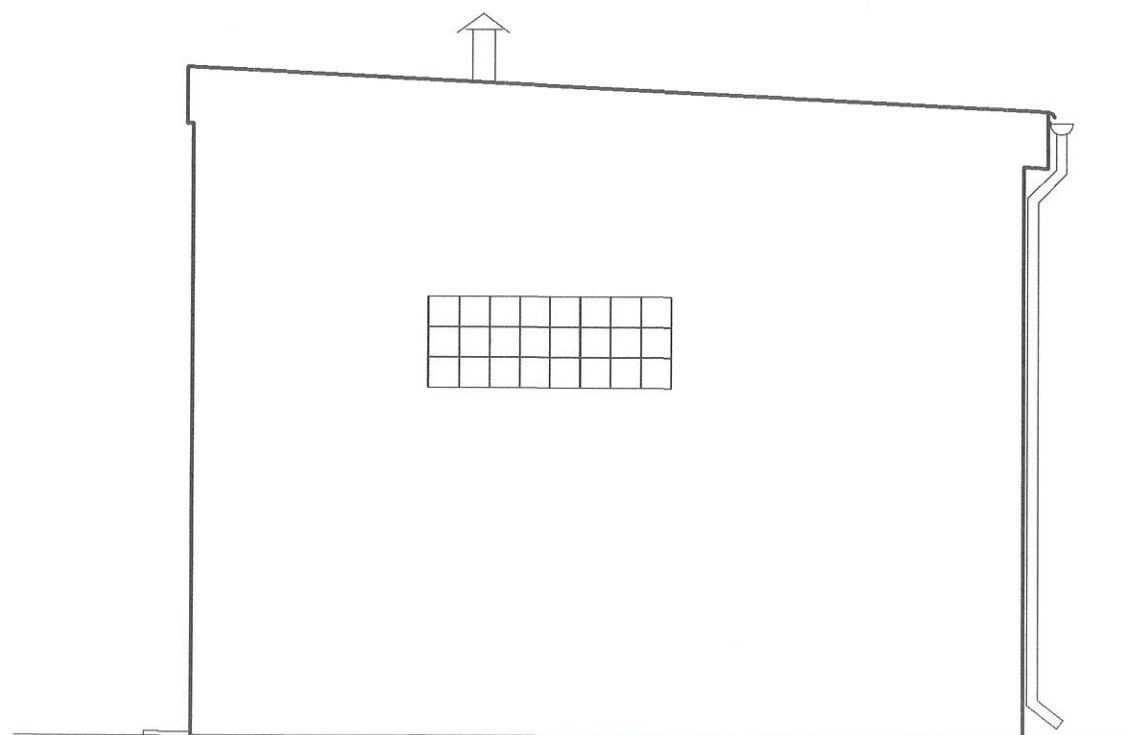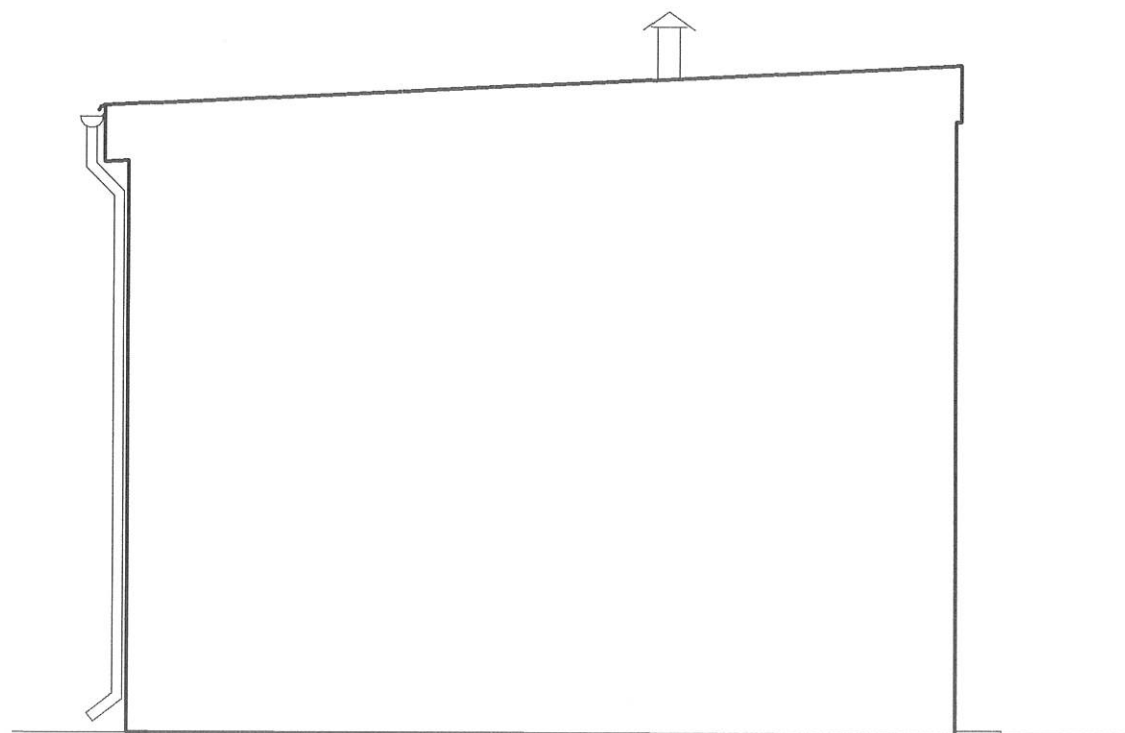

		KRISBUILDING Projektowanie-Wykonawstwo-Nadzory Krzysztof Wysocki ul. Konopnickiej 31/7, 73-200 Choszczno	
Stadium	Projekt architektoniczno- budowlany		
Obiekt	Rozbudowa i przebudowa hydroforni wraz ze zmianą sposobu użytkowania na budynek SUW		
Adres	m. Bożniewice, działka nr ewid. 368/51, 404/1, 378/24, obręb 0083 Dargiń, gm. Boblice		
Inwestor	Regionalne Wodociągi i Kanalizacja sp. z o.o. ul. Ustronie Miejskie 1, 78- 200 Białogard		05.2021r.
Branża	Architektoniczno- konstrukcyjna		rys. nr A4
Temat	Elewacje boczne		skala 1 : 50
Opracował	mgr inż. Krzysztof Wysocki		
Projektant	Bonifacy Rawdanowicz	uprawnienia budowlane w specjalności architektonicznej nr 4650/61	

ZAKRES REMONTU
BUDYNKU

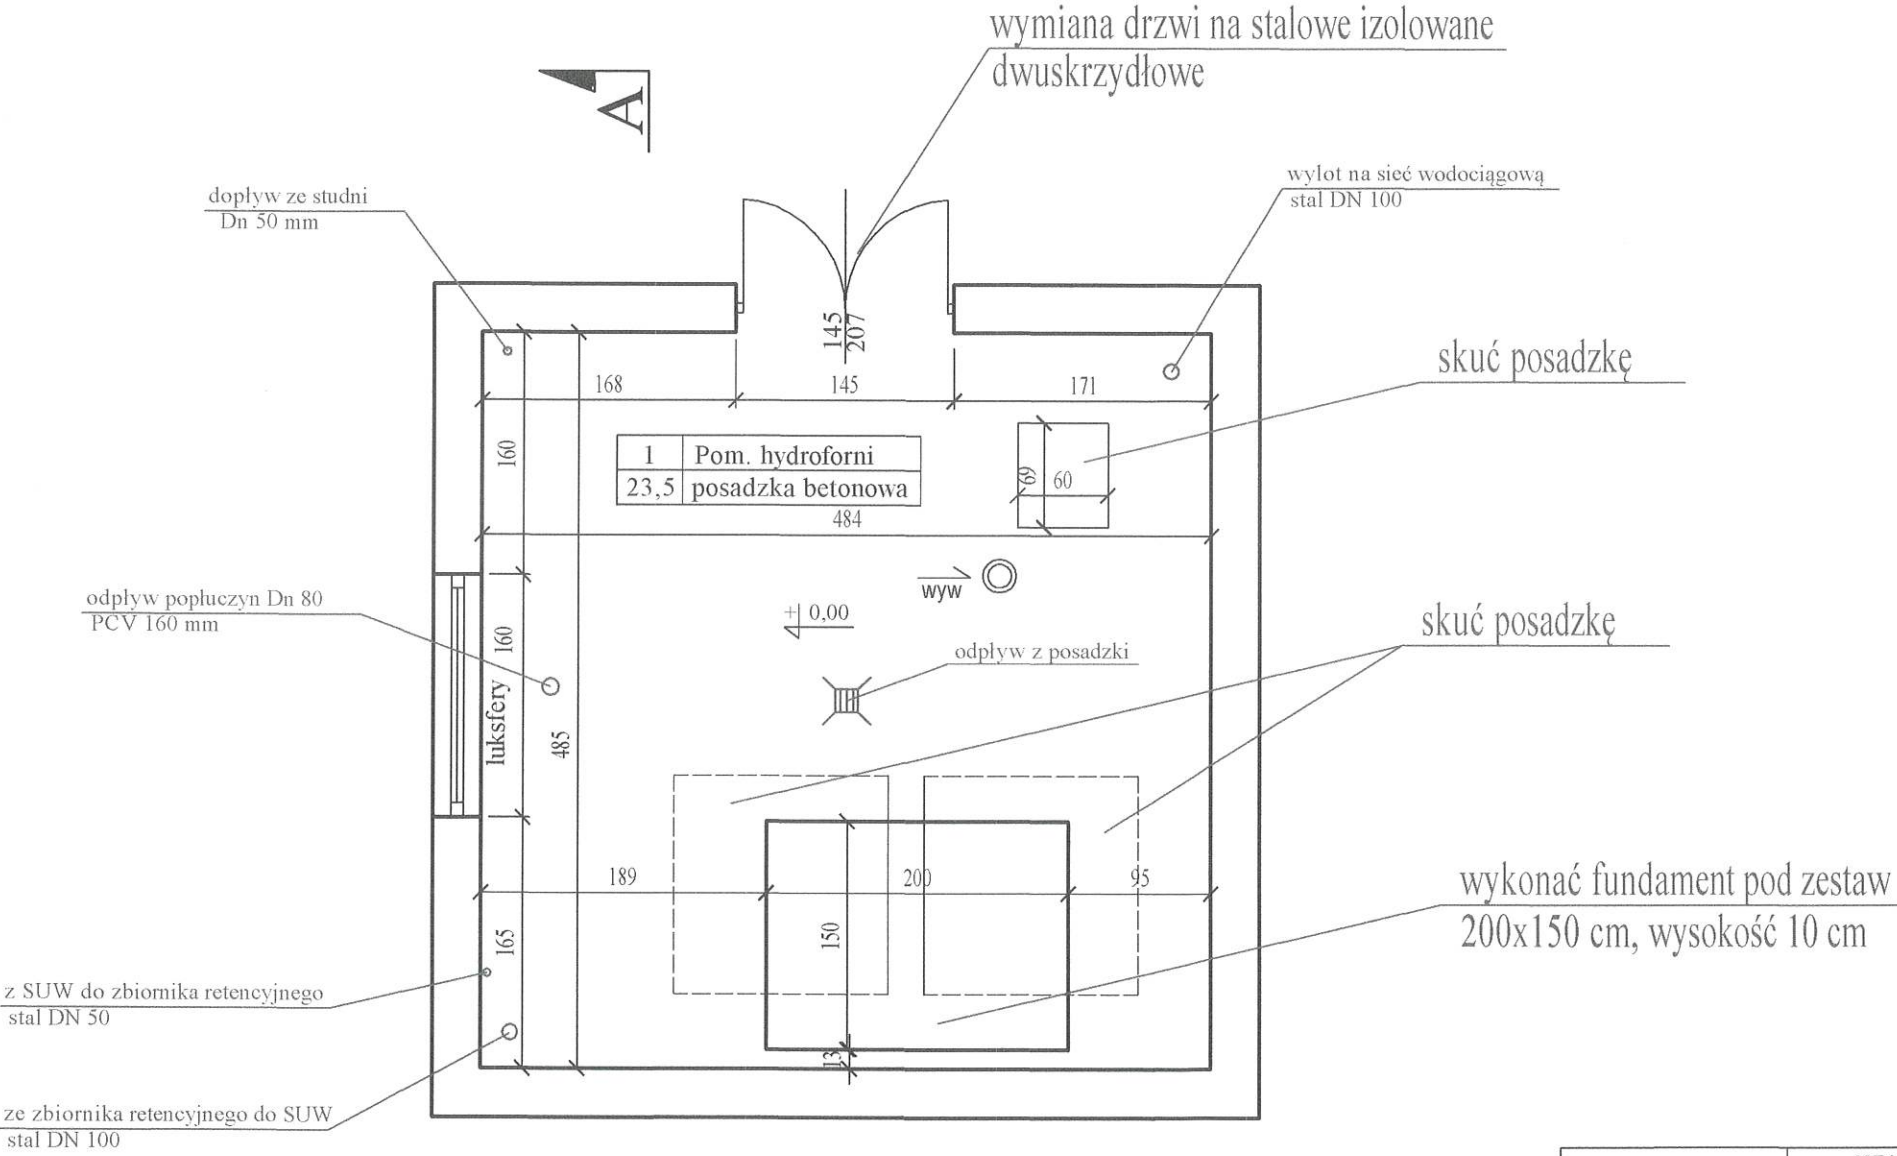

KRISBUILDING Projektowanie-Wykonawstwo-Nadzory Krzysztof Wysocki ul. Konopnickiej 31/7, 73-200 Choszczno	
Stadium	Projekt architektoniczno- budowlany
Obiekt	Rozbudowa i przebudowa hydroforni wraz ze zmianą sposobu użytkowania na budynek SUW
Adres	m. Bożniewice, działka nr ewid. 368/51, 404/1, 378/24, obręb 0083 Dargiń, gm. Boblice
Inwestor	Regionalne Wodociągi i Kanalizacja sp. z o.o. ul. Ustronie Miejskie 1, 78- 200 Białogard
Branża	Architektoniczno- konstrukcyjna
Temat	Budynek SUW- rzut przyziemia (remont)
Opracował	mgr inż. Krzysztof Wysocki
Projektant	Bonifacy Rawdanowicz
uprawnienia budowlane w specjalności architektonicznej nr 4650/61	


ZAKRES REMONTU
BUDYNKU

uzupełnienie pokrycia dachowego-
likwidacja przecieków
uzupenienie pokrycia z papy


usunięcie starej farby, odpadających
i spuchniętych tynków
wykonanie nowych wraz
z pomalowaniem

wyczyszczenie i pomalowanie
elewacji

pokrycie posadzki
płytkami gresowymi

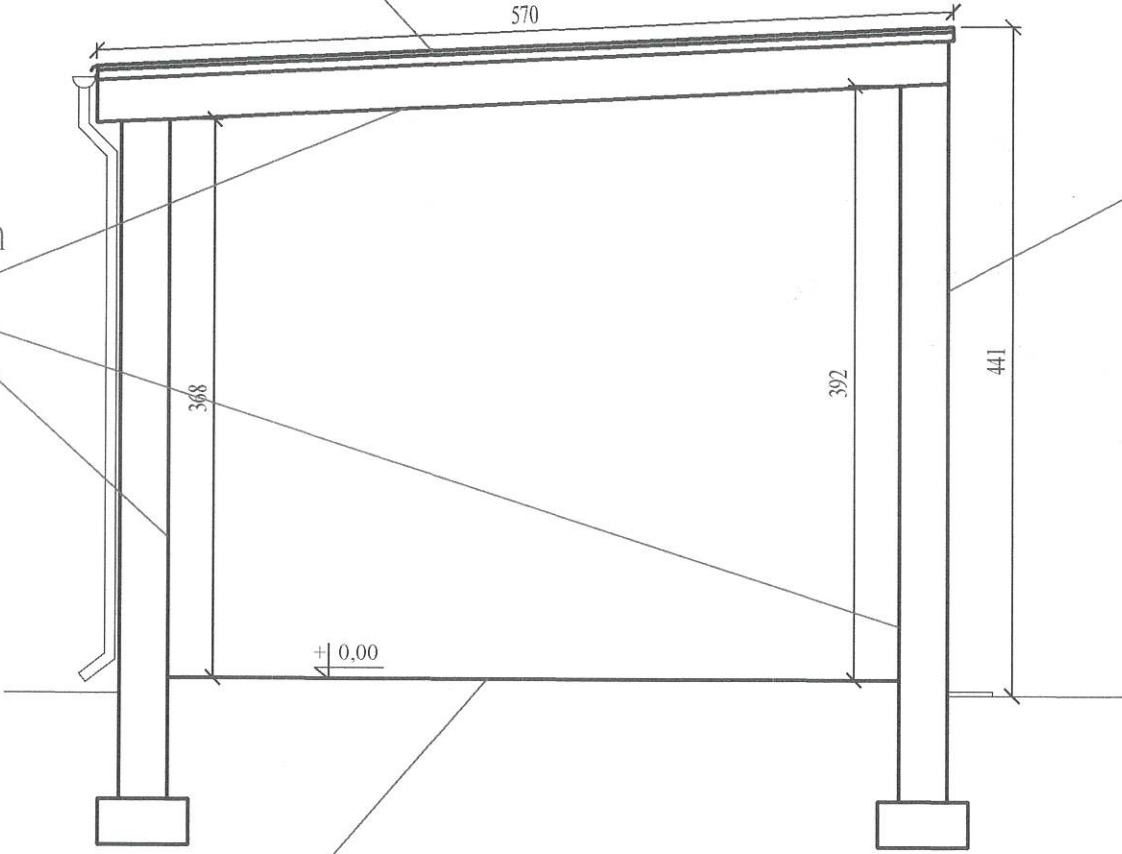


KRISBUILDING Projektowanie-Wykonawstwo-Nadzory Krzysztof Wysocki ul. Konopnickiej 31/7, 73-200 Choszczno	
Stadium	Projekt architektoniczno- budowlany
Obiekt	Rozbudowa i przebudowa hydroforni wraz ze zmianą sposobu użytkowania na budynek SUW
Adres	m. Bożniewice, działka nr ewid. 368/51, 404/1, 378/24, obręb 0083 Dargiń, gm. Boblice
Inwestor	Regionalne Wodociągi i Kanalizacja sp. z o.o. ul. Ustronie Miejskie 1, 78- 200 Białogard
Branża	Architektoniczno- konstrukcyjna
Temat	Budynek SUW- przekrój A-A (remont)
Opracował	mgr inż. Krzysztof Wysocki
Projektant	Bonifacy Rawdanowicz
uprawnienia budowlane w specjalności architektonicznej nr 4650/61	

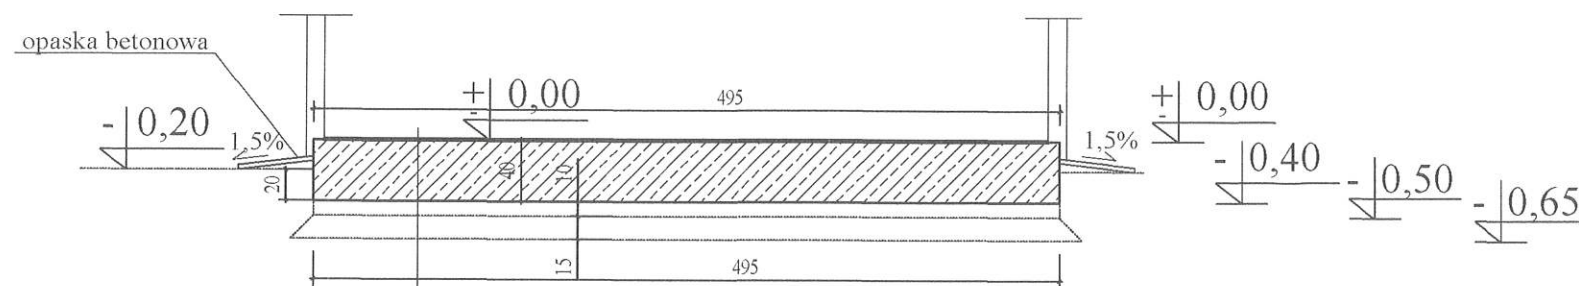

izolacja asfaltowo- żywiczna
 płyta żelbetowa grub. 40 cm
 chudy beton grub. 10 cm
 podsypka piaskowa grub. 15 cm


PRZEKRÓJ PŁYTY FUNDAMENTOWEJ

zbrojenie Ø 16 mm
 siatka co 15 cm górą i dołem

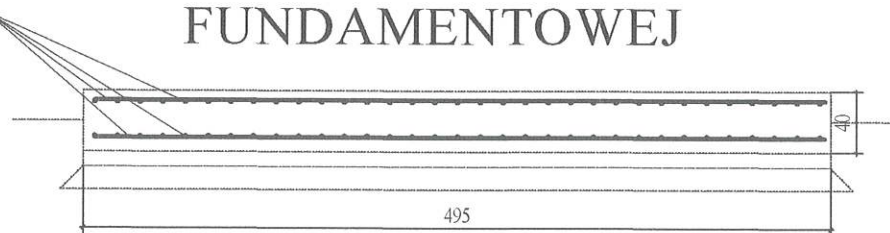


BETON C20/25 (B25)
 Stal zbrojeniowa: B500 (BSI500S) (oznaczono: "# średnica pręta")
 grubość otulenia:
 c_z=5,0cm - fundamenty-spód
 c_z=3,0cm - fundamenty-pozostałe

RZUT PŁYTY FUNDAMENTOWEJ

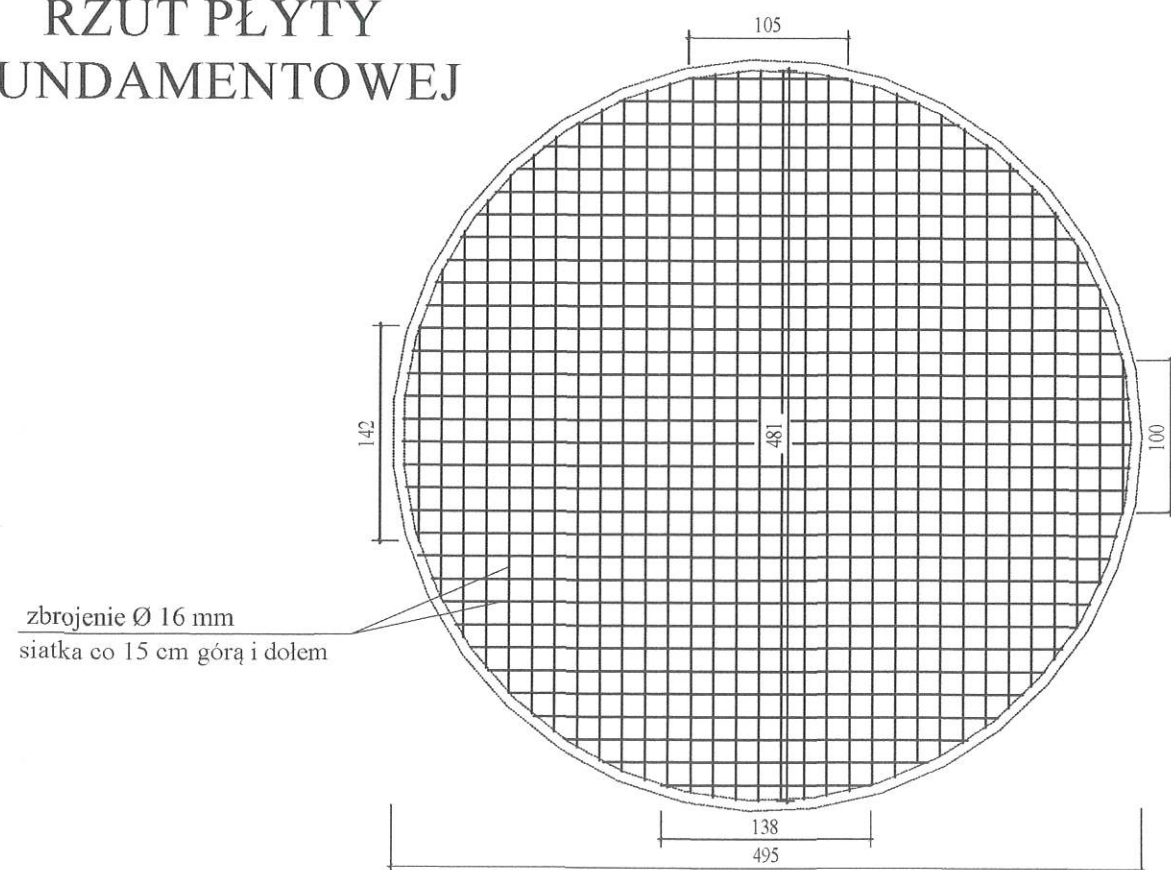

zbrojenie Ø 16 mm
 siatka co 15 cm górą i dołem

SZCZEGÓŁ ZABUDOWY ORUROWANIA ZBIORNIKA

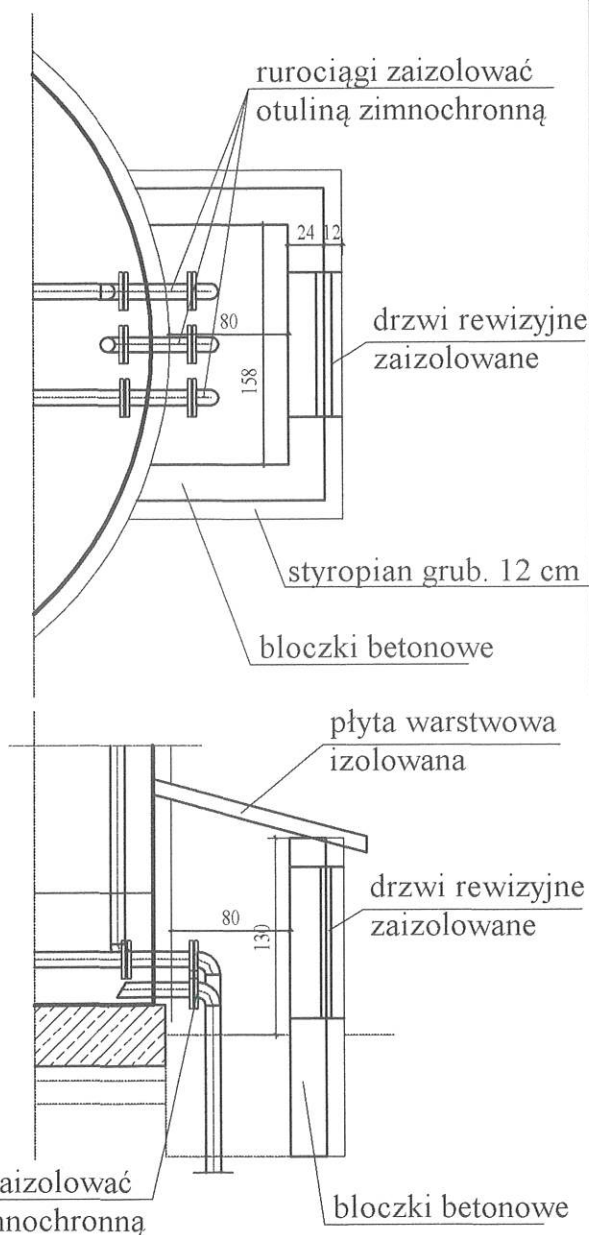

KRISBUILDING Projektowanie-Wykonawstwo-Nadzory Krzysztof Wysocki ul. Konopnickiej 31/7, 73-200 Choszczno		
Stadium	Projekt architektoniczno- budowlany	
Obiekt	Rozbudowa i przebudowa hydroforni wraz ze zmianą sposobu użytkowania na budynek SUW	
Adres	m. Bożniewice, działka nr ewid. 368/51, 404/1, 378/24, obręb 0083 Dargiń, gm. Boblice	
Inwestor	Regionalne Wodociągi i Kanalizacja sp. z o.o. ul. Ustronie Miejskie 1, 78- 200 Białogard	05.2021r.
Branża	Architektoniczno- konstrukcyjna	rys. nr AP3
Temat	Płyta fundamentowa pod zbiornik retencyjny	skala 1 : 50
Opracował	mgr inż. Krzysztof Wysocki	
Projektant	Bonifacy Rawdanowicz	uprawnienia budowlane w specjalności architektonicznej nr 4650/61