

Skala 1:500

Obřeb: 320903_5.0092, Gozd

Układzie wsp. płaskich: 2000 strefa 5 (15)

Układ odniesienia: PL-EVRF2007-NH

Nazwa wykonawcy prac:

GEO - KUPIEN S.C.

USEUGI GEODEZYJNE

Lechosław Kupień, Janusz Kupień

ul. Piastów 38, 78-200 Białogard
tel. 943125456, 94 3663620, 602 703 694

e-mail: geo-kupien@wp.pl


GK.6640.3385.2021		STAROSTA KOSZALINSKI
ID zgłoszenia pracy geodezyjnej	nazwa organu	
<p>Oświadczam, że niniejszy dokument został opracowany w wyniku pracy geodezyjnej, której rezultaty zawiera operat techniczny pozytywnie zweryfikowany w dniu: 13.09.2021r. nr protokołu: GK.6640.3385.2021_29564</p> <p>Jestem świadomy odpowiedzialności karnej za złożenie fałszywego oświadczenia.</p>		
Biłogard dnia: 13.09.2021r.		
Imię, nazwisko i podpis	Dokument podpisat kwalifikowanym podpisem elektronicznym inż. Lechosław Kupień, nr upr. 12344	

Zakres aktualizacji _____

- projektowana zewnętrzna instalacja wodociągowa od studni do budynku SUW PE dn 110, SDR 17, PN 10, L= 13,4 m
- S3
- projektowana studnia głębinowa wiercona, o głębokości do 100,0 m, wydajność do 21,6 m³/h, obudowa nadziemna izolowana, pompa głębinowa o parametrach: Q= 21,6 m³/h, H= 83,0 m, silnik 9,5 kW
- S1 istn. - istniejąca studnia głębinowa S1 do likwidacji
- S2 istn. - istniejąca studnia głębinowa S2
- SUW - istniejący budynek SUW
- Zrzet 52 - istniejące zbiorniki retencyjne
- 166,6

LEGENDA (branża elektryczna)

- zasłanianie proj. studni głębinowej YKY 4x10 mm²
- sterowanie proj. studni głębinowej YKSTY 7x1,5 mm²+UTP 4x2x0,5 mm²+YKY3x2,5 mm²
- proj. oprawy LED na słupach 278
- proj. linia kablowa oświetleniowa, YKY 3x2,5 mm²

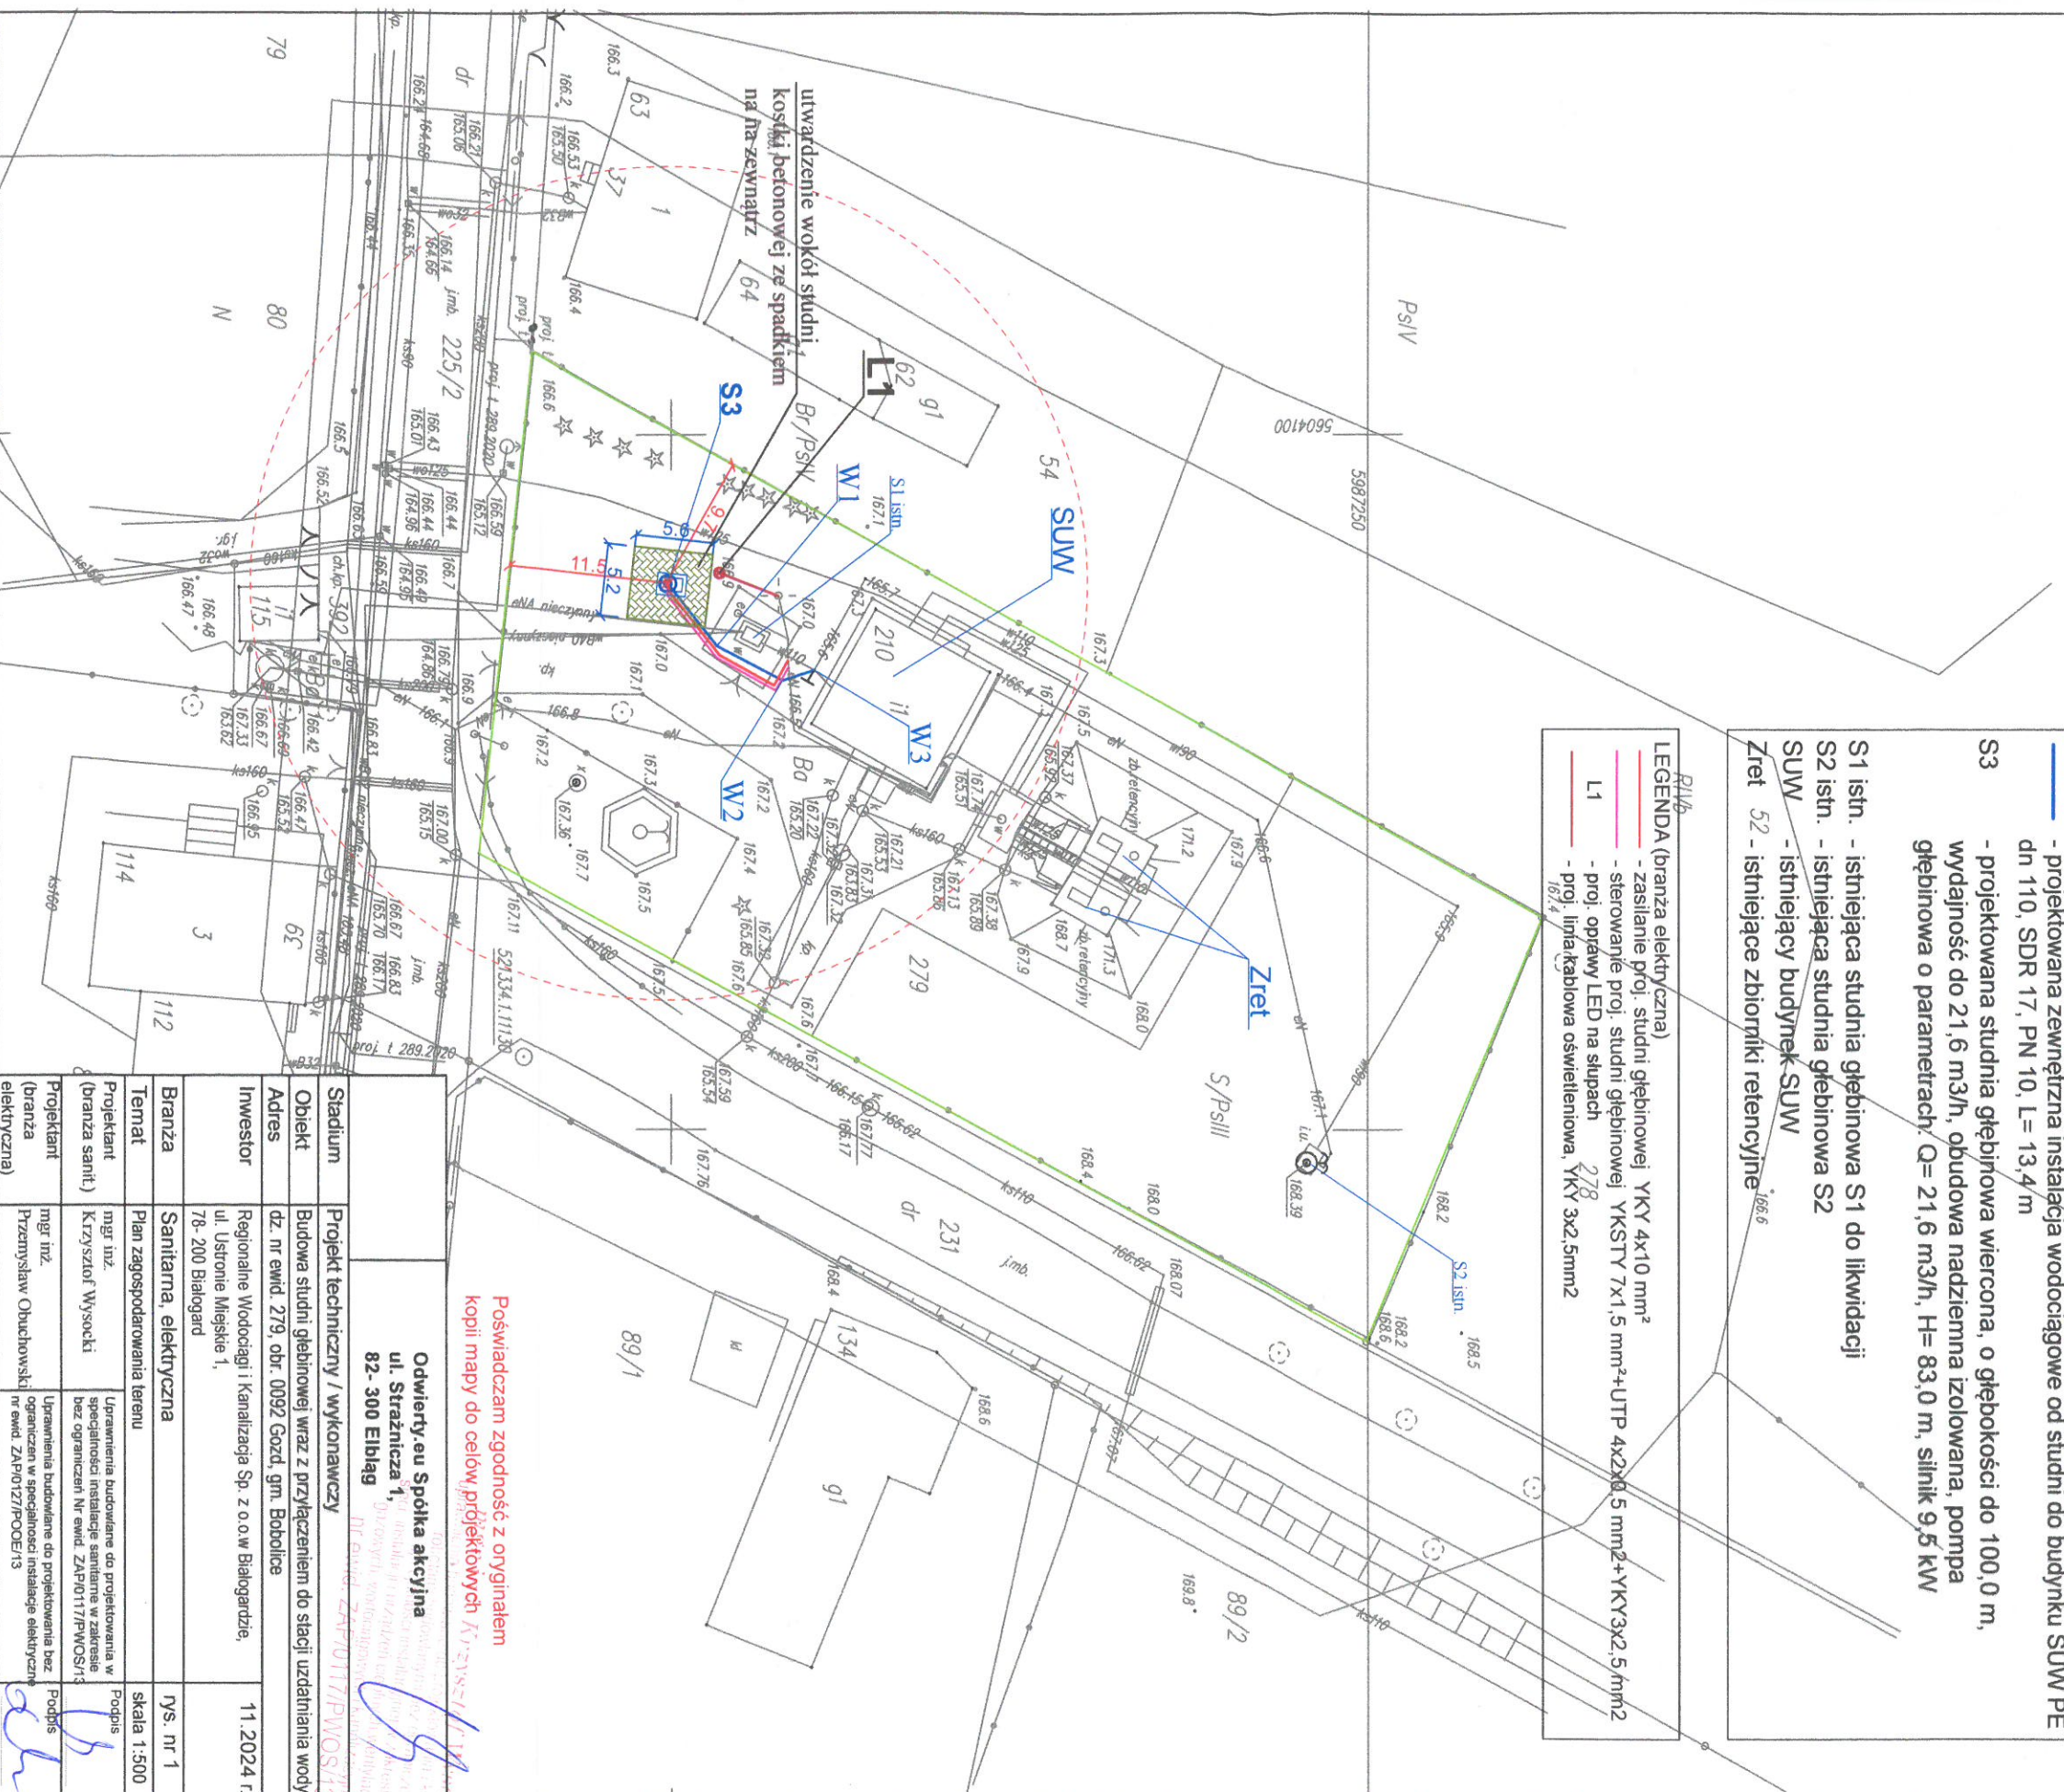

Poświadczam zgodność z oryginałem kopii mapy do celów projektowych *A1*

Odwierły.eu Spółka akcyjna
ul. Strażnica 1,
82-300 Elbląg

(Signature)

Stadium	Projekt techniczny / wykonawczy	nr ewid.: ZAP/0117/P/WOS/17
Objekt	Budowa studni ięblinowej wraz z przyłączeniem do stacji uzdatniania wody	
Adres	dz. nr ewid. 219, obr. 0092 Gozd, gm. Bobolice	
Inwestor	Regionalne Wodociągi i Kanalizacja Sp. z o.o.w Białogardzie, ul. Ustronie Miejske 1, 78-200 Białogard	
Branża	Sanitarna, elektryczna	
Temat	Plan zagospodarowania terenu	
Projektant (branża sanit.)	mgr inż. Krzysztof Wysocki	Uprawnienia budowlane do projektowania w specjalności instalacje sanitarne w zakresie bez ograniczeń Nr ewid. ZAP/0117/P/WOS/17
Projektant (branża elektryczna)	mgr inż. Przemysław Obuchowski	Uprawnienia budowlane do projektowania bez ograniczeń w specjalności instalacje elektryczne nr ewid. ZAP/0127/P/OOE/15
		Podpis
		Podpis
		rys. nr 1
		skala 1:500